
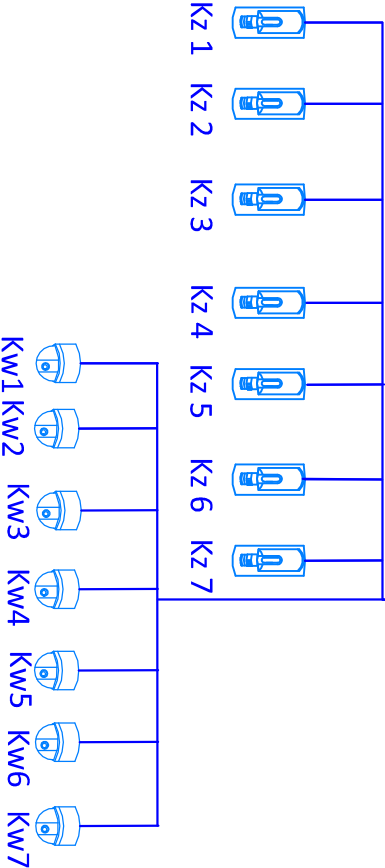


Szafa GPD1 42U 19" (1000x600)

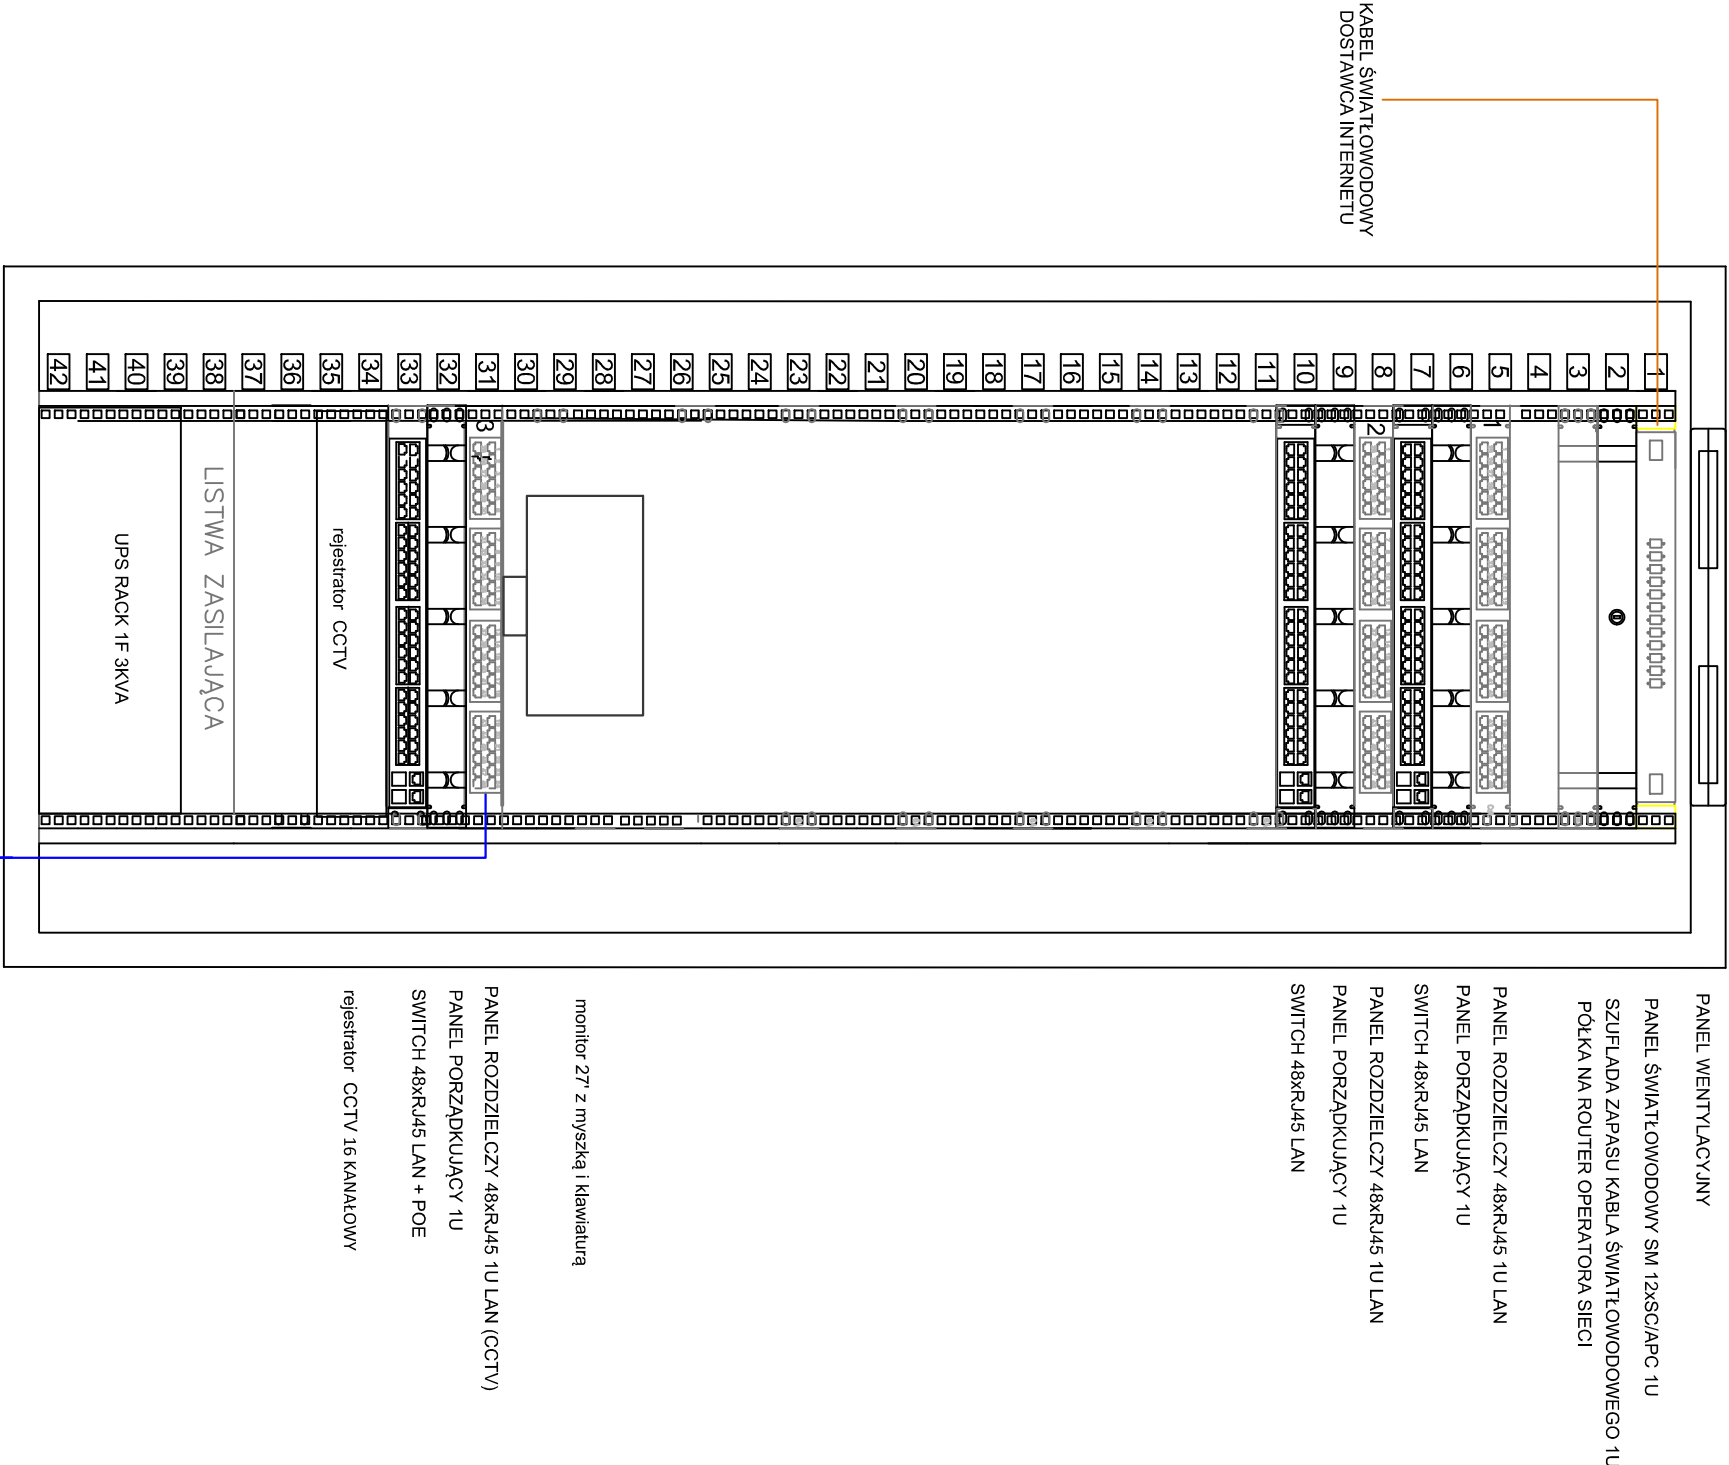

PANEL WENTYLACYJNY

PANEL ŚWIATŁOWODOWY SM 12SC/APC 1U

SZUFLADA ZAPASU KABLA ŚWIATŁOWODOWEGO 1U
PÓŁKA NA ROUTER OPERATORA SIECI

PANEL ROZDZIELCZY 48xRJ45 1U LAN

PANEL PORZĄDKUJĄCY 1U

SWITCH 48xRJ45 LAN

PANEL ROZDZIELCZY 48xRJ45 1U LAN

PANEL PORZĄDKUJĄCY 1U

SWITCH 48xRJ45 LAN

monitor 27" z myszką i klawiaturą

PANEL ROZDZIELCZY 48xRJ45 1U LAN (CCTV)


PANEL PORZĄDKUJĄCY 1U

SWITCH 48xRJ45 LAN + POE

rejestrator CCTV 16 KANAŁOWY

Oznaczenie elementów:

numer patch panelu ^{1/1} numer linii

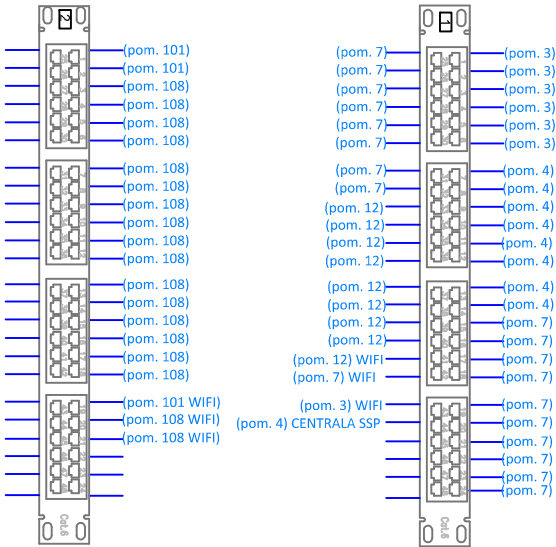

-kamera zewnętrzna Kamera IP 5Mpx z oświetlaczem IR 30m



-kamera wewnętrzna Kamera IP 5Mpx z oświetlaczem IR 30m

Przewód komputerowy FTP kategorii 6

RODZAJ INWESTYCJI: ROZBUDOWA, PRZEBUDOWA I ZMIANA SPOSOBU UŻYTKOWANIA BUDYNKU USŁUGOWO - HANDLOWEGO NA BUDYNEK EDUKACYJNY "URBAN LAB"		NR RYSUNKU T-4	
NAZWA RYSUNKU: SCHEMAT INSTALACJI LAN I CCTV		SKALA: 1:50	
INWESTOR: MIASTO ZIELONA GÓRA, ul. Podgórna 22, 65-213 Zielona Góra		DATA: 15.05.2025r	
ADRES INWESTYCJI: miejscowość: ZIELONA GÓRA działka/i : 204/8, 204/7, 204/6 obręb: 086201_1.0018 jednostka: 086201_1. -miasto Zielona Góra		STATUS/FORMAT PT / A2	
PRACOWNIA PROJEKTOWA PM-TEAM ul. Niecała 2d, 65-001 Zielona Góra, NIP: 925-18-47-098 tomasz.raszczuk@pm-team.pl tel. 601187273,			
PROJEKTANT mgr inż. Mateusz Praczyk		UPRZEMIANKA	
INSTALACJA TELETECHNICZNA		PODPIS LBS/0023/PWB/1724	