


RZUT PARTERU  
skala 1:25

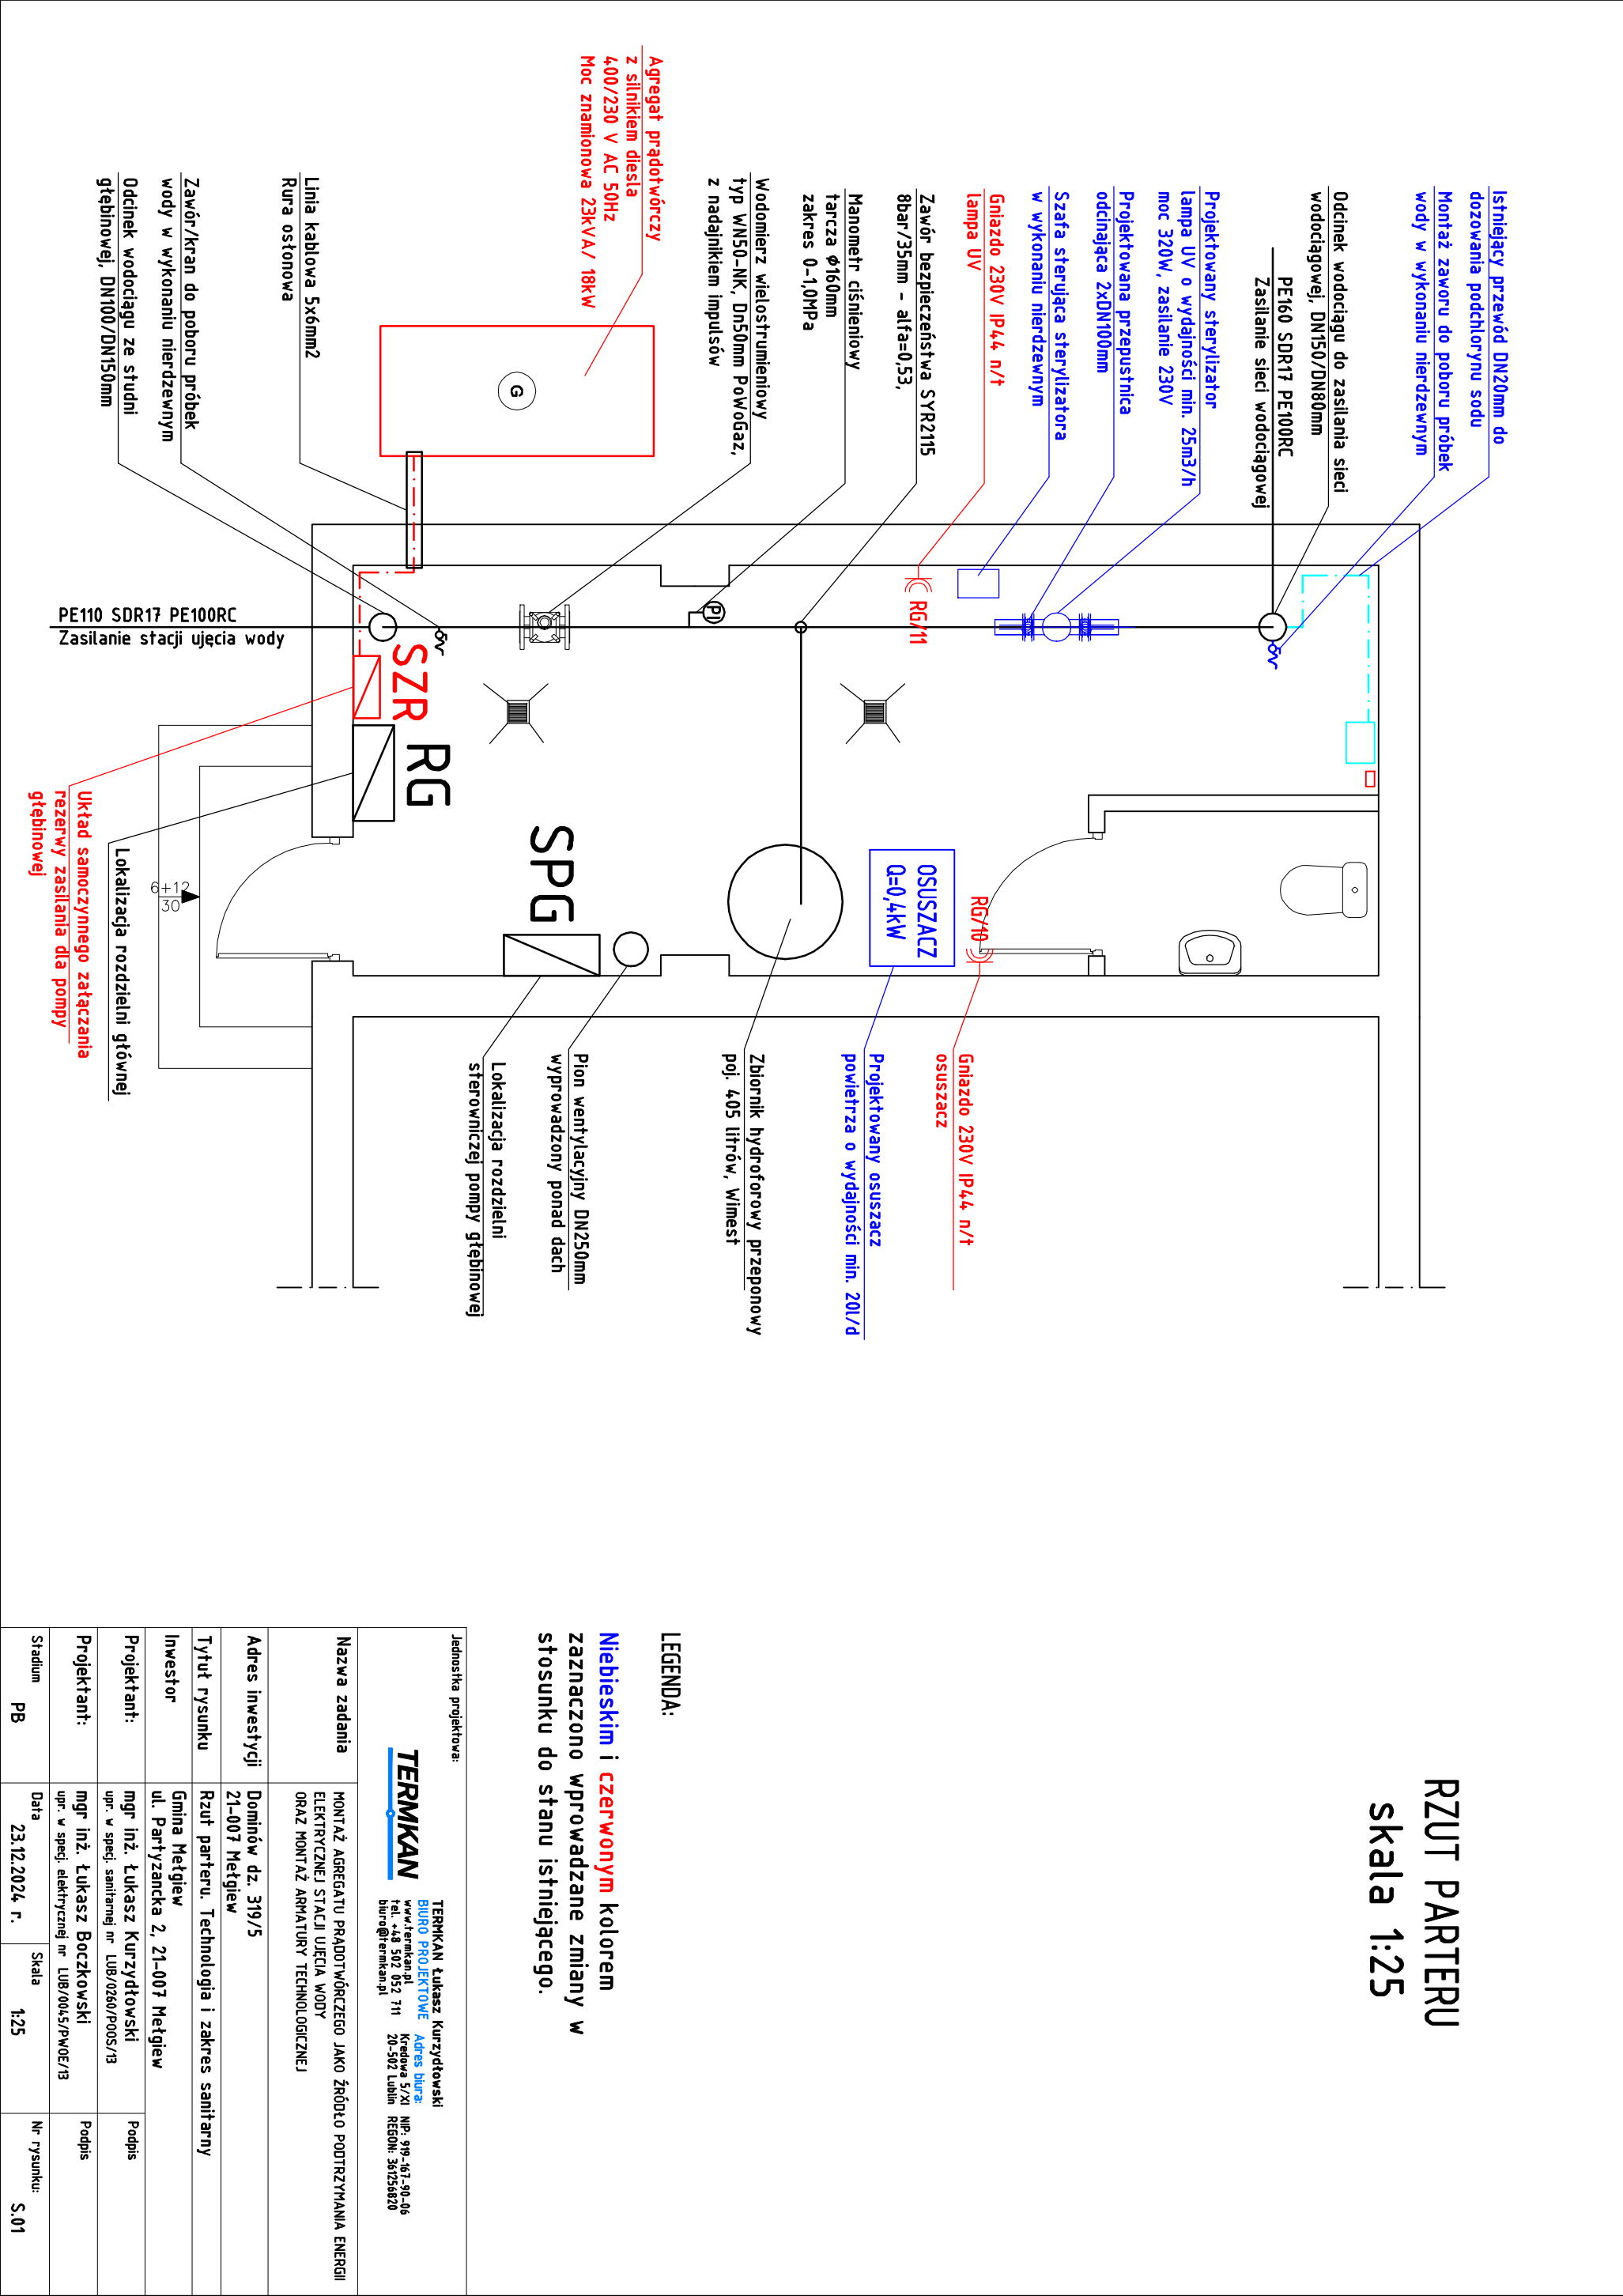

LEGENDA:

Niebieskim i czerwonym kolorem  
zaznaczono wprowadzane zmiany w  
stosunku do stanu istniejącego.

Jednostka projektowa:			
TERMIKAN Łukasz Kurzydowski BIURO PROJEKTOWE ul. Partyzancka 2, 21-007 Męglew tel. +48 502 052 711 biuro@termikan.pl			
TERMIKAN Łukasz Kurzydowski Adres biura: Kreślowa 5/XI 20-502 Lublin REGON: 36758820			
Nazwa zadania	MONTAŻ AGREGATU PRĄDOTWÓRCZEGO JAKO ŹRÓDŁO PODTRZYMANIA ENERGII ELEKTRYCZNEJ STACJI UJĘCIA WODY ORAZ MONTAŻ ARMATURY TECHNOLOGICZNEJ		
Adres inwestycji	Dominów dz. 319/5 21-007 Męglew		
Tytuł rysunku	Rzut parteru. Technologia i zakres sanitarny		
Inwestor	Gmina Męglew ul. Partyzancka 2, 21-007 Męglew		Podpis
Projektant:	mgr inż. Łukasz Kurzydowski upr. w specj. sanitarniej nr LUB/0260/P00S/13		Podpis
Projektant:	mgr inż. Łukasz Boczkowski upr. w specj. elektrycznej nr LUB/0045/PW0E/13		Podpis
Stadium	PB	Data 23.12.2024 r.	Nr rysunku: S.01