

PROJEKT TECHNICZNY

RZUT PARTERU
INSTALACJE TECHNOLOGICZNE
ORAZ SANITARNE
skala 1:25

LEGENDA:

OZNACZENIA PODSTAWOWYCH PROJEKTOWANYCH URZĄDZEŃ TECHNOLOGICZNYCH

Jednostka projektowa:

TERMIKAN Łukasz Kurzydowski
BUDOWA PROJEKTOWE
Adres biura:
w.w.termiplan.pl
Iredona 5/XI
Tel. +48 502 052 711
20-502 Lublin
biuro@termiplan.pl
NIP: 979-657-90-06
REGON: 360756820

Nazwa zadania	BUDOWA ZBIORNIKA ZAPASU WODY WRAZ Z BUDYNKIEM TECHNICZNYM DO OBSŁUGI SIECI WODOCIĄGOWEJ ORAZ NIEZBEDNA INFRASTRUKTURA TECHNICZNA
---------------	--

Adres inwestycji	Krepiec, dz. ewid. nr 129/2 21-007 Metjew
------------------	--


Tytuł rysunku	RZUT PARTERU. SANITARNO-TECHNOLOGICZNY
---------------	--

Investor	Gmina Mełgiew ul. Partyzancka 2, 21-007 Mełgiew
----------	--

Projektant:	mgr inż. Łukasz Kurzydłowski upr. w specj. sanitarniej nr LUB/0260/P00S/13	Podpis
-------------	---	--------

Opracował:		Podpis
------------	--	--------

Stadium	Data	Skala	Nr rysunku:
PT	23.12.2024 r.	1:25	S.02

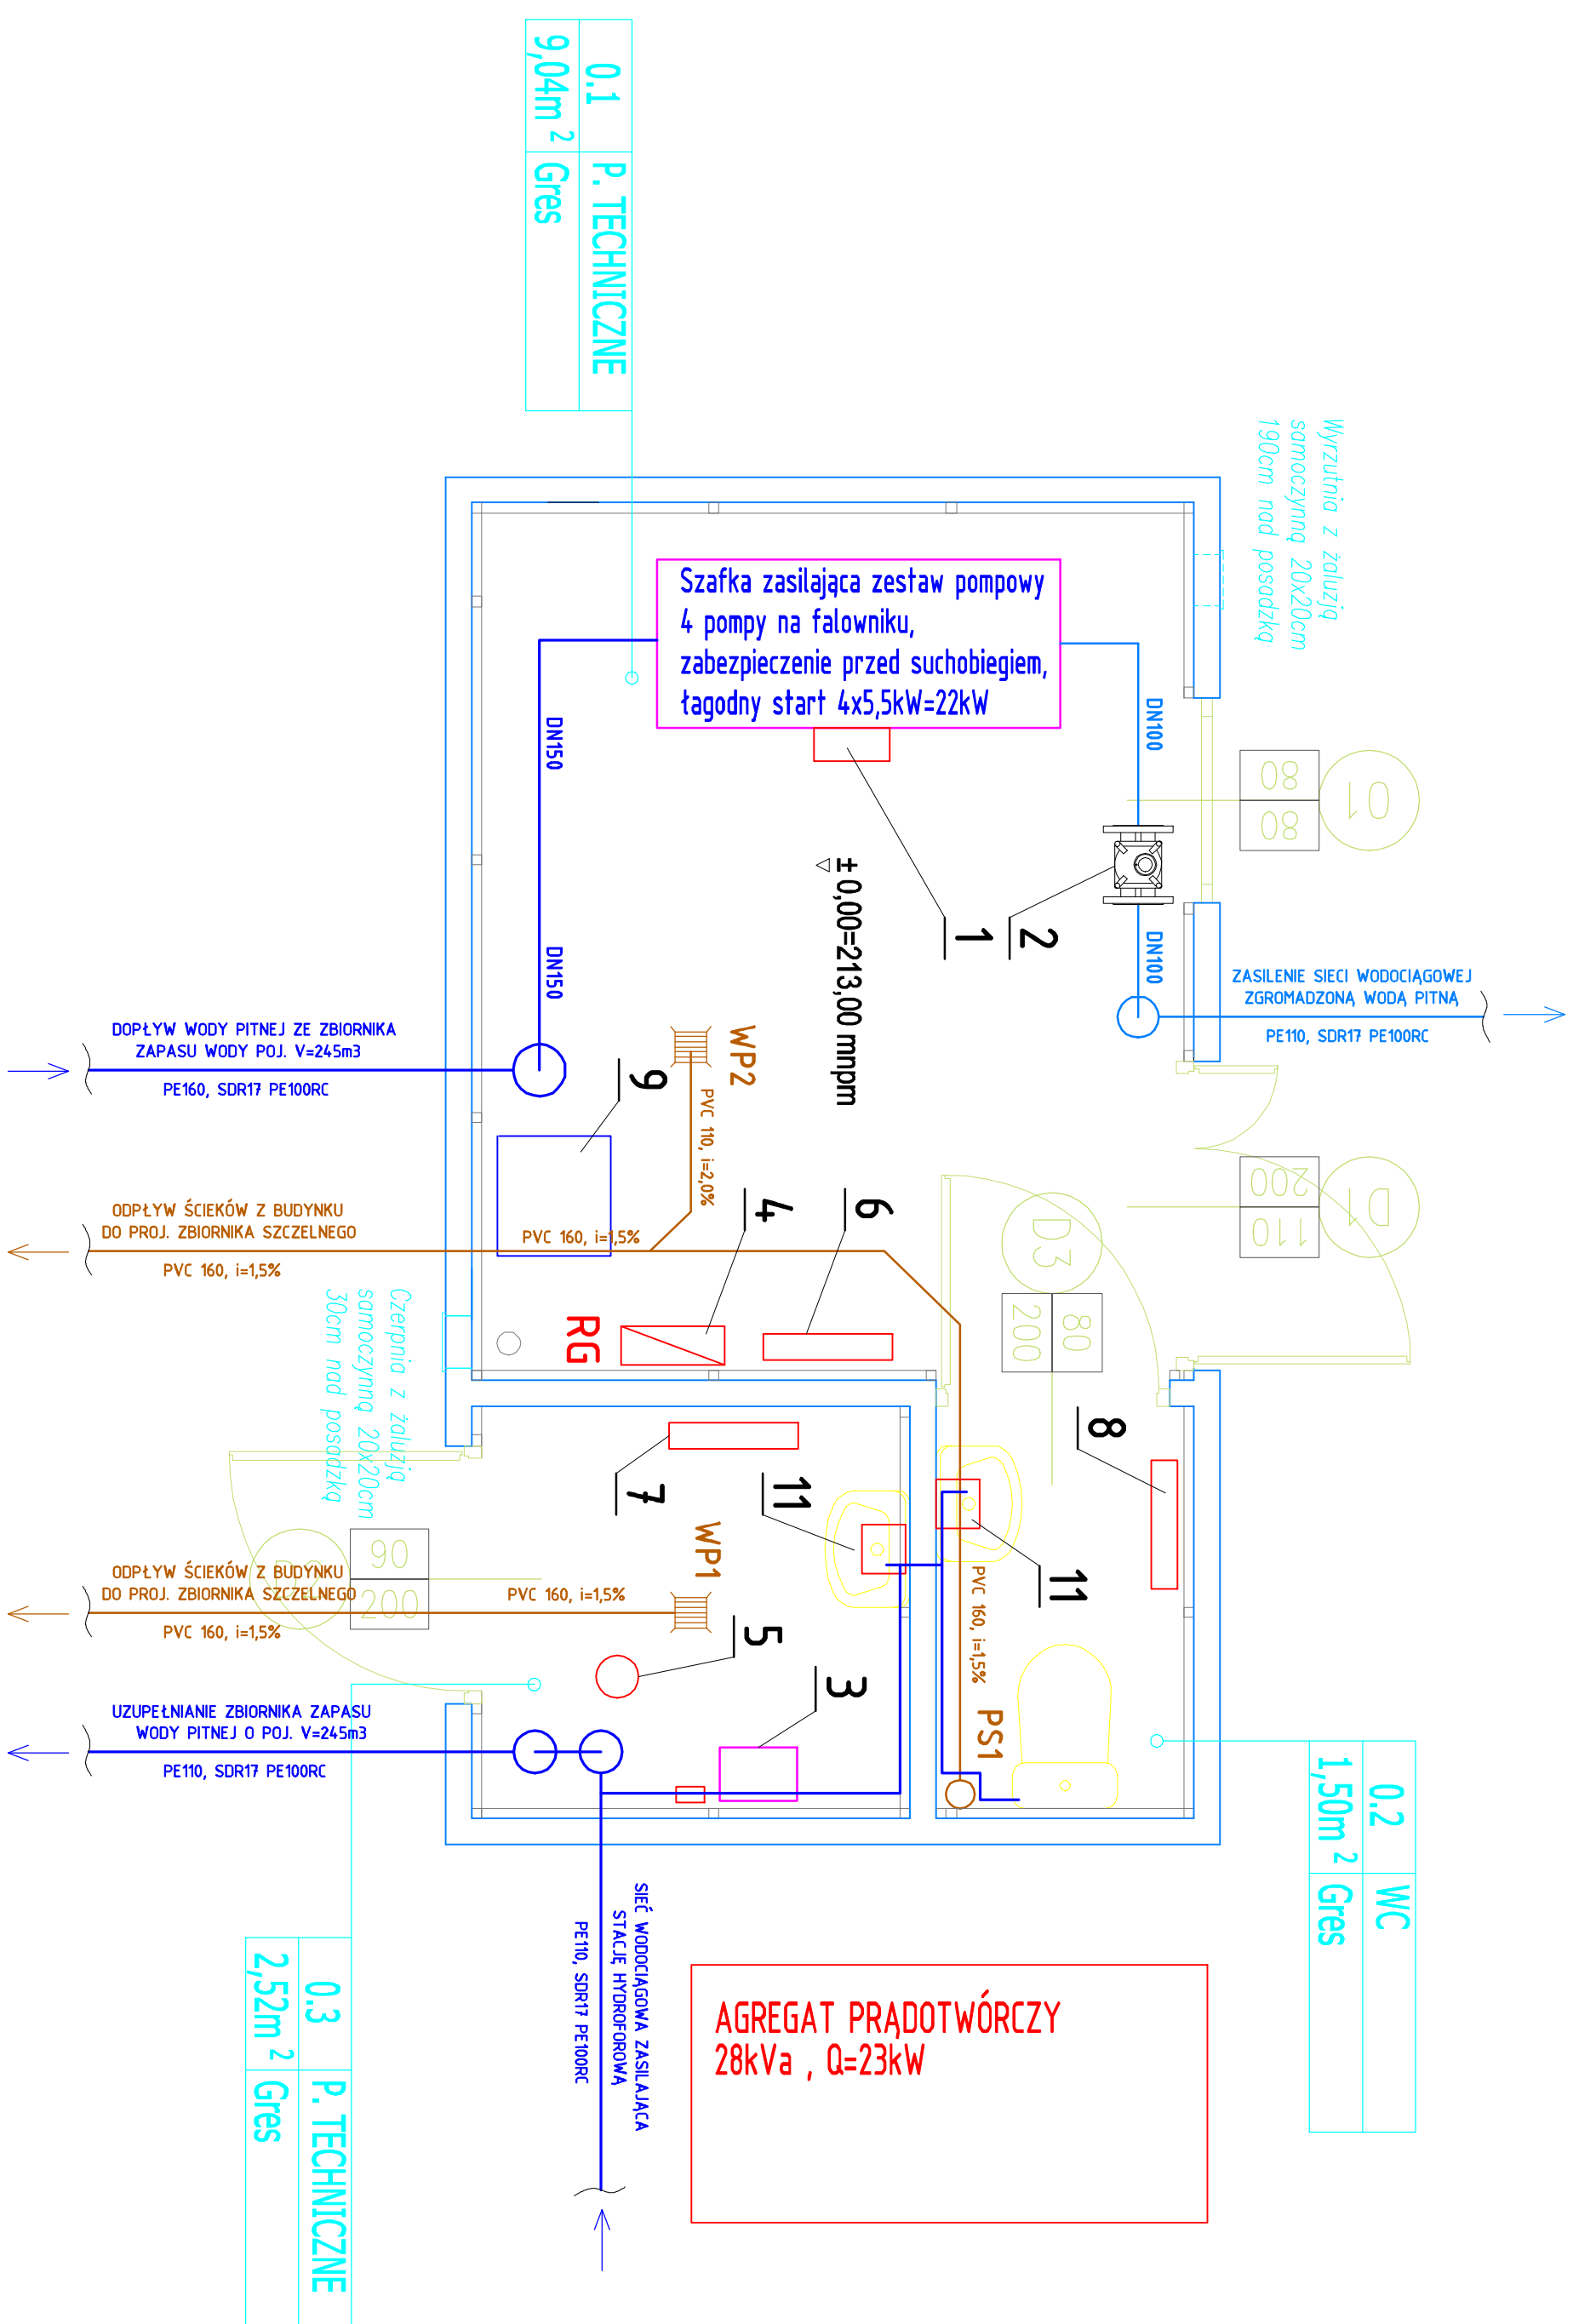

0.1	P. TECHNICZNE
9,04m ²	Gres