
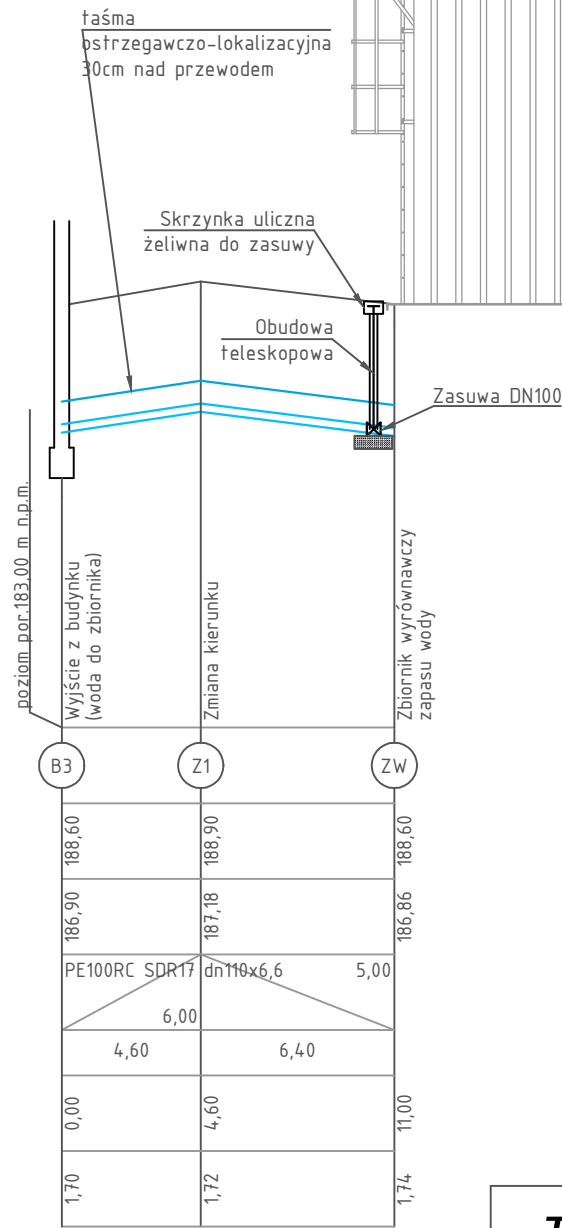


Skala Y: 1:100 2,5m Skala X: 1:250

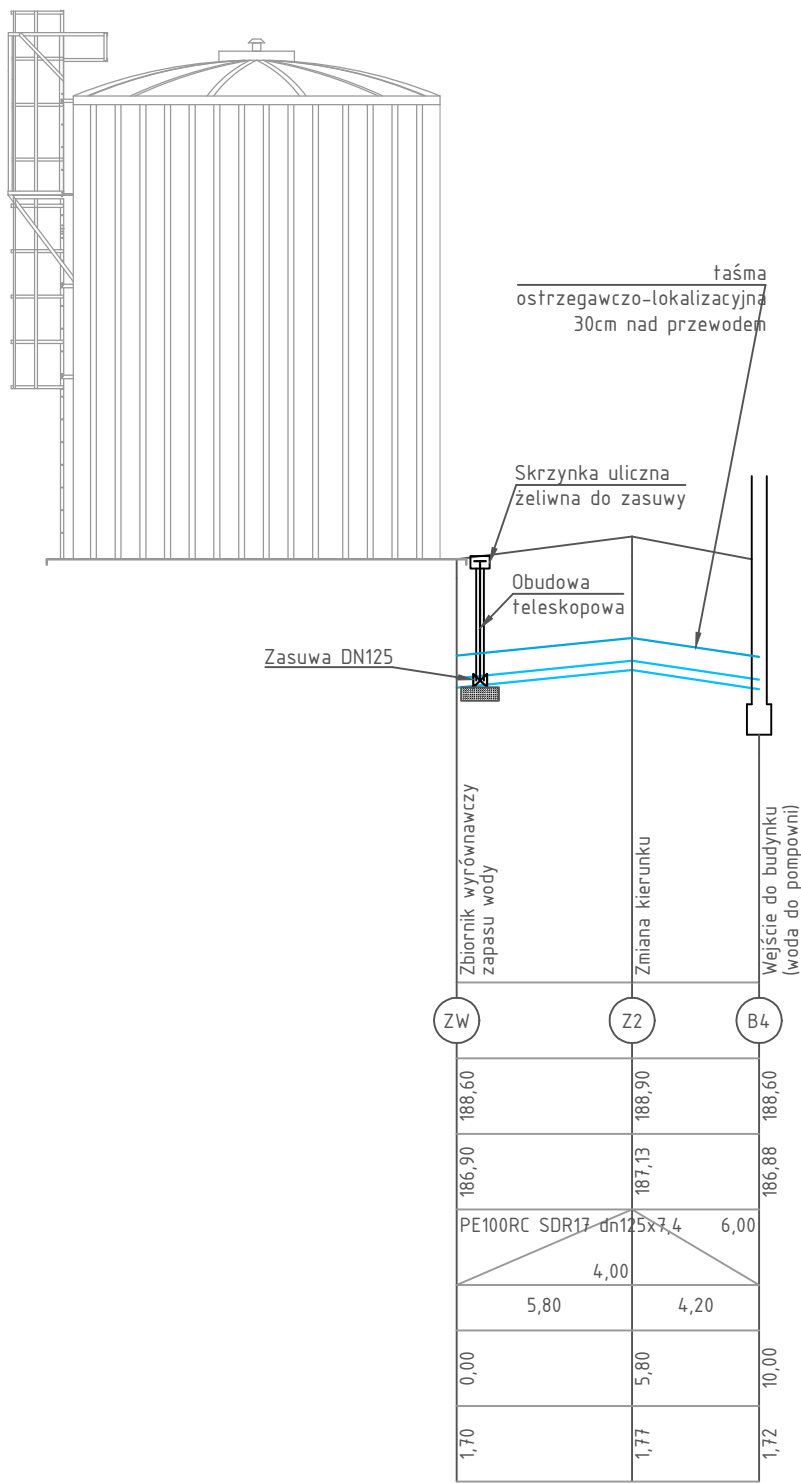

<div><div>TERMKAN</div><div>TERMKAN Łukasz Kurzydowski BIURO PROJEKTOWE www.termkan.pl tel. 502 052 711 biuro@termkan.pl</div><div>Biurowo projektowe: Kredowa 5/XI, 20-502 Lublin</div></div>			
Nazwa zadania	TERMOMODERNIZACJA BUDYNKU TECHNICZNEGO STACJI UJĘCIA WODY ORAZ REMONT UKŁADU TECHNOLOGICZNEGO URZĄDZEŃ WEWNĄTRZ BUDYNKU Z INSTALACJĄ ELEKTRYCZNĄ I NIEZBEDNĄ INFRASTRUKTURĄ ZAGOSPODAROWANIA TERENU WRAZ Z BUDOWĄ ZBIORNIKA ZAPASU WODY O POJEMNOŚCI 100 m³		
Adres inwestycji	Jacków dz. nr 535/5 21-007 Mełgiew		
Tytuł rysunku	Profil podłużny zewnętrznej instalacji wodociągowej		
Inwestor	Gmina Mełgiew ul. Partyzancka 2, 21-007 Mełgiew		
Projektant:	mgr inż. Łukasz Kurzydowski upr. w spec. sanitarnej nr LUB/0260/POOS/13	Podpis	
Opracowujący:	mgr inż. Agata Zonik	Podpis	
Stadium PT	Data 07.2025 r.	Skala 1:100/1:250	Nr rysunku: SW-01