


PROJEKT TECHNICZNY

RZUT PARTERU
INSTALACJE TECHNOLOGICZNE
ORAZ SANITARNE
skala 1:50

LEGENDA:

- WODA SUROWA
POPŁUCZNYN
SPUST Z FILTRÓW
POWIETRZE DO ZRUSZANIA ZŁOŻA
WODA UZDATNIONA
WODA PŁUCZNA
POWIETRZE DO SIŁ.

- OZNACZENIA PODSTAWOWYCH PROJEKTOWANYCH
URZĄDZEŃ TECHNOLOGICZNYCH
- AERATOR DN600
 - FILTR CIŚNIENIOWY DN1000
 - STACJA DOZOWANIA PODCHLORYNU
 - SPRĘŻARKA PIONOWA POWIETRZA
 - SZAFKA SPRĘŻONEGO POWIETRZA
 - DMUCHAWA ROOTSA
 - RG - ROZDZIELNIA GŁÓWNA
 - RT - ROZDZIELNIA TECHNOLOGICZNA
 - STERYLIZATOR UV
 - WENTYLATOR DACHOWY CHEMODOPORNY
 - GRZEJNIK ELEKTRYCZNY, 0=2kW
 - AGREGAT PRĄDOWÓRCZY
 - OSUSZACZ PRZEMYSŁOWY
 - ZESTAW POMPOWY II STOPNIA + POMPA PŁUCZNA

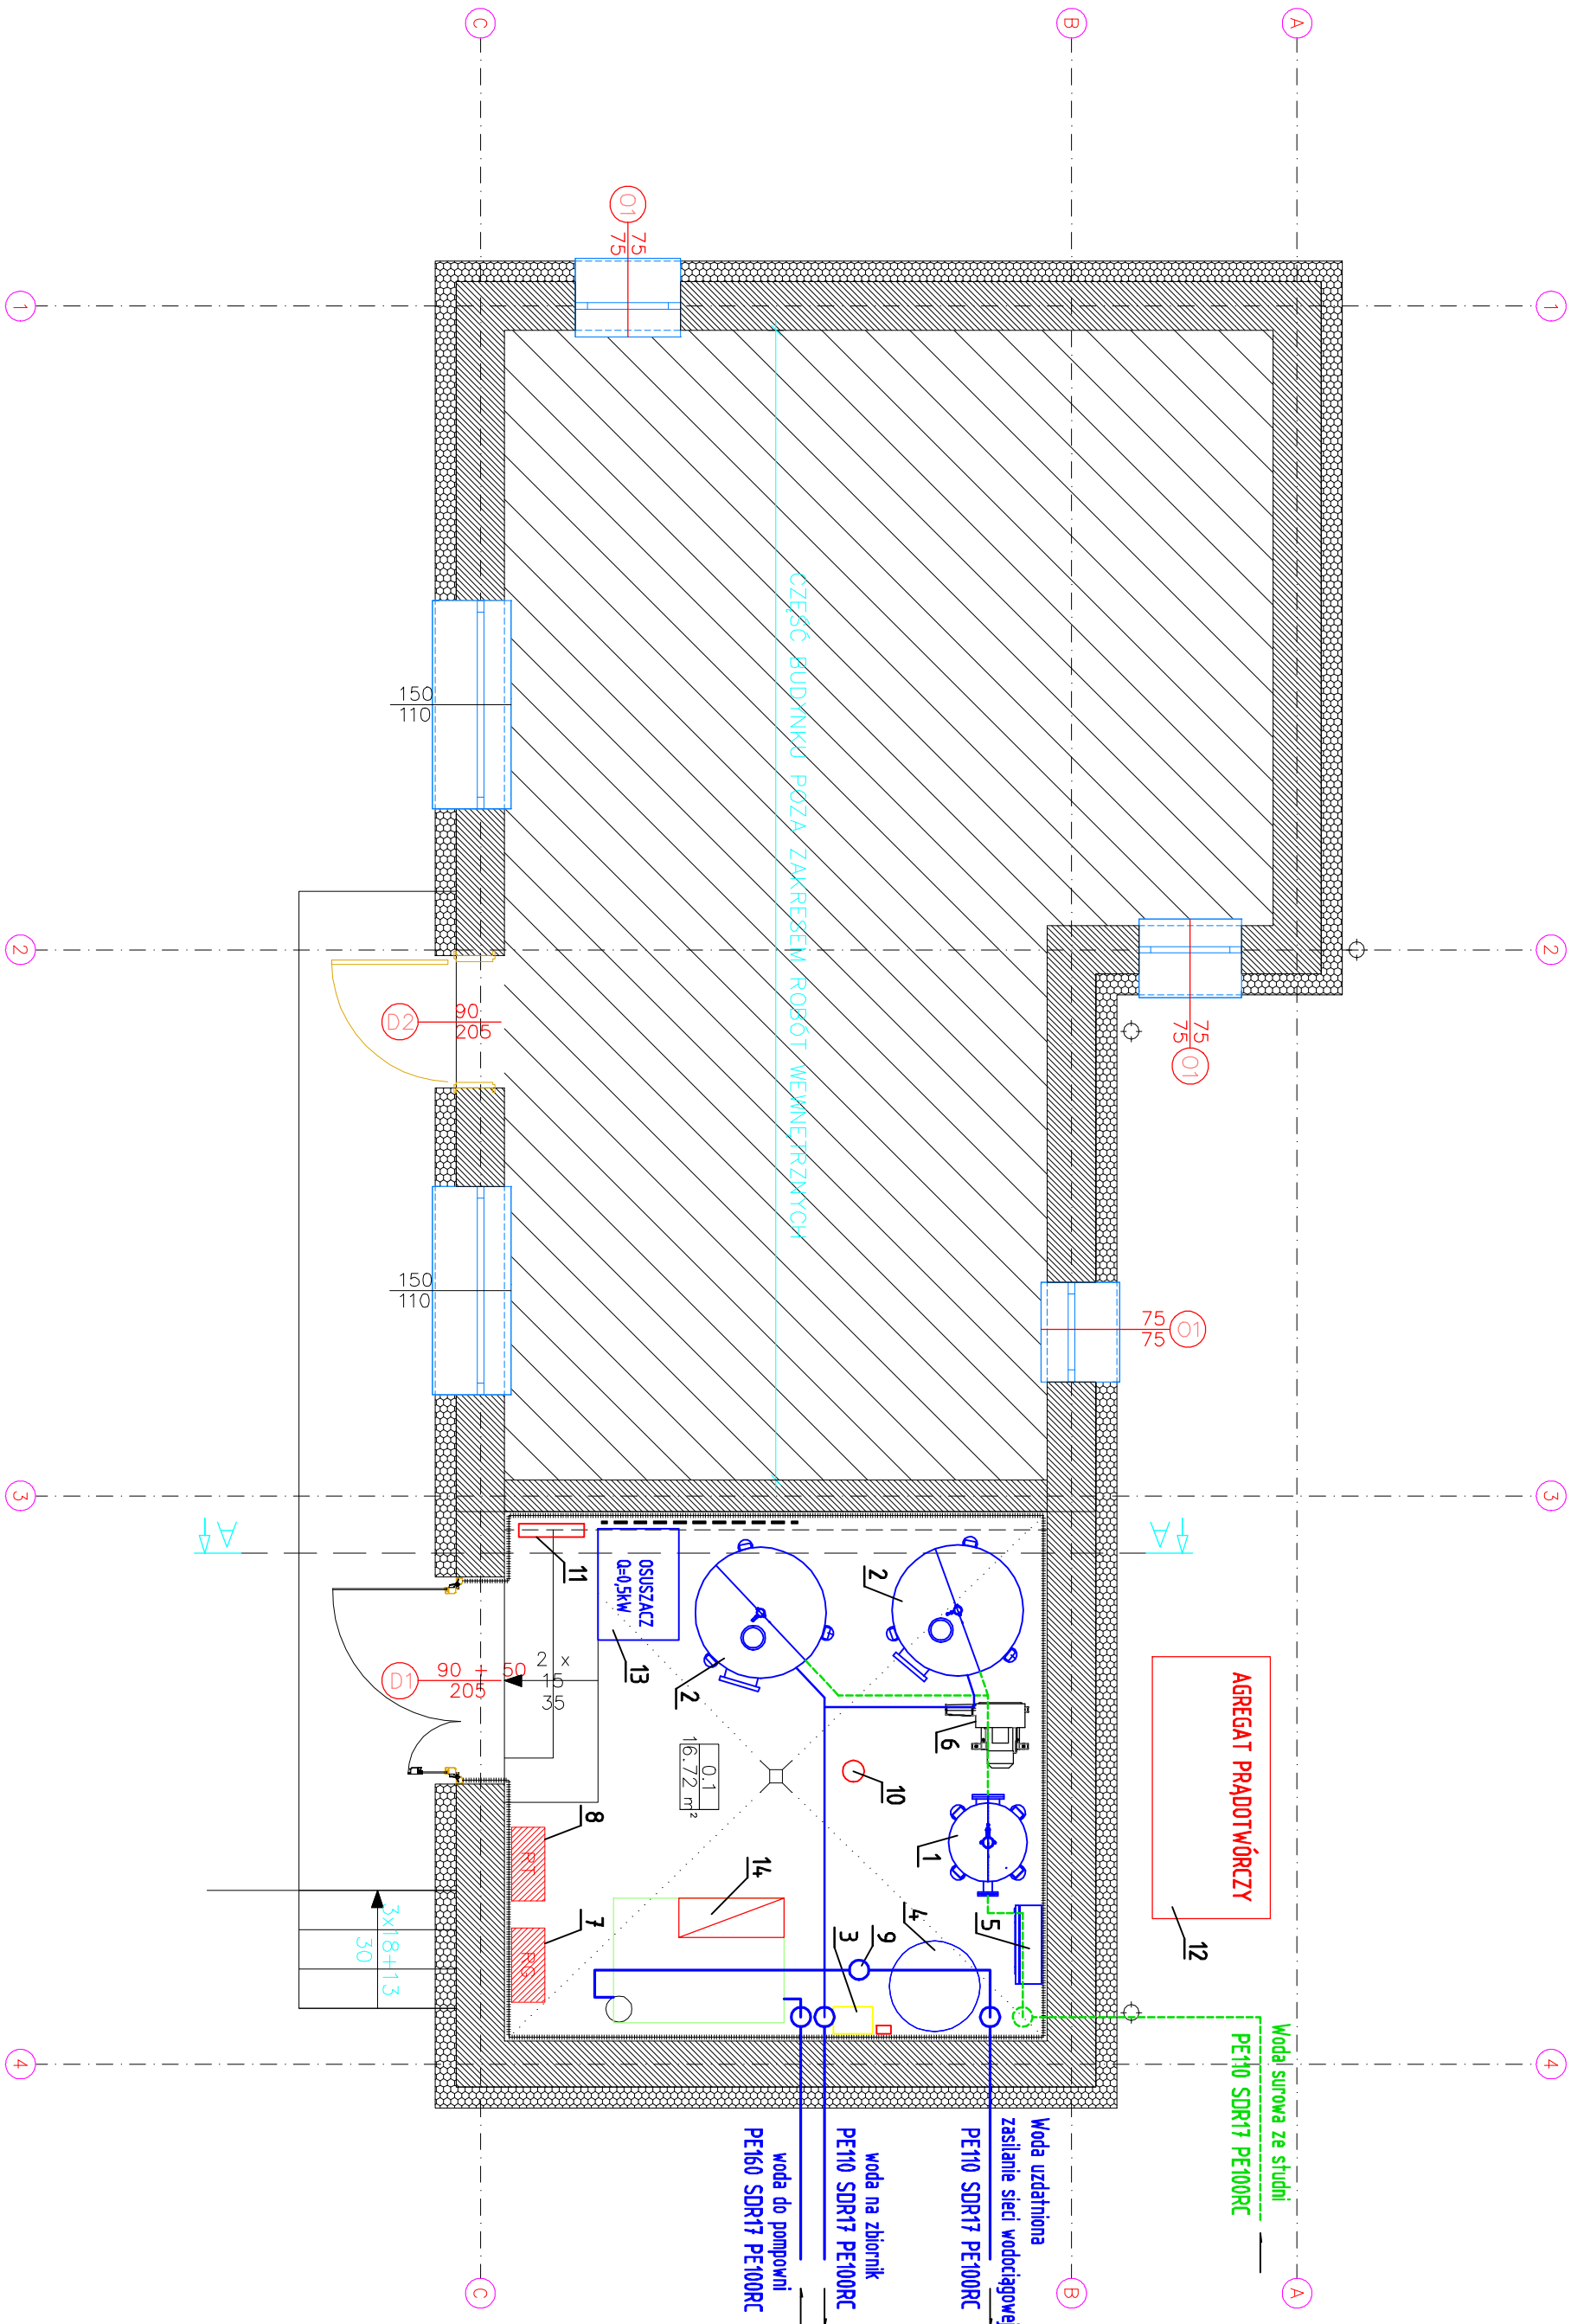

Jednostka projektowa:

TERMIKAN
TERMIKAN Łukasz Kurzydłowski
BIURO PROJEKTOWE
ul. Sienkiewicza 2, 21-007 Miejsce
tel. 71 350 50 50
biuro@termikan.pl
Adres biura:
Kłodzka 5/XI
20-502 Lublin
REGON: 367256820

Nazwa zadania
TERNOMODERNIZACJA BUDYNKU TECHNICZNEGO
STACJI UJĘCIA WODY ORAZ REMONT UKŁADU TECHNOLOGICZNEGO
URZĄDZEŃ Z INSTALACJĄ ELEKTRYCZNĄ WEWNĄTRZ BUDYNKU
ORAZ BUDOWA ZBIORNIKA ZAPASU WODY O POJ. 100m3

Adres inwestycji
Jacków, dz. ewid. nr 535/5
21-007 Miejsce

Tytuł rysunku
RZUT PARTERU. TECHNOLOGIA

Inwestor
Gmina Miejsce
ul. Partyzancka 2, 21-007 Miejsce

Projektant:
mgr inż. Łukasz Kurzydłowski
upr. w specj. sanitarnej nr LUB/0260/P005/13

Opracował:
Podpis

Stadium
PT
Data
23.12.2024. r.
Skala
1:50
Nr rysunku:
S.02