

KONCEPCJA PRZEBUDOWY  
I MODERNIZACJI SIECI ZEWN.

REJON LOKALIZACJI  
SOND GLIKOLOWYCH

NOWY ODCINEK  
KANALIZACJI SANITARNEJ

KANALIZACJA DESZCZOWA  
DO PRZEŁOŻENIA

LEGENDA:


- PROJ. SCHODY TERENOWE I ŚCIANY OPOROWE
- REZERWA TERENU POD MODRENIZOWANY PLAC ZABAW
- PROJ. NAWIERZCHNIA PIESZO - JEZDNA
- ZIELEŃ DO RENOWACJI WŁĄCZNIE ZE STARYM SADEM
- PROJ. ZEWNĘTRZNA INSTALACJA KAN. SANITARNEJ
- PROJ. ZEWNĘTRZNA INSTALACJA KAN. DESZCZOWEJ
- ISTNIEJĄCE WODOCIĄGI
- ISTNIEJĄCA SIEĆ KANALIZACJI SANITARNEJ
- ISTNIEJĄCA SIEĆ KANALIZACJI DESZCZOWEJ
- ISTNIEJĄCE LINIE KABLOWE nN
- ISTNIEJĄCE OŚWIETLENIE TERENU
- ISTNIEJĄCA SIEĆ TELEFONICZNA

NIECZYNNY WODOCIĄG DO  
LIKWIDACJI

NIECZYNNY KABEL ELEKTR.  
DO LIKWIDACJI

- "A" - Obiekt istniejący, modernizowany
- "B" - Obiekt istniejący, nadbudowywany
- "C" - Obiekt projektowany, dobudowywany

KONCEPCJA PRZEBUDOWY  
I MODERNIZACJI ZAGOSP. TERENU

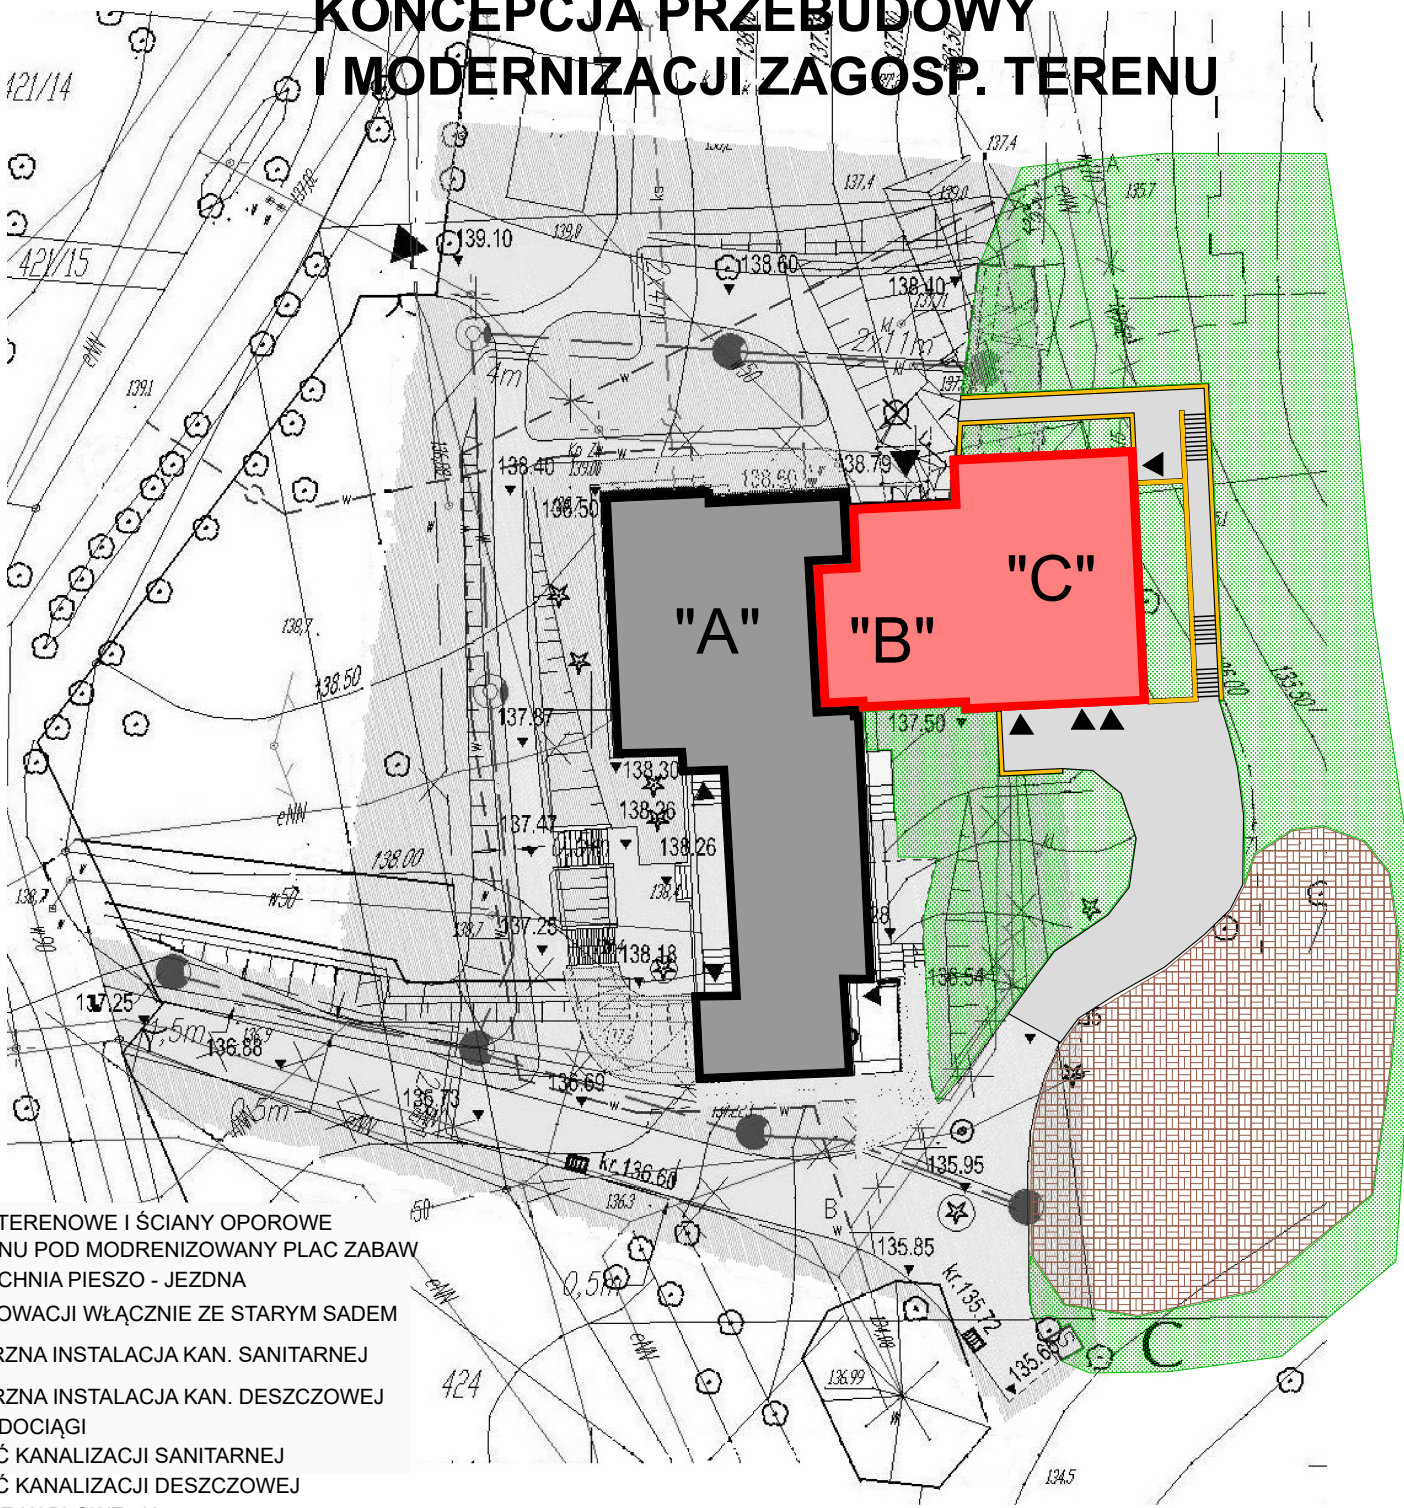

Usługi Projektowo - Inwestycyjne  
Sławomir Klimko  
16-400 Suwałki, ul. Wileńska 1/25  
NIP 844-119-30-50; REGON 790055704

STADIUM KONCEPCJA	ARCHITEKTURA mgr inż. arch. ANNA HARMUSZKIEWICZ nr upr. 9/PDOKK/2022 (specj. archit.) nr ewid. PD-0551	FORMAT 594/420 (A2)
BRANŻA ZAGOSPODAROWANIE TERENU	KONSTRUKCJA mgr inż. SŁAWOMIR KLIMKO nr upr. SUW-23/92 (specj. konstr.) nr ewid. PDL/BO/0631/01	DATA 31-10-2023
OBIEKT Koncepcja rozbud. i modernizacji Muzeum Wigier im. A Lityńskiego w Starym Folwarku - dz. nr 425 obr. 0016	RYSUNEK KONCEPCJA ZAGOSPODAROWANIA TERENU	SKALA 1:500 NR RYS. 00