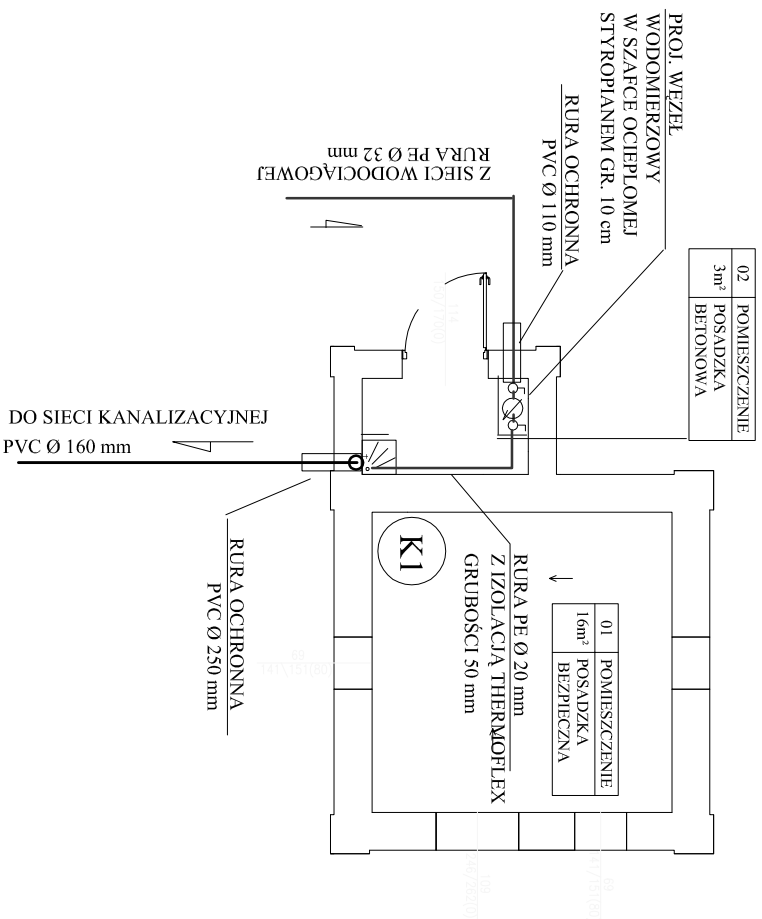
 


## OZNACZENIA:

KANALIZACJA BYTOWO-GOSPODARCZA Z RUR PVC  
ZIMNA WODA Z RUR PEXAL/PEX (ZW)  
Z IZOLACJĄ THERMAFLEX GR 30 mm

PIONY KANALIZACYJNE Z RUR PVC  
WYPROWADZIĆ PONAD DACH  
RURĄ ODPOWIEDZAJĄCĄ Ø 110 mm  
I ZAKOŃCZYĆ ODPOWIEDZNIKIEM PVC Ø 125 mm

**NEOFORMA**

## Branža

# SANITARNA

Projektant	
------------	--

**Temat projektu**

Projektowany przyłącz wody  
do budynku

Jednostka projektowa  
Studio Projektowe "NEOFORMA"  
37-700 Przemyśl, ul. Baska 15/10  
tel. (016) 670-53-70  
[www.neoforma.pl](http://www.neoforma.pl)

## Rzut parteru instalacja wod-kan

### Miejsce inwestycji

dz. nr 1001/31 obr. 0001 Goczałkowice

# PROJEKT

nr. rysunku S-1

Skala  
1 : 100