


PROFIL PODŁUŻNY RURIOCIĄGU TŁOCZNEGO PS2-T1, PS3-T2

SKALA 1:100/1000

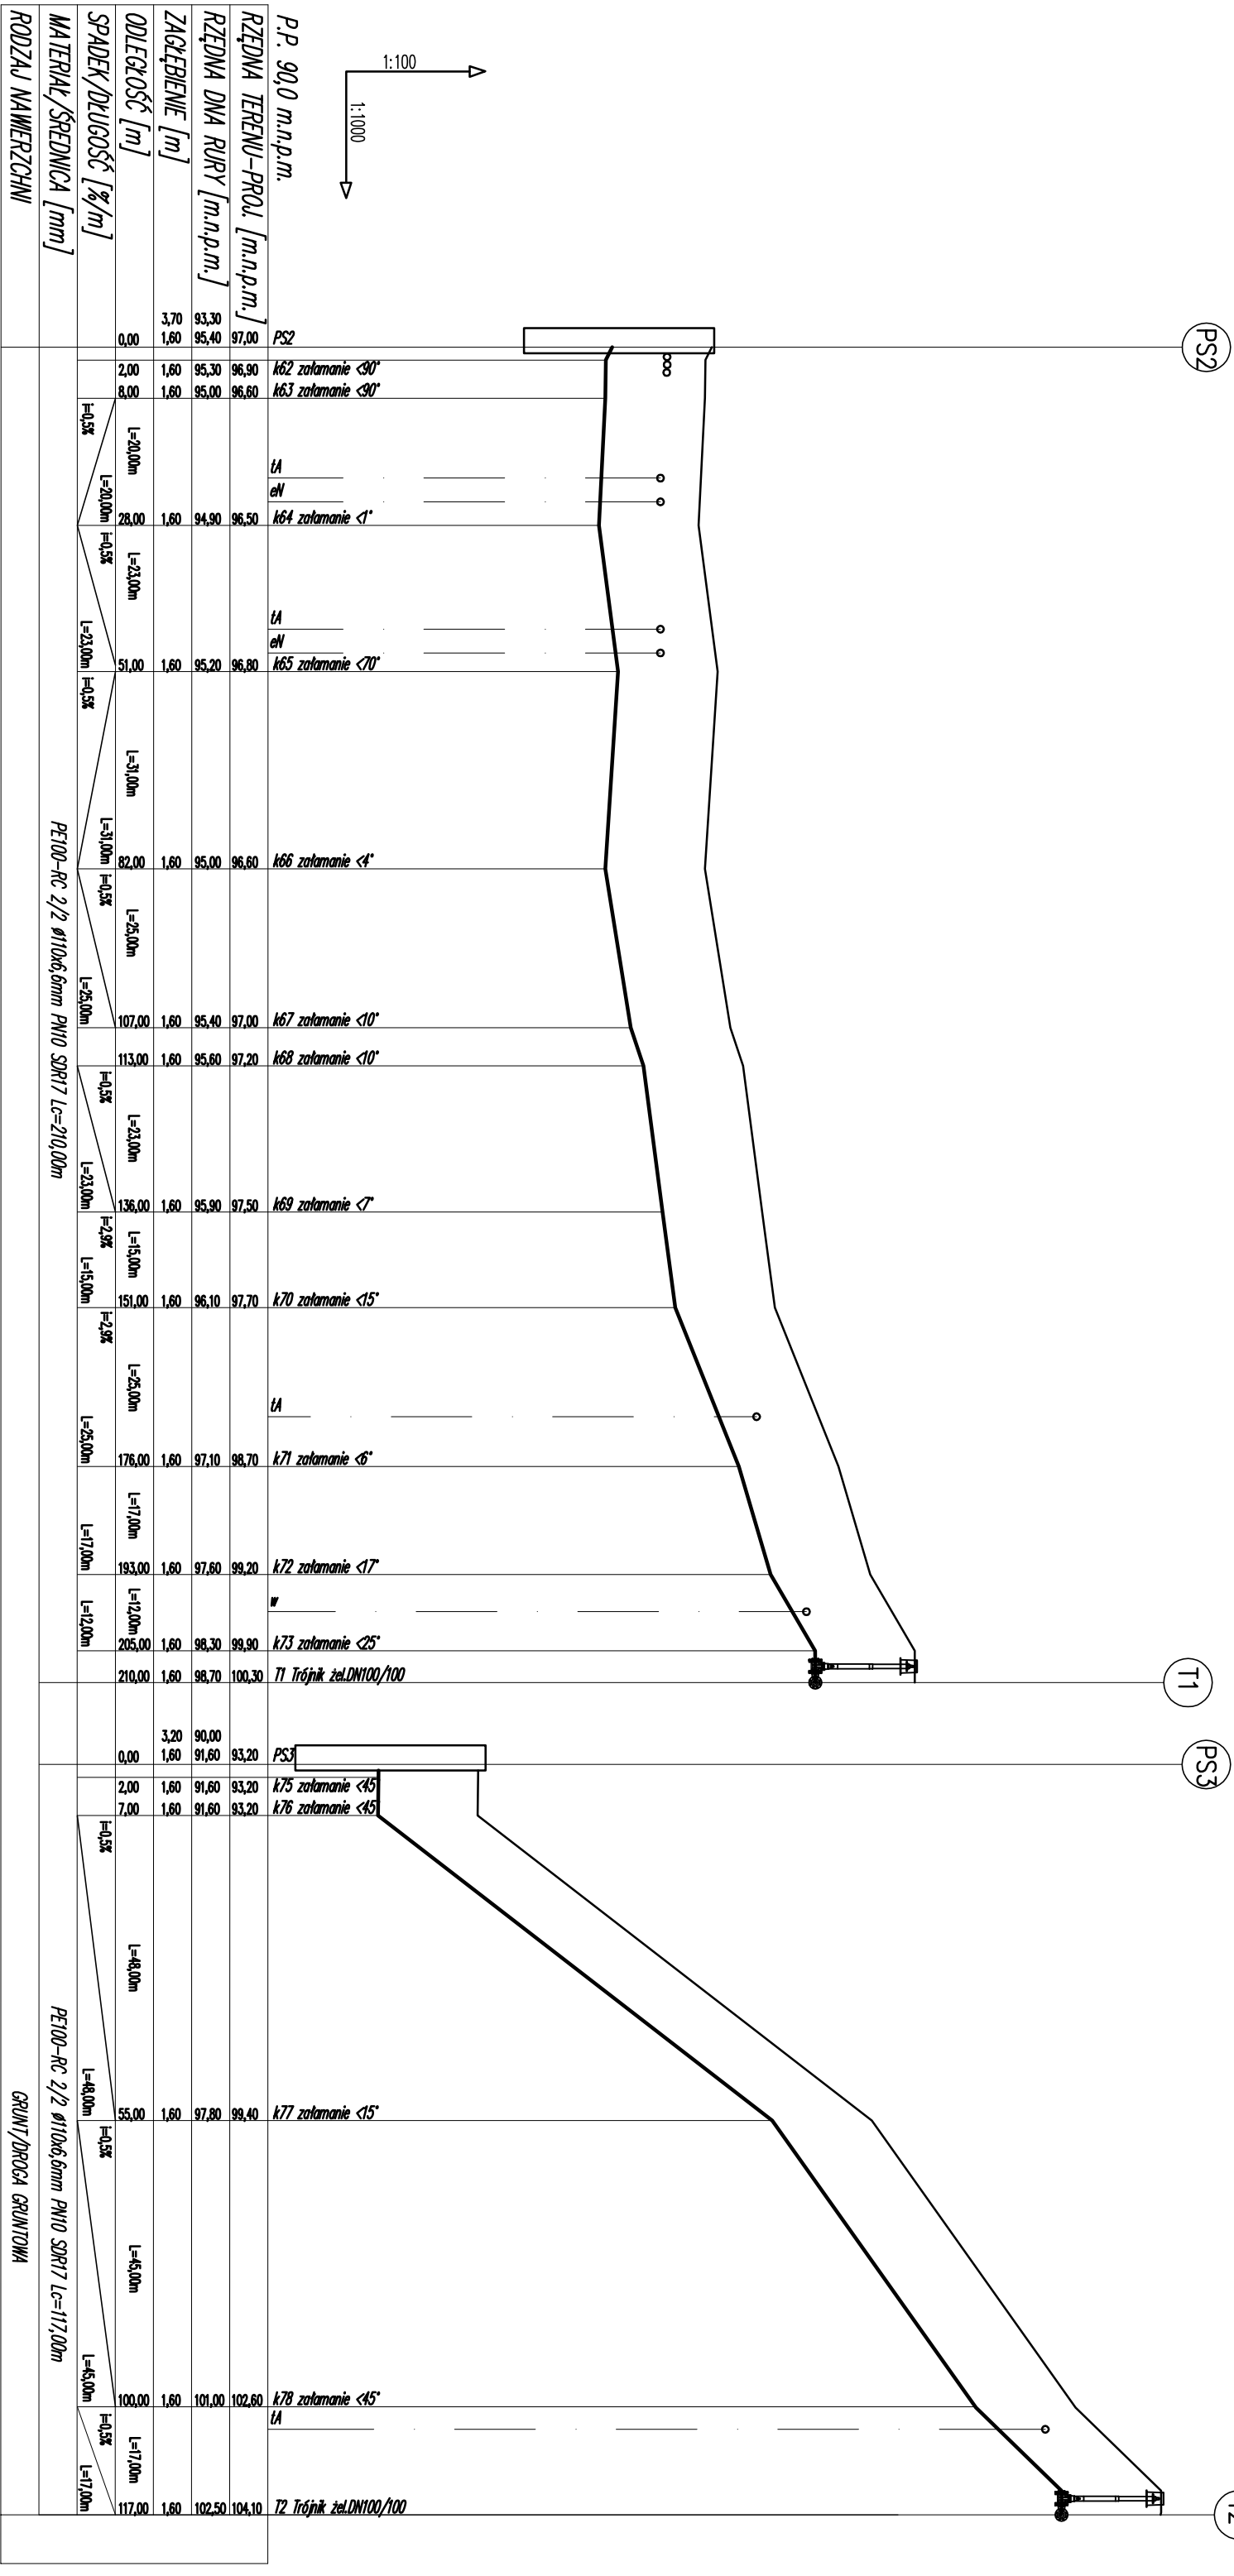

SANITAR			
adres: 77-100 Ząbłowice, ul. Nad Stawami 7/2, tel.517-471-826			
Marta Rycheł-Miazga e-mail: sanitarkm@o2.pl, NIP: 842-161-18-57, REGON: 388829984			
INWESTOR: Zakład Gospodarki Komunalnej w Dębnicy Koszubińskiej Sp. z o.o.			
ul. Przemysłowa 1, 76-248 Dębница Koszubska			
TEMAT: Budowa sieci kanalizacji sanitarnej oraz budowa i przebudowa sieci wodociągowej z przyłączami wod-kan w m. Dobro			
OPRACOWAŁ:	NR UPRAWNIENI:	PODPISZ:	SKALA:
mgr inż. Michał Fijołkowski	POM/0053/PWOS/15		1:100/1000
SPRAWDZIŁ:	NR UPRAWNIENI:	PODPISZ:	DATA:
mgr inż. Karol Miazga	POM/0035/PWOS/11		10 lipiec 2025
NAZWA PRZESŁANKI:			Rys. Nr
PROFIL PODŁUŻNY RURIOCIĄGU TŁOCZNEGO PS2-T1, PS3-T2			11