



PROFIL PODŁUŻNY KANALIZACJI SANTARNEJ I

SKALA 1:100/1000

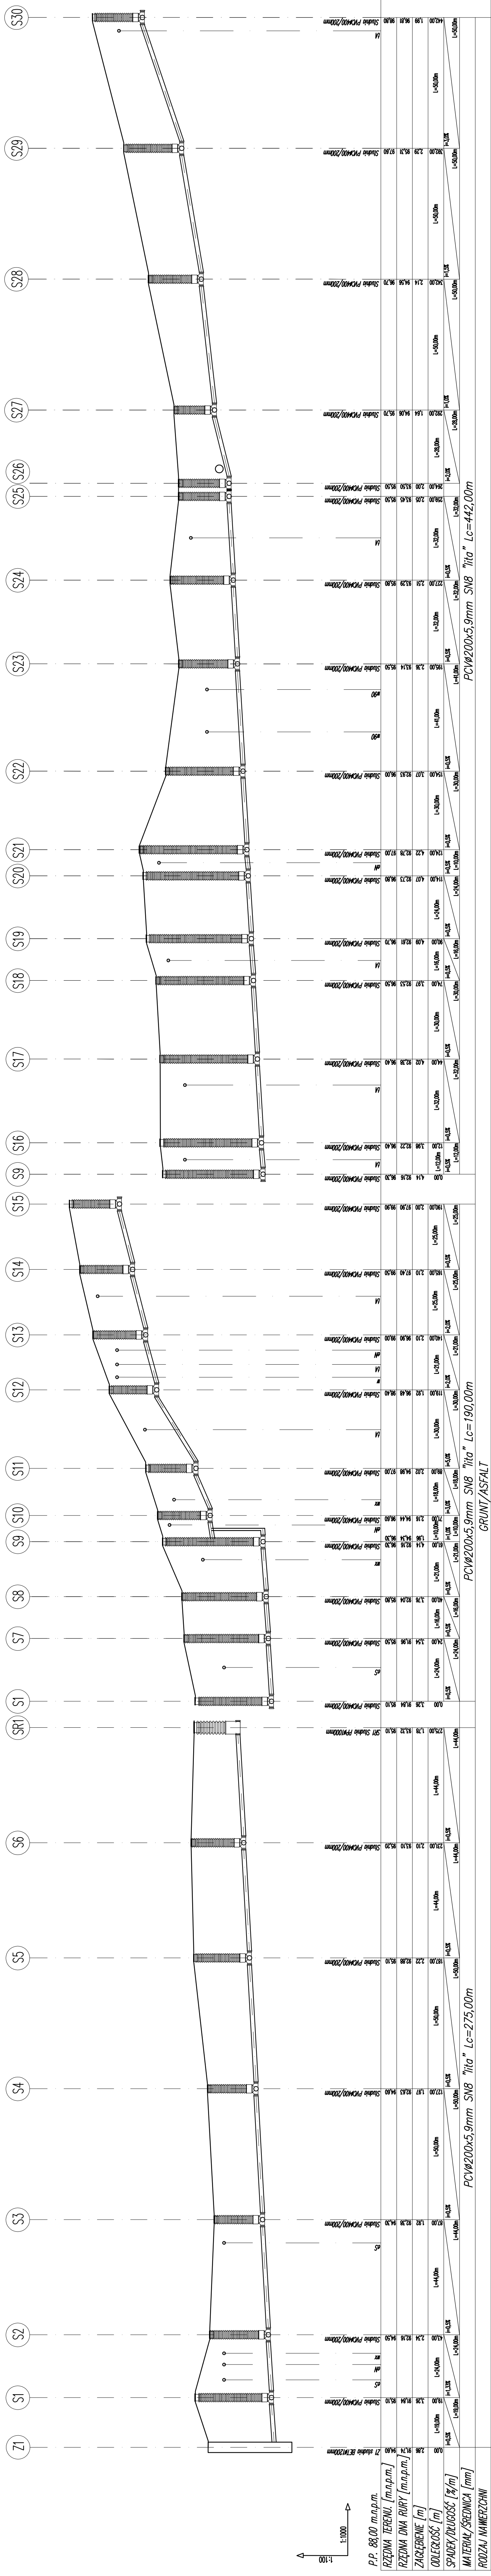

schemat zwieńczenia studni rewizyjnej

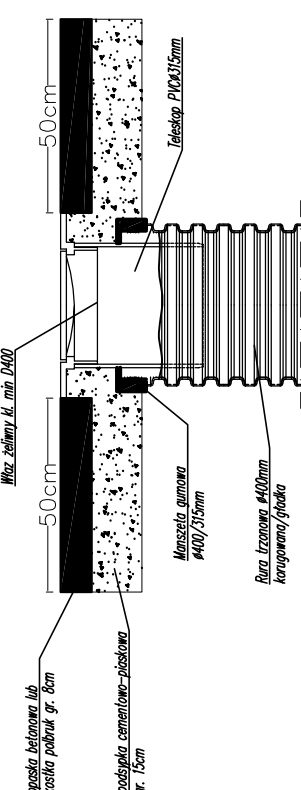

ANITAR
adres: 77-100 Zabinowice, ul. Nad Stawami 7/2. tel 517-471-826

Małgorzata Rychter-Miazga e-mail: saniatrk@o2.pl, NIP: 842-161-18-57, REGON: 388825984

WZROST: Znakład Gospodarki Komunalnej w Dębnie Kaszubskiej Sp. z o.o.

ul. Przemysłowa 1 76-248 Debnica Kaszubska

T. Dudawa cioci kaniłozac – conitorni oroz budowa i orozbudowa cioci

At: Długość sieci kanalizacyjnej oraz długość i przebiegowa sieć wodociągowej z przystawkami wod-kan w m. Dobro

CONTRA:	NR I PRZEWIĄZI:	POMIARY:	SKALA:
---------	-----------------	----------	--------

inż. Michał Fijałkowski	POM/0053/PWOS/15	1:100/1000
-------------------------	------------------	------------

WZDZIAŁ:	NR UPRAWNIENI:	PODPISY:	DATA:
----------	----------------	----------	-------

inż. Karol Miazga	POM/0035/PWOS/11	10 lipiec 2025
-------------------	------------------	----------------

IA RYSUNKU: