


SCHEMAT PRZEPOMPOWNI PS1  
SKALA 1:50

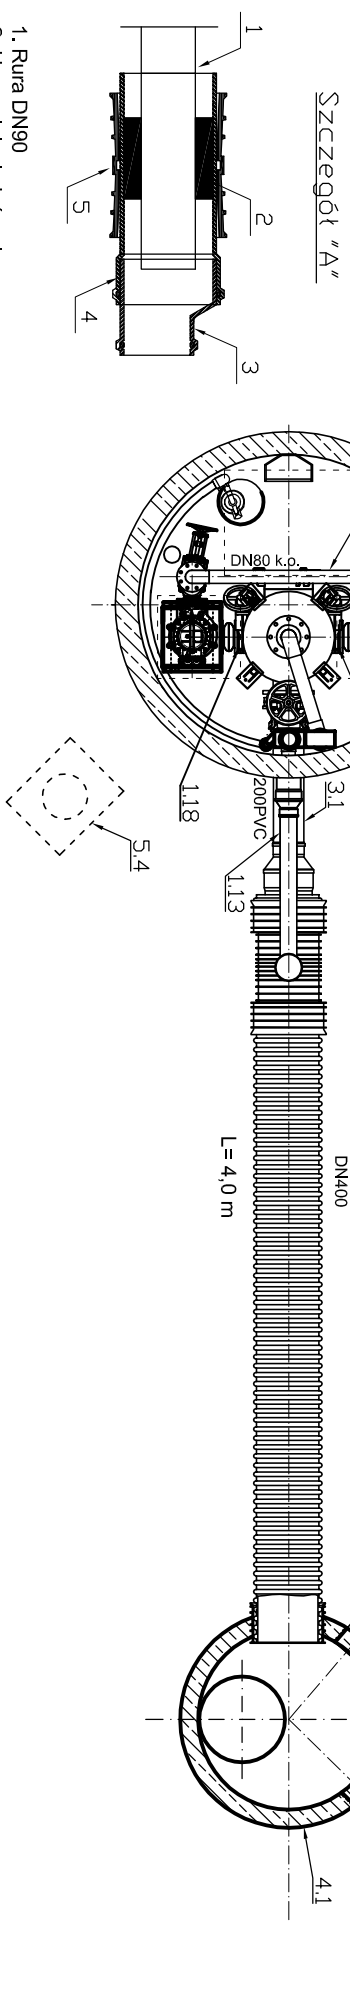

OBJEKT	NR	NAMNA ELBMENTU
1	PRZEPOMPOWNIA	
	1.1	Rura PE100 SDR17 110x6,6
	1.2	Zasława kłmowa DN80
	1.3	Tłocznik 2-DX480/DN80
	1.4	Rura DN80
	1.5	Kołowo 50 DN80
	1.6	Pion tłoczny DN80
	1.7	Przewód DN80
	1.8	Kołowo 50 DN80
	1.9	Tłocznik analityczny 1-terozowy DN80
	1.10	Zbiornik rozdzielczy
	1.11	Łącznik analityczny 1-terozowy DN80
	1.12	Pompa obrotowa
	1.13	Odpowietznice PVC DN110 S18
	1.14	System odpowietznicy
	1.15	System odpowietznicy
	1.16	System odpowietznicy
	1.17	Wzrost spustowy
2	1.18	Zasława rózowa DN100
	1.19	Rura odpowietznicza DN90
	1.20	Pompa
	1.21	Zawór zwrotny DN 80
	1.22	Przewód DN80
	1.23	Zasława rózowa DN120
	1.24	Kolektor zasławy do burj PVC DN120
	1.25	Kolektor zasławy do burj PVC DN120
	1.26	Rura DN123 PVC do pomk (okadnagiel)
	1.27	Odpowietznice PVC DN180 S18
	1.28	Łącznik analityczny GP 12x 48(DX60)
SŁUCHA KOMORA PRZEPOMPOWNI		
3	2.1	Zbiornik przegrompomi DN2000
	2.2	Studzienka DN300x250
	2.3	Łącznik analityczny RTR DN80
	2.4	Diabla
	2.5	Diabla
	2.6	Wentylator narewny DN100
	2.7	Rura wentylacyjna DN100
	2.8	Kominiek wentylacyjny DN100
	2.9	Wzrost narewny 550x450
	2.10	Wzrost narewny 550x450
	2.11	Kominiek wentylacyjny DN100
	2.12	Kominiek wentylacyjny DN100
ZBIORNIK REZERWACYJNY		
4	3.1	Rura DN120 1,4-1,0 m
	3.2	Rura PVC DN80
	3.3	Tłocznik 2-DX4150/DN110
	3.4	Tłocznik 2-DX4150/DN110
	3.5	Redukcja DN140/DN15
	3.6	Redukcja DN135/DN160
	3.7	Rura PVC DN120 S18
STUDNIA NARZYNOWA		
4.1	Studnia beton DN1200	
4.2	Zasława młotkowocienionia kolizyjna DN1200	
4.3	Szybywa do zasławy z obdowa	
4.4	Szybywa do zasławy DN1200	
4.5	Kolektor 1-terozowy DN1200	
4.6	Przewód DN1200	
5	PRZEPOMPOWNIA	
	5.1	Fundament pod szkie słownikowa
	5.2	Szkie słownikowa
	5.3	Rura na kłmowa PVC DN110
	5.4	Fundament pod zasława z postawa typu H
	5.5	Złazowy do postawa
5.6		
5.7		
5.8		

<b>SANITAR</b>				adres: 77-100 Ząbnowice, ul. Nad Stawami 7/2, tel.517-471-826	
Małta Richter-Mazga				e-mail: sanitarcm@o2.pl, NIP: 842-161-18-57, REGON: 388625984	
<b>INWESTOR:</b> Zakład Gospodarki Komunalnej w Dębicy Koszubiński Sp. z o.o.					
ul. Przemysłowa 1, 76-248 Dębica Koszubska					
TEMAT: Budowa sieci kanalizacji sanitarnej oraz budowa i przebudowa sieci wodociągowej z przyłączami wod-kan w m. Dobra					
<b>OPRACOWA:</b>	<b>NR UPRAWNIEN:</b>	<b>PODSYT:</b>	<b>SKALA:</b>		
mgr inż. Michał Fijałkowski	POM/0053/PWOS/15		1:50		
<b>SPRAWDZI:</b>	<b>NR UPRAWNIEN:</b>	<b>PODSYT:</b>	<b>DATA:</b>		
mgr inż. Karol Miłozgo	POM/0035/PWOS/11		10 lipiec 2025		
<b>MAZGA RYSUNKI:</b>				<b>Rys. Nr</b>	
				17	
SCHEMAT PRZEPOMPOWNI PSI					