


PROFIL PODŁUŻNY WODOCIĄGU W1-16

SKALA 1:100/1000

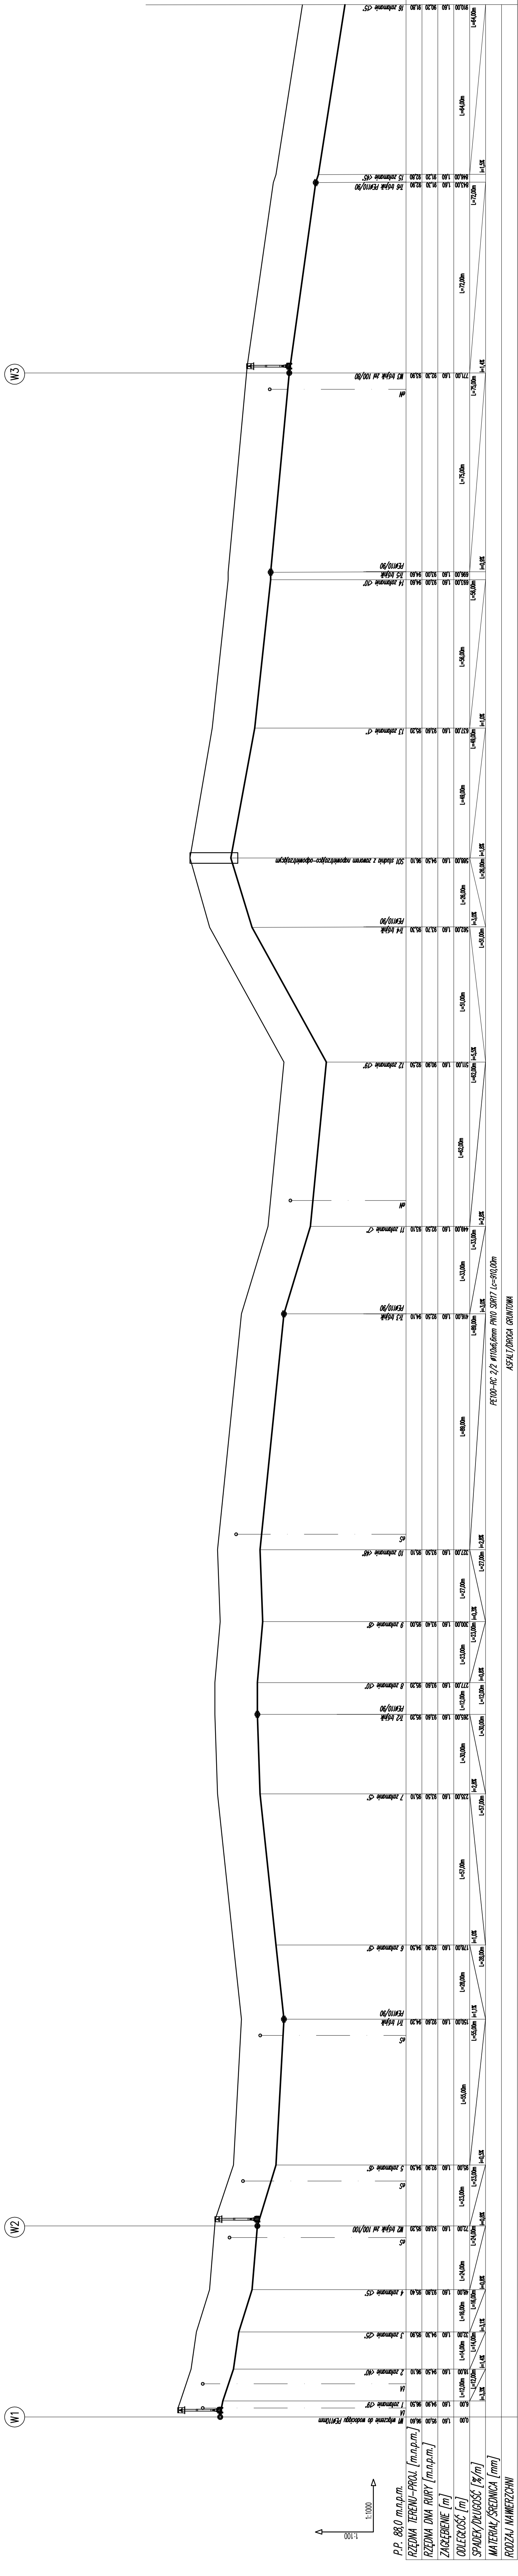

SANITAR adres: 77-100 Zabłotów, ul. Nad Stawami 7/2, tel.517-471-826 Marta Rychar-Miazga e-mail: sanitarko@o2.pl NIP: 842-161-18-57 REGON: 38825984	
INWESTOR: Zakład Gospodarki Komunalnej w Dębicy Kaszubskiej Sp. z o.o. ul. Przemysłowa 1, 76-248 Dębica Kaszubska	
TEMA: Budowa sieci kanalizacji sanitarnej oraz budowa i przebudowa sieci wodociągowej z przyłączami wod-kan w m. Dobro	
OPRACOWAŁ: mgr inż. Michał Fijkowski	WYKONAŁ: mgr inż. Karol Mazała
SPRAWDZIŁ: mgr inż. Karol Mazała	WYKONAŁ: mgr inż. Karol Mazała
SKALA: 1:100/1000	DATA: 10 lipiec 2025
PODSZT. POM/0035/PWCS/15	PODSZT. POM/0035/PWCS/11
PODSZT. POM/0035/PWCS/11	PODSZT. POM/0035/PWCS/11
NAZWA PROJEKTU: PROFIL PODŁUŻNY WODOCIĄGU W1-16	
Rys. Nr.	2