


PROFIL PODLUŽNÝ WODOCIÁGU 16-HP8, W3-HP9, W2-HP1, W4-W6, W5-HP12

SKALA 1:100/1000

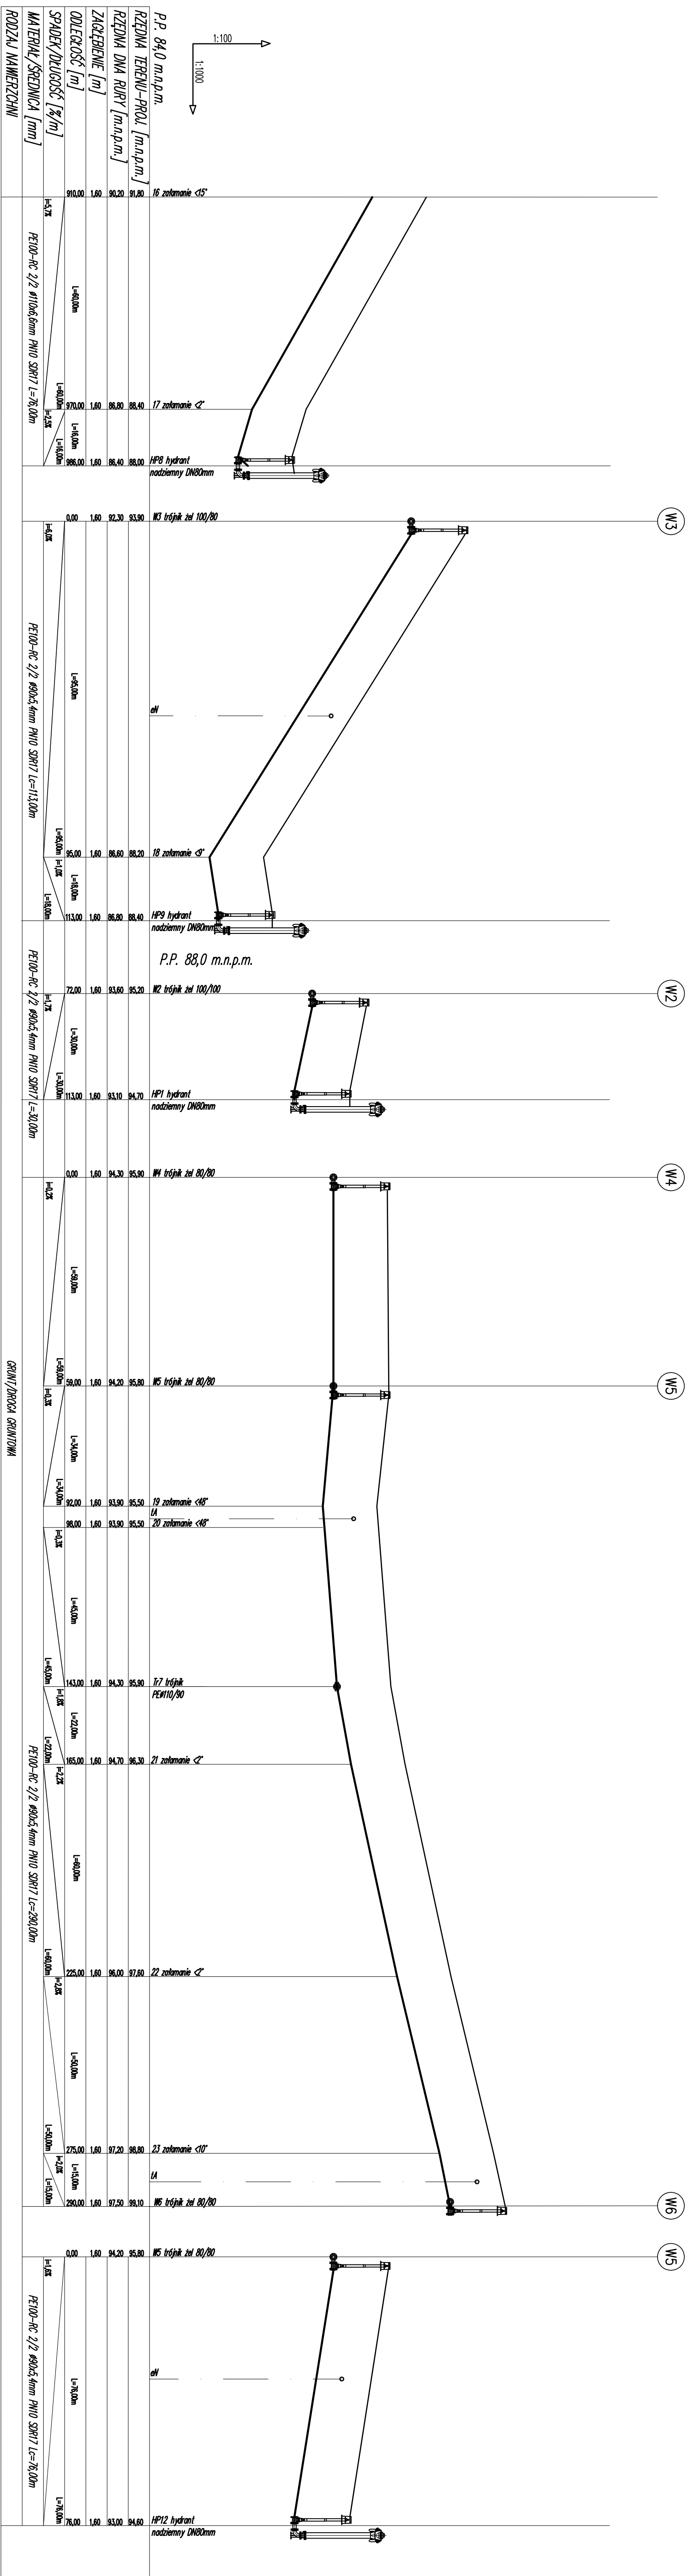

<b>SANTAR</b> Marta Rydzka-Hilaga adres: 17-100 Ząbkowice, ul. Nad Szwami 72, tel.517-571-47-826 email: santar@wp.pl tel. 642-261-16-57 REGON: 388625984			
<b>INWESTOR:</b> Zakład gospodarki komunalnej w Dępciu Koszubielski sp. z o.o. ul. Przemysłowa 1, 76-248 Dępcia Koszubielska			
<b>TEMAT:</b> Budowa sieci kanalizacyjnej sanitarnej oraz budowa i przebudowa sieci wodociągowej z przystawkami wod-kan w Dobro			
<b>OPRACOWAŁ:</b> mgr inż. Michał Fijakowski	<b>NR UPRZĄDZEWY:</b> POW.00253/PW05/15	<b>PROJEKT:</b> 1:100/1:000	
<b>SPRACOWAŁ:</b> mgr inż. Kacel Mazgaj	<b>NR UPRZĄDZEWY:</b> POW.00253/PW05/11	<b>PROJEKT:</b> 1:100/1:000	
<b>NAZWA RYSUNKU:</b> Planów Produkcji WODOCIĄGU 16-WP3, WZ-WP3, WZ-WP1, WZ-W6, WZ-WP12			
<b>DATA:</b> 10 lipiec 2025			<b>Str. Nr</b> 3