


PROFIL PODŁUŻNY WODOCIĄGU W10–W11

SKALA 1:100/1000

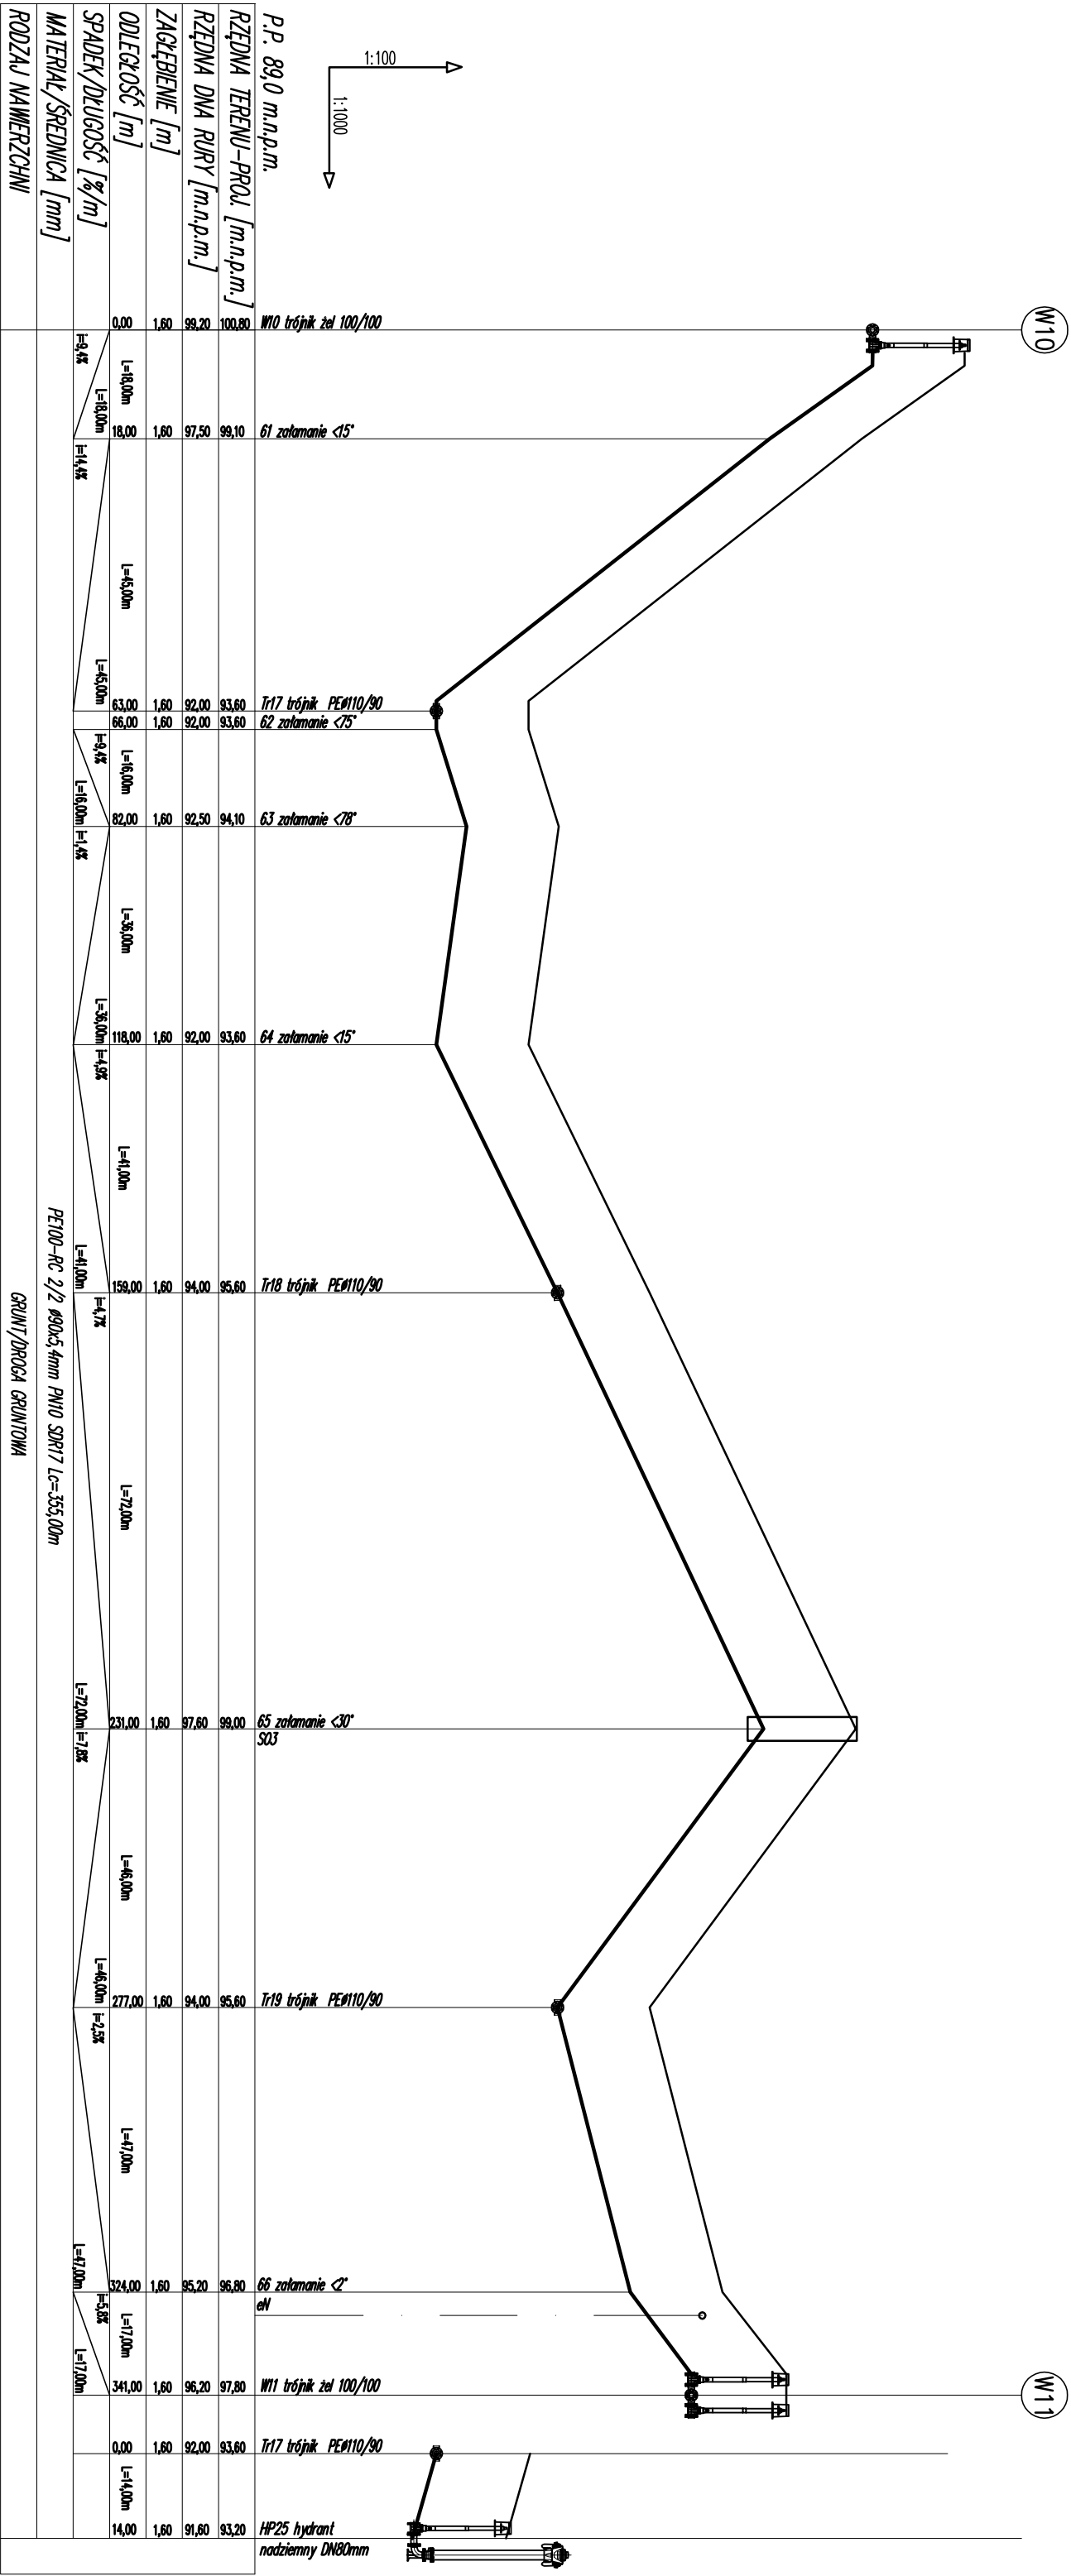

SANITAR				adres: 77-100 Zabłotowice, ul. Nad Stawami 7/2, tel.517-471-826			
Marta Rychar-Miazga				e-mail: sanitar@miazga.pl, NIP: 842-161-18-57, REGON: 388825984			
INWESTOR: Zakład Gospodarki Komunalnej w Dębicy Koszubińskiej Sp. z o.o.				ul. Przemysłowa 1, 76-248 Dębica Koszubińska			
TEMA: Budowa sieci kanalizacji sanitarnej oraz budowa i przebudowa sieci wodociągowej z przyłączami wod-kan w m. Dobro							
OPRACOWAŁ:	NR UPRAWNIENIA:	PODSZY:		SKALA:			
mgr inż. Michał Fijałkowski	POM/0053/PWOS/15			1:100/1000			
SPRAWDZIŁ:	NR UPRAWNIENIA:	PODSZY:		DATA:			
mgr inż. Karol Miazga	POM/0035/PWOS/11			10 lipiec 2025			
NAZWA RYSUNKU:				Rys. Nr			
PROFIL PODŁUŻNY WODOCIĄGU W10-W11				6			