


PROFIL PODŁUŻNY RUROCIĄGU TŁOCZNEGO PS1-T2  
 SKALA 1:100/1000

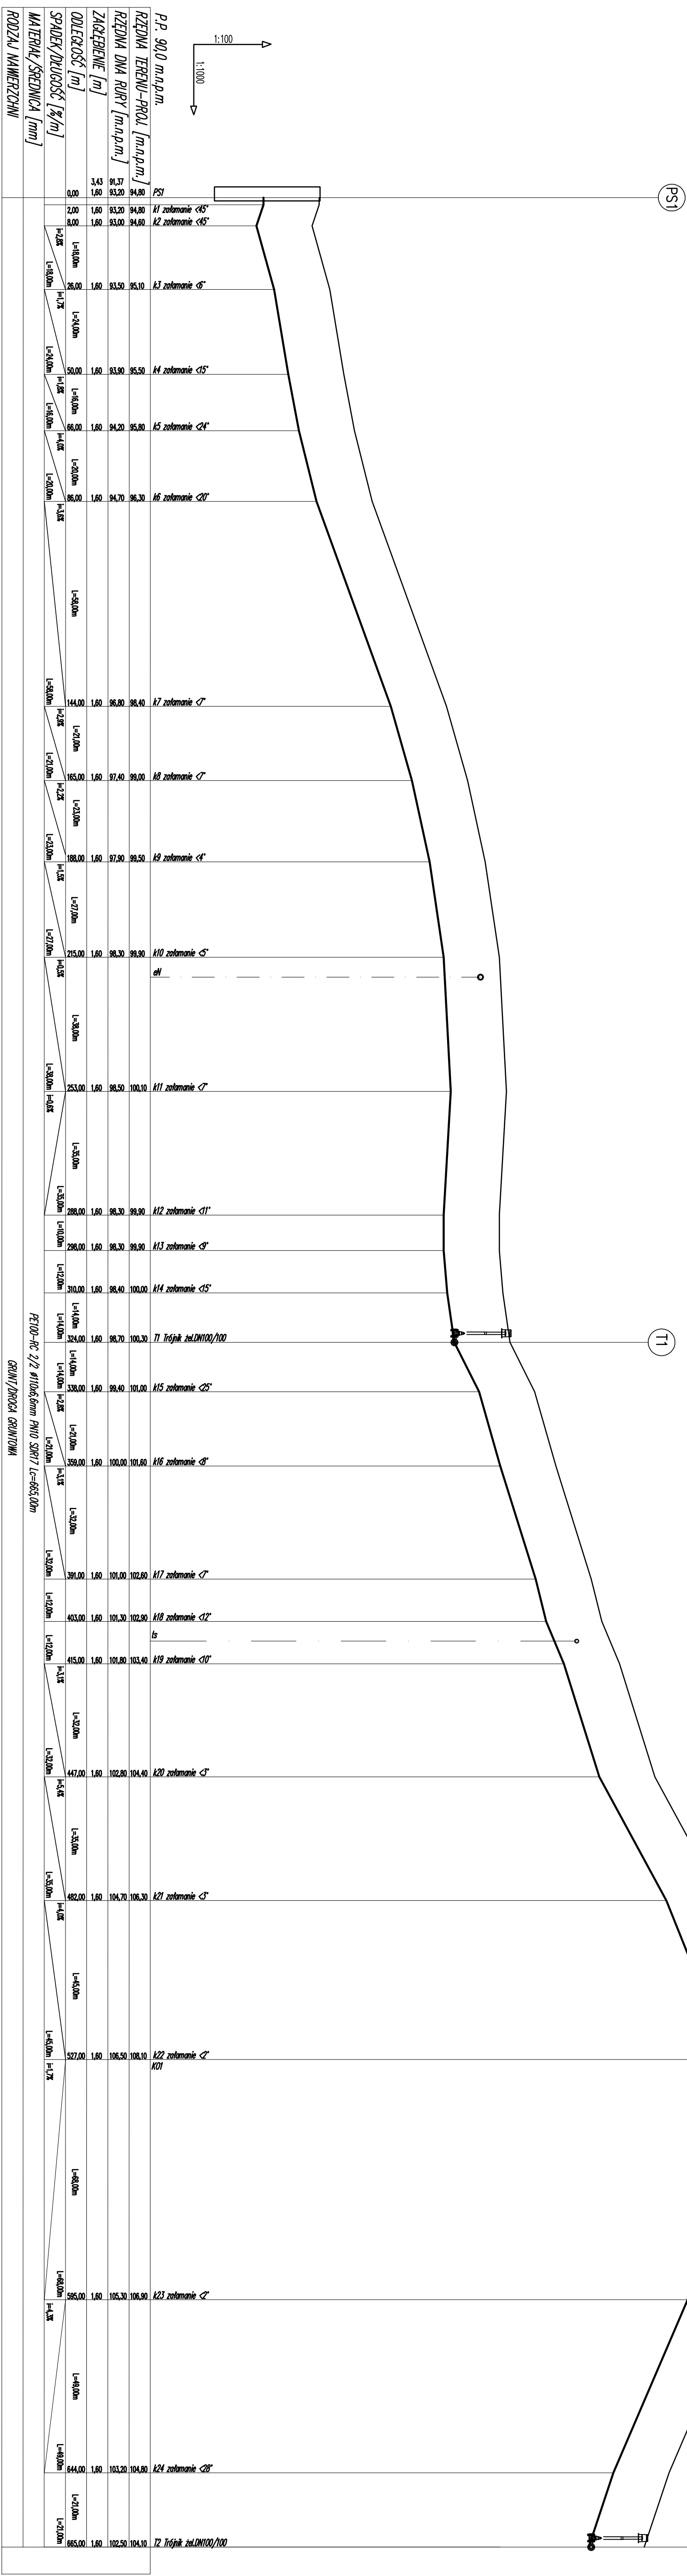

<b>SANIKAR</b>		adres: 77-100 Zduńkowice, ul. Naś Stawem 712, tel.517-471-62-52	
Małgorzata Rychleń-Milecka		e-mail: sanikar@wp.gaz.pl, tel. 642-161-15-57, NIP:500-38682596	
<b>INWESTOR:</b> Zakład Gospodarki Komunalnej w Gdyni Koszaliński Szp. z o.o.			
ul. Przemysłowa 1, 76-248 Dębinka Koszalińska			
<b>TEMAT:</b> Budowa sieci kanalizacji sanitarnej oraz budowa i przebudowa sieci wodociągowej z przyłączami wod-kan w m. Dobro			
<b>OPRACOWAŁ:</b>	<b>NR PRANIEK:</b>	<b>PODSZ:</b>	<b>SKALA:</b>
mgr inż. Michał Trępkowski	POM/0035/POM/3/15		1:1000/0
<b>SPRAWDZIŁ:</b>	<b>NR PRANIEK:</b>	<b>PODSZ:</b>	<b>DATA:</b>
mgr inż. Dorota Mazgo	POM/0035/POM/3/11		10.06.20
<b>MIJĄCA KRSJĄCA:</b>			
PROJEKT PORUCHUJĄ RUKODŁOŻĄCĄ IZOLACJĘ PS-12			
Ręka 8			