


PROFIL PODŁUŻNY  
KANALIZACJI DESZCZOWEJ  
- OBIEG "B" - ul. Weteranów  
skala 1:100/500

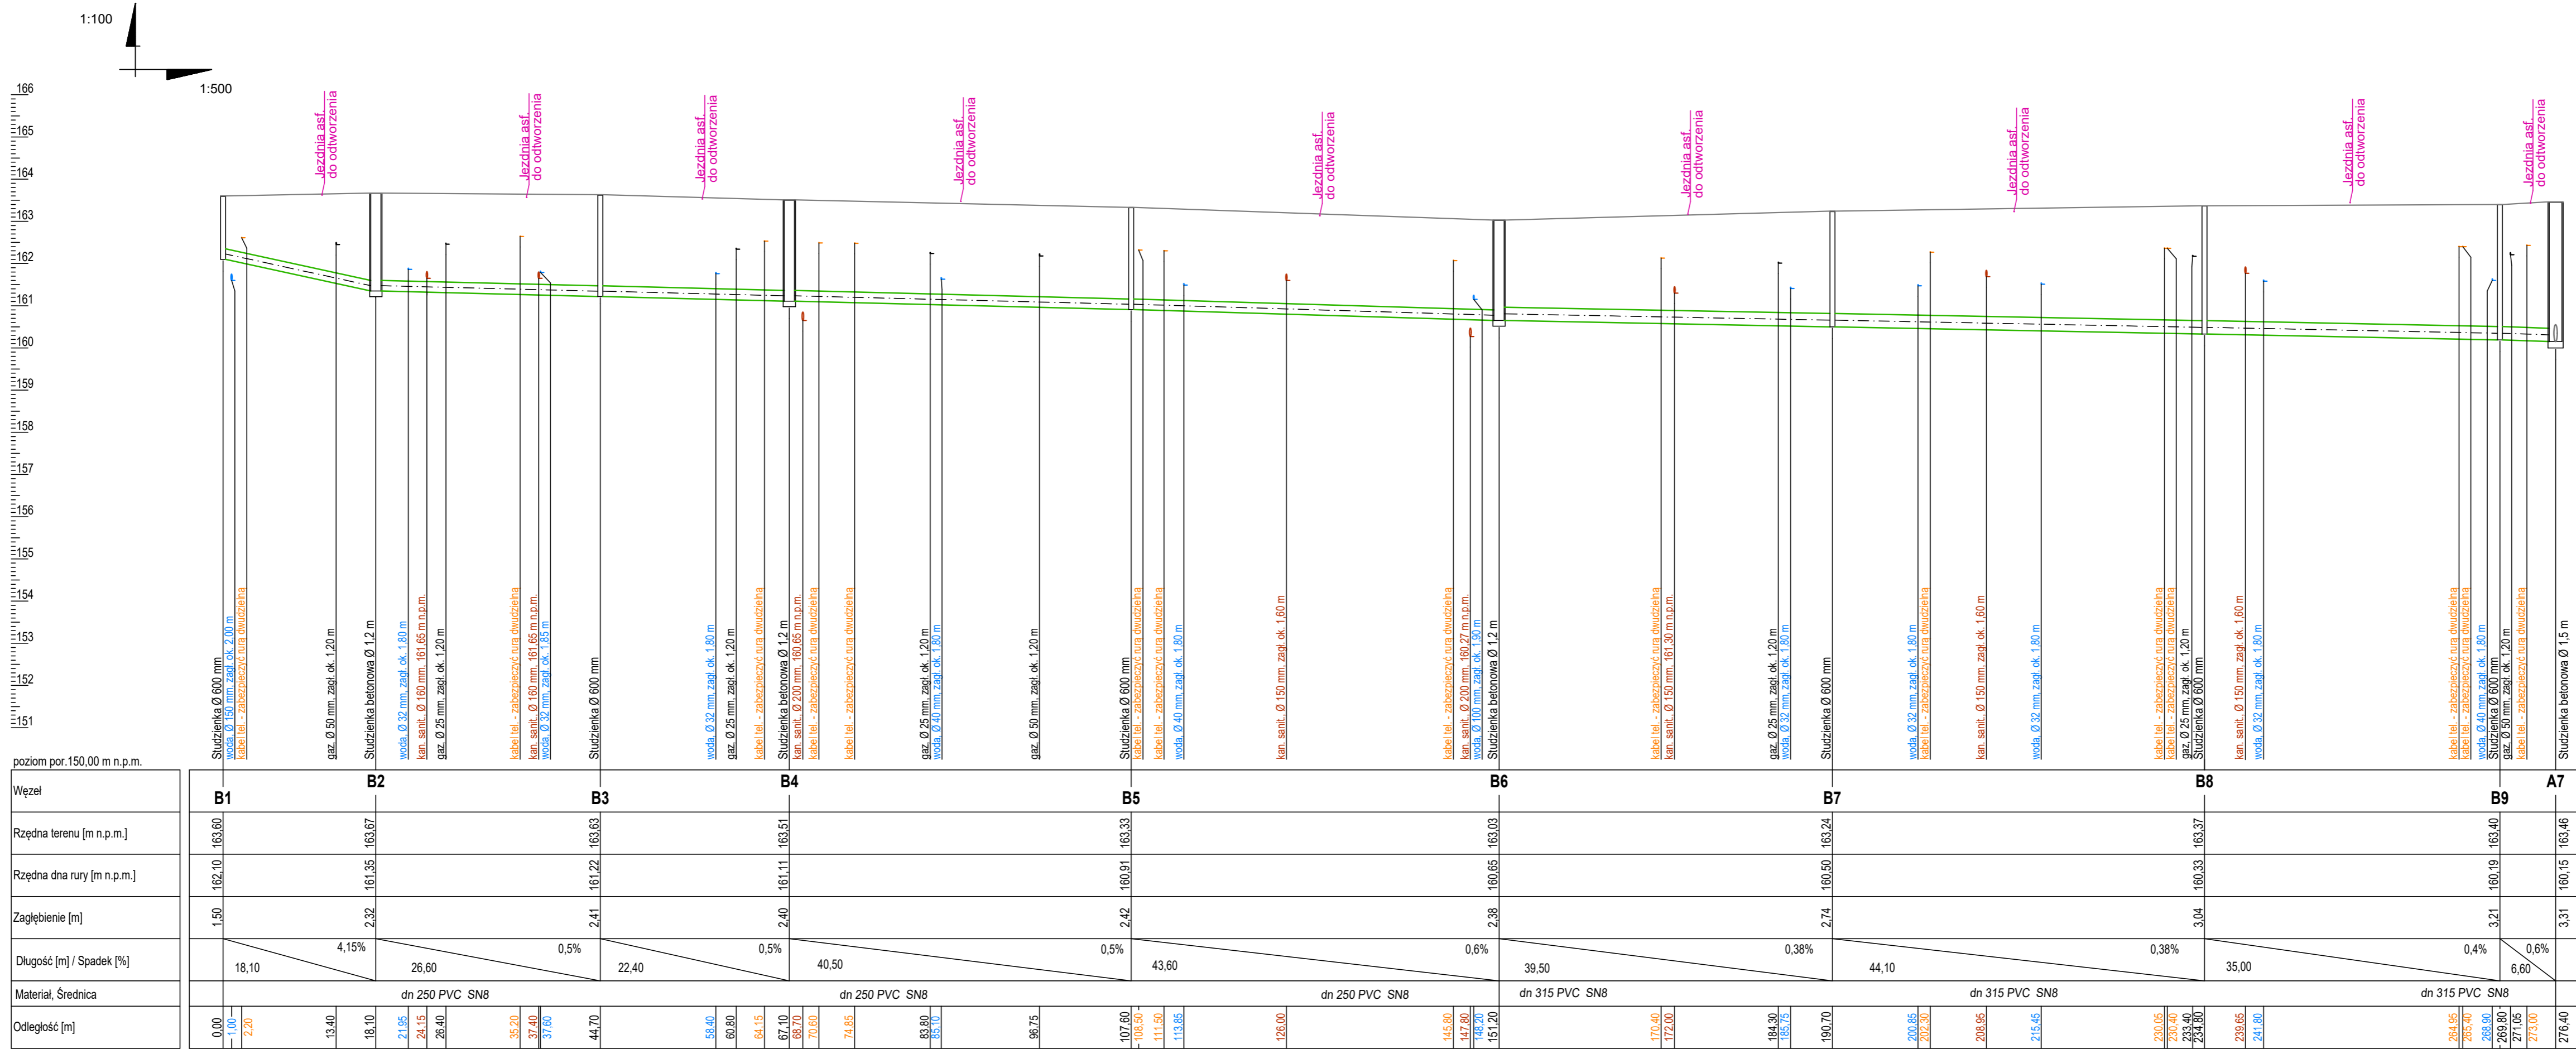

UWAGI
Rury zastosować z kielichowe PVC "lite" SN8
Lokalizację części uzbrojenia podano orientacyjnie
Montaż, próby i odbiory zgodnie z opisem technicznym

	<b>Biuro Projektowe "MAKSPROJEKT"</b> <b>21-040 Świdnik, ul. Ratajczaka 10</b>		
	Budowa kanalizacji deszczowej w ulicach: Okopowej, Weteranów i Hubalczyków w Lubartowie wraz z urządzeniami podczyszczającymi i zbiornikami retencyjno-rozsączającymi		
Nazwa inwestycji	Gmina Miasto Lubartów; ul. Jana Pawła II 12; 21-100 Lubartów		
Inwestor	mgr inż. Adam Maksymiuk upr. Nr 871/BP/98		Data 08.2025
Projektował	mgr inż. Renata Maksymiuk upr. Nr 367/Lb/2001		Data 08.2025
Sprawdził	Skala: <b>1:100/500</b>		
<b>PROFIL PODŁUŻNY KANALIZACJI DESZCZOWEJ - OBIEG "B" - ul. Weteranów</b>			Nr rys. <b>3</b>