


PROFIL PODŁUŻNY  
KANALIZACJI DESZCZOWEJ  
- OBIEG "C" - ul. Hubalczyków  
skala 1:100/500

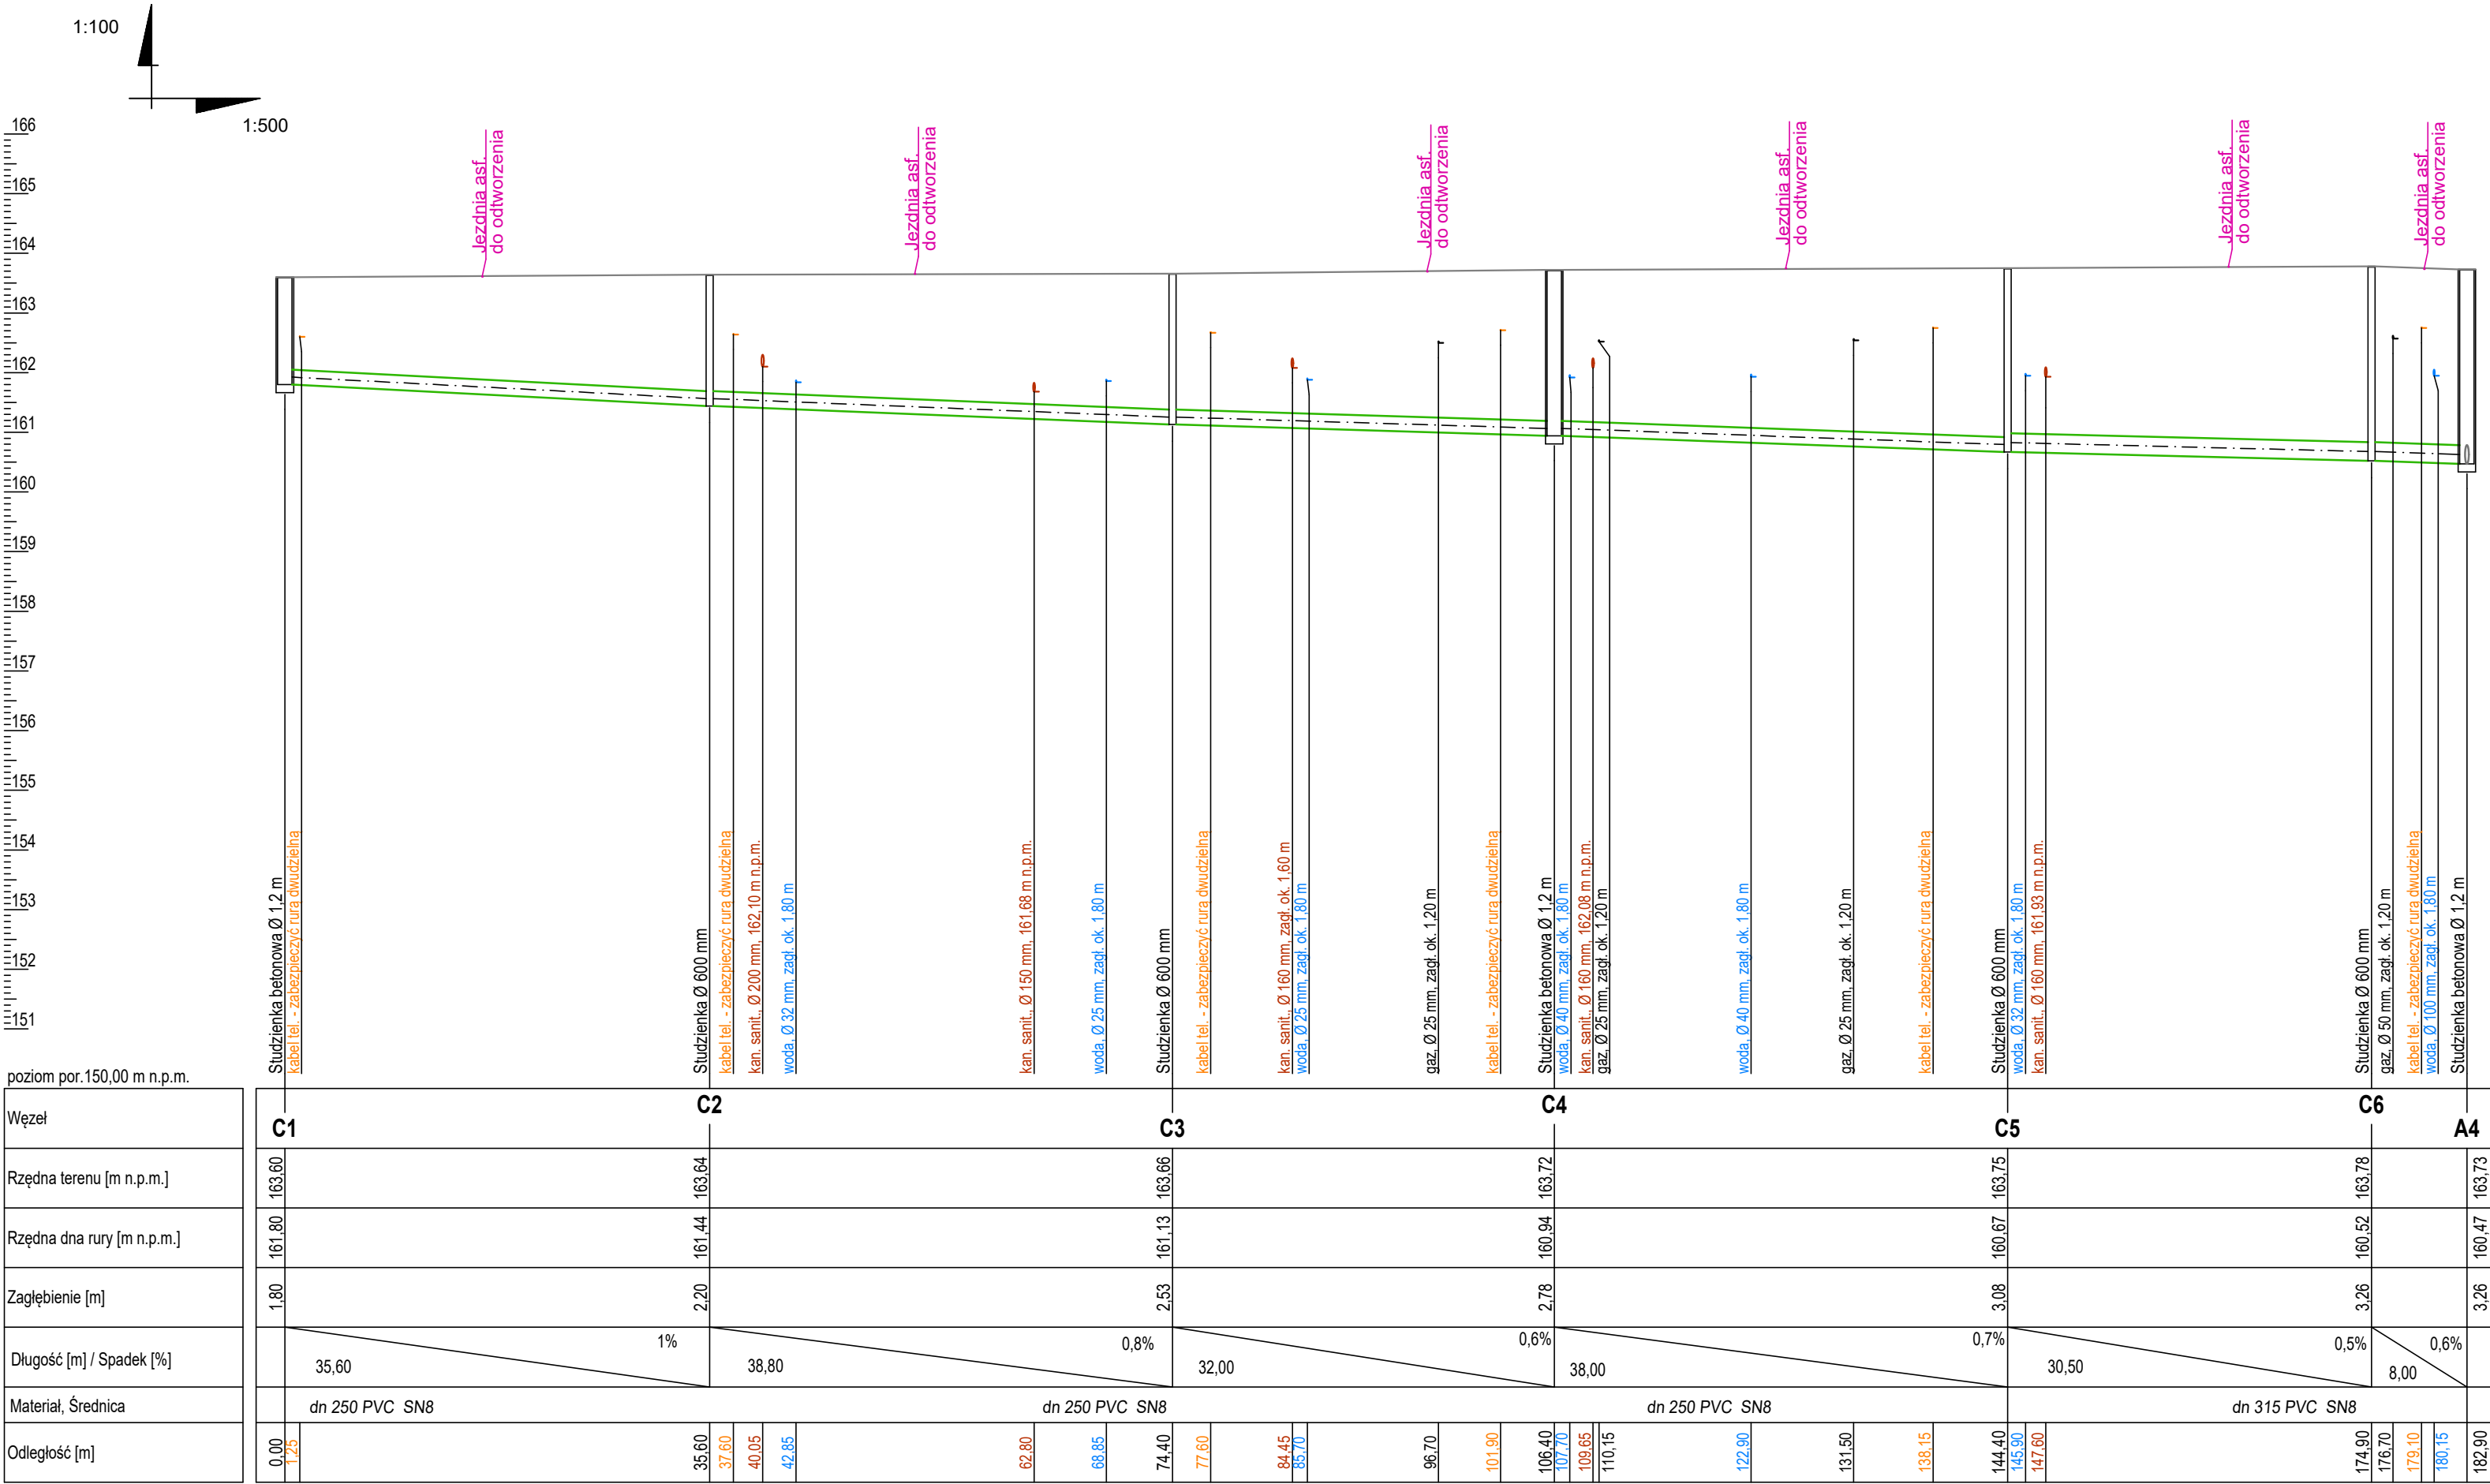

UWAGI

Rury zastosować z kielichowe PVC "lite" SN8  
Lokalizację części uzbrojenia podano orientacyjnie  
Montaż, próby i odbiory zgodnie z opisem technicznym



**Biuro Projektowe "MAKSPROJEKT"**  
**21-040 Świdnik, ul. Ratajczaka 10**

**Nazwa inwestycji**  
Budowa kanalizacji deszczowej w ulicach:  
Okopowej, Weteranów i Hubalczyków w Lubartowie  
wraz z urządzeniami podczyszczającymi  
i zbiornikiem retencyjno-rozsączającym

**Inwestor**  
Gmina Miasto Lubartów;  
ul. Jana Pawła II 12; 21-100 Lubartów

**Projektował**  
mgr inż. Adam Maksymiuk  
upr. Nr 871/BP/98  
**Data**  
08.2025

**Sprawdził**  
mgr inż. Renata Maksymiuk  
upr. Nr 367/Lb/2001  
**Data**  
08.2025

**PROFIL PODŁUŻNY  
KANALIZACJI DESZCZOWEJ  
- OBIEG "C" - ul. Hubalczyków**

Skala: **1:100/500**

Nr rys. **4**