

OPRAWY OŚWIETLENIOWE

Oprawy oświetleniowe ze źródłem światła LED 4000K, IP minimum IP66. Oprawy montowane na stalowych słupach oświetleniowych. Słupy stożkowe o przekroju okrągłym, o wysokości H=3 m oraz H=8 m, na podstawie tłoczzonej 280x280 mm.



OPRAWA Z1:
STREETPARK MINI V2 LED PREMIUM
8000 ROAD E IP66 43 740 (43.0 W)
lub równoważne



OPRAWA Z4:
STREETPARK MINI V2 LED PREMIUM
8000 ASYMMETRIC E IP66 43 740 (43.0 W)
lub równoważne



OPRAWA Z2:
STREETPARK MINI V2 LED PREMIUM
8000 ROAD E IP66 43 740 (51.0 W)
lub równoważne




OPRAWA Z5:
PAREO PRO LED 2800 AREA E IP66 04 740 (14.0 W)
lub równoważne



OPRAWA Z3:
STREETPARK MINI V2 LED PREMIUM
9200 PARKING E IP66 43 740 (51.0 W)
lub równoważne



OPRAWA Z6:
PAREO PRO LED 2800 STREET-M26 E IP66 04 740 (14.0 W)
lub równoważne

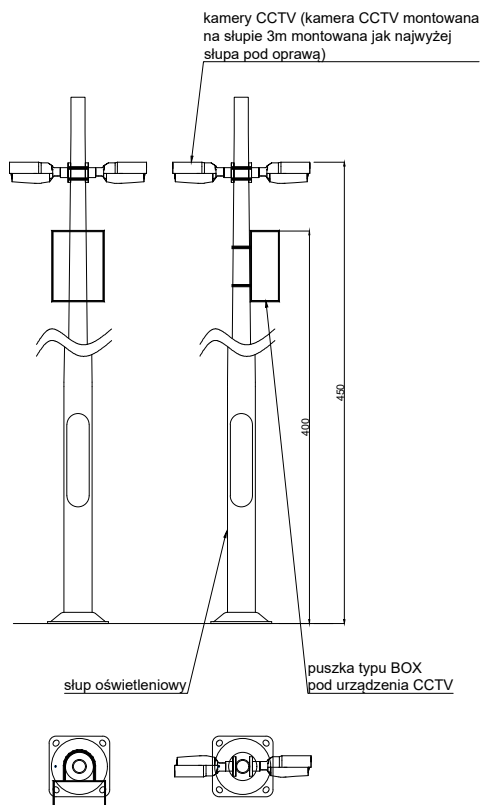

JEDNOSTKA PROJEKTOWA		APA ARCHES SP. Z O.O. SP. K. UL. JAWORNICKA 8/229, 60-161 POZNAŃ tel. +48 792 621 345	
Nazwa i adres obiektu budowlanego BUDOWA PARKINGU I DROGI DOJAZDOWEJ			
Województwo: WIELKOPOLSKIE; Powiat: POZNAŃSKI; Jednostka ewidencyjna (identyfikator): Tarnowo Podgórne (302117_2) Obręb (identyfikator): Tarnowo Podgórne (0016) Numer arkusza: 1 Nazwa obrębu: Tarnowo Podgórne; Numer obrębu: 0016; Numer jednostki: 302117_2 Działka o nr ewid.: cz. 76/7, cz. 76/8, cz. 76/9, 80/20, cz. 80/22, 80/30, 80/31, 80/32, 80/33, cz. 80/35 Ul. Zachodnia 5, 62-080 Tarnowo Podgórne			
Stadium dokumentacji PROJEKT ZAGOSPODAROWANIA TERENU			
Tytuł rysunku OŚWIETLENIE ZEWNĘTRZNE - SŁUPY I OPRAWY OŚWIETLENIOWE			
Imię i nazwisko projektanta	Specjalność i numer uprawnień		Podpis
Branża: Architektura PROJEKTANT mgr inż. arch. Jarosław Dzierżyński	Uprawnienia budowlane do projektowania bez ograniczeń w specjalności architektonicznej nr upr. 7131/88/P/2000		
Branża: Architektura PROJEKTANT SPRAWDZAJĄCY mgr inż. arch. Krzysztof Grętkiewicz	Uprawnienia budowlane do projektowania bez ograniczeń w specjalności architektonicznej nr upr. 7131/35/P/2003		
Branża: Elektryczna PROJEKTANT mgr inż. Adam Samson	Uprawnienia budowlane do projektowania bez ograniczeń w specjalności instalacyjnej w zakresie sieci, instalacji i urządzeń elektrycznych i elektroenergetycznych - nr. upr. WKP/0197/PW/OE/13		
Branża: Elektryczna PROJEKTANT SPRAWDZAJĄCY mgr inż. Łukasz Matuszewski	Uprawnienia budowlane do projektowania bez ograniczeń w specjalności instalacyjnej w zakresie sieci, instalacji i urządzeń elektrycznych i elektroenergetycznych - nr. upr. WKP/0175/PW/OE/12		
Branża ARCHITEKTURA INSTALACJE ELEKTRYCZNE	Data sporządzenia rysunku 12.09.2025 r.	Skala 1:50	Nr rysunku PZT.04
ROZPOWISZCZANIE I REPRODUKCJA TEGO DOKUMENTU I WYKORZYSTYWANIE NIEZGODNIE Z UMOWĄ I PRZEZ OSOBY NIEUPRAWNIONE JEST ZABRONIONE BEZ AUTORYZOWANEJ ZGODY PROJEKTANTA. WSZYSTKIE PRAWA DO TEGO DOKUMENTU SĄ ZASTRZEŻONE.			