


- LEGENDA:
- kable elektroenergetyczne 0,4kV nN
  - 21 - oprawa LED wg specyfikacji w opisie
  - 22 - oprawa LED wg specyfikacji w opisie
  - 23 - oprawa LED wg specyfikacji w opisie
  - 24 - oprawa LED wg specyfikacji w opisie
  - 25 - oprawa LED wg specyfikacji w opisie
  - 26 - oprawa LED wg specyfikacji w opisie
  - S- oznaczenie słupa 3m/8m
  - rury osłonowe wg opisu na planie
  - kable teletechniczne układane w rurach osłonowych 450x432 oraz 750x50 pod drogami
  - T- studnia kablowa teletechniczna
  - kanalizacja teletechniczna w postaci rur RHDPE 110 750N ilość rur zgodnie z opisem na planie
  - L- kamera stacjonarna PoE 6Mpix montaż na słupie h=4,5m lub h=3,0m
  - BOX- szafka komerowa typu BOX montaż na słupie na h=4,00m

- UWAGI:
- Kable układać na 10cm podspodzie z piasku na głębokości:
    - nn 0,4kV - 0,7mprzykryć 10cm piaskiem + 15cm ziemią rodzimą. Na dzień wykopów kablowych ułożyć bednarki FeZn30x4.
  - Do bednarki podłączyć:
    - złącze kablowe nn
    - uziomy budynków
    - oświetlenie zewnętrzne
  - Odległość folii od kabli min. 25cm.
  - Minimalny promień głębia 20-krotna  $\phi$  zewnętrzna kabla.
  - Kable układać zgodnie z normą N SEP-E-004
  - Co 10m wykonać opaski na kablu. Na opasce umieścić informacje o właścicielu i relacji kabla.
  - W miejscach skrzyżowań z urządzeniami podziemnymi kable układać w przepustach rurowych.
  - Trośy kabli musi wytyczyć uprawniony geodeta.

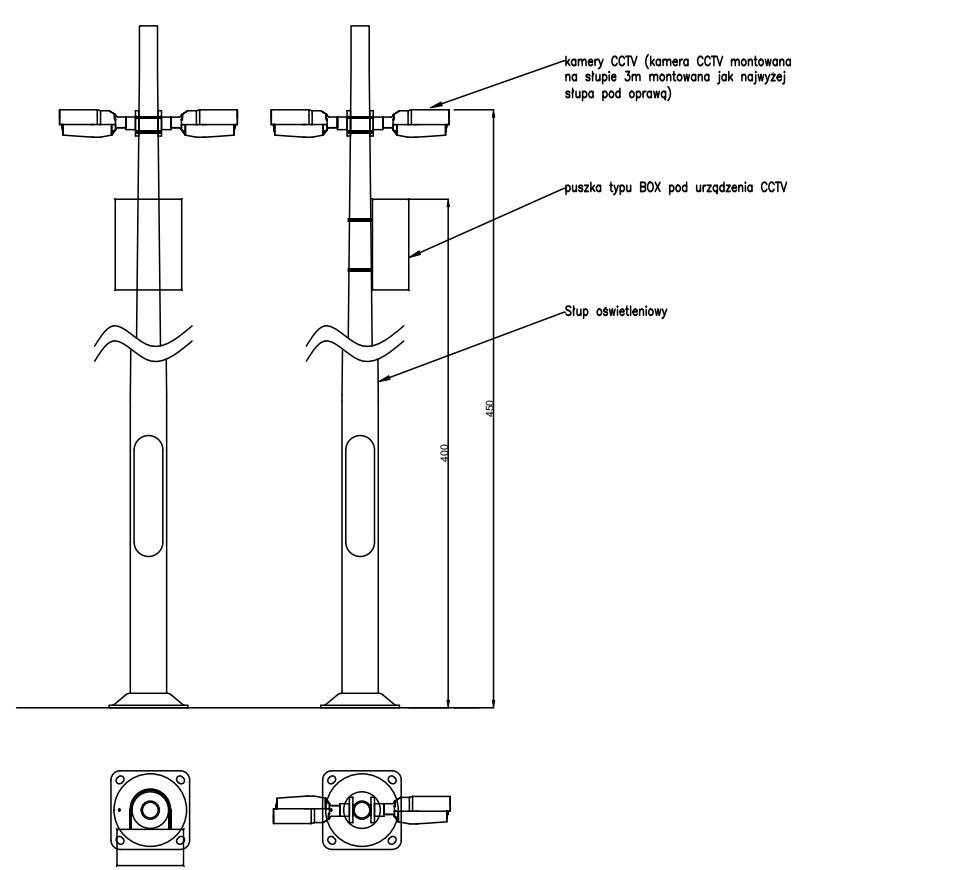

Magdalena Śmiłgak-Krajewska  
PN0PL-76060516081  
26.06.2025, 13:52:37

Podpisano na platformie

**Mapa do celów projektowych**  
skala 1:500

Województwo: wielkopolskie  
Powiat: poznański  
Nazwa jednostki ewidencyjnej: Tarnowo Podgórne  
Identyfikator jednostki ewid.: 302117\_2  
Nazwa obrębu ewidencyjnego: Tarnowo Podgórne  
Identyfikator obrębu ewid.: 302117\_2.0016  
Arkusz: 01\_02  
Numer działki: wg zasięgu  
Obciążenie służebnością gruntową nie badano  
Układ współrzędnych: "2000" (strefa 6)  
Układ wysokościowy: PL-EVRF2007-NH  
Stan aktualny na dzień 16.05.2025 roku

**Podpis jest prawidłowy**

Dokument podpisany przez Roberta Narożniaka  
Data: 2025-09-12 10:33:05  
CEST

**Legenda:**  
Koloriem czerwonym zaznaczono punkty osnowy geodezyjnej, które nie podlegają zmianom. Koloriem zielonym zaznaczono punkty osnowy geodezyjnej, które podlegają zmianom. Koloriem niebieskim zaznaczono punkty osnowy geodezyjnej, które nie podlegają zmianom.

Oświadczam, że niniejszy dokument został opracowany w wyniku prac geodezyjnych i kartograficznych, których rezultaty zawiera operat techniczny pozytywnie zweryfikowany. Jednocześnie informuję, że jestem świadomy odpowiedzialności karnej za złożenie fałszywego oświadczenia.	GKG.GZZ.4071.6263.2025
Identyfikator zgłoszenia prac geodezyjnych	STAROSTA POZNAŃSKI
Organ służby geodezyjnej, który otrzymał	EUREKA Magdalena Śmiłgak - Krajewska ul. Polna 3 62-070 Dąbrowa
Wykonawca prac geodezyjnych	Protokół Weryfikacji nr 1 z 17.06.2025r.
Nr oraz data sporządzenia dokumentu zawierającego wynik pozytywny weryfikacji	inż. Robert Narożniak Nr uprawnień 21472
Imię i nazwisko oraz nr uprawnień zawodowych kierownika prac	

JEDNOSTKA PROJEKTOWA  
ARCHES

APA ARCHES SP. Z O.O. SP. K.  
UL. JAWORNICKA 8/229, 60-161 POZNAŃ  
tel. +48 762 621 345

Nazwa i adres obiektu budowlanego  
BUDOWA PARKINGU I DROGI DOŁĄCZOWEJ  
WRAZ Z NIEZBEDNĄ INFRASTRUKTURĄ TECHNICZNĄ

Województwo: WIELKOPOLSKIE; Powiat: POZNAŃSKI; Jednostka ewidencyjna (identyfikator): Tarnowo Podgórne (302117\_2); Obręb (identyfikator): Tarnowo Podgórne (0016); Numer arkusza: 1  
Nazwa obszaru: Tarnowo Podgórne; Numer obszaru: 0016; Numer jednostki: 302117\_2  
Działka o nr ewid.: cz. 76/7, cz. 76/9, 80/20, cz. 80/22, 80/30, 80/31, 80/32, 80/33, cz. 80/35  
Ul. Zachodnia 5, 62-080 Tarnowo Podgórne

PROJEKT TECHNICZNO - WYKONAWCZY

PLAN ZAGOSPODAROWANIA TERENU

Imię i nazwisko projektanta mgr inż. Adam Samson	Specjalność i numer uprawnień Uprawnienia budowlane do projektowania bez ograniczeń w specjalności instalacyjnej w zakresie sieci, instalacji i urządzeń elektrycznych i elektroenergetycznych nr. upr. WKPi0175/PW/OE/13	Podpis Samson
Wzrost, data urodzenia mgr inż. Łukasz Matyszkowski	Uprawnienia budowlane do projektowania bez ograniczeń w specjalności instalacyjnej w zakresie sieci, instalacji i urządzeń elektrycznych i elektroenergetycznych nr. upr. WKPi0175/PW/OE/12	Podpis Matyszkowski
Wzrost, data urodzenia mgr inż. Piotr Wojciechowski		Podpis Piotr
Instalacje elektryczne	Data sporządzenia rysunku 12.09.2025 r.	Skala 1:500
		Nr rysunku IE.PT.01

ROZPOWIEKOWANIE I REPRODUKACJA TEGO DOKUMENTU I WYKONYWANIE NIEZBĘDNE Z UMOWĄ PRZEZ OSOBY NIETRZYMIONE JEST ZABRONIONE BEZ AUTORYZOWANEJ ZGODY PROJEKTANTA. WYSTĘPIE PRAWO DO TEGO DOKUMENTU SA ZASTRZEŻONE.