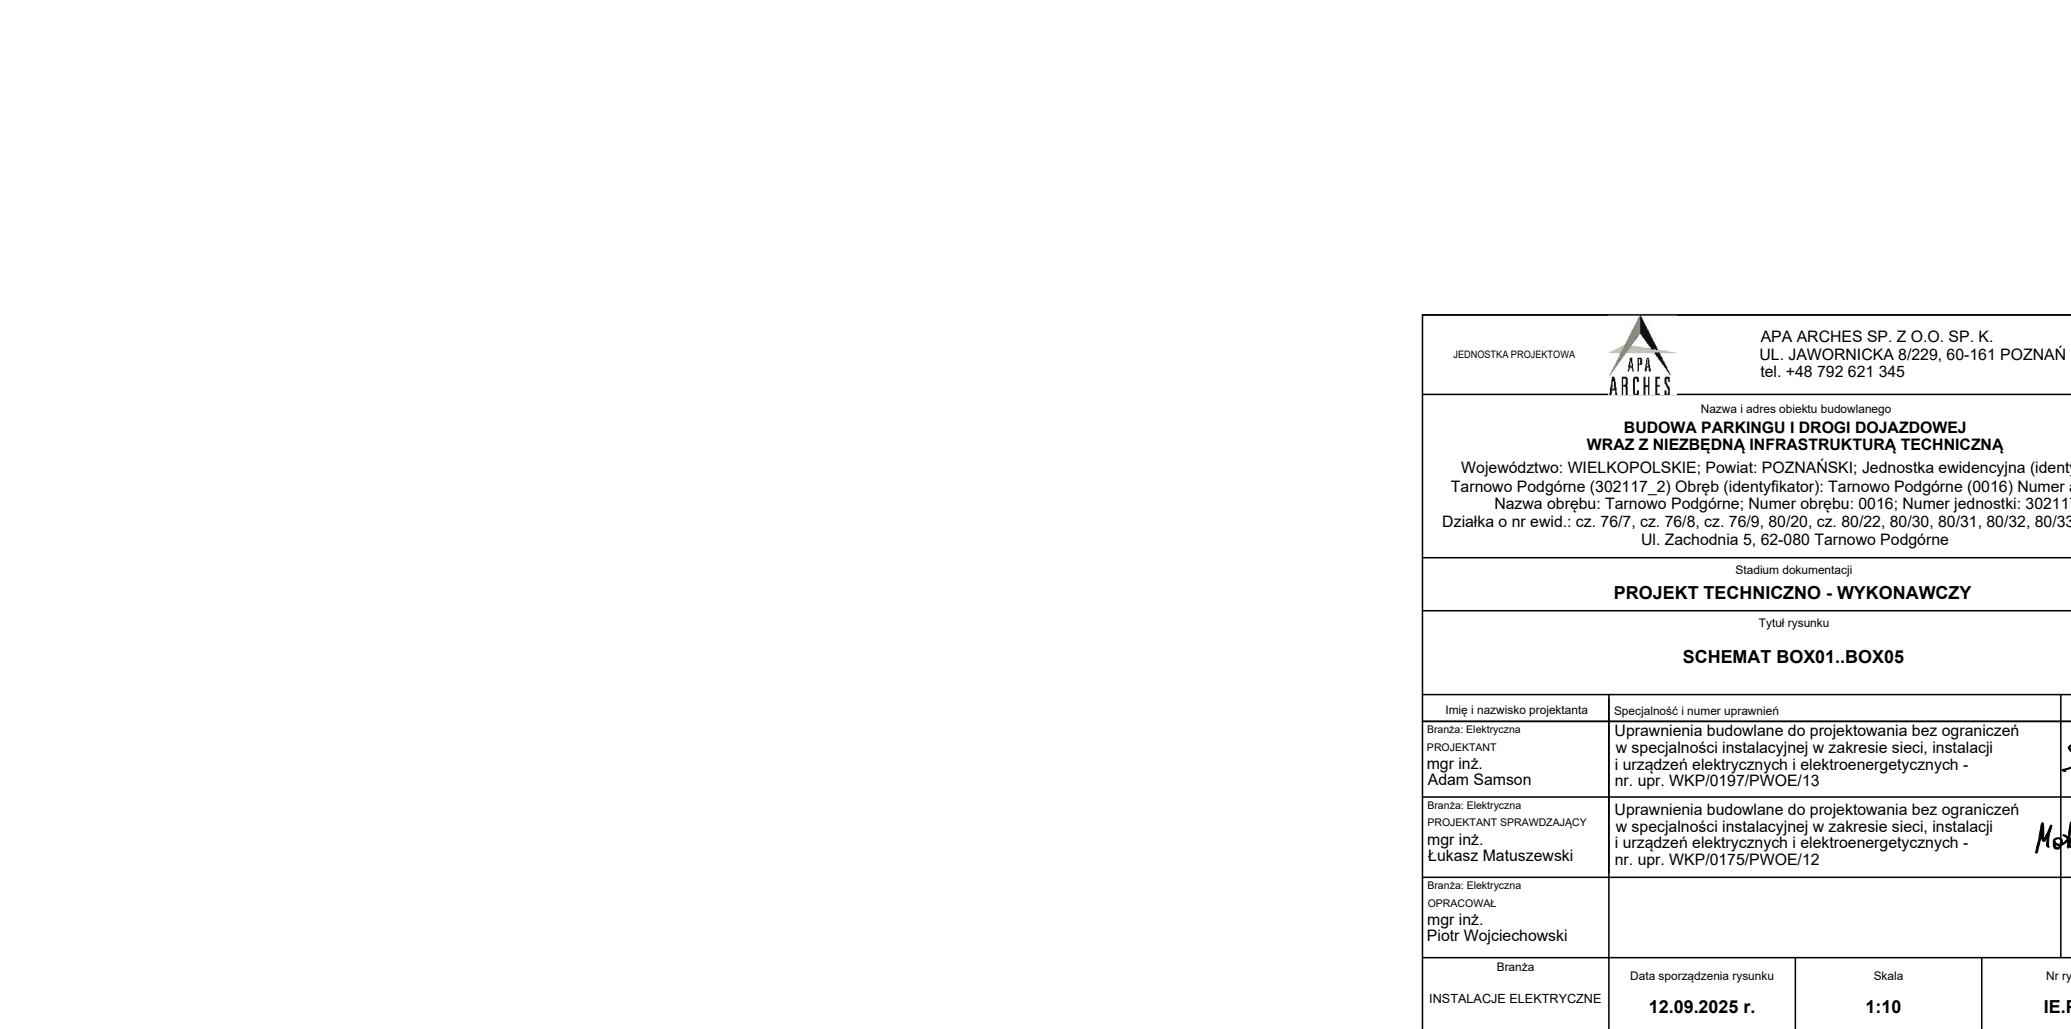
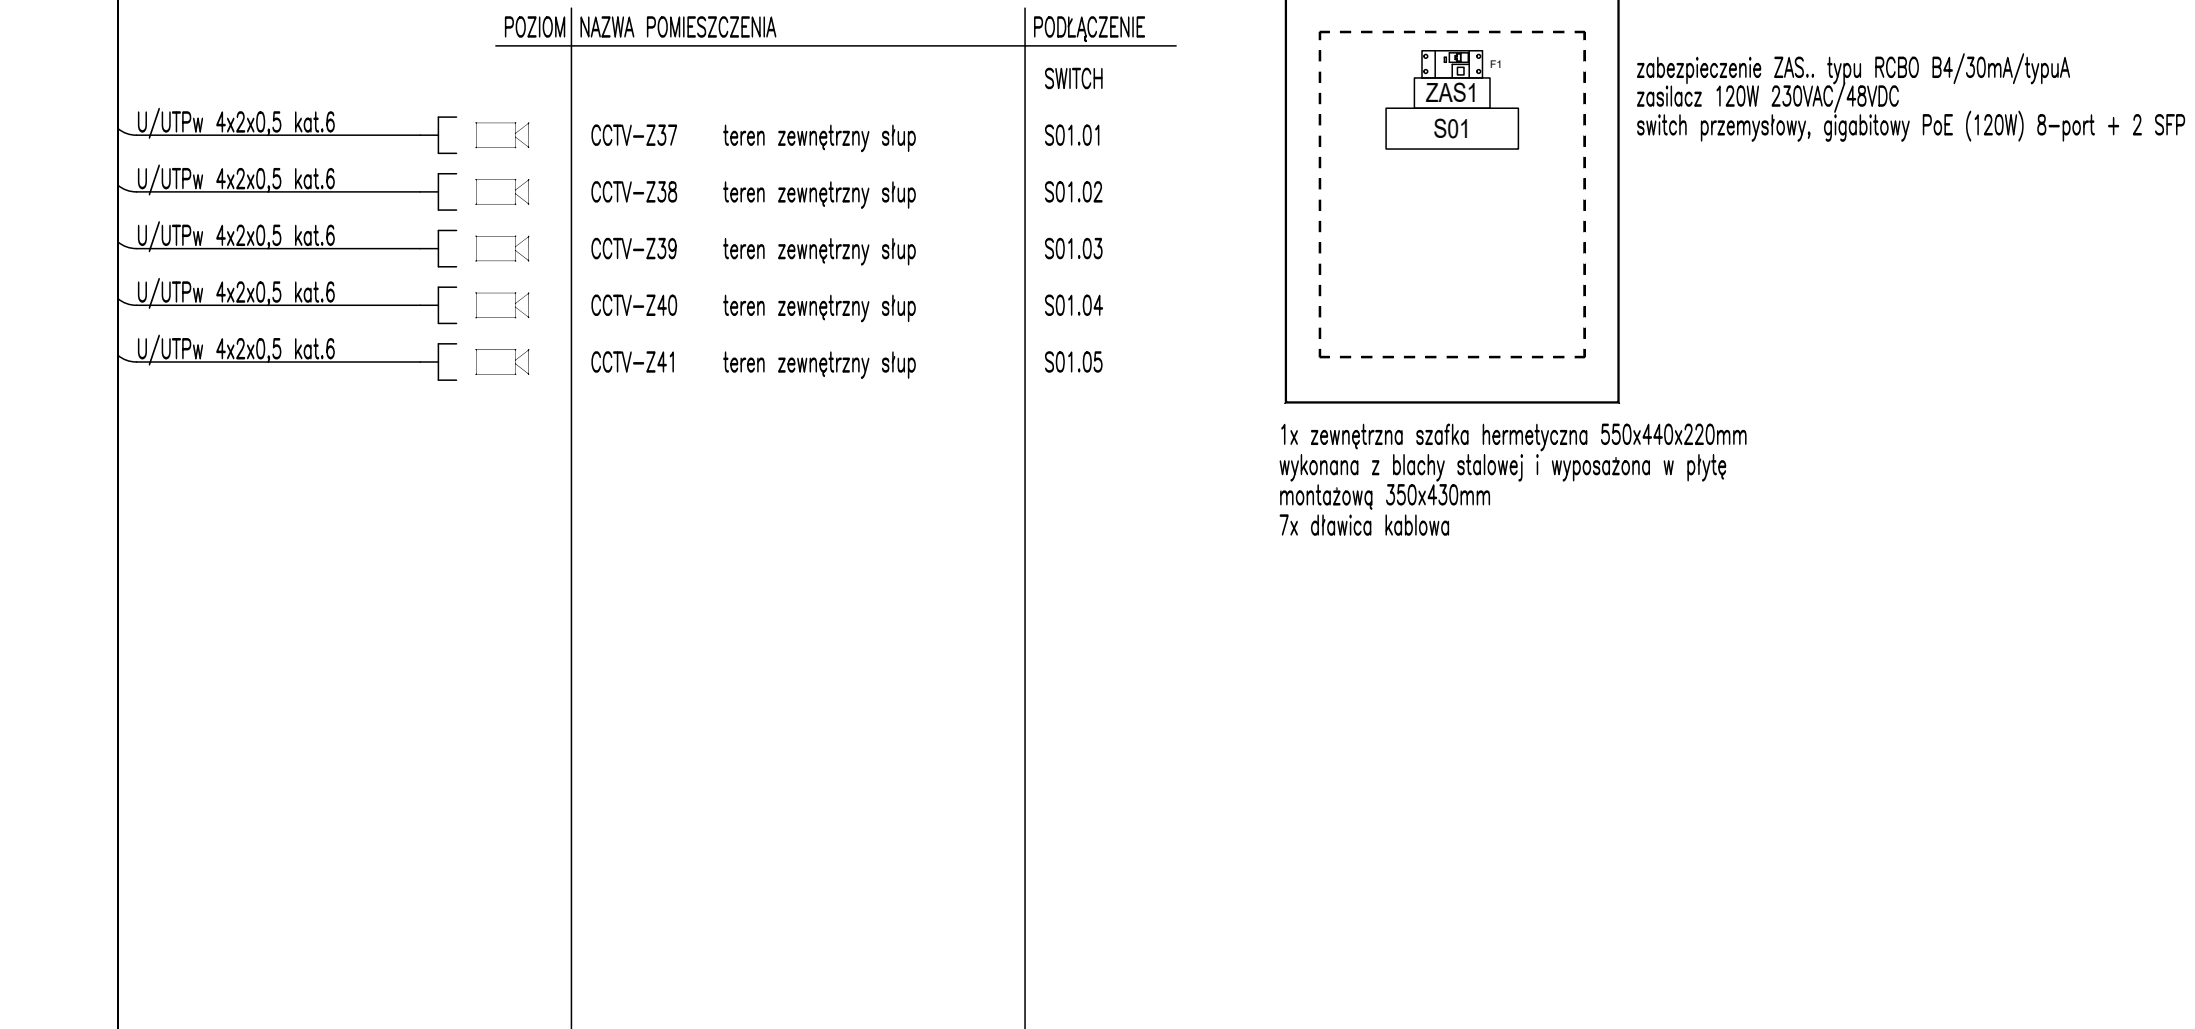
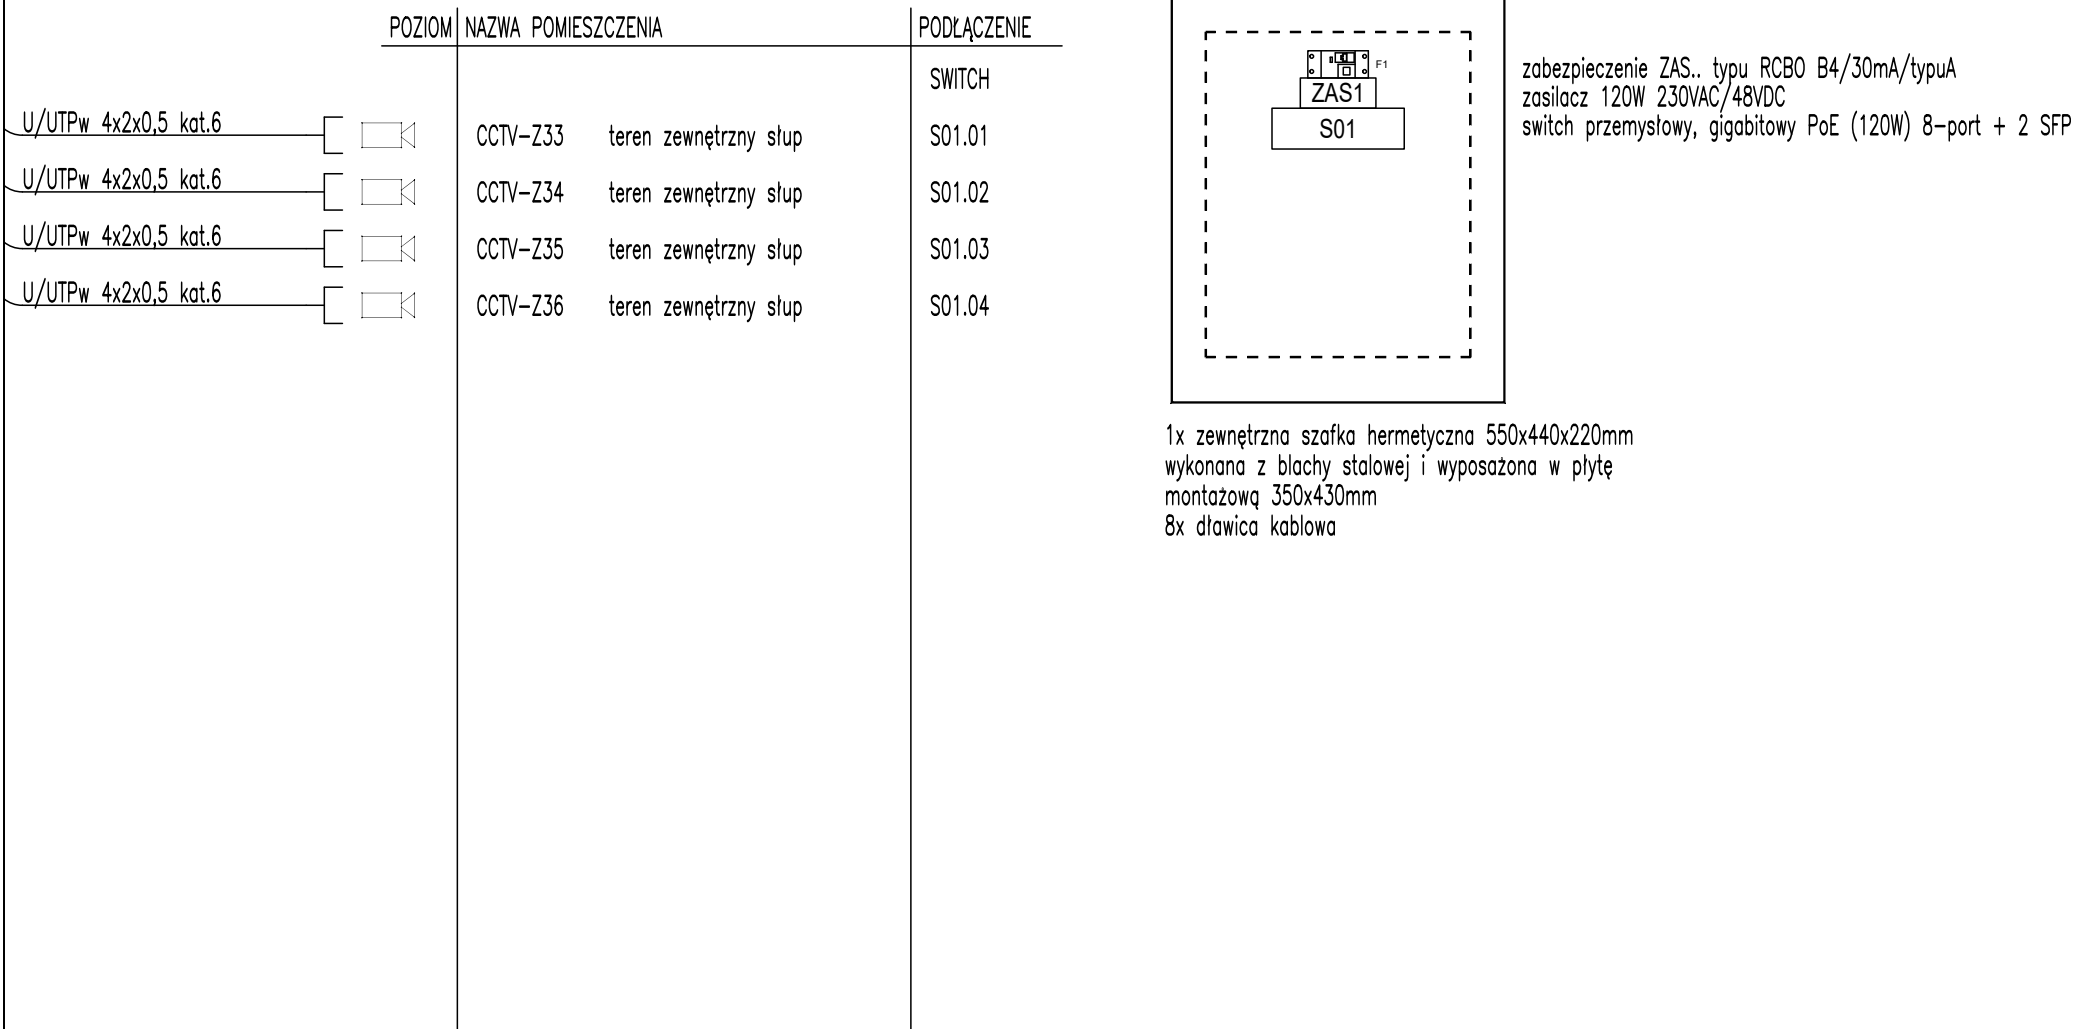


 



LEGENDA:
[Symbol] kamera zewnętrzna tubowa PoE specyfikacja wg opisu



<div>JEDYNOŚĆ PROJEKTOWA</div> <div></div>	APA ARCHES SP. Z O.O. SP. K. UL. JAWORNICZA 8/229, 60-161 POZNAŃ tel. +48 792 621 345		
	Nazwa i adres obiektu budowlanego BUDOWA PARKINGU I DROGI DOJAZDOWEJ WRAZ Z NIEZBĘDNIĄ INFRASTRUKTURĄ TECHNICZNĄ		
	Województwo: WIELKOPOLSKIE, Powiat: POZNAŃSKI, Jednostka ewidencyjna (identyfikator): Tamowo Podgórze (302117_2) Obręb (identyfikator): Tamowo Podgórze (0016) Numer arkusza: 1 Nazwa obiektu: Tamowo Podgórze, Numer obiektu: 0016, Numer jednostki: 302117_2 Działka o nr ewid.: cz. 78/7 cz. 78/8 cz. 78/9, 80/20, cz. 80/22, 80/30, 80/31, 80/32, 80/33, cz. 80/35 Ul. Zachodnia 5, 62-080 Tamowo Podgórze		
Stadium dokumentacji PROJEKT TECHNICZNO - WYKONAWCZY			
Typ rysunku SCHEMAT BOX01..BOX05			
Imię i nazwisko projektanta	Specjalność i numer uprawnień		Podpis
Branda Elektryczne PROJEKTANT mgr inż. Adam Samson	Uprawnienia budowlane do projektowania bez ograniczeń w specjalności instalacyjnej w zakresie sieci, instalacji i urządzeń elektrycznych i elektroenergetycznych - nr. upr. WKP/0167/PWCE/13		
Branda Elektryczne PROJEKTANT SPRAWDZAJĄCY mgr inż. Łukasz Matuszewski	Uprawnienia budowlane do projektowania bez ograniczeń w specjalności instalacyjnej w zakresie sieci, instalacji i urządzeń elektrycznych i elektroenergetycznych - nr. upr. WKP/0175/PWCE/12		
Branda Elektryczne OPRACOWUJĄCY mgr inż. Piotr Wojciechowski			
Branda INSTALACJE ELEKTRYCZNE	Data sporządzenia rysunku 12.09.2025 r.	Skala 1:10	Nr rysunku IE.PT.04
ROZPRZECINICZANIE I REPRODUKOWANIE TEGO DOKUMENTU I WYKORZYSTYWANIE NIEZBĘDNE Z UMOWĄ I PRZECZ GŁÓWNY NIEPRZEWIDZIANE JEST ZABRONIONE BEZ AUTORYZOWANEJ ZGODY PROJEKTANTA WZGLĘDNYM PRAWA DO TEGO DOKUMENTU SĄ ZASTRZEŻONE			