


Legenda oprav ošvieteniovych

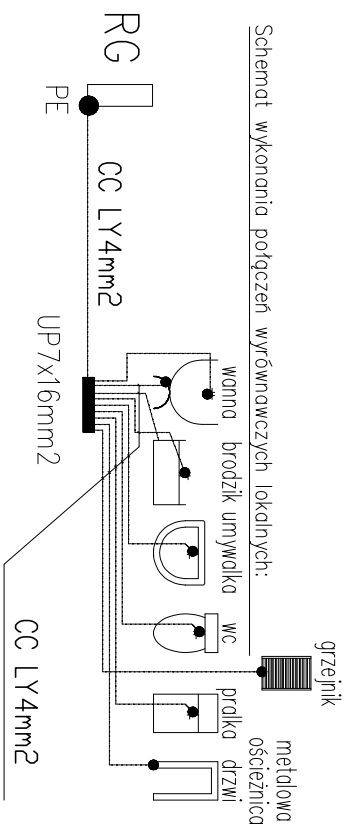

INWESTOR	Gmina Łubowo Łubowo 1, 82-260 Łubowo	SKALA 1:50
ADRES BUDOWY	SIEMANOWO, dz. nr 140/1, ark. 1, gm. Łubowo	DATA 08.2025r.
INWESTYCJA	MODERNIZACJA BUDYNKU ŚWIECZLIY WIEJSKIEJ	nr r/s E-1
TEMAT R/S.	Realizacja instalacji elektrycznej	
PROJEKTANT ELEKTRYCZNY	mgr inż. Andrzej Poręba Opis bud. nr 140/2015/17WZWIŁT w sprawie przedkwalifikacyjnej	Podpis: