


RZUT 1-ego PIĘTRA  
SKALA 1:100

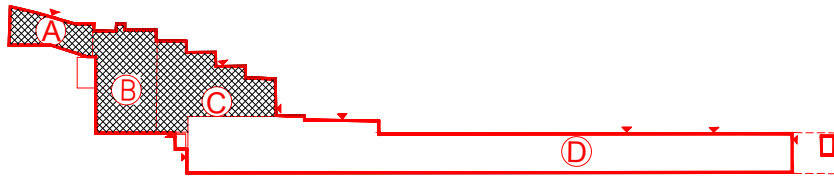

4 x YnTKSYekw 1x2x0,8 - petle nr 2 i nr 3  
na poziom 3  
2 x HTKSHekw 1x2x0,8 - petle nr 4  
na poziom 2  
1 x HTKSH 2x2x1 - linia sygnalizatorów  
na poziom 2

	Wielodetektorowa czujka dymu
	Wielodetektorowa czujka dymu i ciepła
	Wielodetektorowa czujka dymu i płomienia
	Ręczny ostrzegacz pożarowy
	Element kontrolno-sterujący
	Sygnalizator optyczno-głosowy
	Czujka aspiracyjna dymu
	Zasilacz pożarowy
	przewód YnTKSYekw 1x2x0,8
	przewód odporności ogniowej PH

TRYBUNY WG RYS. 24

 Sp. z o.o. ul. A. Asnyka 2 15-709 Białystok		obiekt: Białostocki Ośrodek Sportu i Rekreacji ul. Wołodyjowskiego 5 Białystok	inwestor: Miasto Białystok Białostocki Ośrodek Sportu i Rekreacji ul. Włókniennicza 4; 15-465 Białystok	skala: 1:100
nazwa rysunku: Instalacja sygnalizacji pożaru – Rzut 1 piętra		opracowanie: Wymiana istniejącego systemu sygnalizacji pożaru w budynku Hotelu BOSIR przy ul. Wołodyjowskiego 5 w Białymstoku obejmującego też budynek podtrybunia stadionu w Białymstoku		stadium oprac.: Wykonawcza
funkcja:	nazwisko:	podpis:	nr umowy: PZP.263.51.2025.BOSIR	nr rysunku: 3
opracował: Michalik Tomasz	data wykonania: 09-2025	nr projektu:	branża: teletechniczna	
sprawdził:				