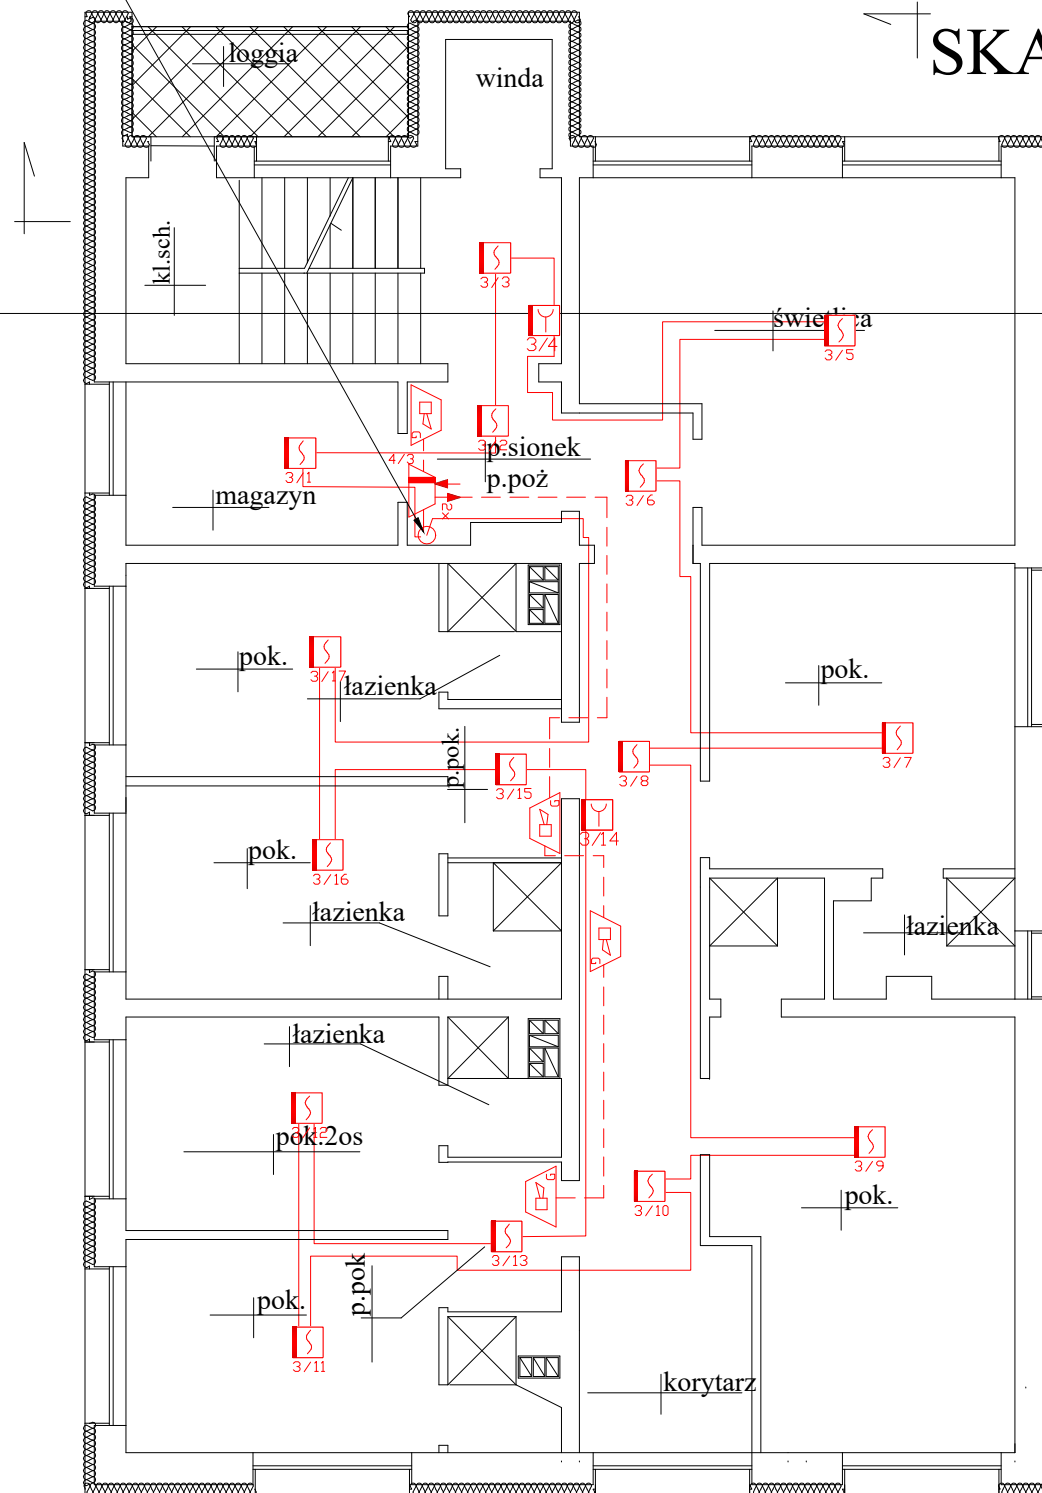



 


 

 




1 x HTKSH 2x2x1 - linia sygnalizatorów
na poziom 4p.

III PIĘTRA SKALA 1:100

UL. WOŁODYJOWSKIEGO



	Wielodetektorowa czujka dymu
	Wielodetektorowa czujka dymu i ciepła
	Wielodetektorowa czujka dymu i płomienia
	Ręczny ostrzegacz pożarowy
	Element kontrolno-sterujący
	Sygnalizator optyczno-głosowy
	Czujka aspiracyjna dymu
	Zasilacz pożarowy
	przewód YnTKSYekw 1x2x0,8
	przewód odporności ogniowej PH

 Sp. z o.o. ul. A. Asnyka 2 15-709 Białystok		obiekt: Białostocki Ośrodek Sportu i Rekreacji ul. Wołodyjowskiego 5 Białystok		inwestor: Miasto Białystok Białostocki Ośrodek Sportu i Rekreacji ul. Włókiennicza 4; 15-465 Białystok		skala: 1:100
		nazwa rysunku: Instalacja sygnalizacji pożaru – Rzut 3 piętra				stadium oprac.: Wykonawcza
funkcja:	nazwisko:	podpis:	opracowanie: Wymiana istniejącego systemu sygnalizacji pożaru w budynku Hotelu BOSIR przy ul. Wołodyjowskiego 5 w Białymstoku obejmującego też budynek podtrybunia stadionu w Białymstoku			nr rysunku: 5
opracował:	Michalik Tomasz		nr umowy:	data wykonania:	nr projektu:	branża:
sprawdził:	CNBOP-PIB 28/699/2014		PZP.263.51.2025.BOSIR	09-2025		teletechniczna