


1 x HTKSH 2x2x1 - linia sygnalizatorów
na poziom 4p.

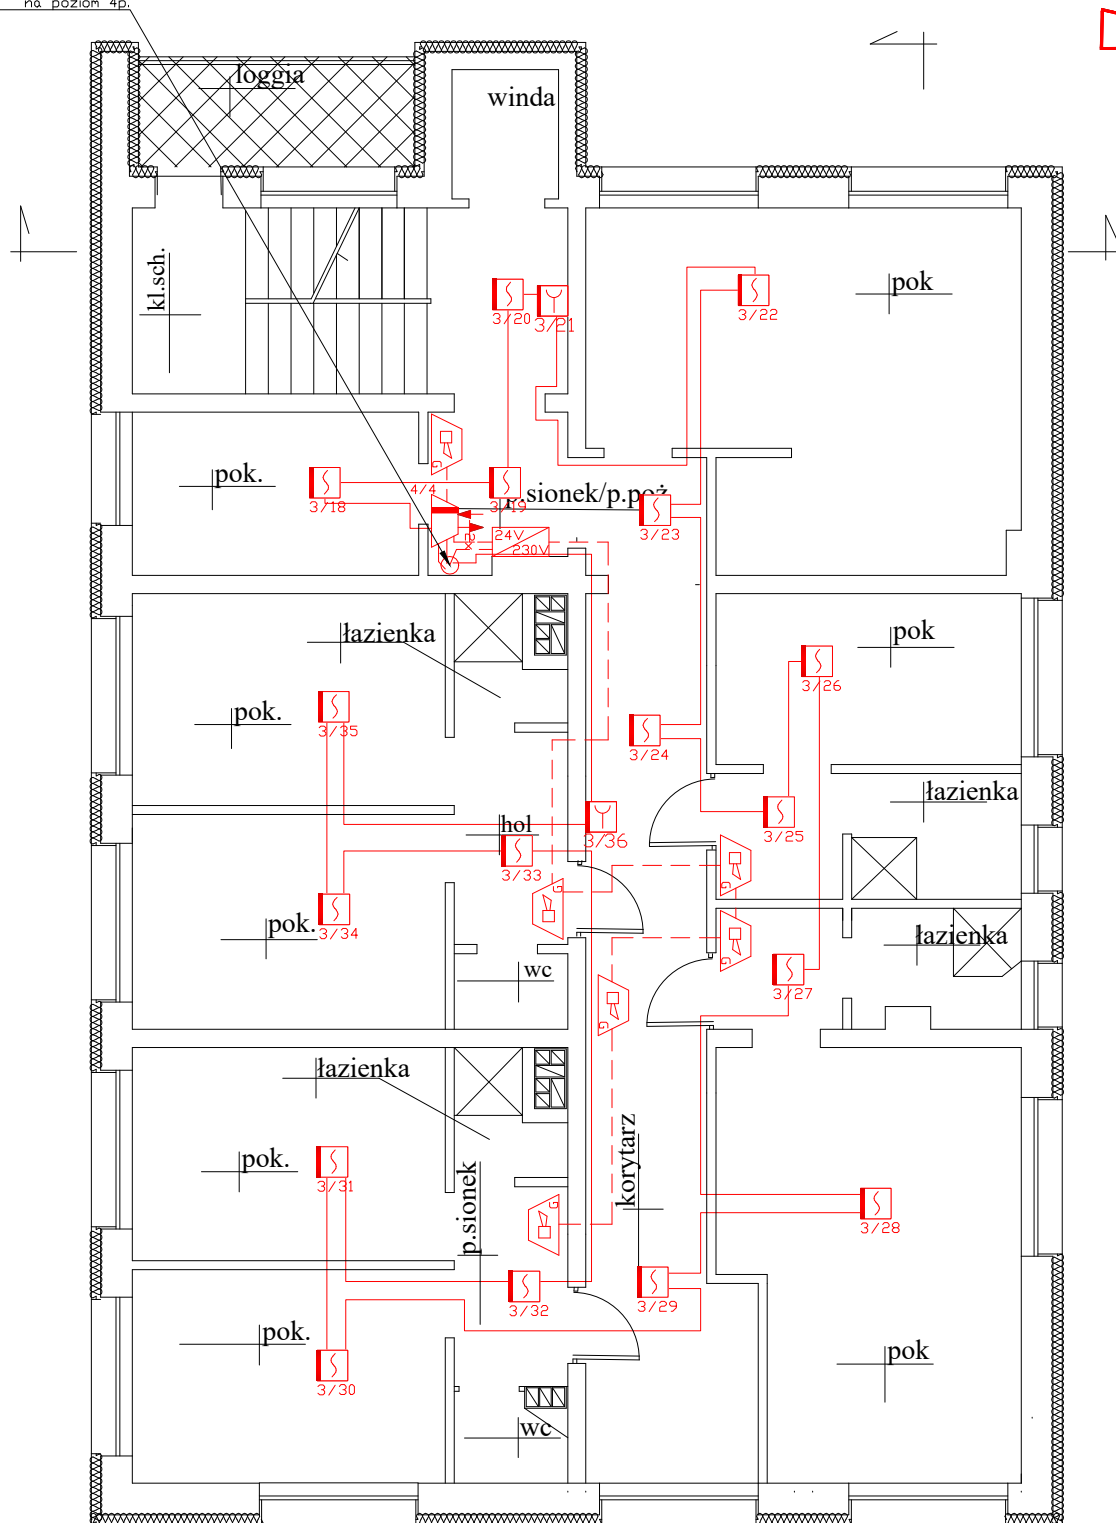

RZUT IV PIĘTRA SKALA 1:100

	Wielodetektorowa czujka dymu
	Wielodetektorowa czujka dymu i ciepła
	Wielodetektorowa czujka dymu i płomienia
	Reczny ostrzegacz pożarowy
	Element kontrolno-sterujący
	Sygnalizator optyczno-głosowy
	Czujka aspiracyjna dymu
	Zasilacz pożarowy
	przewód YnTKSYekw 1x2x0,8
	przewód odporności ogniowej PH

 Sp. z o.o. ul. A. Asnyka 2 15-709 Białystok		obiekt: Białostocki Ośrodek Sportu i Rekreacji ul. Wołodyjowskiego 5 Białystok	inwestor: Miasto Białystok Białostocki Ośrodek Sportu i Rekreacji ul. Włókiennicza 4; 15-465 Białystok	skala: 1:100
		nazwa rysunku: Instalacja sygnalizacji pożaru – Rzut 4 piętra		stadium oprac.: Wykonawcza
funkcja:	nazwisko:	podpis:	opracowanie: Wymiana istniejącego systemu sygnalizacji pożaru w budynku Hotelu BOSiR przy ul. Wołodyjowskiego 5 w Białymstoku obejmującego też budynek podtrybuna stadionu w Białymstoku	
opracował:	Michalik Tomasz			
	CNBOP-PIB 28/699/2014			
sprawił:			nr umowy: PZP.263.51.2025.BOSiR	data wykonania: 09-2025
			nr projektu:	branża: teletechniczna