


RZUT DACHU  
SKALA 1:100

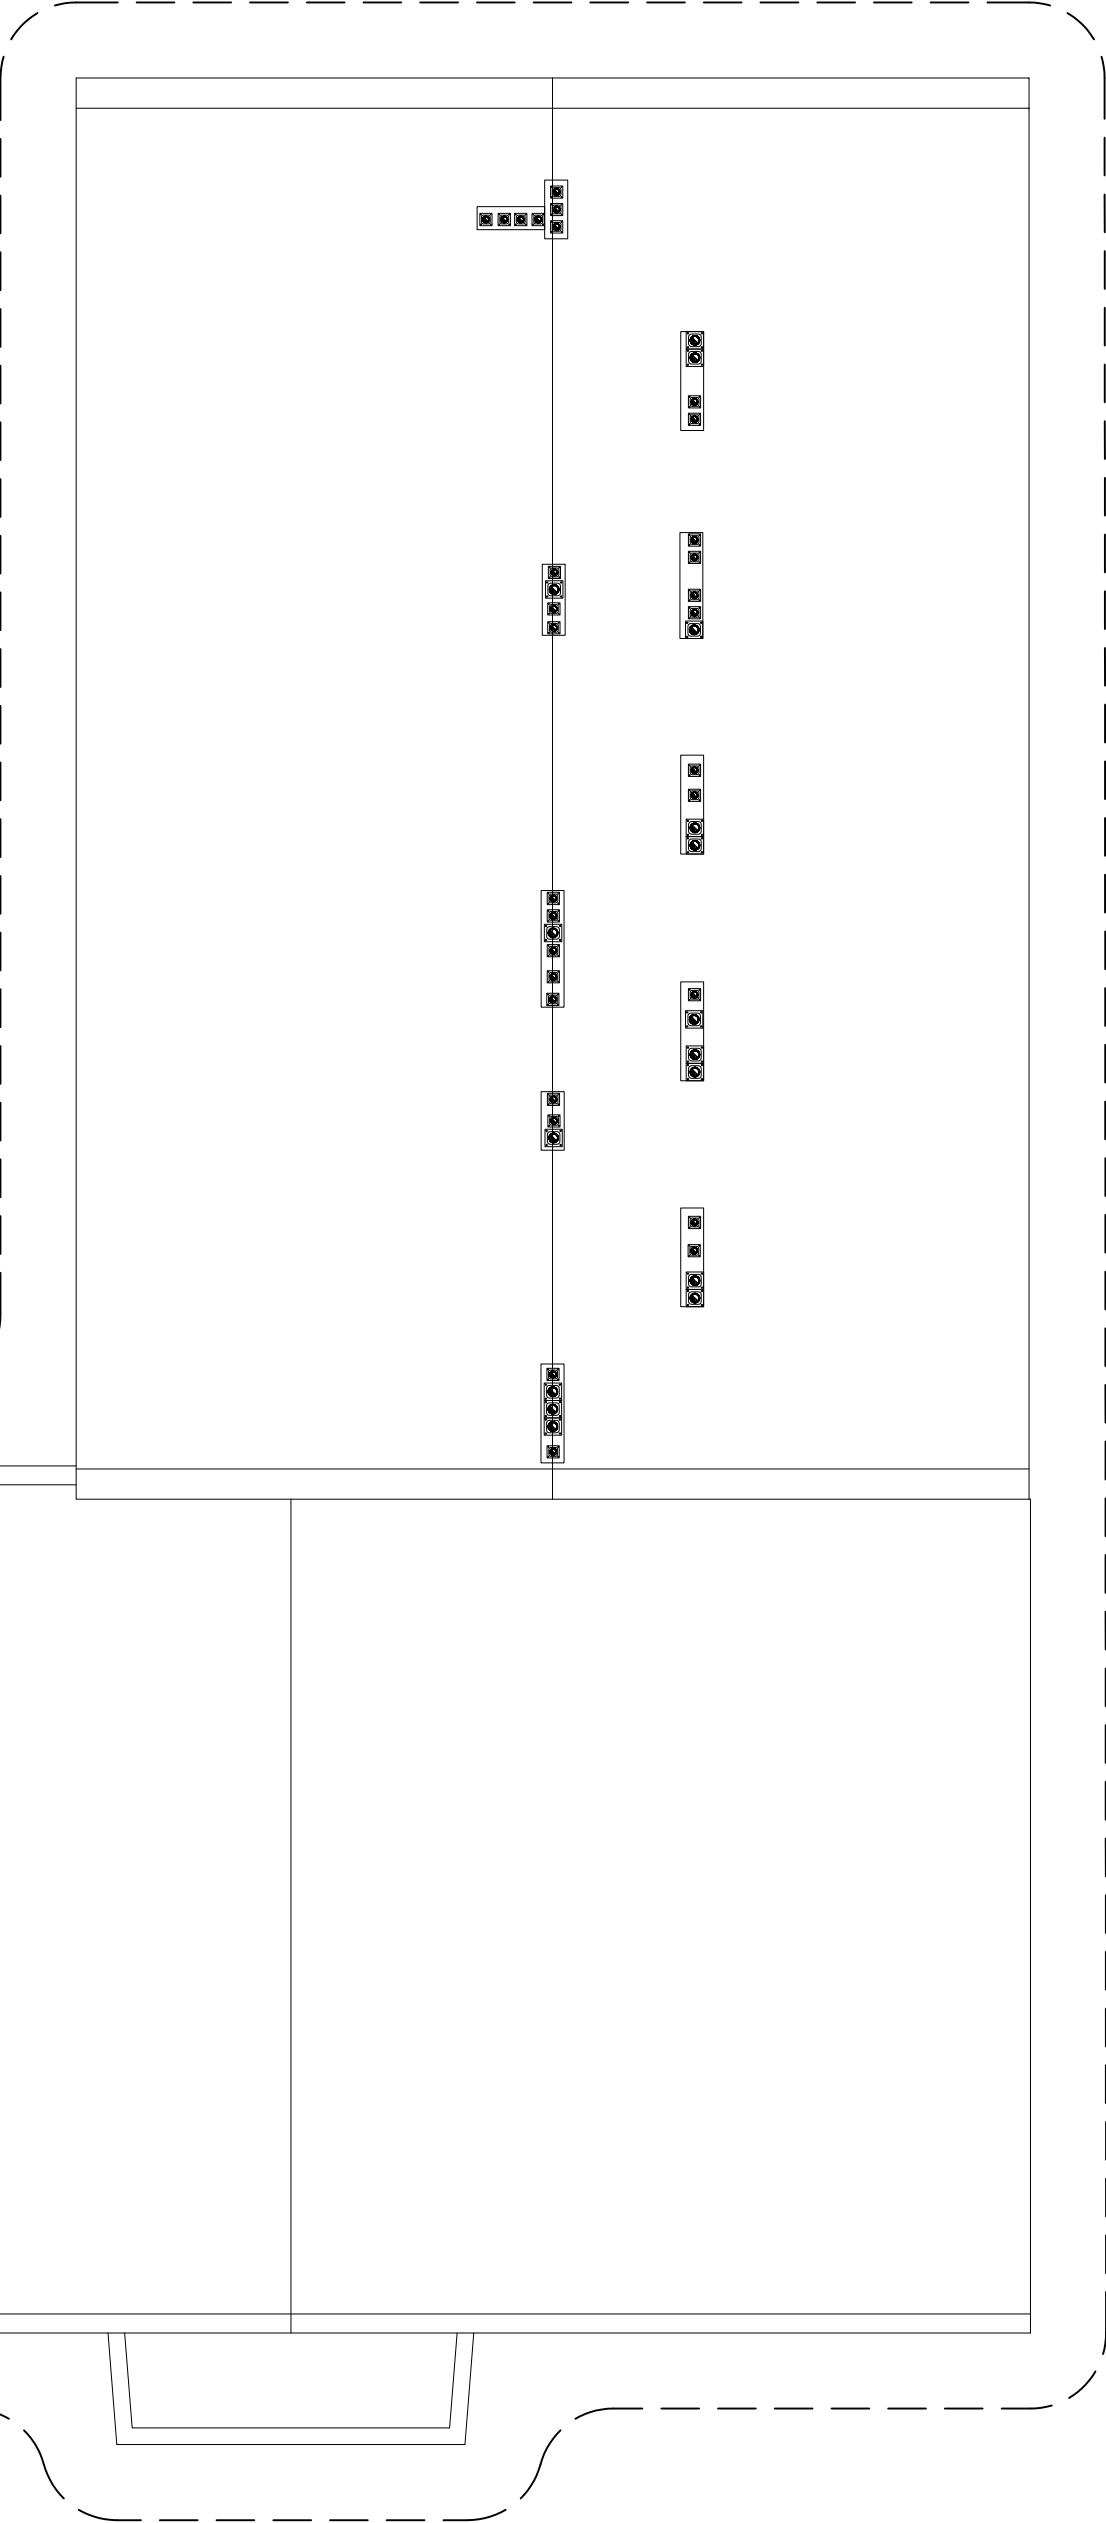

<div><div><div>PRZEDSIĘBIORSTWO</div><div>BUDOWLANE</div><div>inżtech</div></div><div>Andrzej Kobus</div><div>89-400 Sępólno Kraj., ul. Kościuszki 24</div><div>tel. 789-058 236    www.inztech.pl    biuro@inztech.pl</div></div>		Nr rys. E7
Obiekt: Zmiana sposobu użytkowania z przebudową i rozbudową budynków zlokalizowanych przy ul. Kościuszki 28 w Sępólnie Krajei, na działkach nr 54/ 3 i 54/ 17 obr. 0002 w Sępólnie Krajejskim		Skala 1:100
Inwestor: Powiat Sępoleński, ul. Kościuszki 11, 89-400 Sępólno Krajejskie		
Temat:	Rzut dachu - instalacja odgromowa	
Wykonali:	Branża Imię, nazwisko, upr. budowlane	Data
Projektant	Elektryczna tech. elektryk Marek Znajdek UAN-KZ-7210/ 36/ 89	Podpis lipiec 2025 r.