


RZUT PIWNIC

SKALA 1:100

ZESTAWIENIE POWIERZCHNI	
POMIESZCZEŃ	
Lp.	Nazwa pomieszczenia
0.1	Pomieszczenie agregatu
0.2	Komunikacja
0.3	Komunikacja
0.4	Pomieszczenie higieniczne (mycia termotoru)
0.5	Pomieszczenie gospodarcze
0.6	Archiwum (geodezyjne)
0.7	Archiwum (geodezyjne)
0.8	Archiwum (geodezyjne)
0.9	Archiwum (geodezyjne)
0.10	Kotłownia (geodezja)
0.11	Pomieszczenie gospodarcze
0.12	Pomieszczenie gospodarcze
0.13	Kotłownia
RAZEM	
177.52	

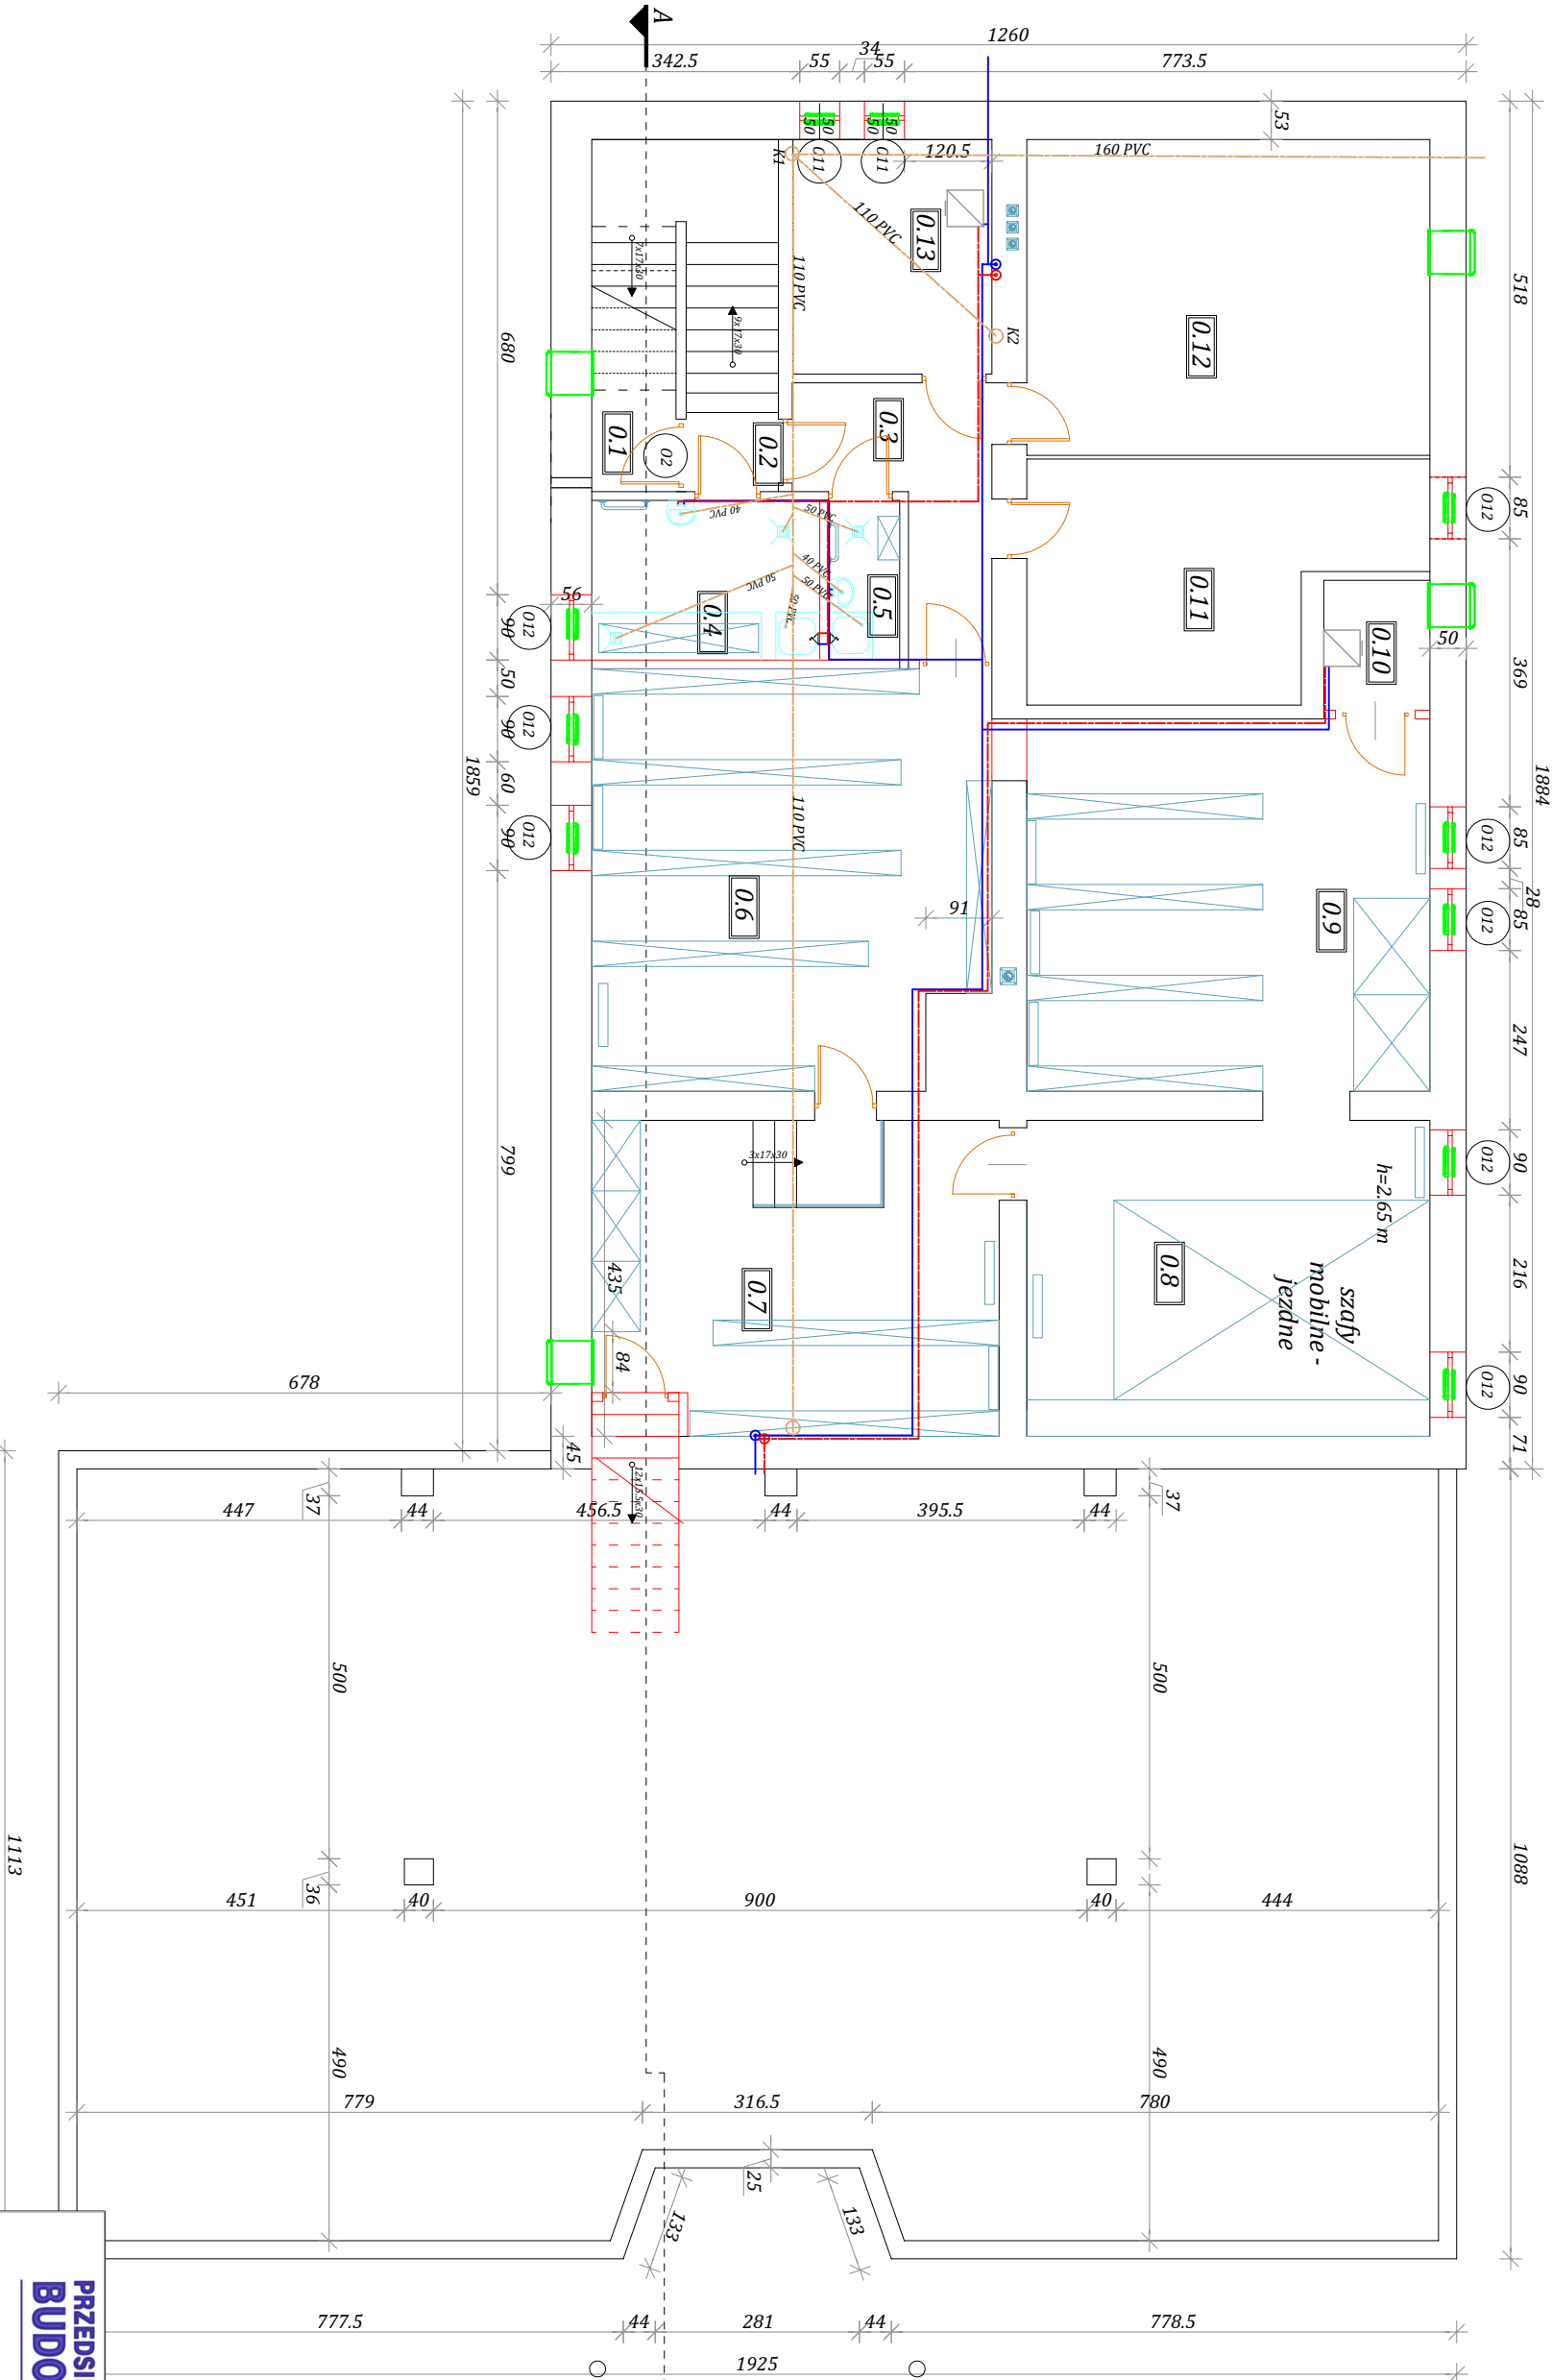

PRZEDSIĘBIORSTWO BUDOWLANE inżtech	
Andrzej Kobus	
89-400 Sępólno Kraj., ul. Kościuszki 24	
tel. 789-058-236 www.inztech.pl biuro@inztech.pl	
Nr rys. S1	
Skala 1:100	
Obiekt:	Zmiana sposobu użytkowania z przebudową i rozbudową budynków zlokalizowanych przy ul. Kościuszki 28 w Sępólnie Kra na działkach nr 34/3154/17 obr. 0002 w Sępólnie Krajewskim
Inwestor:	Powiat Sępoleński, ul. Kościuszki 11, 89-400 Sępólno Krajewskie
Temat:	Rzut piwnic - instalacja wodno-kanalizacyjna
Wykonali:	Branża Imię, nazwisko, upr. budowlane
Projektant	Sanitarna tech. bud. Zofia Kozłowska GP-KZ-7342/91/94
Sprawdzający	Sanitarna mgr inż. Jan Jurecki St-901/72
Asystent	Sanitarna mgr inż. Joanna Kłiszewska
lipiec 2025 r.	