


RZUT PIWNIC

SKALA 1:100

ZESTAWIENIE POWIERZCHNI	
POMIESZCZEN	
Lp.	Pow. m ²
0.1	1.76
0.2	1.38
0.3	6.79
0.4	6.89
(mycia termotreb)	
0.5	2.16
0.6	30.83
0.7	23.64
0.8	24.16
0.9	28.47
0.10	2.61
0.11	15.56
0.12	24.14
0.13	8.85
RAZEM 177.52	

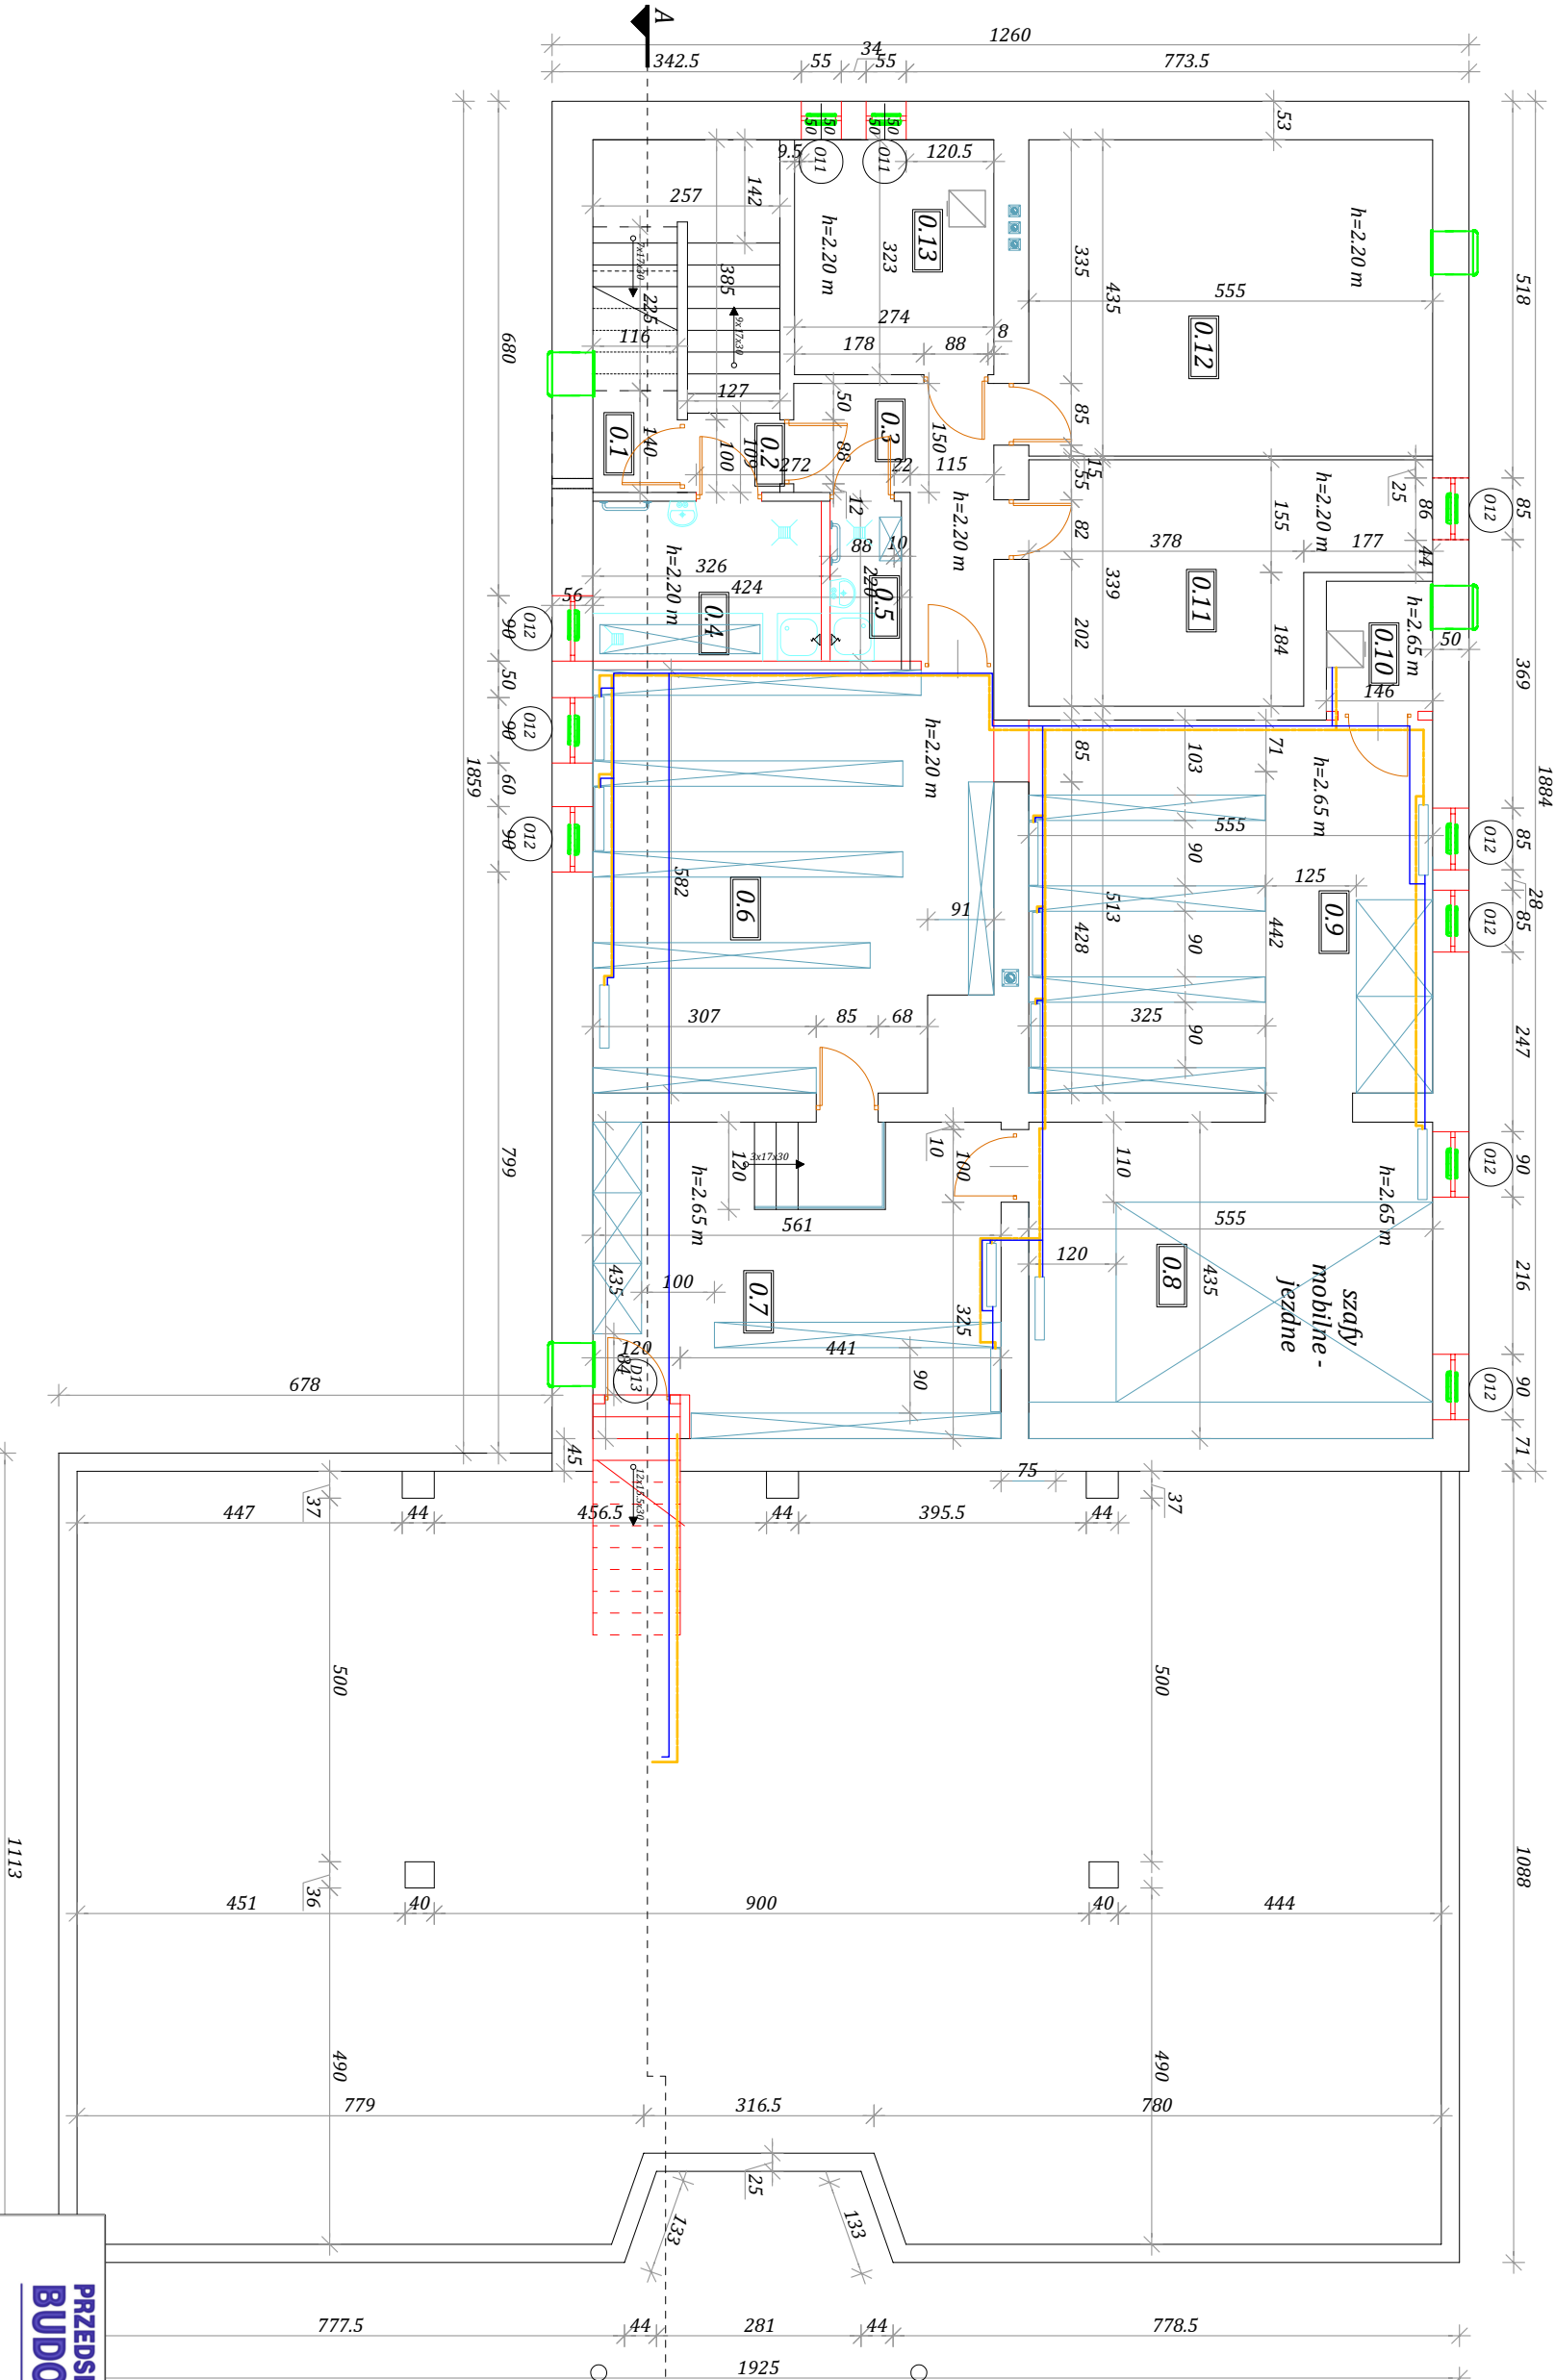

PRZEDSIĘBIORSTWO BUDOWLANE inżtech	
Andrzej Kobus	
89-400 Sępólno Kraj., ul. Kościuski 24	
tel. 789-058-236 www.inztech.pl biuro@inztech.pl	
Nr rys. S4	
Skala 1:100	
Obiekt:	Zmiana sposobu użytkowania z przebudową i rozbudową budynków zlokalizowanych przy ul. Kościuski 28 w Sępólnie Kra na działkach nr 34/3154/17 obr. 0002 w Sępólnie Krajejskim
Inwestor:	Powiat Sępoleński, ul. Kościuski 11, 89-400 Sępólno Krajejskie
Temat:	Rzut piwnic - c.o.
Wykonali:	Branża Imię, nazwisko, upr. budowlane
Projektant	Sanitarna tech. bud. Zofia Kozłowska GP-KZ-7342/91/94
Sprawdzający	Sanitarna mgr inż. Jan Jurecki St-901/72 66/Sz/86
Asystent	Sanitarna mgr inż. Joanna Kłiszewska
	lipiec 2025 r.