


RZUT PIWNIC

SKALA 1:100

ZESTAWIENIE POWIERZCHNI	
POMIESZCZEŃ	
Lp.	Nazwa pomieszczenia
0.1	Pomieszczenie agregatu
0.2	Komunikacja
0.3	Komunikacja
0.4	Pomieszczenie higieniczne (mycia termobreb)
0.5	Pomieszczenie gospodarcze
0.6	Archiwum (geodezyjne)
0.7	Archiwum (geodezyjne)
0.8	Archiwum (geodezyjne)
0.9	Archiwum (geodezyjne)
0.10	Kotłownia (geodezja)
0.11	Pomieszczenie gospodarcze
0.12	Pomieszczenie gospodarcze
0.13	Kotłownia
RAZEM 177.52	

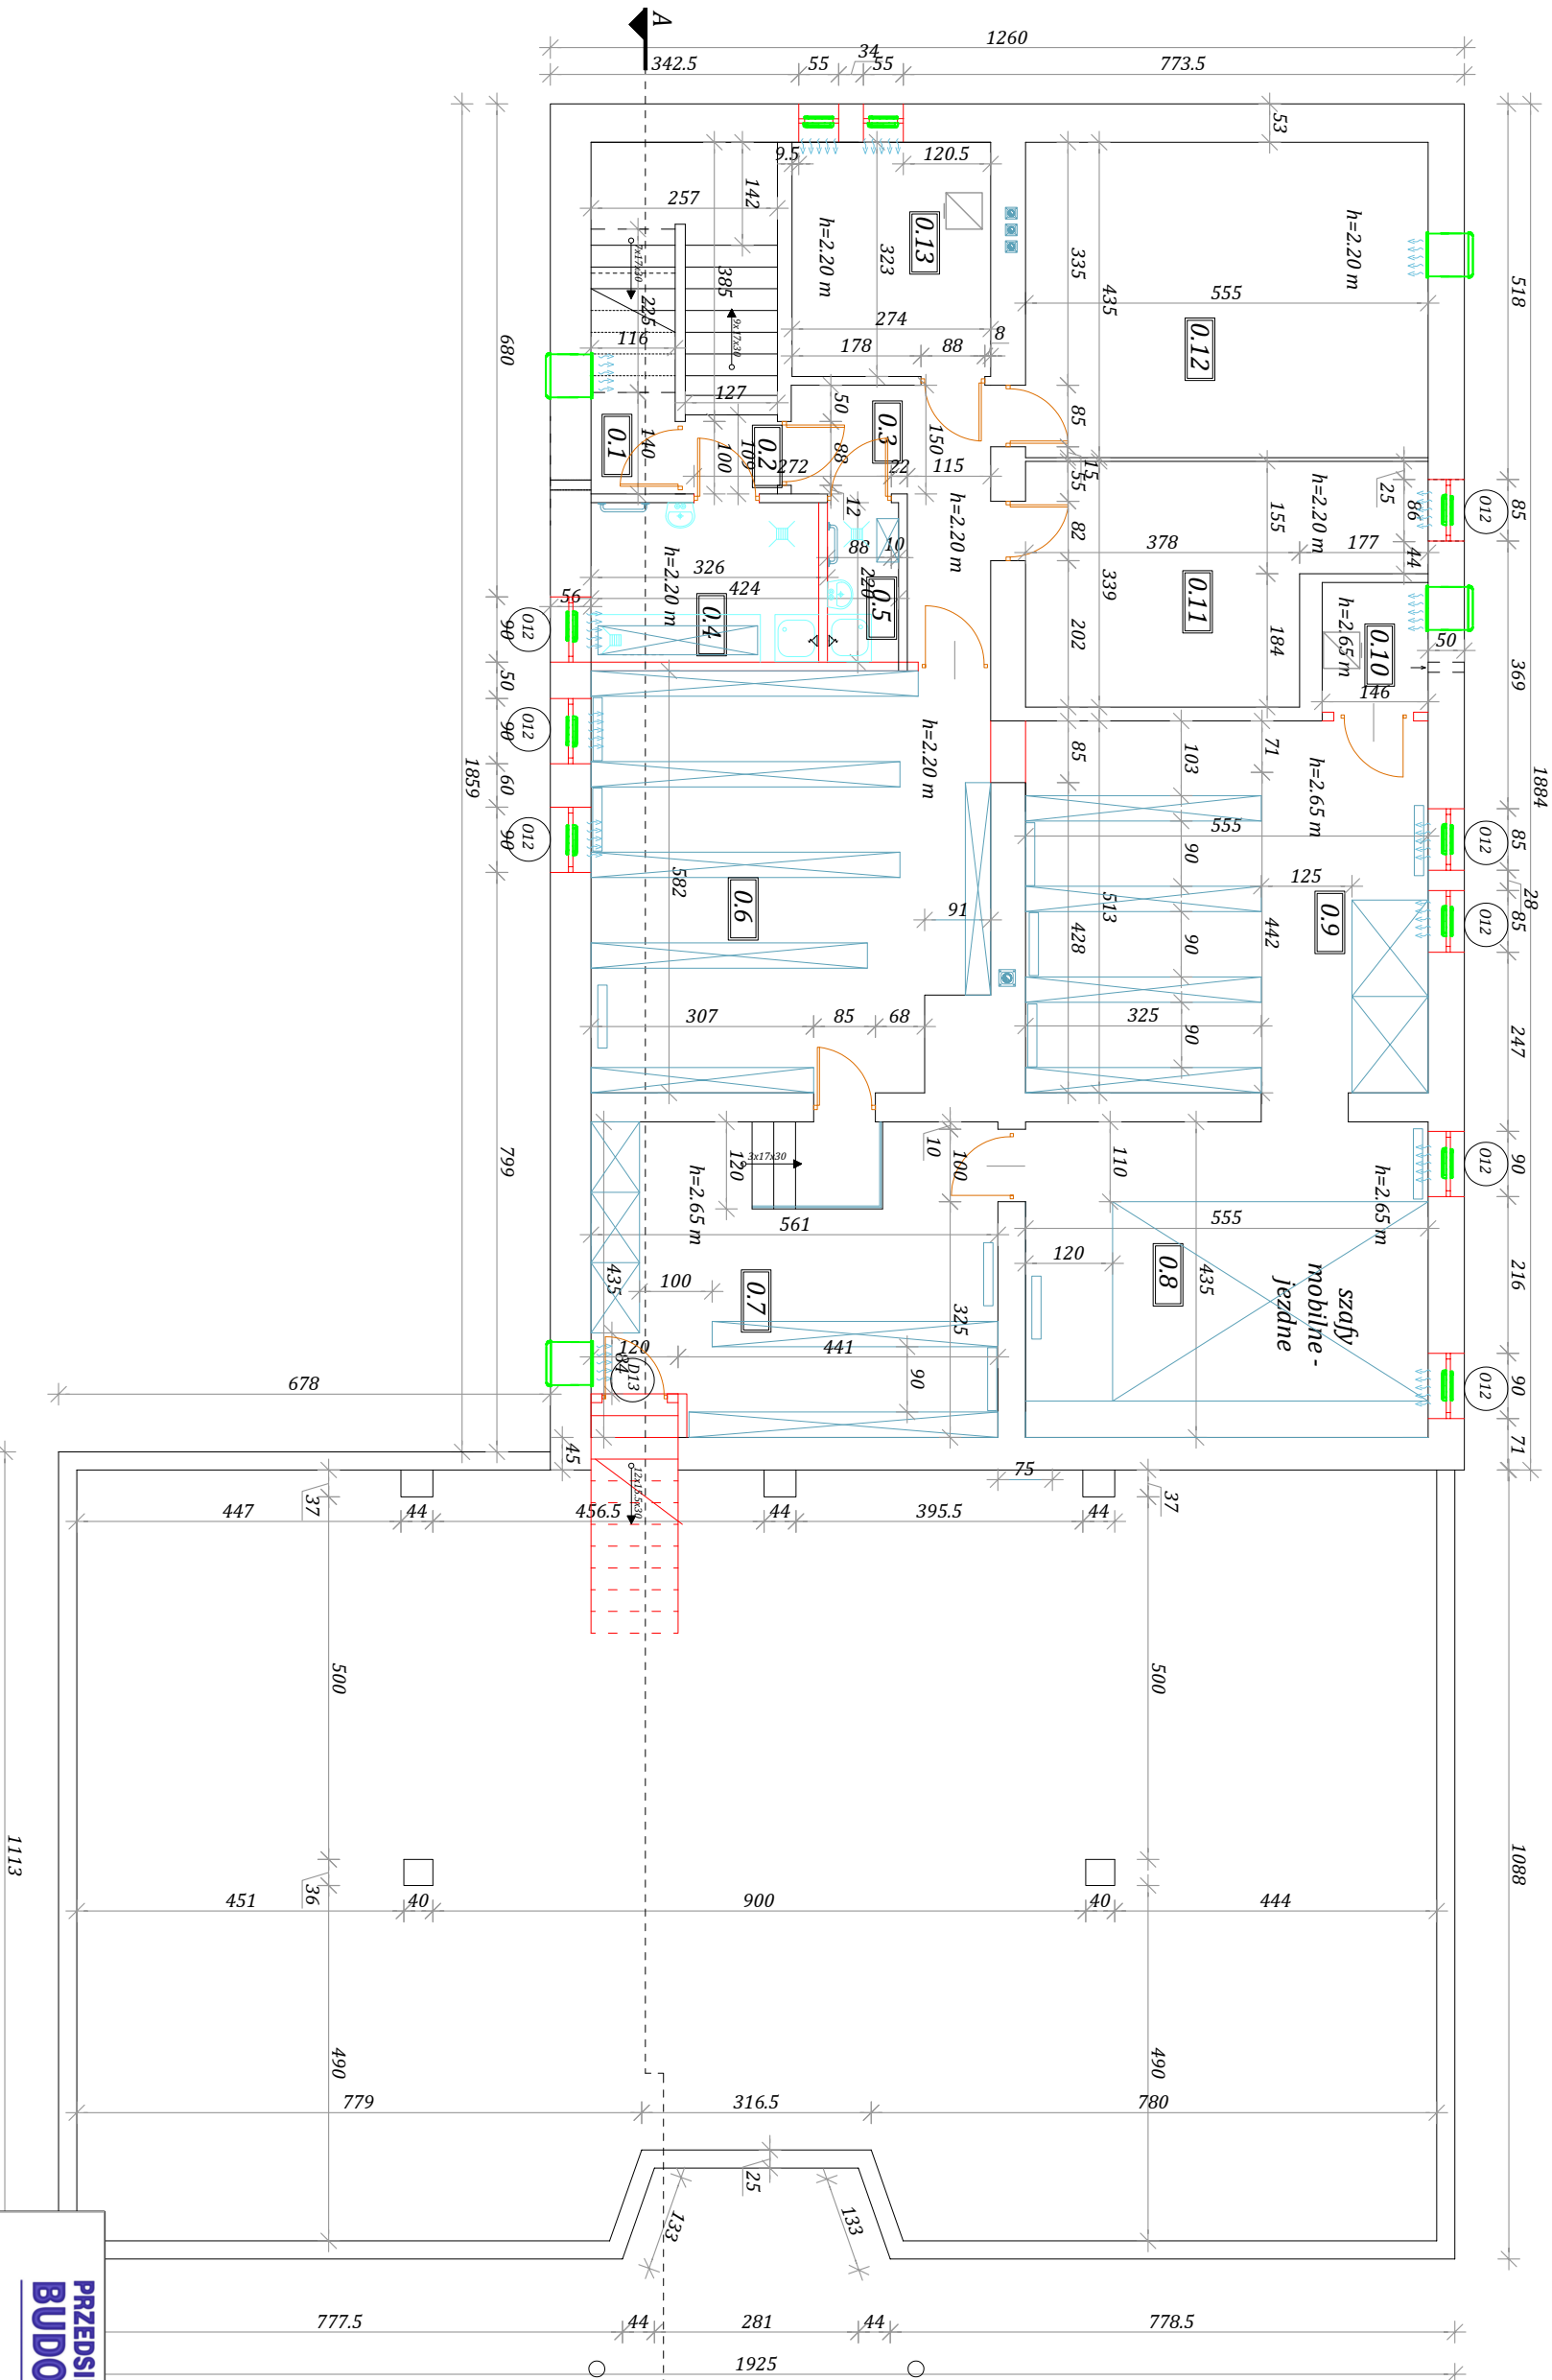

<div><div><div>PRZEDSIĘBIORSTWO</div><div>BUDOWLANE</div><div>inżtech</div></div><div>Andrzej Kobus 89-400 Sępólno Kraj., ul. Kościuski 24 tel. 789-058-236 www.inztech.pl biuro@inztech.pl</div></div>		Nr rys. T1
Skala 1:100		
Obiekt:	Zmiana sposobu użytkowania z przebudową i rozbudową budynków zlokalizowanych przy ul. Kościuski 28 w Sępólnie Kra na działkach nr 34/31, 54/17 obr. 0002 w Sępólnie Krajejskim	
Inwestor:	Powiat Sępoleński, ul. Kościuski 11, 89-400 Sępólno Krajejskie	
Temat:	Rzut piwnic - wenyplacja	
Wykonali:	Branża Imię, nazwisko, upr. budowlane	Data Podpis
Projektant	Sanitarna tech. bud. Zofia Kozłowska GP-KZ-7342/91/94	lipiec 2025 r.
Sprawdzający	Sanitarna mgr inż. Jan Jurecki St-901/72 66/Sz/86	lipiec 2025 r.
Asystent	Sanitarna mgr inż. Joanna Kłiszewska	lipiec 2025 r.