


RZUT PIWNIC
SKALA 1:100

ZESTAWIENIE POWIERZCHNI		
POMIESZCZEŃ		
Lp.	Nazwa pomieszczenia	Pow. m ²
0.1	Pomieszczenie agregatu	1,76
0.2	Komunikacja	1,38
0.3	Komunikacja	6,79
0.4	Pomieszczenie higieniczne (mycia termotoreb)	6,89
0.5	Pomieszczenie gospodarcze	2,16
0.6	Archiwum (geodezyjne)	30,83
0.7	Archiwum (geodezyjne)	23,64
0.8	Archiwum (geodezyjne)	24,16
0.9	Archiwum (geodezyjne)	28,47
0.10	Kotłownia (geodezja)	2,61
0.11	Pomieszczenie gospodarcze	15,56
0.12	Pomieszczenie gospodarcze	24,14
0.13	Kotłownia	8,85
RAZEM		177,52

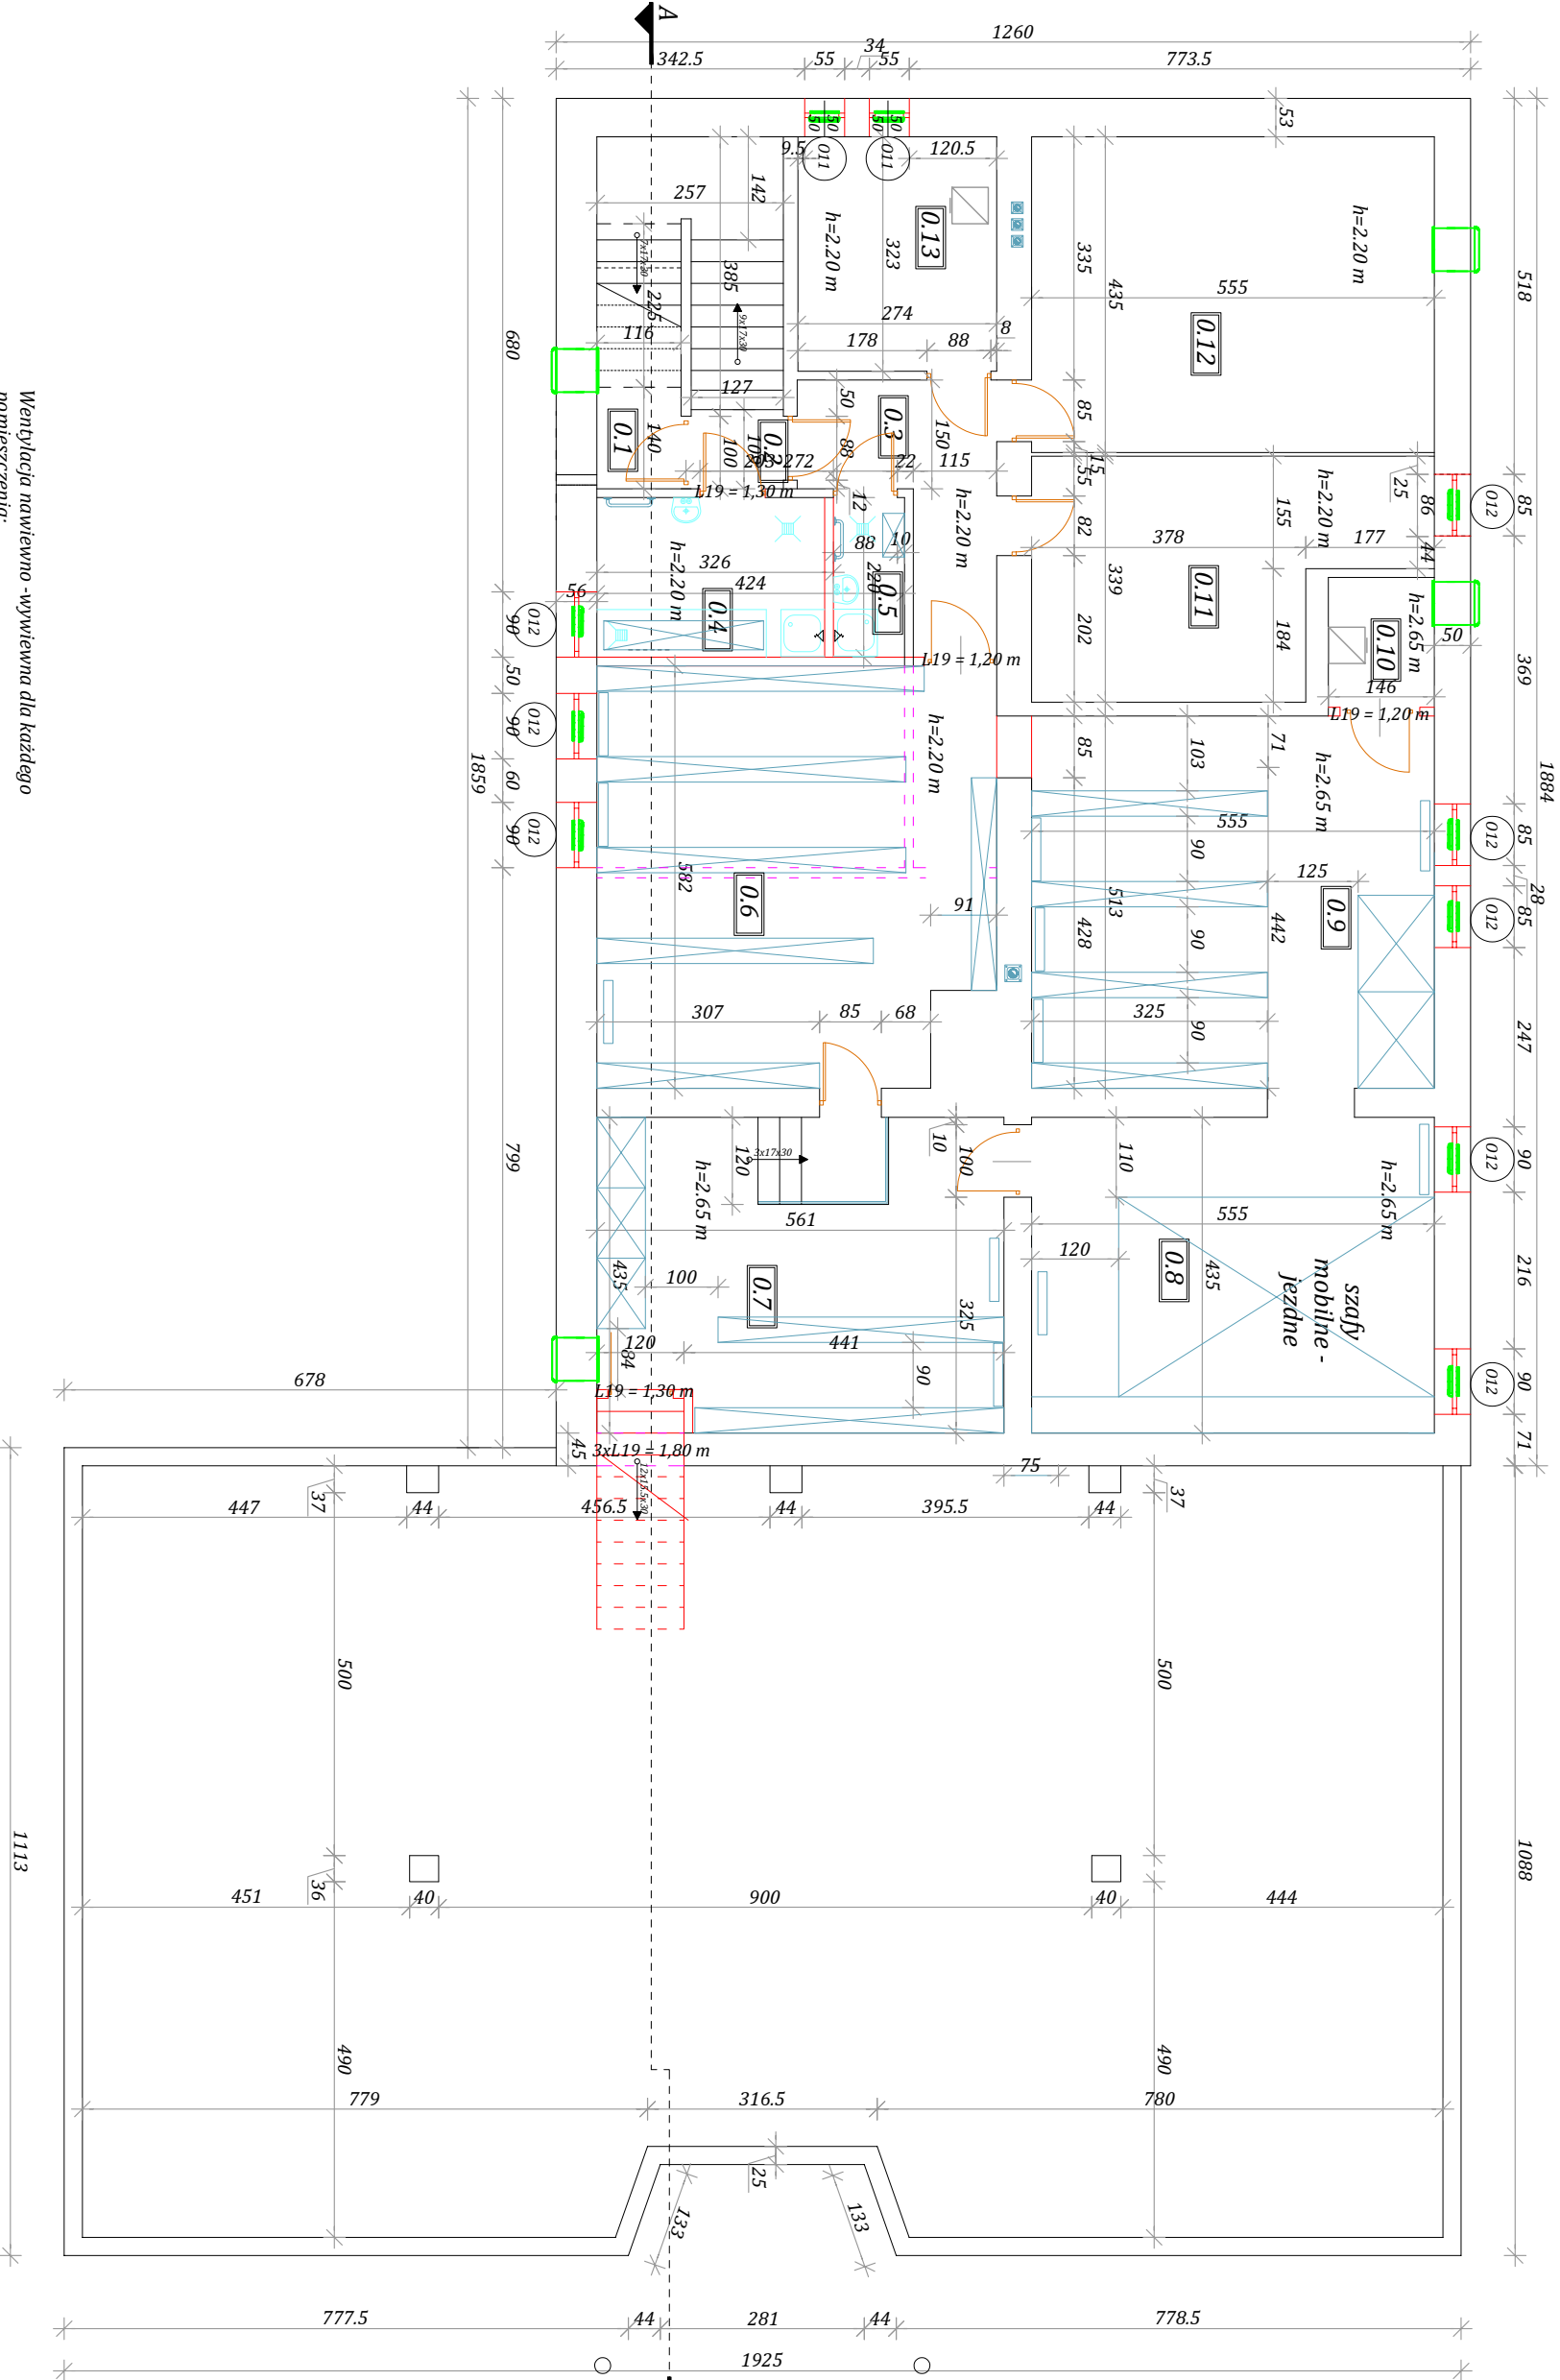

Wentylacja nawiewno-wywiewna dla każdego pomieszczenia;
Kabiny w łazienkach - HPL;
Wymiana okien na trzyszybowe z nawiewnikami higrosterowalnymi;
Pod nowymi ściankami z gazobetonu wykonać podbudowę z bloczków betonowych (lub wylic, fundament przekroju 24 cm x 24 cm zbrojony 4x Ø12 zębkowane oraz strzemiona Ø12 co 20 cm) zwiększyć wieńcem 12 cm x 12 cm.

- projektowane wyburzenia
- projektowane podbudowania

PRZEDSIĘBIORSTWO BUDOWLANE Intertech		Nr rys. K1
Andrzej KOBUS 89-400 Sępólno Kęja, ul. Kościuszki 24 tel. 799-058-236, www.intertech.pl, biuro@intertech.pl		Skala 1:100
Obiekt	Zróżna specjał użytkownika z przebudowy i rozbudowy budynku o adresie 78 w Sępólnie Kęja na działkach nr 54/3/54/17 obr. 0002 w Sępólnie Kęjskim	
Inwestor	Powiat Sępoleński, ul. Kościuszki 11, 89-400 Sępólno Kęjskie	
Temat	Realizacja konstrukcja	Data
Wykonali	Bruma	lipiec 2025 r.
Projektant	tech. bud. Andrzej Kobus	
koordynator	WBP - NR - 2210/195/81	
Projektant	mgr inż. Jan Jurecki	lipiec 2025 r.
Sprawdzący	mgr inż. Adam Janszawicz	lipiec 2025 r.
Asystent	mgr inż. Joanna Kiszewska	lipiec 2025 r.