

GK.6640.453.2021
Województwo: śląskie
Powiat: 2402 bielski
Jednostka ewidencyjna: 240209_5 Wilamowice
Obręb: 0006 Stara Wieś Dolna
Układ 2000
Układ wysokościowy: PL-EVRF2007-NH

AP-GEO S.C.
ANITA POMYKACZ ADAM PIERON
tel. 530 618 031 530 572 994
43-386 Świętoszów 81, e-mail: apgeo@onet.pl
NIP: 9372676000, REGON: 362327322

Mapa do celów projektowych
OBIĘKT: STARA WIEŚ UL. OKRĘŻNA DZ. 220/6 I INNE
SKALA 1:500 SEKCJA 6.122.31.11.2.3; 11.2.4; 11.4.1; 11.4.2; 11.4.3

zakres aktualizacji
Niniejsza mapa w granicach opracowania
zawiera aktualne dane w zakresie :
- sytuacji terenowej
- rzeźby terenu
- uzbrojenia podziemnego
- linie planu zagospodarowania

Mapa została wykonana, bez ustalenia służebności gruntowych ujawnionych w księgach wieczystych.
W zakresie planowanej inwestycji granice nieruchomości spełniają swoje wymogi dokładnościowe określone
w rozporządzeniu z dnia 18 sierpnia 2020r. oraz 7 lipca 2021r. (Dz.U. 2021 poz. 1304) zmieniające rozporządzenie
w sprawie standardów technicznych wykonania geodezyjnych pomiarów sytuacyjnych i wysokościowych.


Bielsko-Biała dn. 17.08.2021r.
Wykonał:

GEODETA UPRAWNIONY
Świadectwo MGPI3-9291

Bogdan Pomykacz

mgr inż. Anita Pomykacz

Jestem świadomy odpowiedzialności karnej za złożenie fałszywych oświadczeń. Oświadczam, że operat techniczny zawierający rezultaty prac geodezyjnych w wyniku których powstał niniejszy dokument uzyskał pozytywny wynik weryfikacji	
Identyfikator zgłoszenia prac geodezyjnych	GK.6640.453.2021
Organ służby geodezyjnej, który otrzymał zgłoszenie	STAROSTA BIELSKI
Wykonawca Prac geodezyjnych	„AP-GEO” S.C. ANITA POMYKACZ ADAM PIERON
Nr oraz data sporządzenia dokumentu zawierającego wynik pozytywnej weryfikacji	GK.6640.453.2021_7822 z dnia 17.08.2021r.
Imię i nazwisko oraz nr uprawnień zawodowych kierownika prac	Bogdan Pomykacz nr 9291

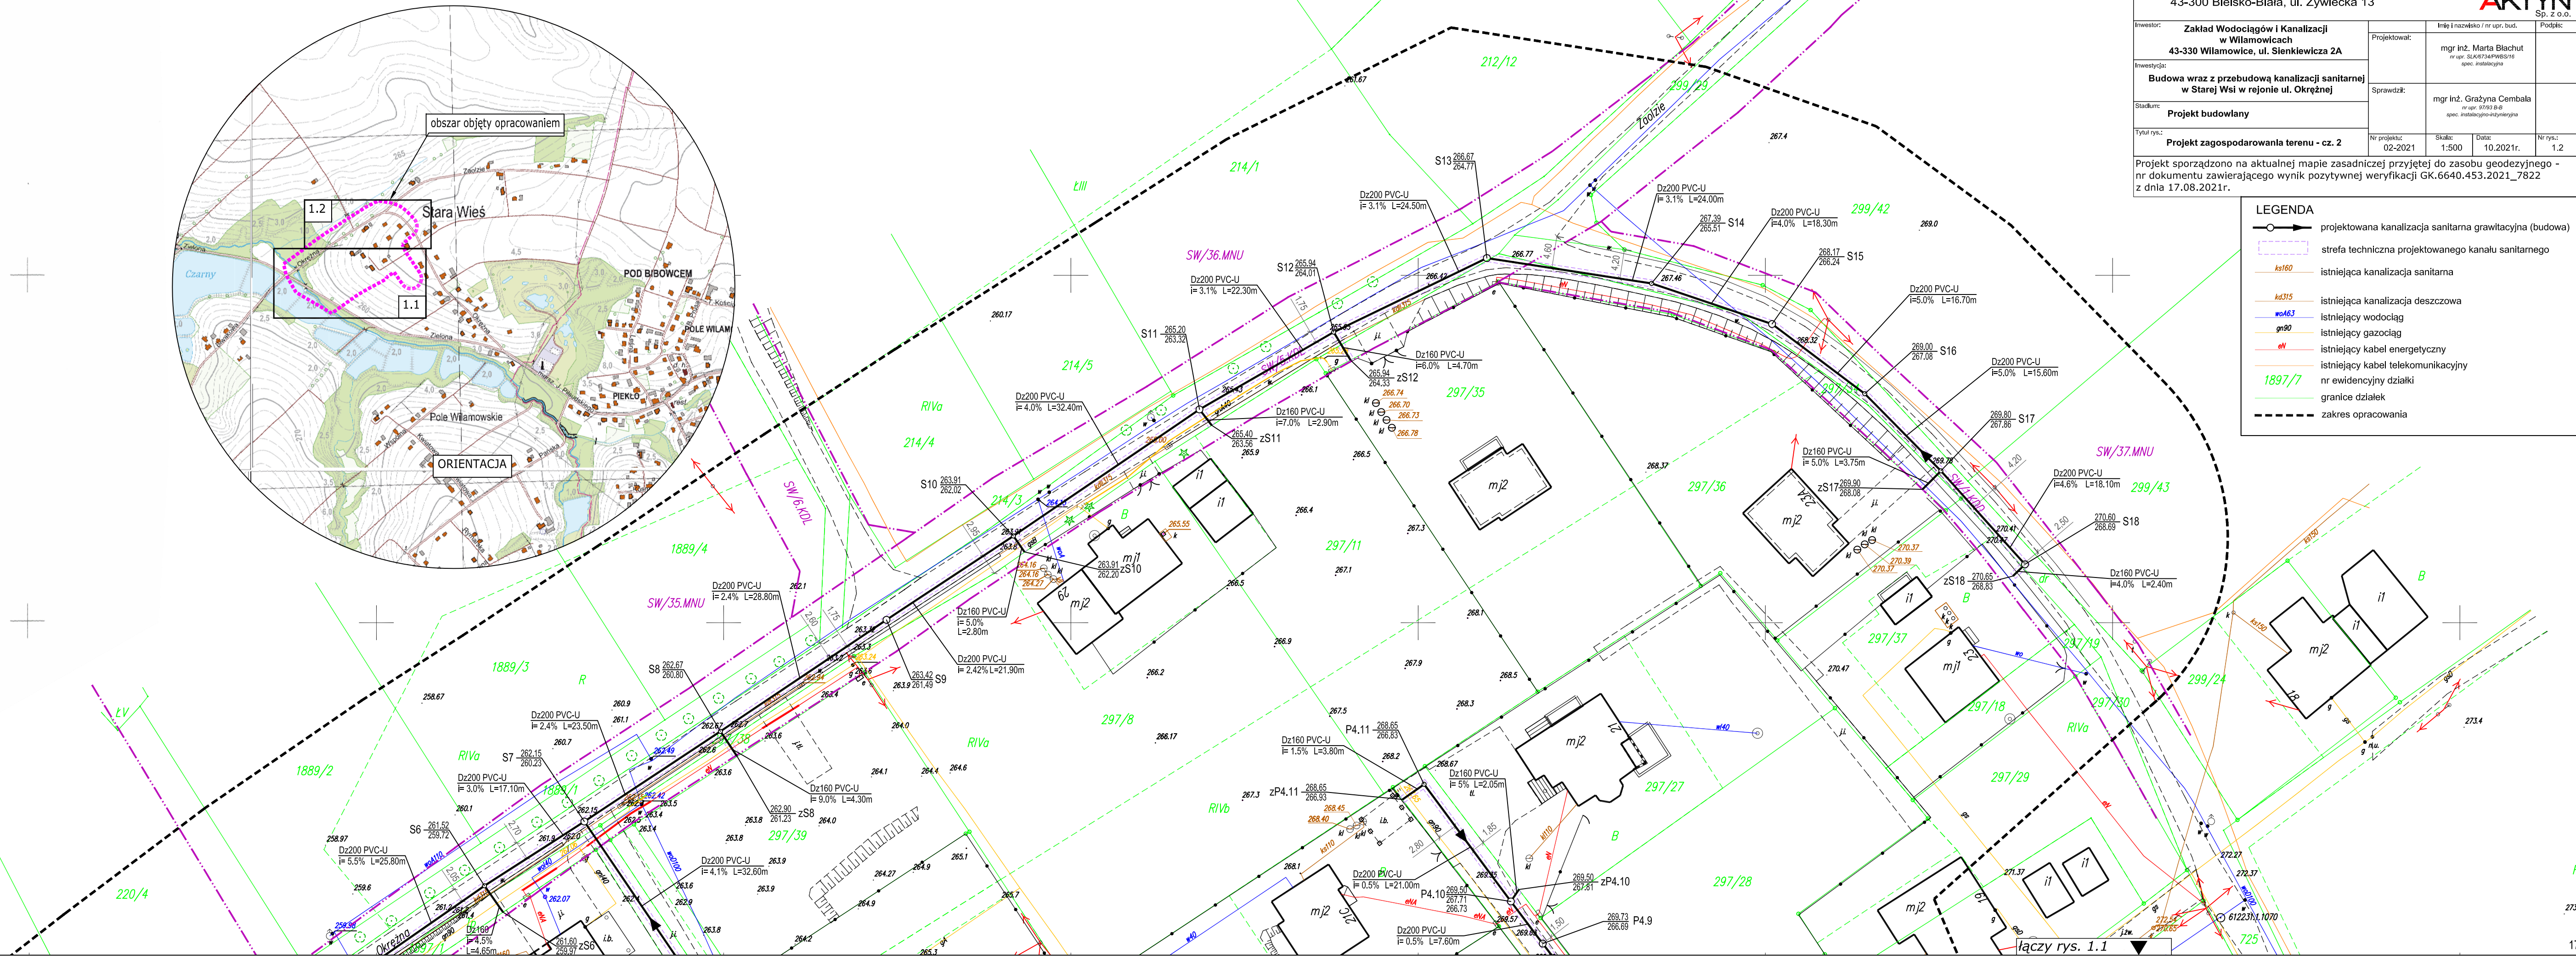

43-300 Bielsko-Biała, ul. Żywiecka 13				AKTYN Sp. z o.o.	
Investor:	Zakład Wodociągów i Kanalizacji w Wilamowicach	Projektował:	mgr inż. Marta Blachut nr upr. SLK6734PWS16 spec. instalacyjna	Inte i nazwisko / nr upr. bud.	Podpis:
Investycja:	Budowa wraz z przebudową kanalizacji sanitarnej w Starej Wsi w rejonie ul. Okrężnej	Sprawił:	mgr inż. Grażyna Cembala nr upr. 9793 B-0 spec. instalacyjno-wykonawcza		
Stadium:	Projekt budowlany				
Tytuł rysa:	Projekt zagospodarowania terenu - cz. 2	Nr projektu:	02-2021	Skala:	1:500
		Data:	10.2021r.	Nr rysa:	1.2
Projekt sporządzono na aktualnej mapie zasadniczej przyjętej do zasobu geodezyjnego - nr dokumentu zawierającego wynik pozytywnej weryfikacji GK.6640.453.2021_7822 z dnia 17.08.2021r.					

LEGENDA	
	projektowana kanalizacja sanitarna grawitacyjna (budowa)
	strefa techniczna projektowanego kanalu sanitarnego
	istniejąca kanalizacja sanitarna
	istniejąca kanalizacja deszczowa
	istniejący wodociąg
	istniejący gazociąg
	istniejący kabel energetyczny
	istniejący kabel telekomunikacyjny
	nr ewidencyjny działki
	granice działek
	zakres opracowania