
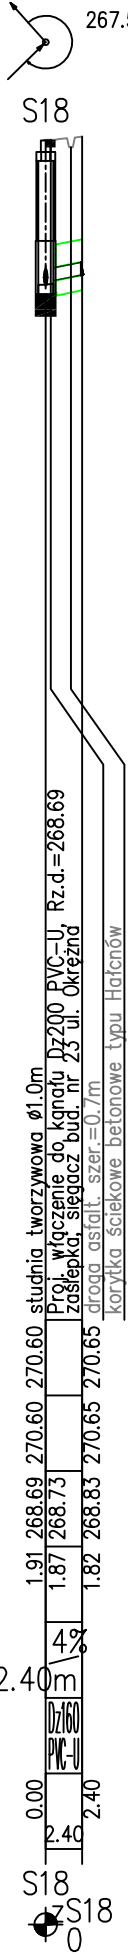
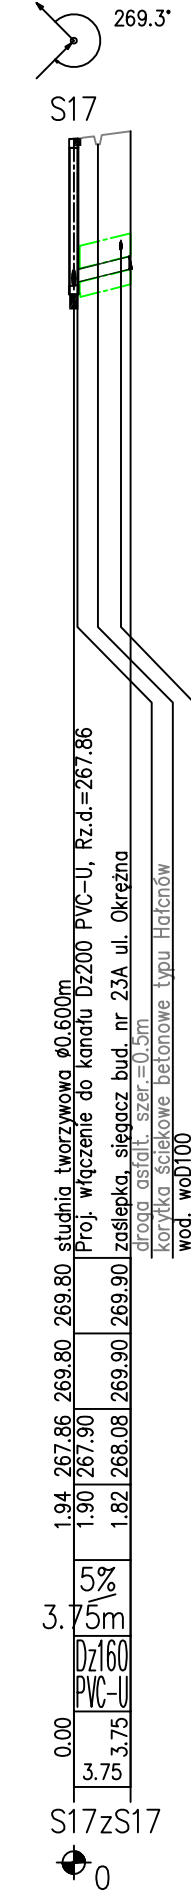
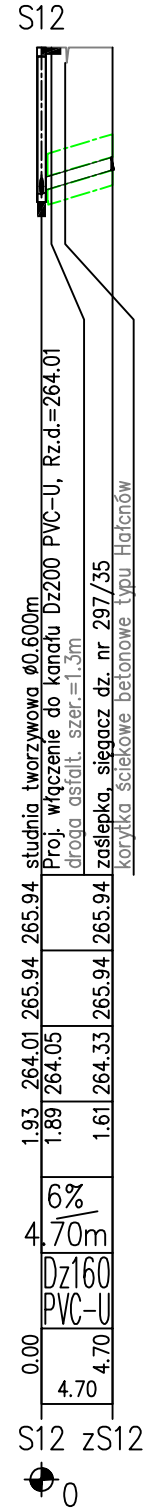
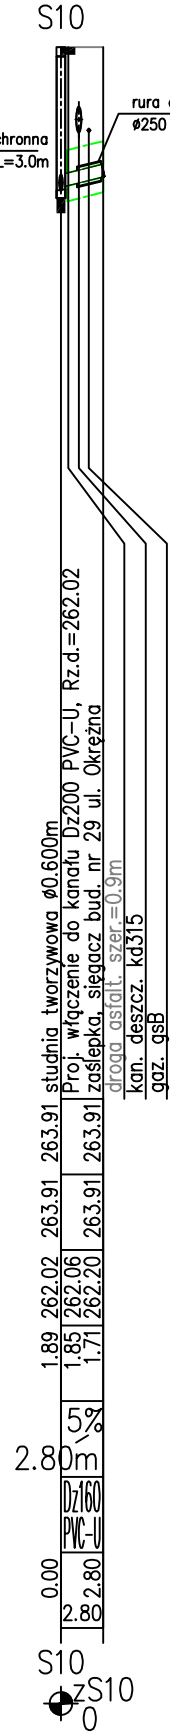
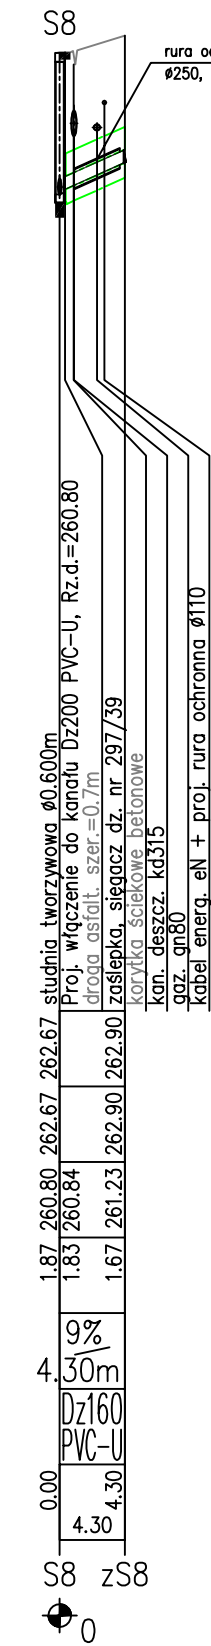
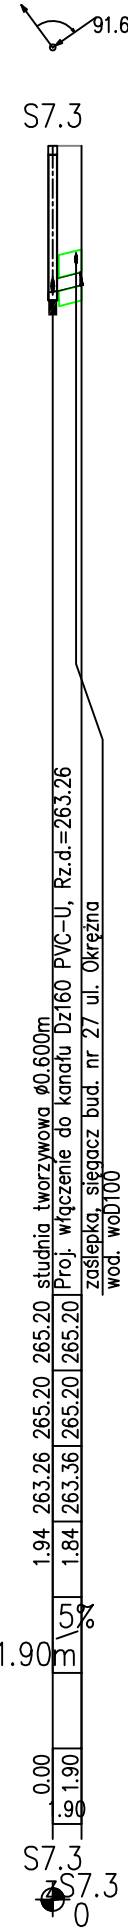
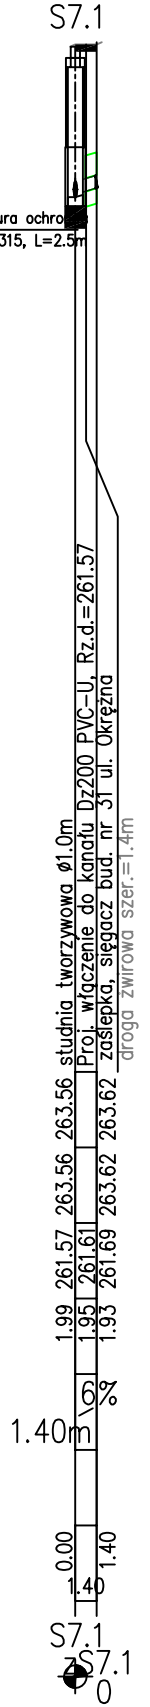
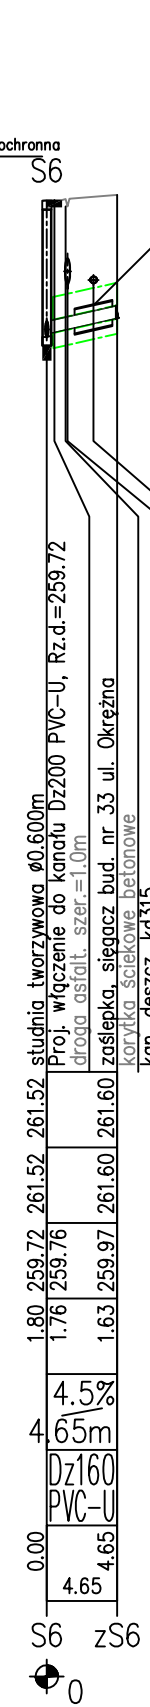
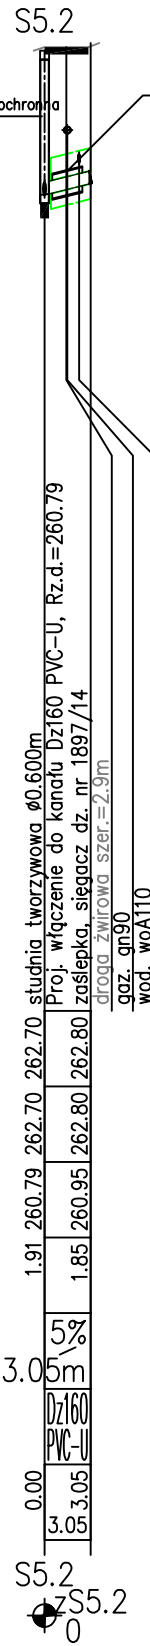
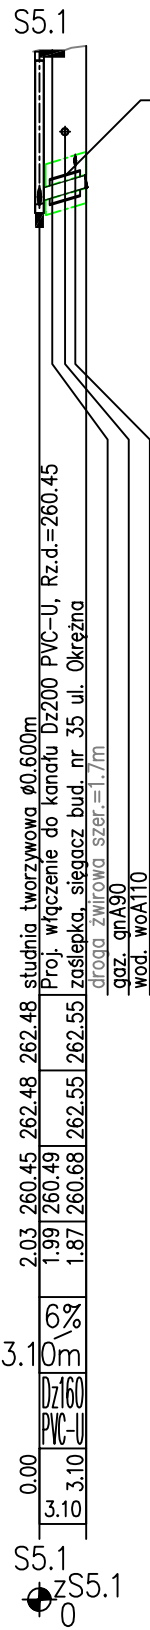
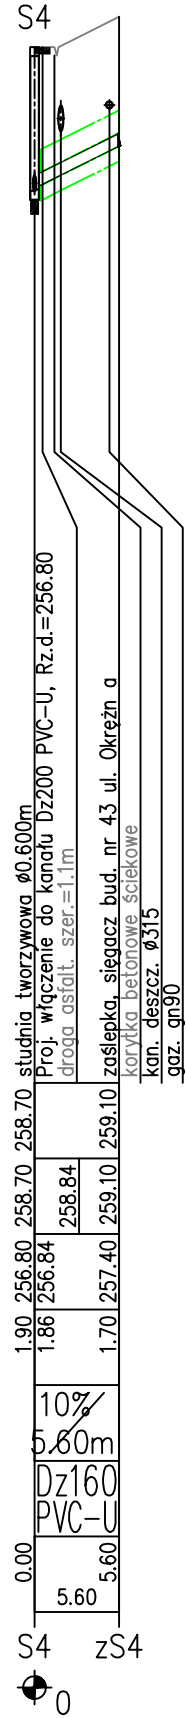
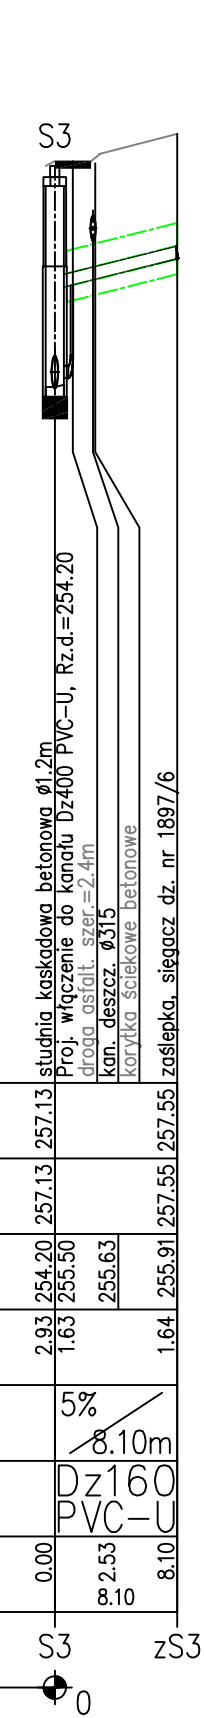


AKTYN Sp. z o.o. ul. Żywiecka 13 Bielsko-Biala					
PROJ. RZĘDNA TERENU					
RZĘDNA TERENU ISTN.					
RZĘDNA DNA KANAŁU					
ZAGŁĘBIENIE DNA KANAŁU					
SPADKI, DŁUGOŚCI					
ŚREDNICA, MATERIAŁ					
ODLEGŁOŚCI					
HEKTOMETRY					
Generator rysunkowy 7.33.9 (www.epi-graf.com.pl)					

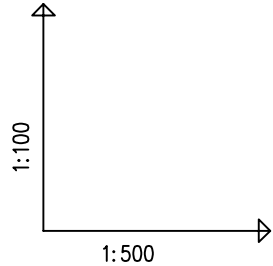

- UWAGA:**
- Prace w rejonie skrzyżowań proj. kanału z istn. uzbrojeniem podziemnym prowadzić ręcznie pod nadzorem właściciela uzbrojenia, zgodnie z warunkami określonymi w uzgodnieniu branżowym.
 - Przed przystąpieniem do prac wykonawczych należy sprawdzić wykopami kontrolnymi rzędne zagłębienia istniejącego uzbrojenia podziemnego.
 - Każdorazowo wykopem kontrolnym sprawdzić lokalizację istniejącego uzbrojenia podziemnego. Nie wyklucza się istnienia uzbrojenia niezinventaryzowanego.
 - Miejsca skrzyżowań proj. kanału z istn. gazociągami należy zabezpieczyć rurą ochr. o dł. L=3,0 m, zgodnie z normą PN-91/M34501 oraz rysunkiem szczegółowym załączonym do projektu technicznego.
 - Miejsca skrzyżowań proj. kanału z istn. kablami podziemnymi należy zabezpieczyć rurą ochronną dwudzielną o dł. L=2,5m
 - kable nN rura ochronna Ø110 koloru niebieskiego
 - kable SN rura ochronna Ø160 koloru czerwonego
 - kable teletechniczne - rura ochronna dwudzielną Ø110.

43-300 Bielsko-Biała, ul. Żywiecka 13						<div>AKTYN</div> Sp. z o.o.	
Inwestor: Zakład Wodociągów i Kanalizacji w Wilamowicach 43-330 Wilamowice, ul. Sienkiewicza 2A	Projektował: mgr inż. Marta Blachut nr upr. SLK6734PWB5/16 spec. instalacyjna	Imię i nazwisko / nr upr. bud.	Podpis:				
Inwestycja: Budowa wraz z przebudową kanalizacji sanitarnej w Starej Wsi w rejonie ul. Okrężnej	Sprawdził: mgr inż. Grażyna Cembala nr upr. 97/93 B-B spec. instalacyjno-miernicza						
Stadium:							
Tytuł rys.:	Nr projektu: 02-2021	Skala: 1:100/500	Data: 10.2021r.	Nr rys.: 1.6			
Profil podłużne sięgaczy kanalizacyjnych "S"							