
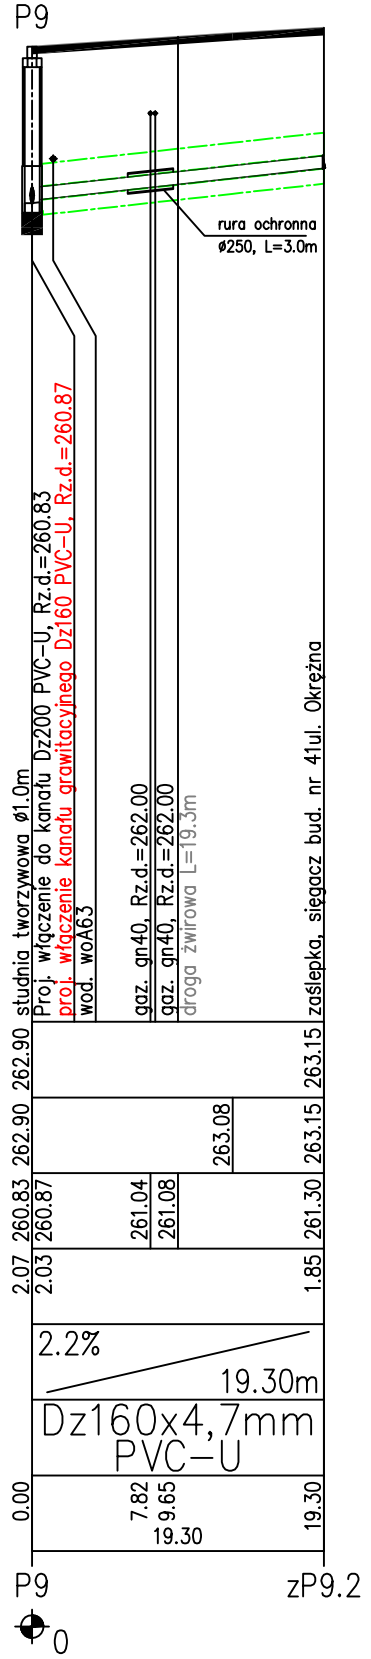
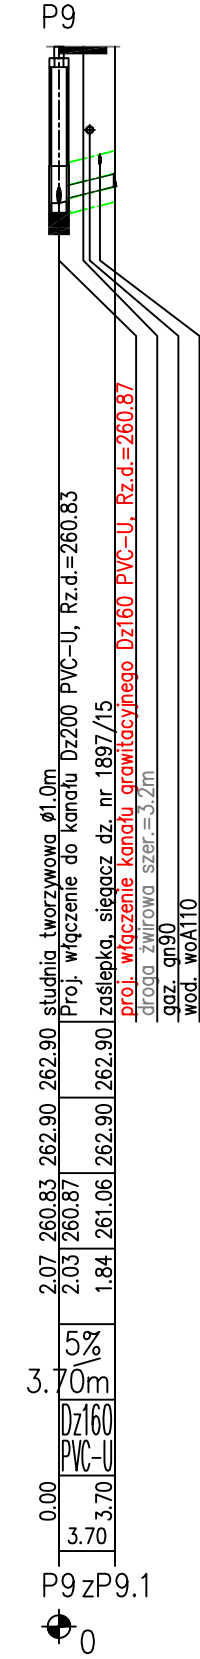
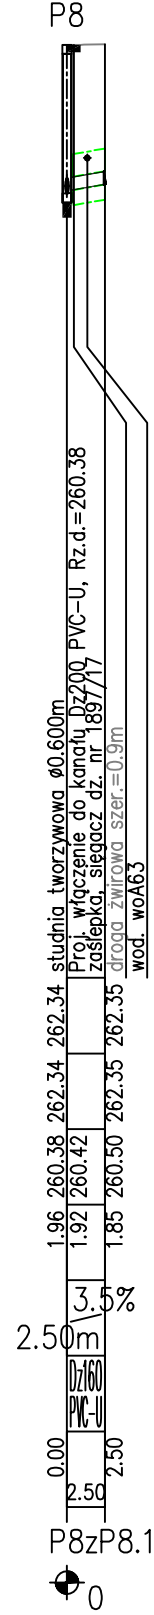
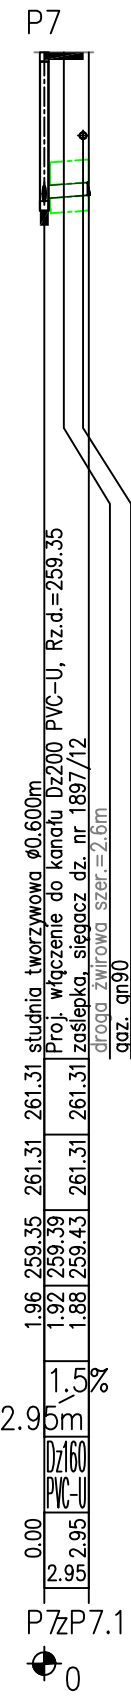
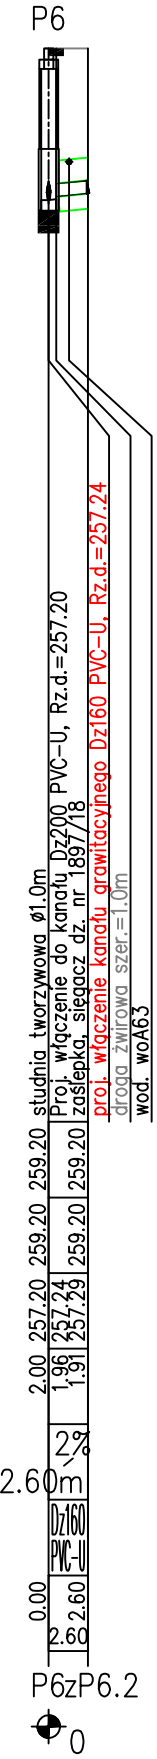
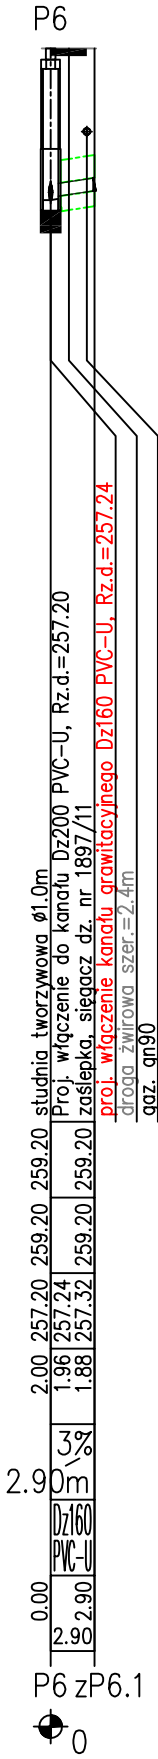
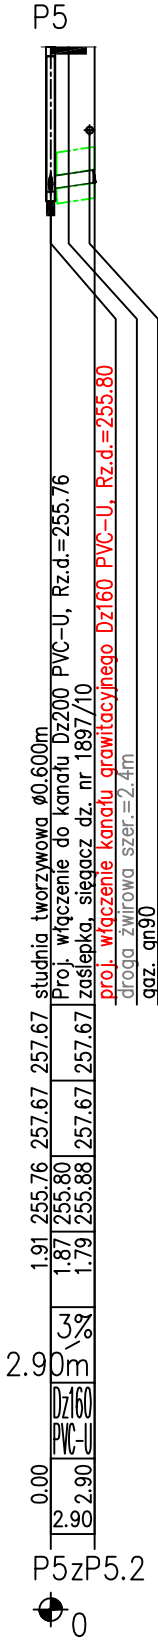
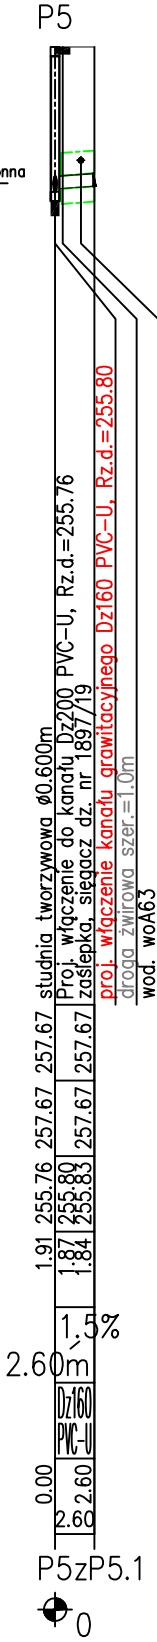
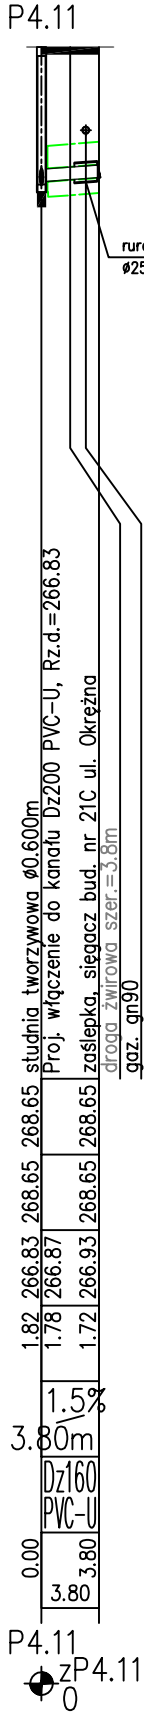
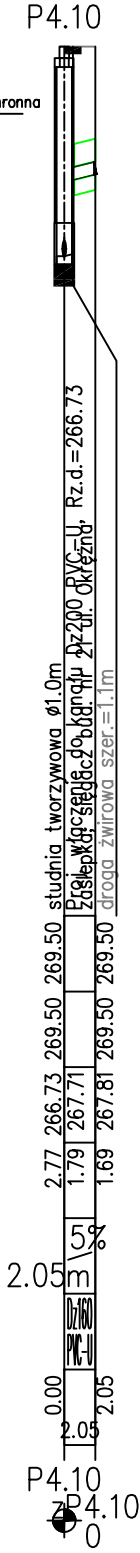
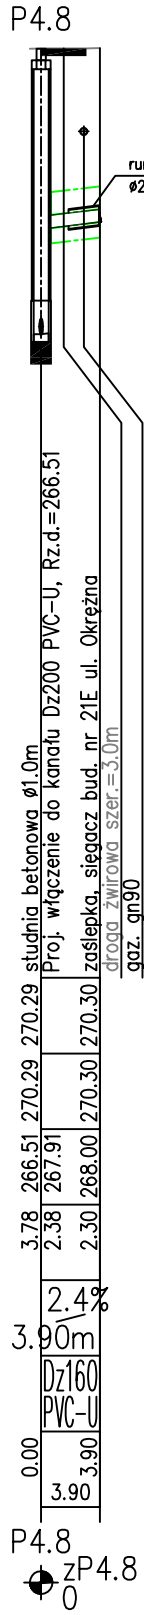
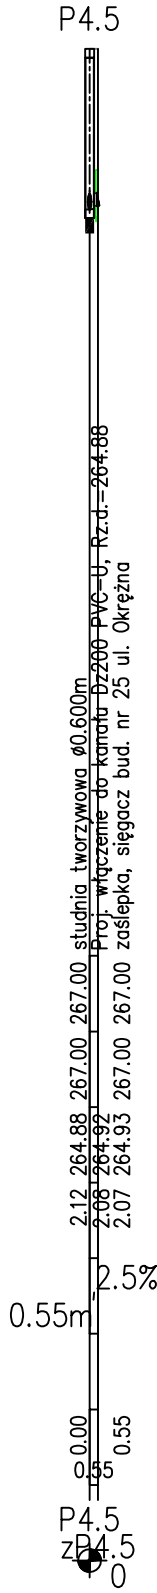
 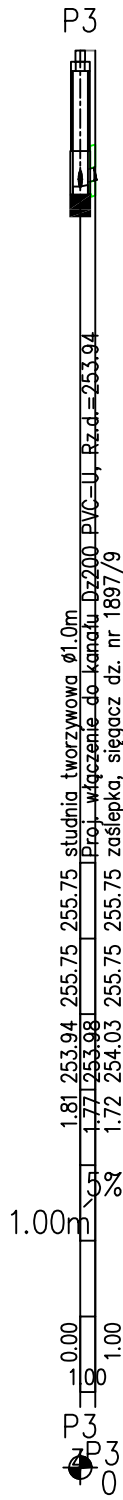


AKTYN Sp. z o.o. ul. Żywiecka 13 Bielsko-Biala	
PROJ. RZĘDNA TERENU	
RZĘDNA TERENU ISTN.	
RZĘDNA DNA KANAŁU	
ZAGŁĘBIENIE DNA KANAŁU	
SPADKI, DŁUGOŚCI	
ŚREDNICA, MATERIAŁ	
ODLEGŁOŚCI	
HEKTOMETRY	
Generator rysunkowy 7.33.9 (www.gpi-graf.com.pl)	



- UWAGA:**
- Prace w rejonie skrzyżowań proj. kanału z istn. uzbrojeniem podziemnym prowadzić ręcznie pod nadzorem właściciela uzbrojenia, zgodnie z warunkami określonymi w uzgodnieniu branżowym.
 - Przed przystąpieniem do prac wykonawczych należy sprawdzić wykopami kontrolnymi rzędne zagłębienia istniejącego uzbrojenia podziemnego.
 - Każdorazowo wykopem kontrolnym sprawdzić lokalizację istniejącego uzbrojenia podziemnego. Nie wyklucza się istnienia uzbrojenia niezainwentaryzowanego.
 - Miejsca skrzyżowań proj. kanału z istn. gazociągami należy zabezpieczyć rurą ochr. o dł. L=3,0 m, zgodnie z normą PN-91/M34501 oraz rysunkiem szczegółowym załączonym do projektu technicznego.
 - Miejsca skrzyżowań proj. kanału z istn. kablami podziemnymi należy zabezpieczyć rurą ochronną dwudzielną o dł. L=2,5m
 - kable nN rura ochronna Ø110 koloru niebieskiego
 - kable SN rura ochronna Ø160 koloru czerwonego
 - kable teletechniczne - rura ochronna dwudzielna Ø110.

43-300 Bielsko-Biała, ul. Żywiecka 13

AKTYN
Sp. z o.o.

Inwestor:	Zakład Wodociągów i Kanalizacji w Wilanowicach 43-330 Wilanowice, ul. Stenkwicza 2A	Projektował:	Imię i nazwisko / nr upr. bud.		Podpis:
			mgr inż. Marta Blachut nr upr. SI.46734/PWS/16 spec. instalacyjna		
Inwestycja:	Budowa wraz z przebudową kanalizacji sanitarnej w Starej Wsi w rejonie ul. Okrężnej	Sprawdził:	mgr inż. Grażyna Cembala nr upr. 9/93 B-B spec. instalacyjno-hydrauliczna		Nr rys.: 1.7
Stadium:	Projekt budowlany				
Tytuł rys.:	Profil podłużne sięgaczy kanalizacyjnych "P"	Nr projektu: 02-2021	Skala: 1:100/500	Data: 10.2021r.	