

GK.6640.453.2021  
Województwo: śląskie  
Powiat: 2402 bielski  
Jednostka ewidencyjna: 240209\_5 Wilamowice  
Obręb: 0006 Stara Wieś Dolna  
Układ 2000  
Układ wysokościowy: PL-EVRF2007-NH

„AP-GEO” S.C.  
ANITA POMYKACZ ADAM PIERON  
tel. 530 811 031 530 811 994  
13 386 Świętoszki 31, e-mail: apg@onet.pl  
NIP: 9537616033, REGON: 142317232

Mapa do celów projektowych  
OBIEKT: STARA WIEŚ UL. OKRĘŻNA DZ. 220/6 I INNE  
SKALA 1:500 SEKCJA 6.122.31.11.2.3; .11.2.4; .11.4.1; .11.4.2; .11.4.3

zakres aktualizacji  
Niniejsza mapa w granicach opracowania  
zawiera aktualne dane w zakresie :  
- sytuacji terenowej  
- rzeźby terenu  
- uzbrojenia podziemnego  
- linie planu zagospodarowania


Mapa została wykonana, bez ustalenia służebności gruntowych ujawnionych w księgach wieczystych.  
W zakresie planowanej inwestycji granice nieruchomości spełniają swoje wymogi dokładnościowe określone  
w rozporządzeniu z dnia 18 sierpnia 2020r. oraz 7 lipca 2021r. (Dz.U. 2021 poz. 1304) zmieniające rozporządzenie  
w sprawie standardów technicznych wykonania geodezyjnych pomiarów sytuacyjnych i wysokościowych.

Bielsko-Biała dn. 17.08.2021r.  
Wykonał:

GEODETA UPRAWNIENY  
Świadczenie MGPIB-9291  
Bogdan Pomykacz

mgr inż. Anita Pomykacz

Jestem świadomy odpowiedzialności karnej za złożenie fałszywych oświadczeń. Oświadczam, że operat techniczny zawierający rezultaty prac geodezyjnych w wyniku których powstał niniejsze dokument uzyskał pozytywny wynik weryfikacji	
Identyfikator zgłoszenia prac geodezyjnych	GK.6640.453.2021
Organ służby geodezyjnej, który otrzymał zgłoszenie	STAROSTA BIELSKI
Wykonawca Prac geodezyjnych	„AP-GEO” S.C. ANITA POMYKACZ ADAM PIERON
Nr oraz data sporządzenia dokumentu zawierającego wynik pozytywnej weryfikacji	GK.6640.453.2021_7822 z dnia 17.08.2021r.
Imię i nazwisko oraz nr uprawnień zawodowych kierownika prac	Bogdan Pomykacz nr 9291

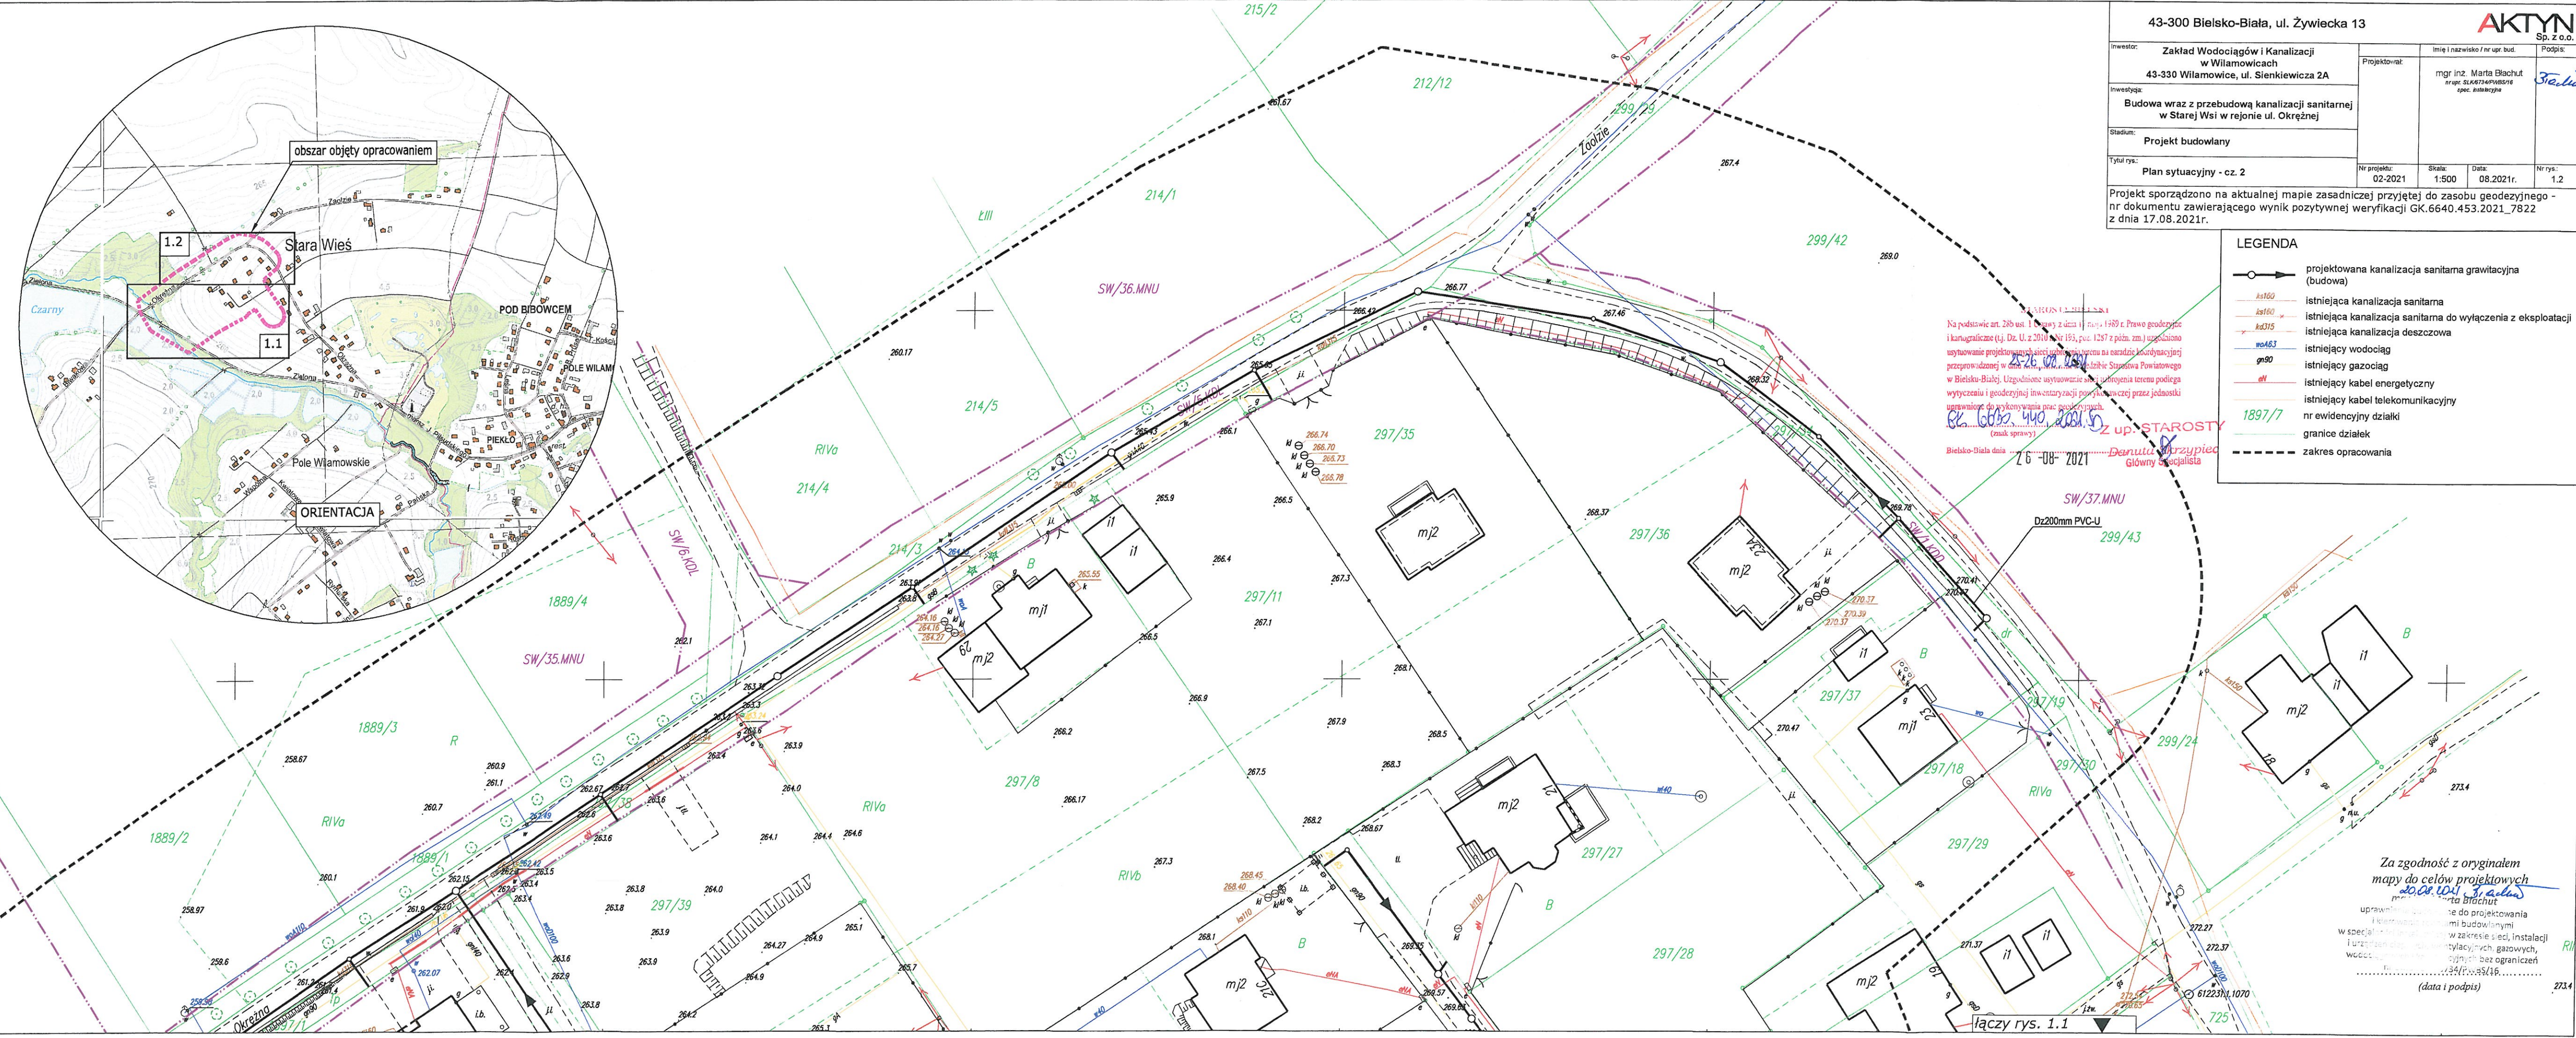

43-300 Bielsko-Biała, ul. Żywiecka 13			
Investor:	Zakład Wodociągów i Kanalizacji w Wilamowicach 43-330 Wilamowice, ul. Sienkiewicza 2A	Imię i nazwisko / nr upr. bud.	Podpis:
Projektował:	mgr inż. Marta Białuch nr upr. SLK67347V/05/16 spec. budowlana		
Investycja:	Budowa wraz z przebudową kanalizacji sanitarnej w Starej Wsi w rejonie ul. Okrężnej		
Stadium:	Projekt budowlany		
Tytuł rysa:	Plan sytuacyjny - cz. 2	Nr projektu:	02-2021
		Skala:	1:500
		Data:	08.2021r.
		Nr rysa:	1.2

Projekt sporządzono na aktualnej mapie zasadniczej przyjętej do zasobu geodezyjnego - nr dokumentu zawierającego wynik pozytywnej weryfikacji GK.6640.453.2021\_7822 z dnia 17.08.2021r.

LEGENDA	
	projektowana kanalizacja sanitarna (budowa)
	istniejąca kanalizacja sanitarna
	istniejąca kanalizacja sanitarna do wyłączenia z eksploatacji
	istniejąca kanalizacja deszczowa
	istniejący wodociąg
	istniejący gazociąg
	istniejący kabel energetyczny
	istniejący kabel telekomunikacyjny
	nr ewidencyjny działki
	granice działek
	zakres opracowania

Na podstawie art. 28b ust. 1 ustawy z dnia 17.04.1989 r. Prawo geodezyjne i kartograficzne (t.j. Dz. U. z 2010 r. Nr 153, poz. 1257 z późn. zm.) upoważniono do wykonania prac geodezyjnych mgr inż. Martę Białuch, nr uprawnień SLK67347V/05/16 spec. budowlana, w Bielsku-Białym. Uzgodniono wystawienie i udzielenie terenowa podlega wytyczeniu i geodezyjnej inwentaryzacji powyższej przez jednostki upoważnione do wykonywania prac geodezyjnych.

GK.6640.453.2021\_7822 (znak sprawy)

Bielsko-Biała dnia 17.08.2021r.

Z up. STAROSTA

Danuta Białuch

Główny Geodeta

Za zgodność z oryginałem  
mapy do celów projektowych  
mgr inż. Anita Pomykacz  
uprawniona do projektowania i kierowania pracami budowlanymi w specjalności geodezyjnej w zakresie sieci, instalacji i urządzeń sieci wodociągowych, gazowych, wodociągów i urządzeń telekomunikacyjnych bez ograniczeń