


SW/4.ZL

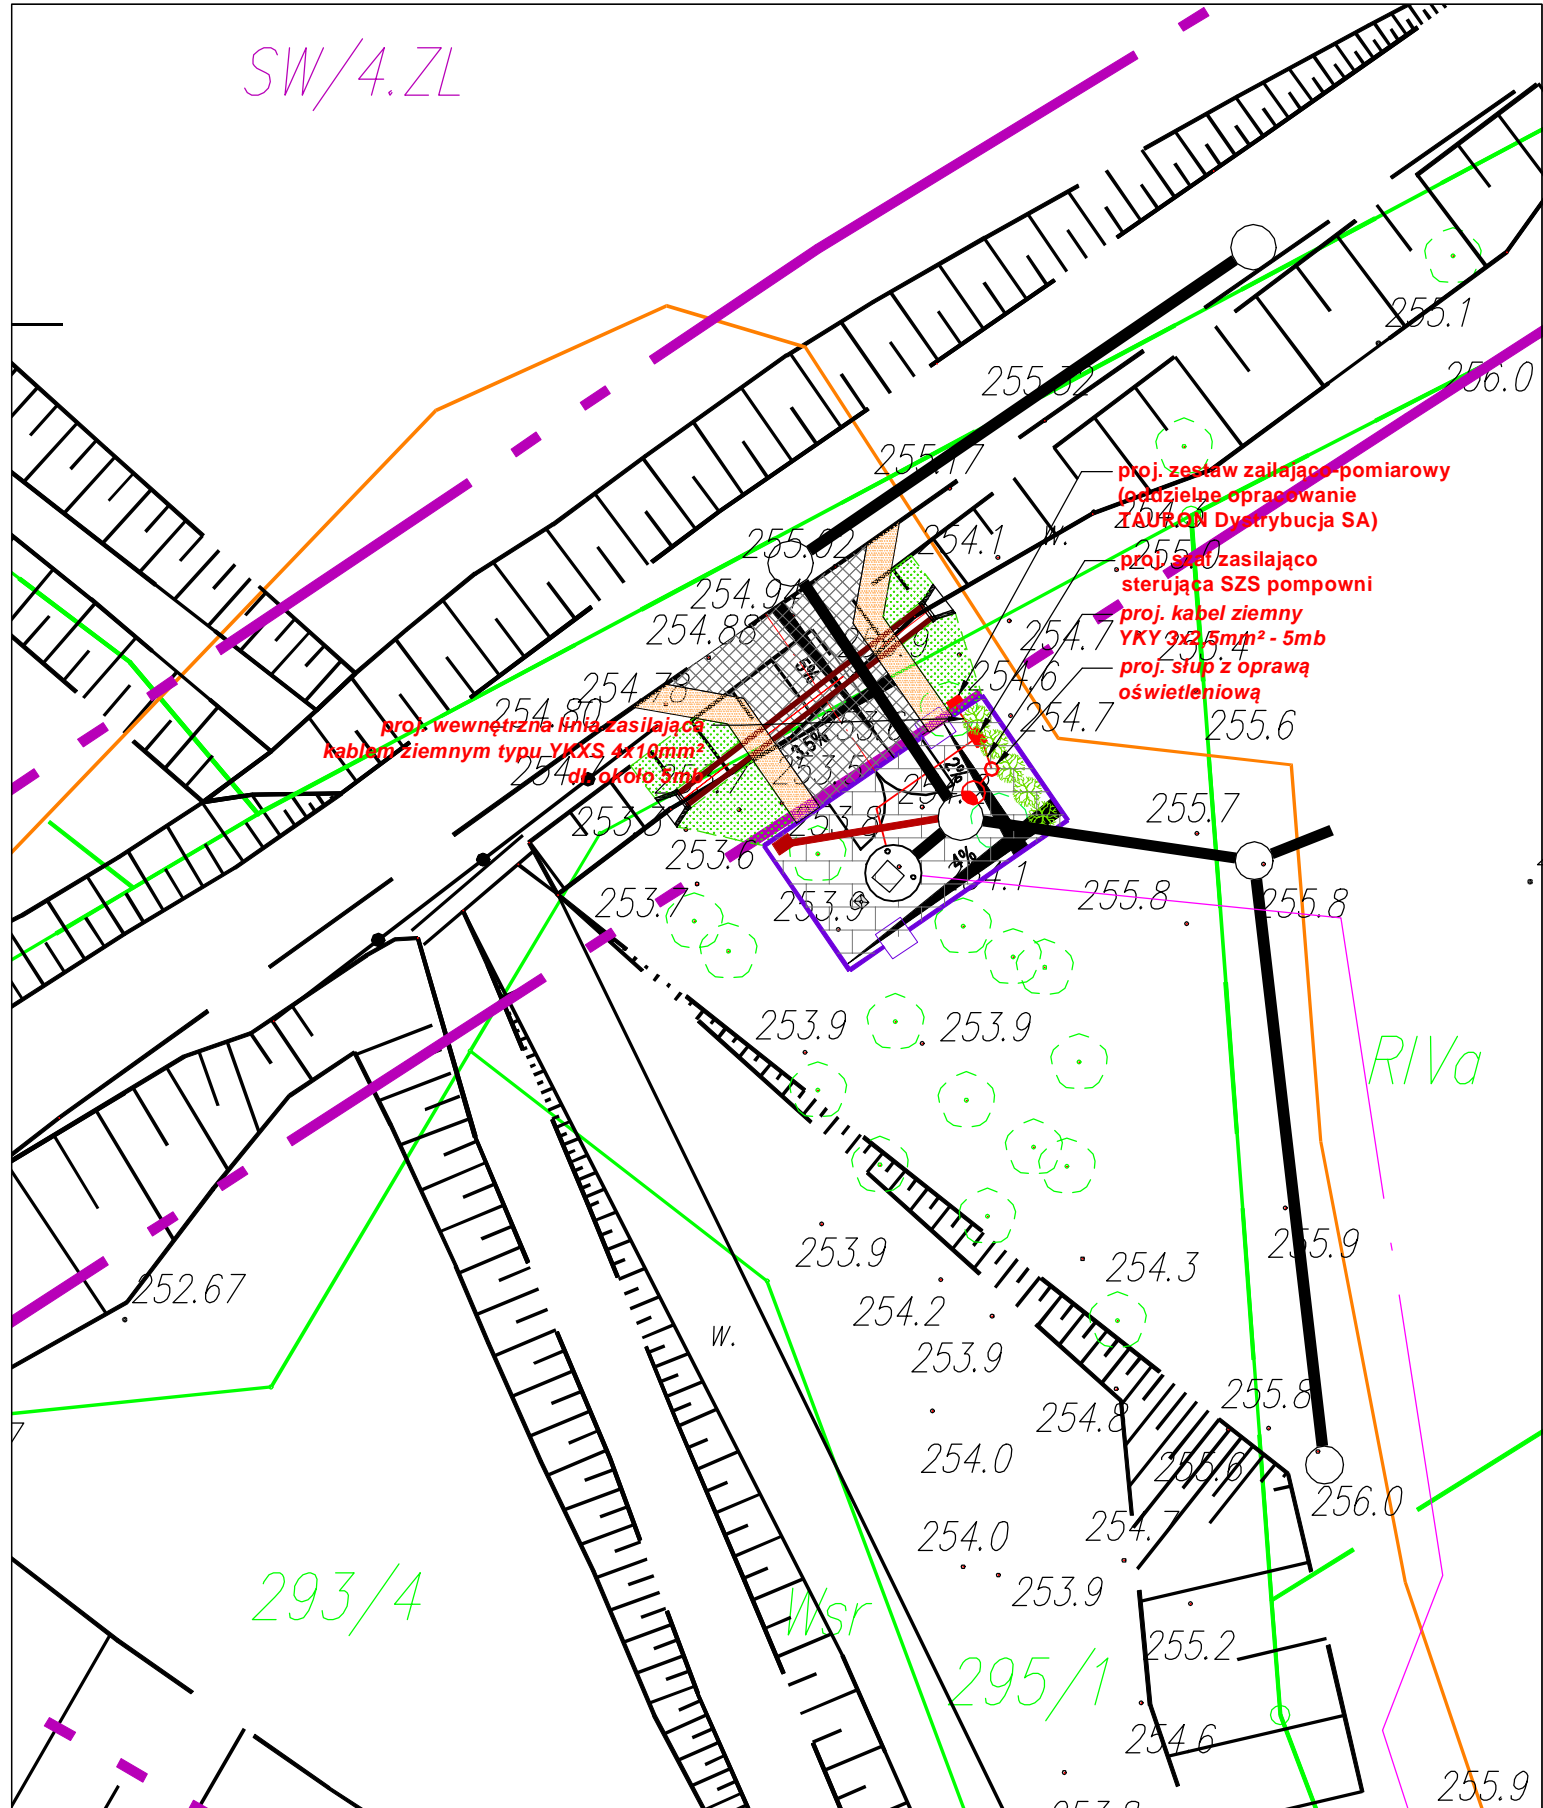

43-300 Bielsko-Biała, ul. Żywiecka 13

**AKTYN**  
Sp. z o.o.

Inwestor:	Zakład Wodociągów i Kanalizacji w Wilamowicach 43-330 Wilamowice, ul. Sienkiewicza 2A				Imię i nazwisko / nr upr. bud.	Podpis:
		Projektował:	mgr inż. Piotr Jurzak <i>nr upr. SLK/1395/PWOE/06 spec. instalacyjna</i>			
Inwestycja:	Budowa wraz z przebudową kanalizacji sanitarnej w Starej Wsi w rejonie ul. Okrężnej					
Stadium:	Projekt budowlany - zasilanie w energię elektryczną					
Tytuł rys.:	Projekt zagospodarowania terenu pompowni ścieków	Nr projektu: 02-2021	Skala: 1:200	Data: 10.2021r.	Nr rys.: E-01	