


Rzut parteru - 1:50

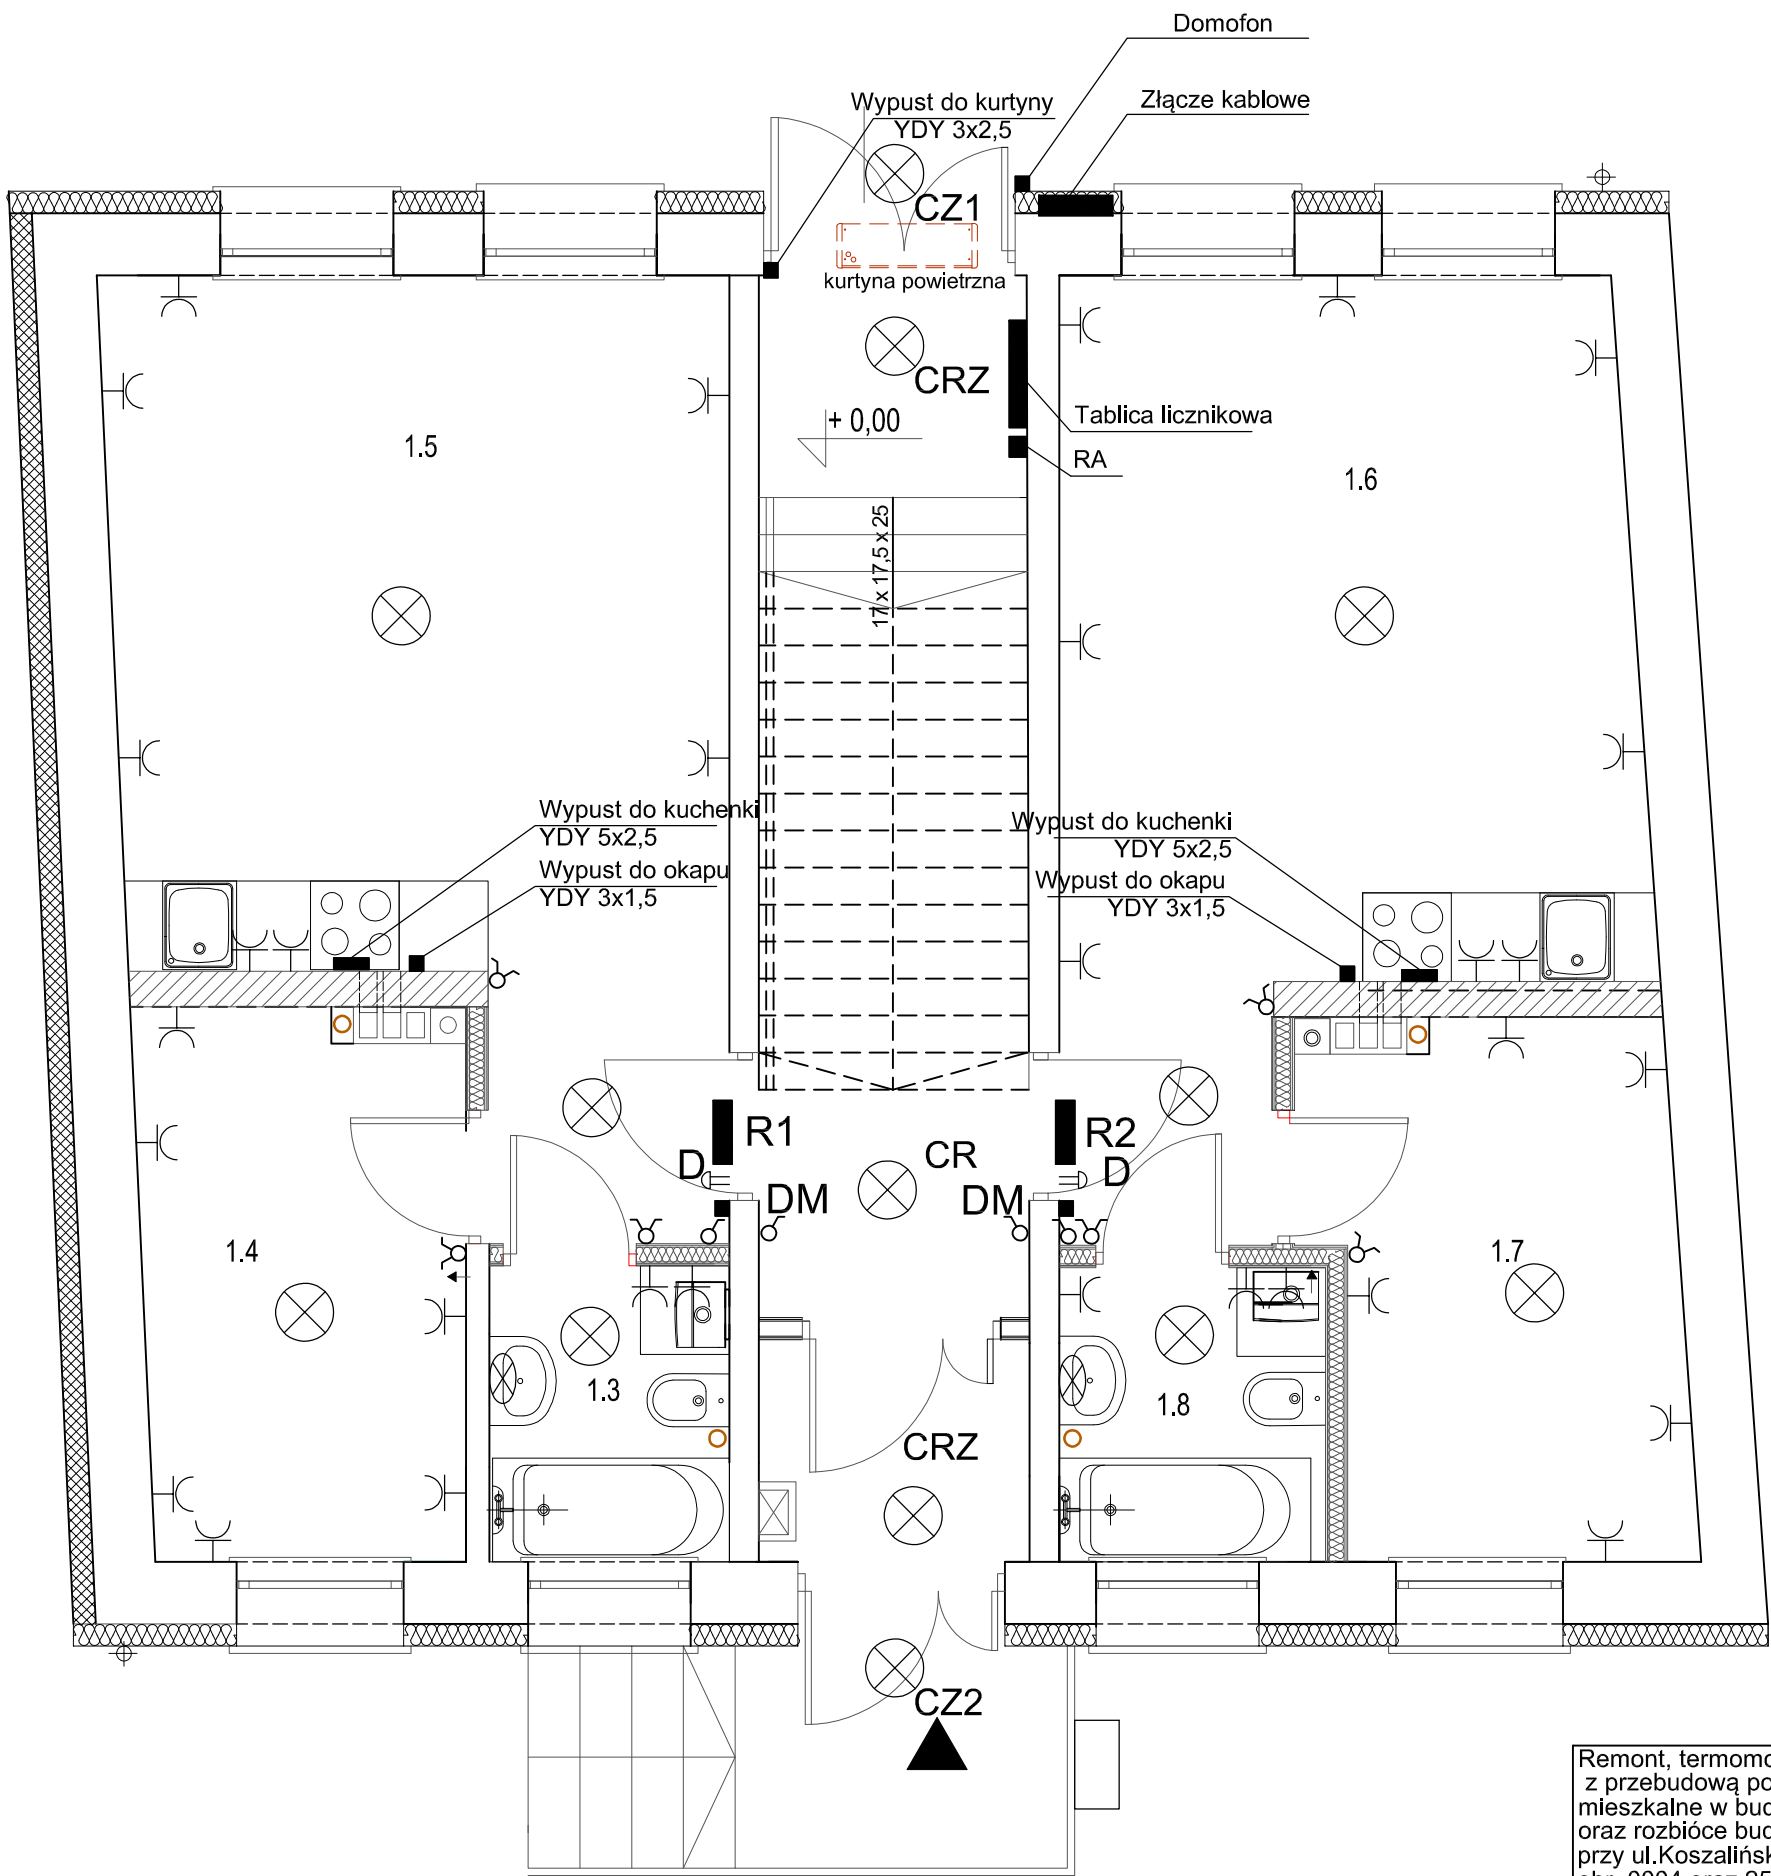

- RA Rozdzielnica administracyjna
- ⊗ CR oprawa LED 10W IP20 4000K z czujnikiem ruchu
- ⊗ CRZ oprawa LED 10W IP20 4000K z czujnikiem ruchu i czujnikiem zmiernych
- R1-R4 rozdzielnice mieszkaniowe
- ⇒ D dzwonek
- DM domofon mieszkaniowy
- ⊗ CZ1 oprawa LED 5W IP65 z czujnikiem zmiernych i numerem budynku
- ⊗ CZ2 oprawa LED 5W IP65 z czujnikiem zmiernych

Remont, termomodernizacja i zmiana sposobu użytkowania wraz z przebudową poddasza nieużytkowego (strychu) na pomieszczenia mieszkalne w budynku mieszkalnym wielorodzinnym w zabudowie zwartej oraz rozbiórce budynku gospodarczego przy ul.Koszalińskiej 65 w Karlino, dz. nr 220/2, 220/3, 219/3, 219/5 obr. 0004 oraz 250/2 obr. 0005

Rzut parteru - instalacja elektryczna				
Inwestor: Gmina Karlino,ul. Jana Pawła II 6 78-230 Karlino				
Projektant:	mgr inż. Piotr Halamski	WKP/0243/POOE/15 WKP/IE/0516/07		04. 2023
Sprawdzający:	mgr inż. Maria Polak	UAN/N/7210/26/90 ZAP/IE/1140/01		Skala 1:50
Funkcja:	Tytuł, imię, nazwisko	Nr uprawnień	Podpis	Rys. 1

**DELTA**  
BIURO AUDYTORA ENERGETYCZNEGO



75-411 Koszalin  
ul.Partyzantów 17  
tel./fax:(094) 342 54 64  
e-mail:biurodelta@wp.pl