


INSTALACJA ODGROMOWA - CZĘŚĆ NADZIEMNA

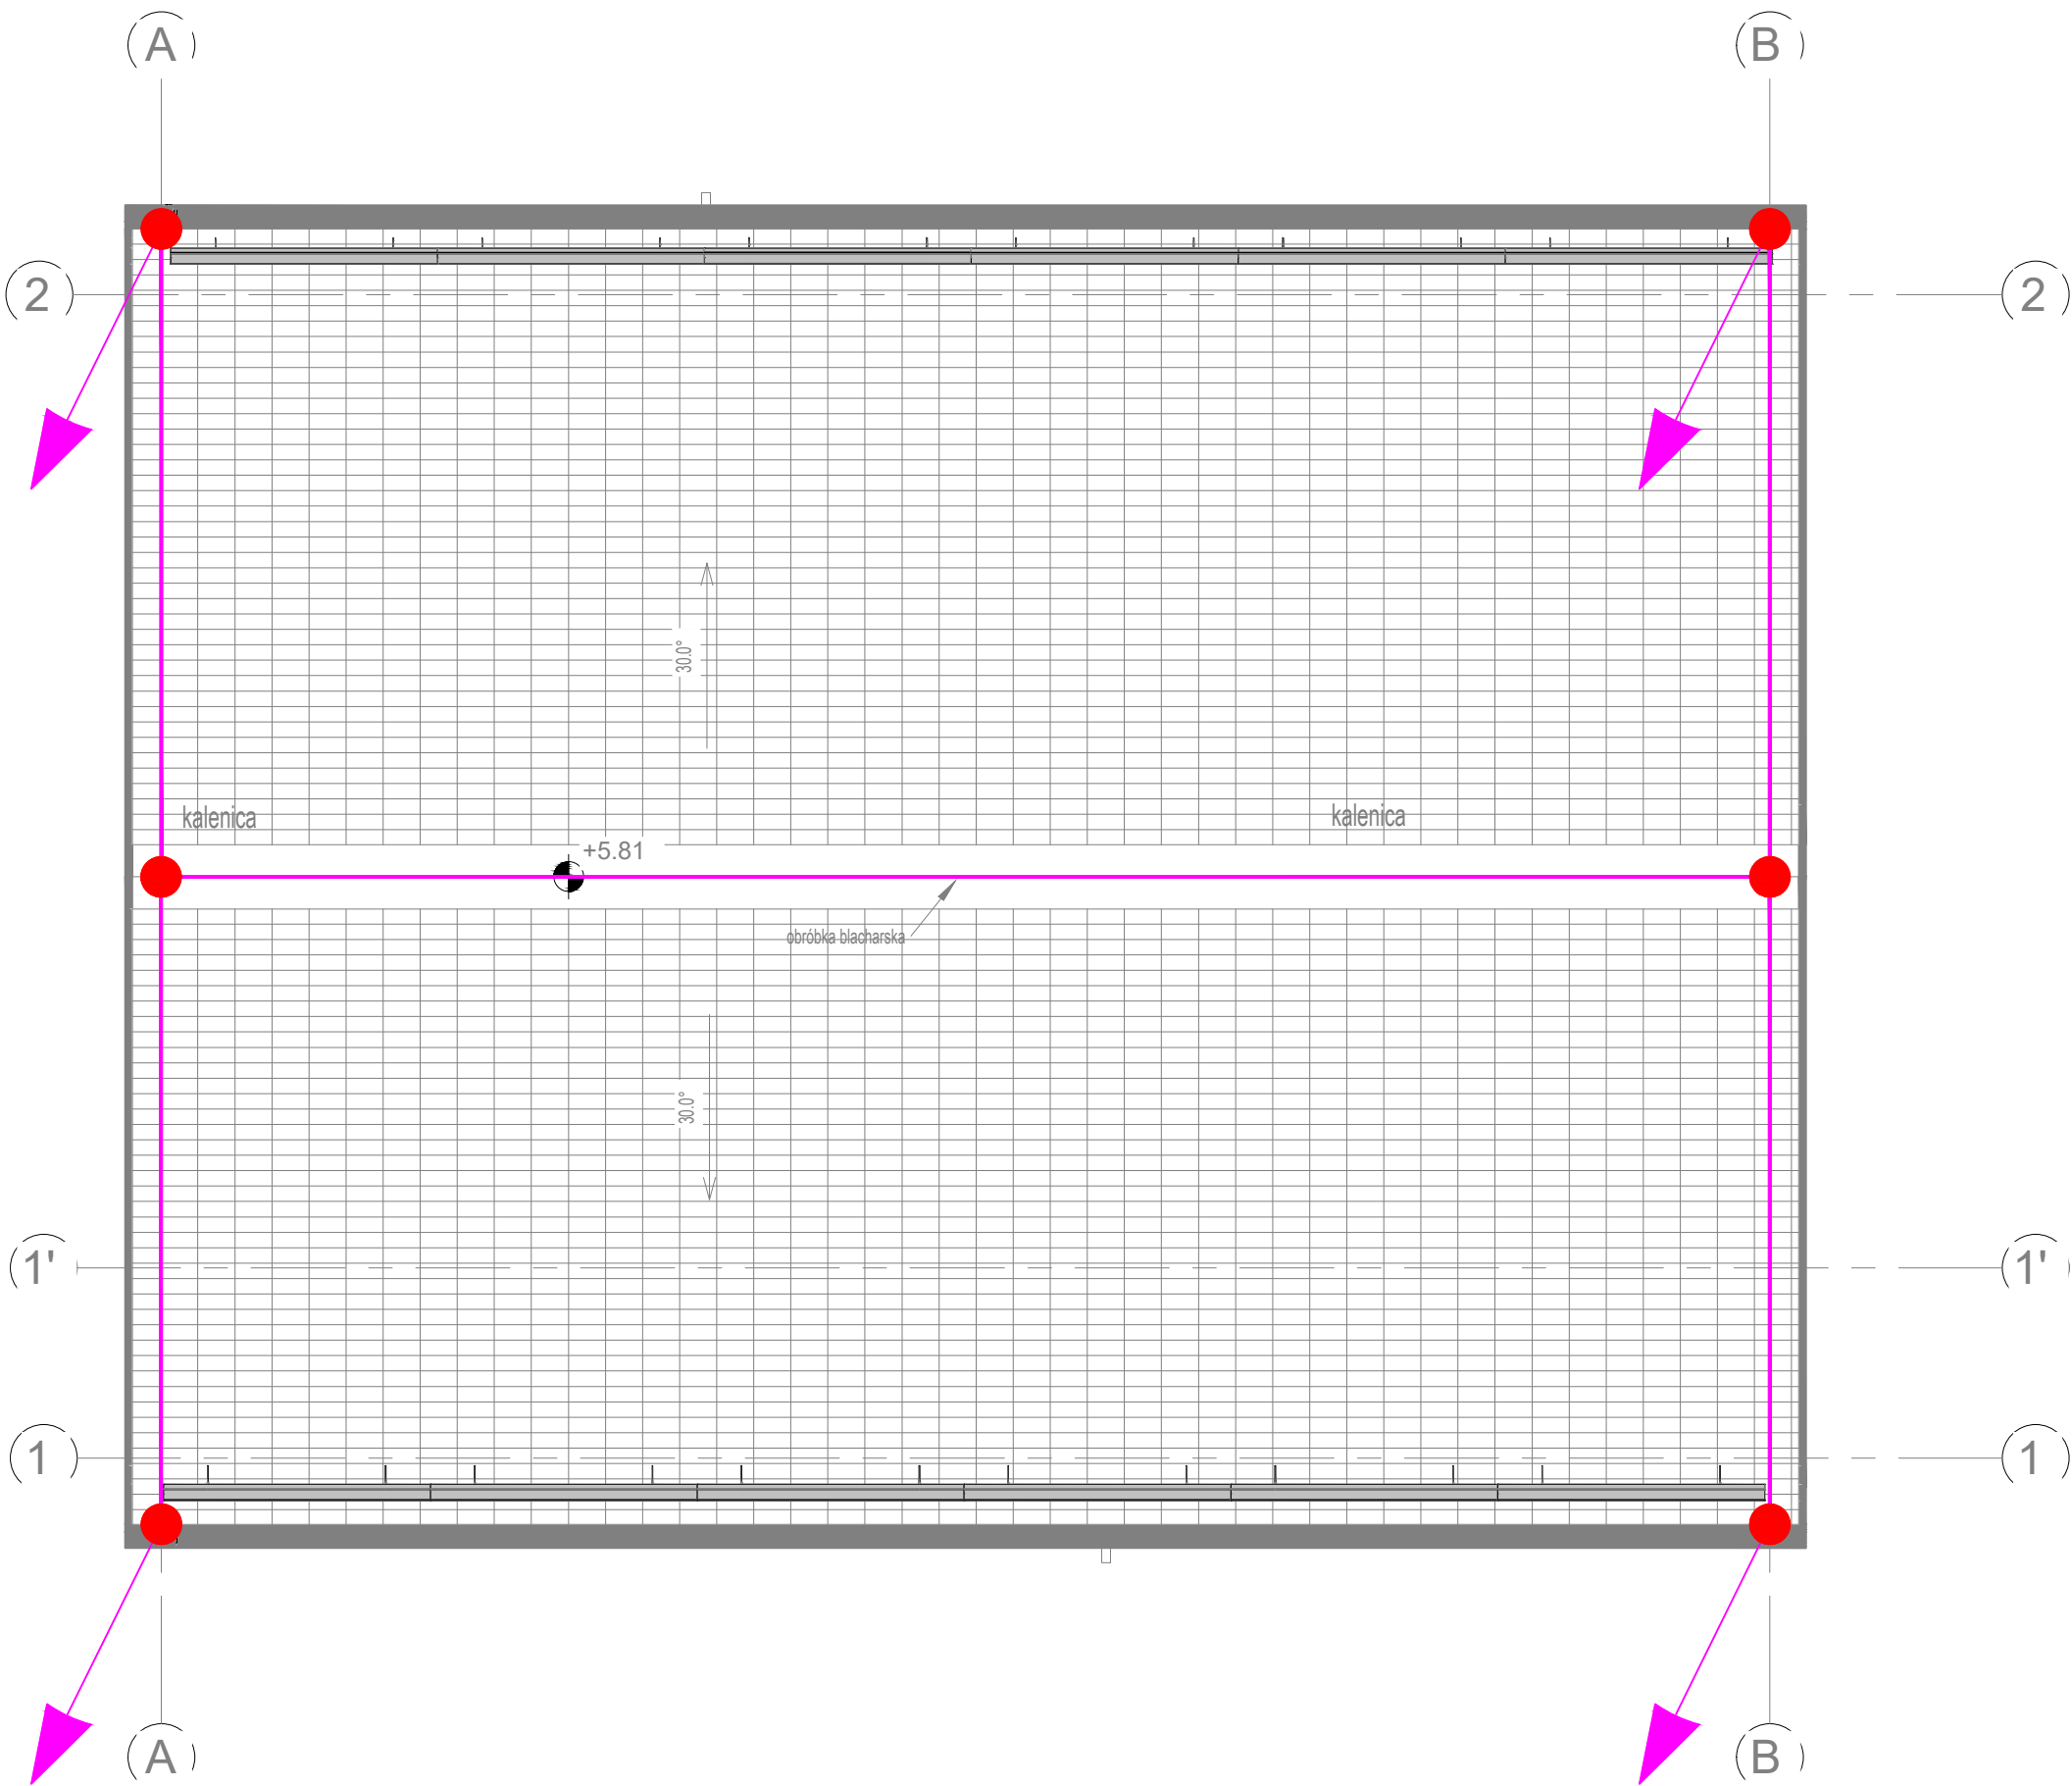

INSTALACJA PIORUNOCHRONNA - CZĘŚĆ NADZIEMNA

LEGENDA:

- PROJEKTOWANY ZWÓD POZIOMY NISKI NIEIZOLOWANY - DRUT Fe-Zn Ø 8mm
- PRZEWÓD ODPROWADZAJĄCY DRUT Fe-Zn Ø 8mm W RURZE OSŁONOWEJ ATESTOWANEJ POD IZOLACJĄ
- PROJEKTOWANE POŁĄCZENIE SKRĘCANE
- IGLICA ODGROMOWA

UWAGI:

- ZWODY POZIOME NISKIE UKŁADAĆ NA WSPORNIKACH STOSOWANYCH DO POKRYĆ DACHOWYCH
 - DO SIATKI ZWODÓW PRZYŁĄCZYĆ WSZYSTKIE METALOWE OBUDOWY (NIE POSIADAJĄCE URZĄDZEŃ ELEKTRYCZNYCH) ORAZ ELEMENTY KONSTRUKCYJNE BUDYNKU, OBRÓBKĘ BLACHARSKĄ ITP...
 - WSZYSTKIE POŁĄCZENIA ZWODÓW WYKONAĆ W SPOSÓB ZAPEWNIAJĄCY CIĄGŁOŚĆ GALWANICZNĄ
 - WSZYSTKIE METALOWE ELEMENTY, WYSTAJĄCE PONAD POŁAĆ DACHOWĄ NALEŻY CHRONIĆ IGLICAMI ODGROMOWYMI.
- REZYSTANCJA UZIEMIENIA INSTALACJI ODGROMOWEJ - Ruz. <= 10 omów

+/-00,00 Dach PB
1 : 50

± 0,00
105,15 m n.p.m.

SCHEMAT:

PROJEKT TECHNICZNY

Niniejsze opracowanie stanowi dzieło autorskie i jest własnością jednostki projektowania, podlega ochronie zgodnie z ustawą z dnia 04.02.2004 o prawie autorskim i prawach pokrewnych

INWESTOR:

Gmina Ostrowite
ul. Lipowa 2
62-402 Ostrowite



PROJEKTOWAŁ:

mgr inż. Marek Tomala
upr. bud. do projektowania bez ograniczeń w spec. ind. w zakresie sieci, instalacji i urządzeń elektrycznych i elektroenergetycznych

PODPIS I NR UPR. PROJ.:

WWP/0216/P00E/18

JEDNOSTKA PROJEKTOWANIA:

Materia Wnętrz
ul. Wygonowa 5, 62-400 S. Łupca, mail: maja@materiawnetrz.pl



SPRAWDZIŁ:

mgr inż. Marek Józefowski
upr. bud. do projektowania bez ograniczeń w spec. ind. w zakresie sieci, instalacji i urządzeń elektrycznych i elektroenergetycznych

PODPIS I NR UPR. PROJ.:

WWP/0384/P00E/12

PROJEKT:

BUDOWA WIEJSKIEGO CENTRUM KULTURY
Działka nr 26/1, 62-402 Lipnica, gmina Ostrowite, powiat słupecki, województwo wielkopolskie

KATEGORIA OBIEKTU: IX

ZAWARTOŚĆ:

BUDYNEK WIEJSKIEGO CENTRUM KULTURY
Rzut dachu. Instalacja odgromowa

OPRACOWAŁ:

PROJEKT NR:

241001

RYSUNEK NR:

PB

Elk

PT

03

ZAKRES

BRANŻA

STADIUM

NR

INDEX

DATA:

11.2024

ROZMIAR ARKUSZA:

800 x 297 mm

SKALA:

1:50

BRANŻA:

ELEKTRYCZNA