


Termomodernizacja budynku Urzędu Gminy w Lubochonii  
Rzut parteru - Inwentaryzacja Skala 1:100

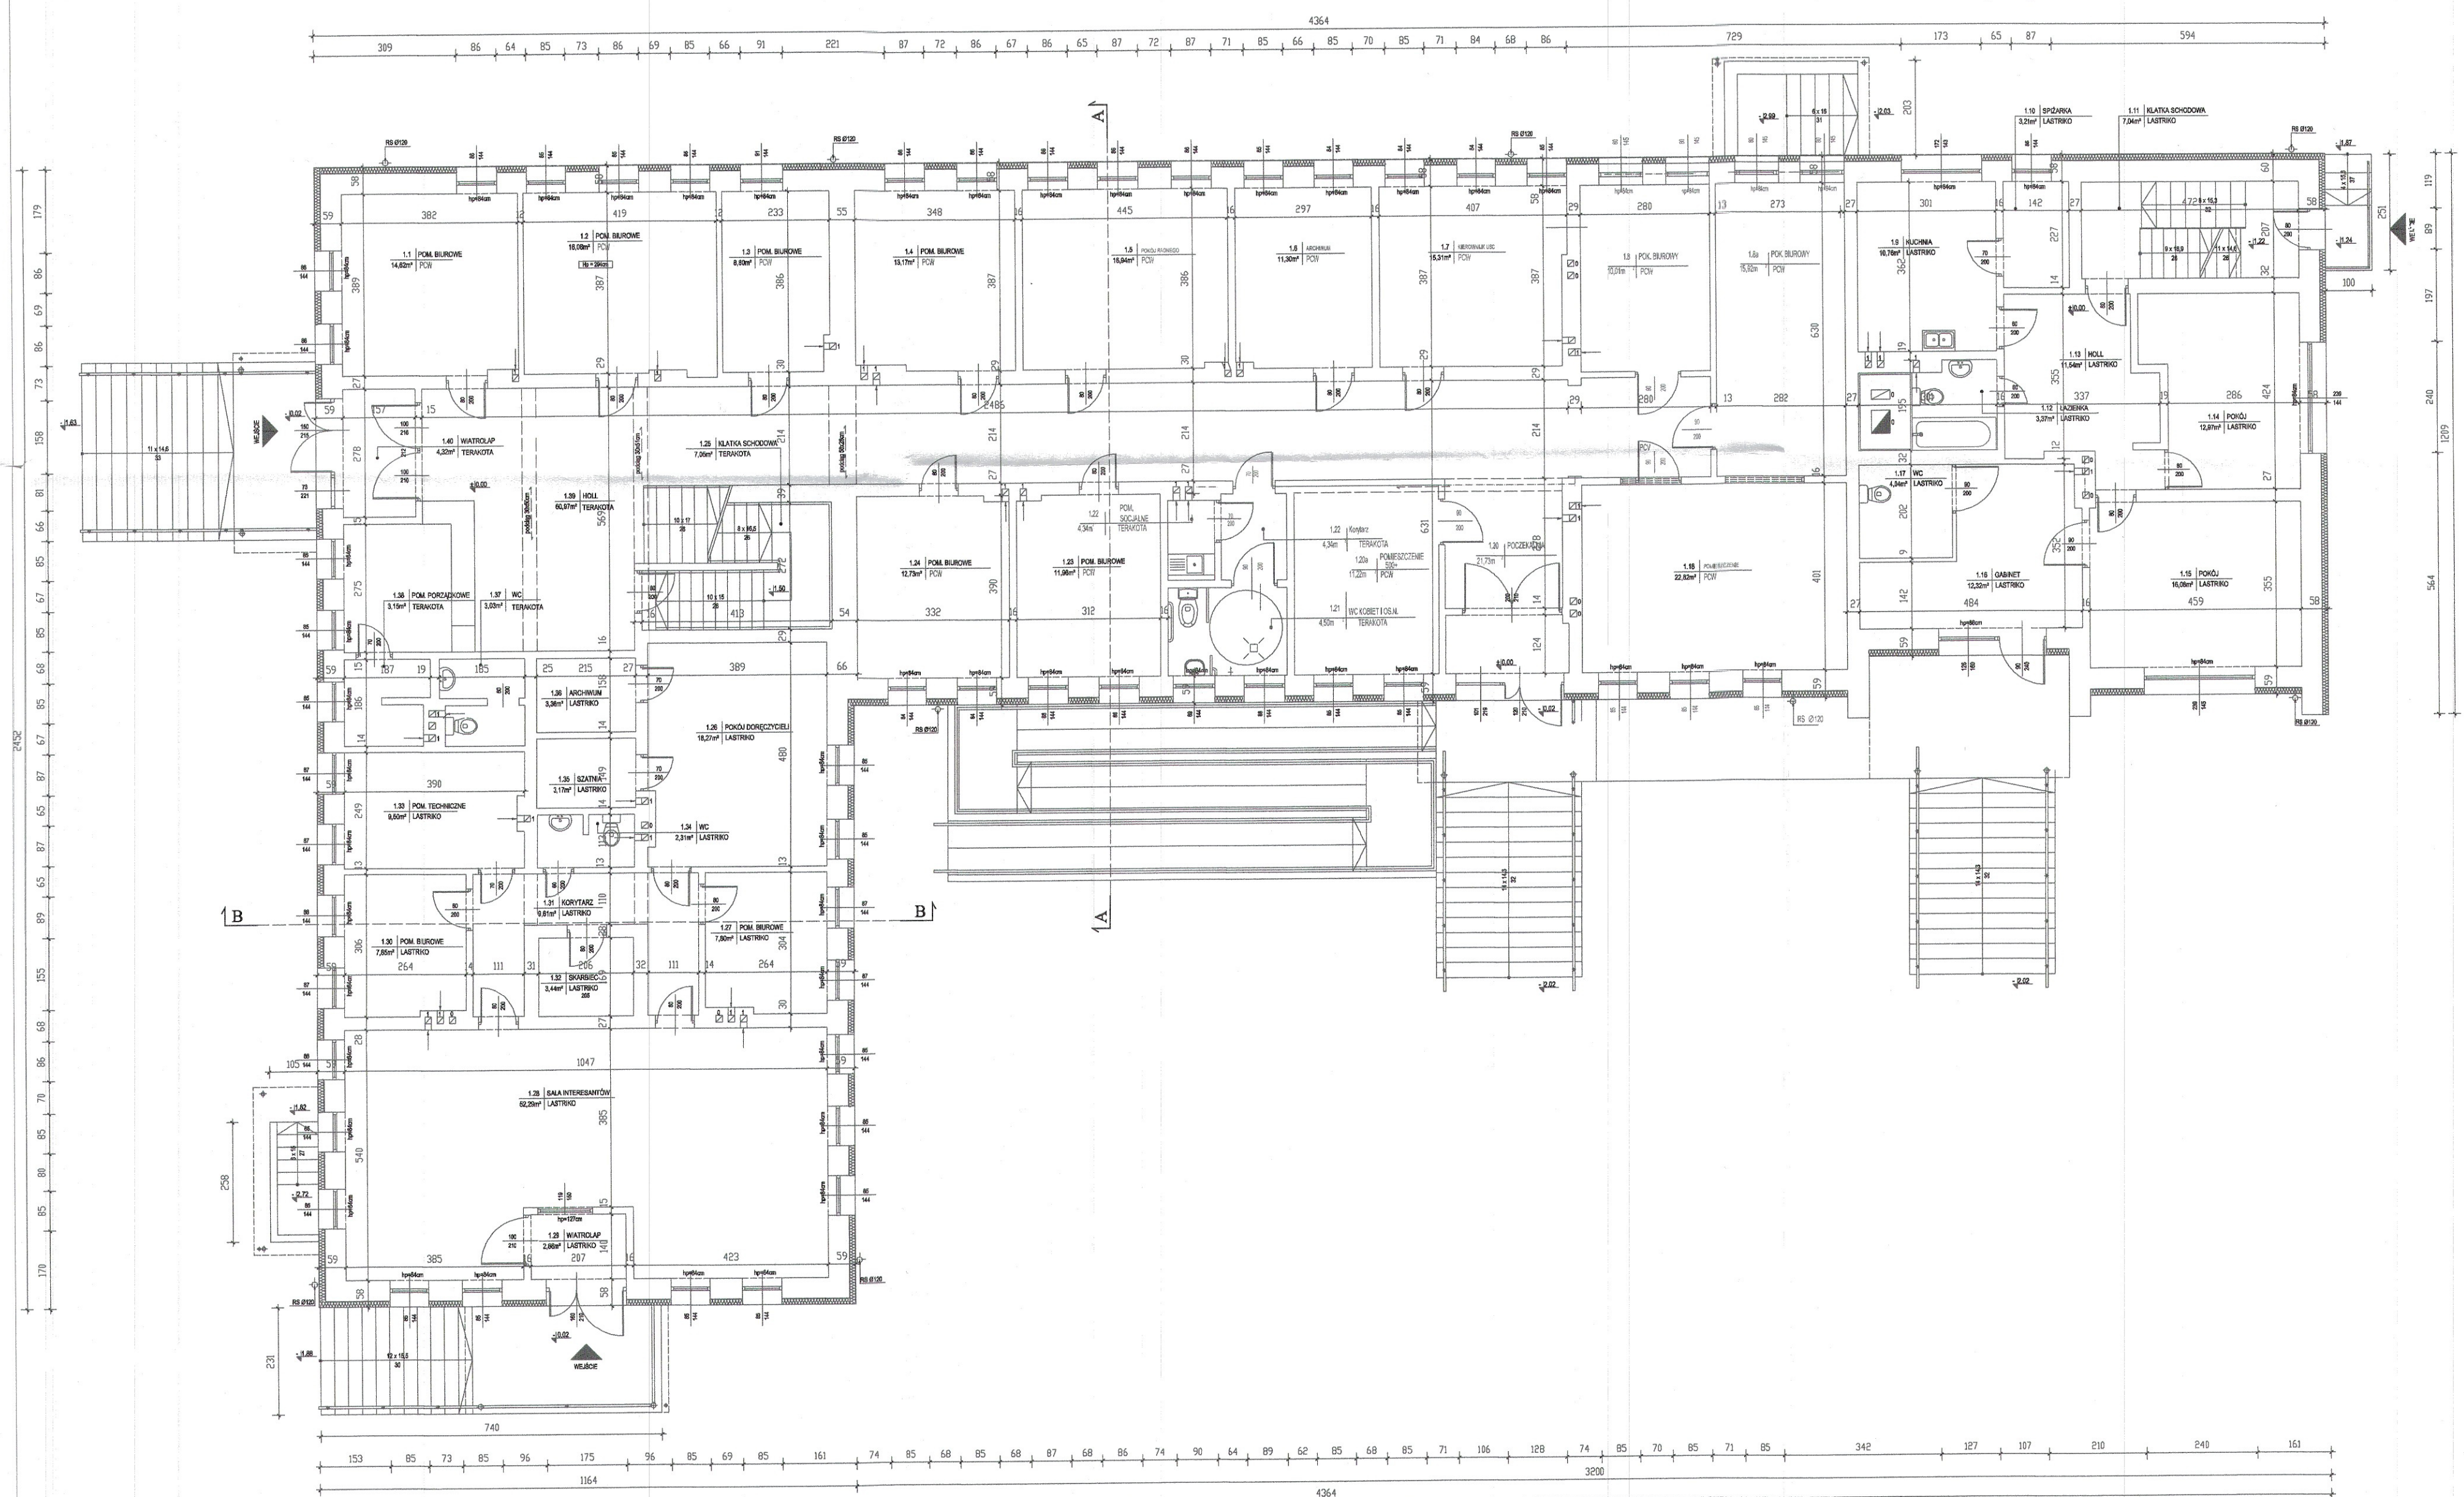

IP-DOM Usługi Projektowe Budowlane Ireneusz Pietrzyk Emilianów 7A, 97-217 Lubochnia	
Obiekt:	Termomodernizacja budynku Urzędu Gminy w Lubochni
Predmiot rysunku:	Rzut parteru-inwentaryzacja str.
Adres obiektu:	Lubochnia Dvorska, ul. Tomaszowska 9,97-217 Lubochnia, działka nr ewid. 558/2, obr. 0016-Lubochnia Dvorska
Inwestor :	Gmina Lubochnia, Lubochnia Dvorska, ul. Tomaszowska 9
Opracował:	Podpis: mgr inż. Ireneusz Pietrzyk
mgr inż. Ireneusz Pietrzyk Specjalność: konstrukcyjno-budowlana	OPRAWIANIE ZABUDOWLANE do kierownictwa robotami budowlanymi bez wyłączeń w specjalności konstrukcyjno-budowlanej nr ewid. 100/1172/OWOK/11
SKALA: 1:100	WZTM/06/2024 / RYS. NR 1-2