


Termomodernizacja budynku Urzędu Gminy w Lubochni
Rzut piętra - Inwentaryzacja

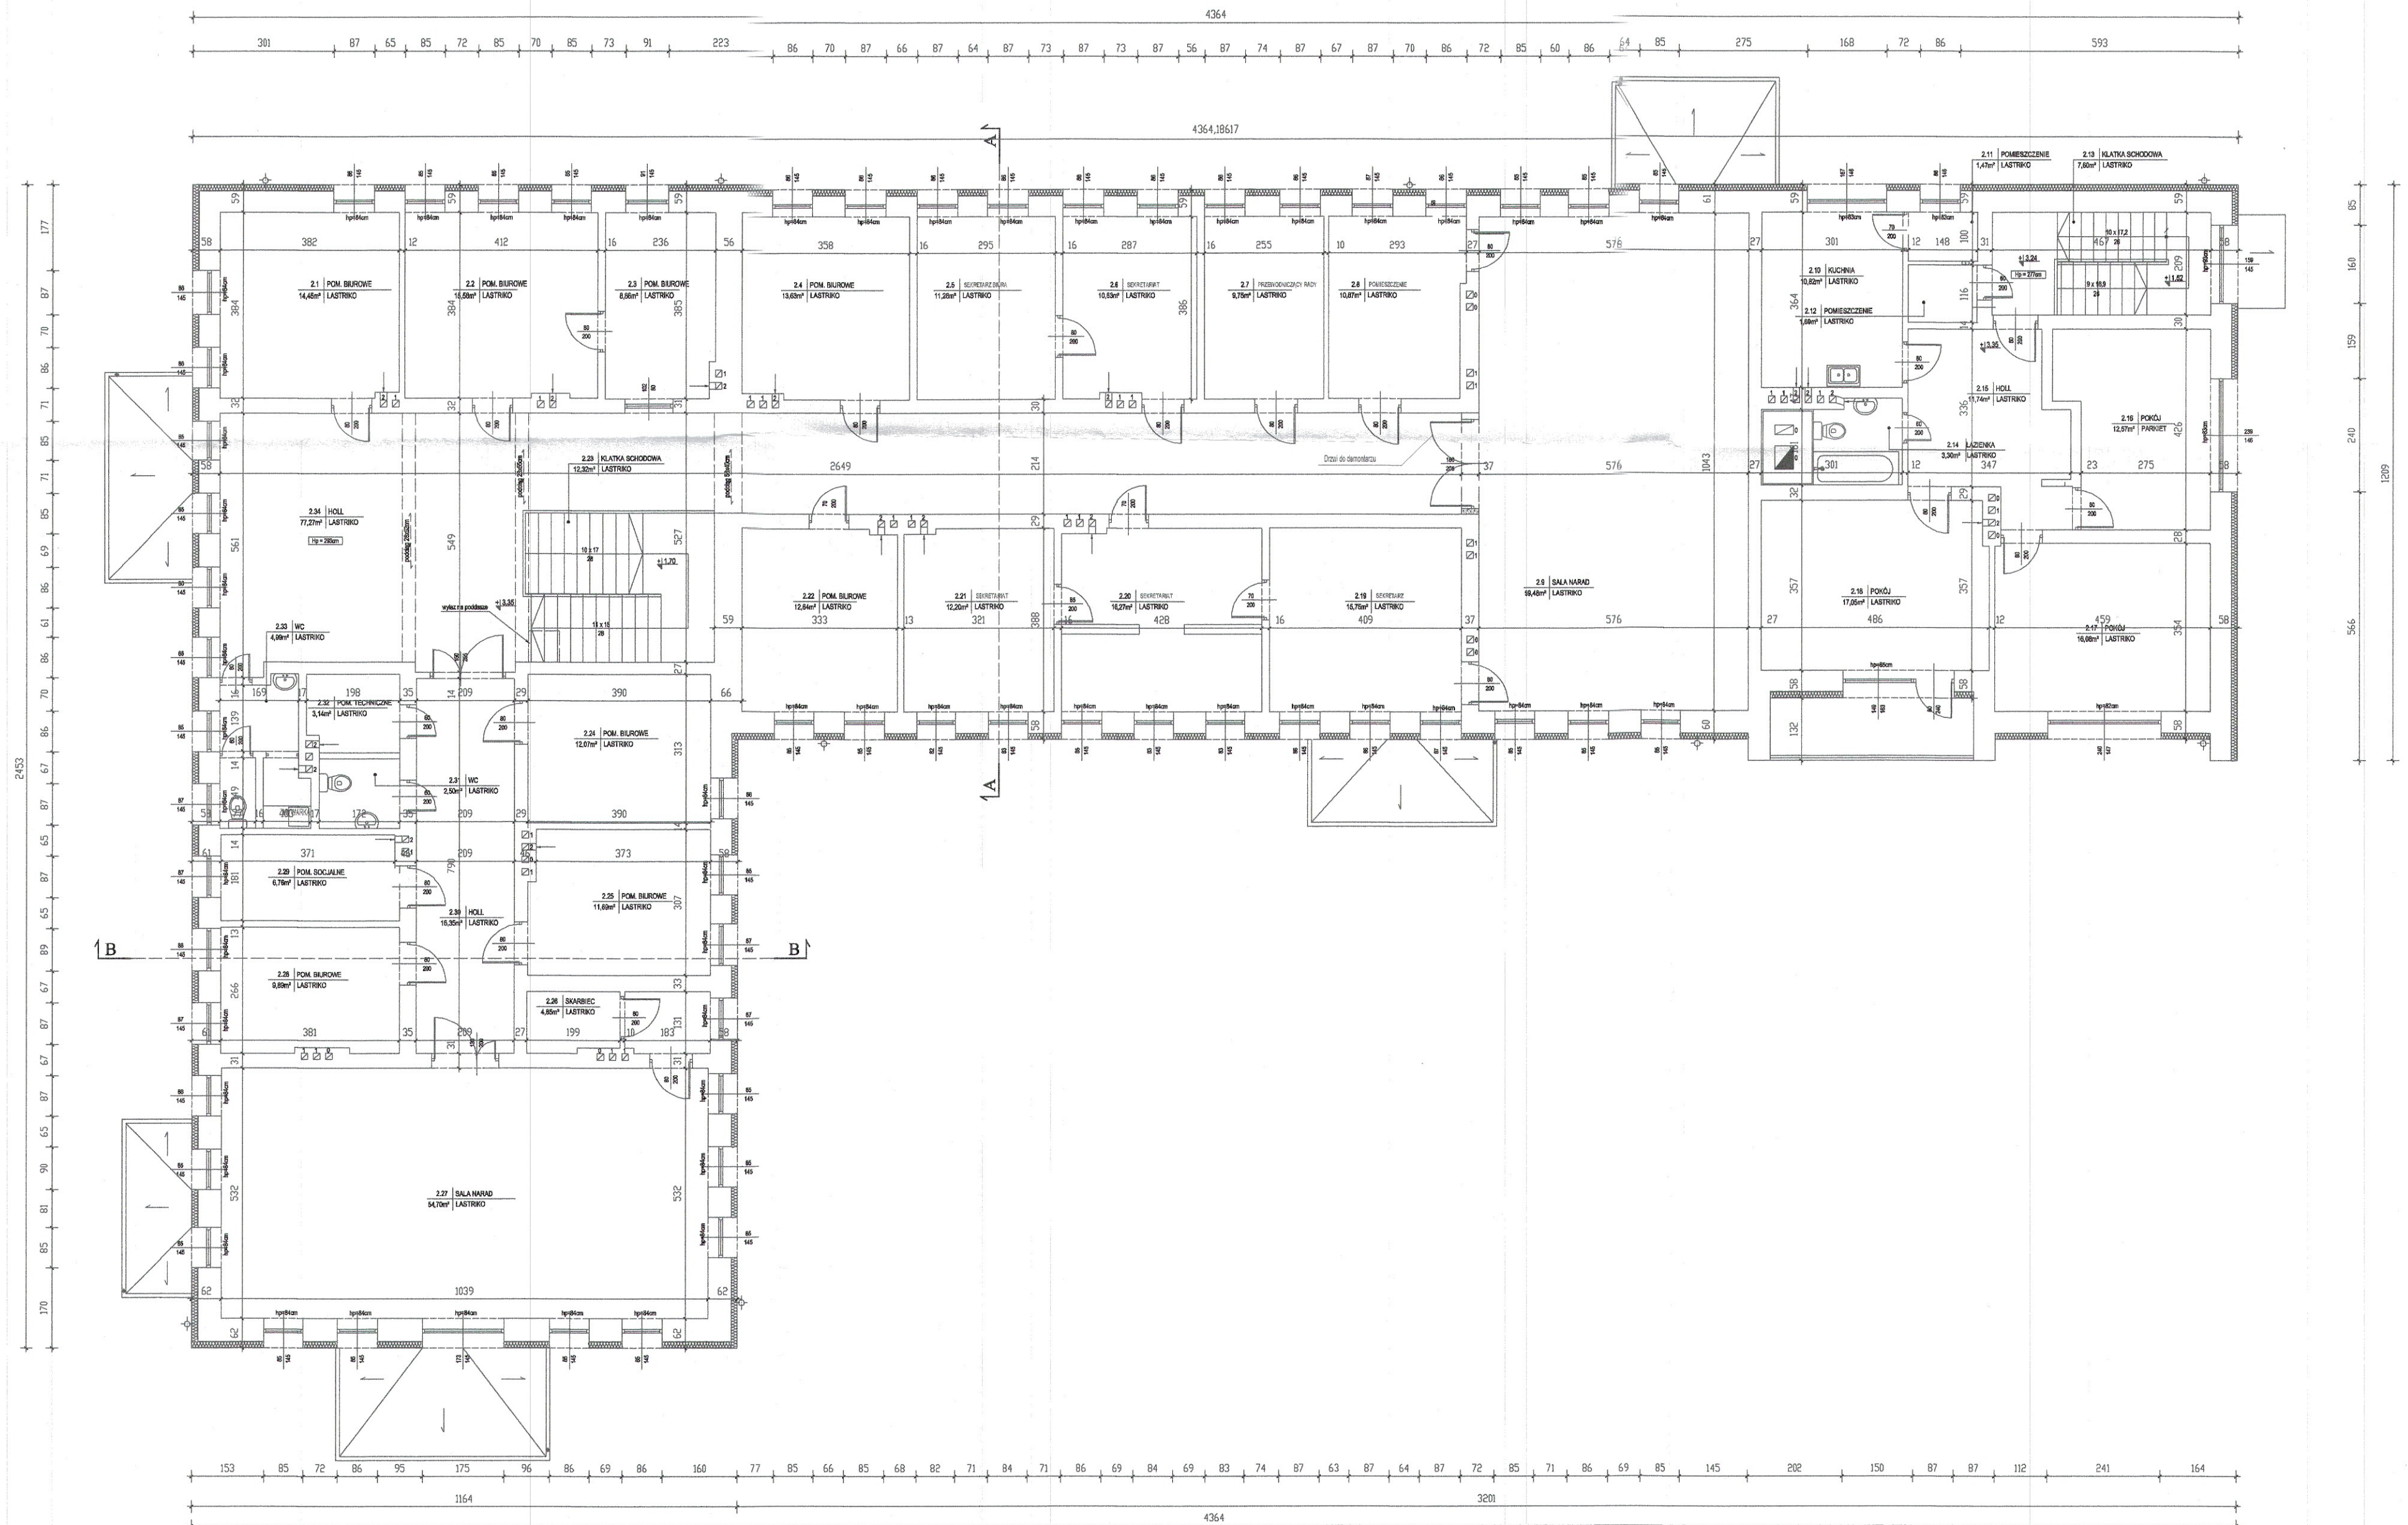

<p>IP-DOM Usługi Projektowo Budowlane Ireneusz Pietrzyk Emilianów 7A, 97-217 Lubochnia</p>	
Objekt:	Termomodernizacja budynku Urzędu Gminy w Lubochni
Adres projektu:	Rzut piętra – Inwentaryzacja str.
Przedm obiektu:	Lubochnia Dworska, ul. Tomaszowska 9,97-217 Lubochnia, działka nr ewid. 558/2, obr. 0016-Lubochnia Dworska
Inwestor :	Gmina Lubochnia, Lubochnia Dworska, ul. Tomaszowska 9
Opracował:	Podpis: mgr inż. Ireneusz Pietrzyk
mgr inż. Ireneusz Pietrzyk Specjalność: konstrukcyjno-budowlana	<p>UPRAWNIENIA BUDOWLANE do kierowania robotami budowlanymi bez ograniczeń w specjalności konstrukcyjno-budowlanej nr ewid. LUD/1172/OWOK/11</p>
SKALA: 1:100	WZRZESIECIE 2024 r. RYS. NR 1-3