


MAPA DO CELÓW PROJEKTOWYCH - Arkusz 1 (5)			
Oznaczenie kancelaryjne zgłoszenia pracy geodezyjnej		NGK.6640.4046.2022	
Powiat		wadowicki	
Jednostka ewidencyjna	identyfikator	121802_2	
	nazwa	Brzeźnica	
Obręb ewidencyjny	identyfikator	121802_2.0003	
	nazwa	Brzeźnica	
Numer działki ewidencyjnej		646/4, 60/27, 645/1, 11/157	
Skala mapy		1:500	
Nazwa układu współrzędnych	prostokątnych płaskich	2000/7	
	wysokości	PL-EVRF2007-NH	
Data aktualizacji mapy	16.01.2023 r.	L. ks. rob.	225/2022
Granica obszaru objętego aktualizacją		-----	
Informacje o służebnościach gruntowych mających wpływ na zagospodarowanie gruntów zlokalizowanych w granicach projektowanej inwestycji		Nie badano KW	
Nie wyklucza się istnienia w terenie uzbrojenia podziemnego nie zgłoszonego do inwentaryzacji oraz nie zgłoszonego przez instytucje branżowe			
Granice działek wkreślono zgodnie z danymi bazy danych EGİB			
Na mapę wkreślono linie rozgraniczające zgodnie z MPZP Gminy Brzeźnica			
Data opracowania mapy		20.01.2023 r.	

Poświadczam, że niniejszy dokument został opracowany w wyniku prac geodezyjnych i kartograficznych, których rezultaty zawiera operat techniczny pozytywnie zweryfikowany. Jednocześnie informuję, że jestem świadomy odpowiedzialności karnej za złożenie fałszywego oświadczenia.			
Identyfikator zgłoszenia prac geodezyjnych		NGK.6640.4046.2022	
Organ służby geodezyjnej, który otrzymał zgłoszenie		Starosta wadowicki	
Wykonawca prac geodezyjnych		KOMPAS Usługi geodezyjne Tomasz Cieplý	
Nr oraz data sporządzenia dokumentu zawierającego wynik pozytywnej weryfikacji		Protokół Weryfikacji Nr NGK.6640.4046.2022_40000 z daty 13-02-2023 r.	
Imię i nazwisko oraz nr uprawnień zawodowych kierownika prac		mgr inż. Tomasz Cieplý Nr świadectwa 23361	

Wykonawca prac:

**KOMPAS**  
Usługi Geodezyjne  
**Tomasz Cieplý**  
ul. Dolna 5, 34-114 Brzeźnica  
tel.: 506-243-833  
geodezja.kompas@gmail.com  
NIP: 5512641615, REG: 384380692

strefa kontrolowana wzdłuż istniejącego gazociągu przesyłowego wysokiego ciśnienia 500mm

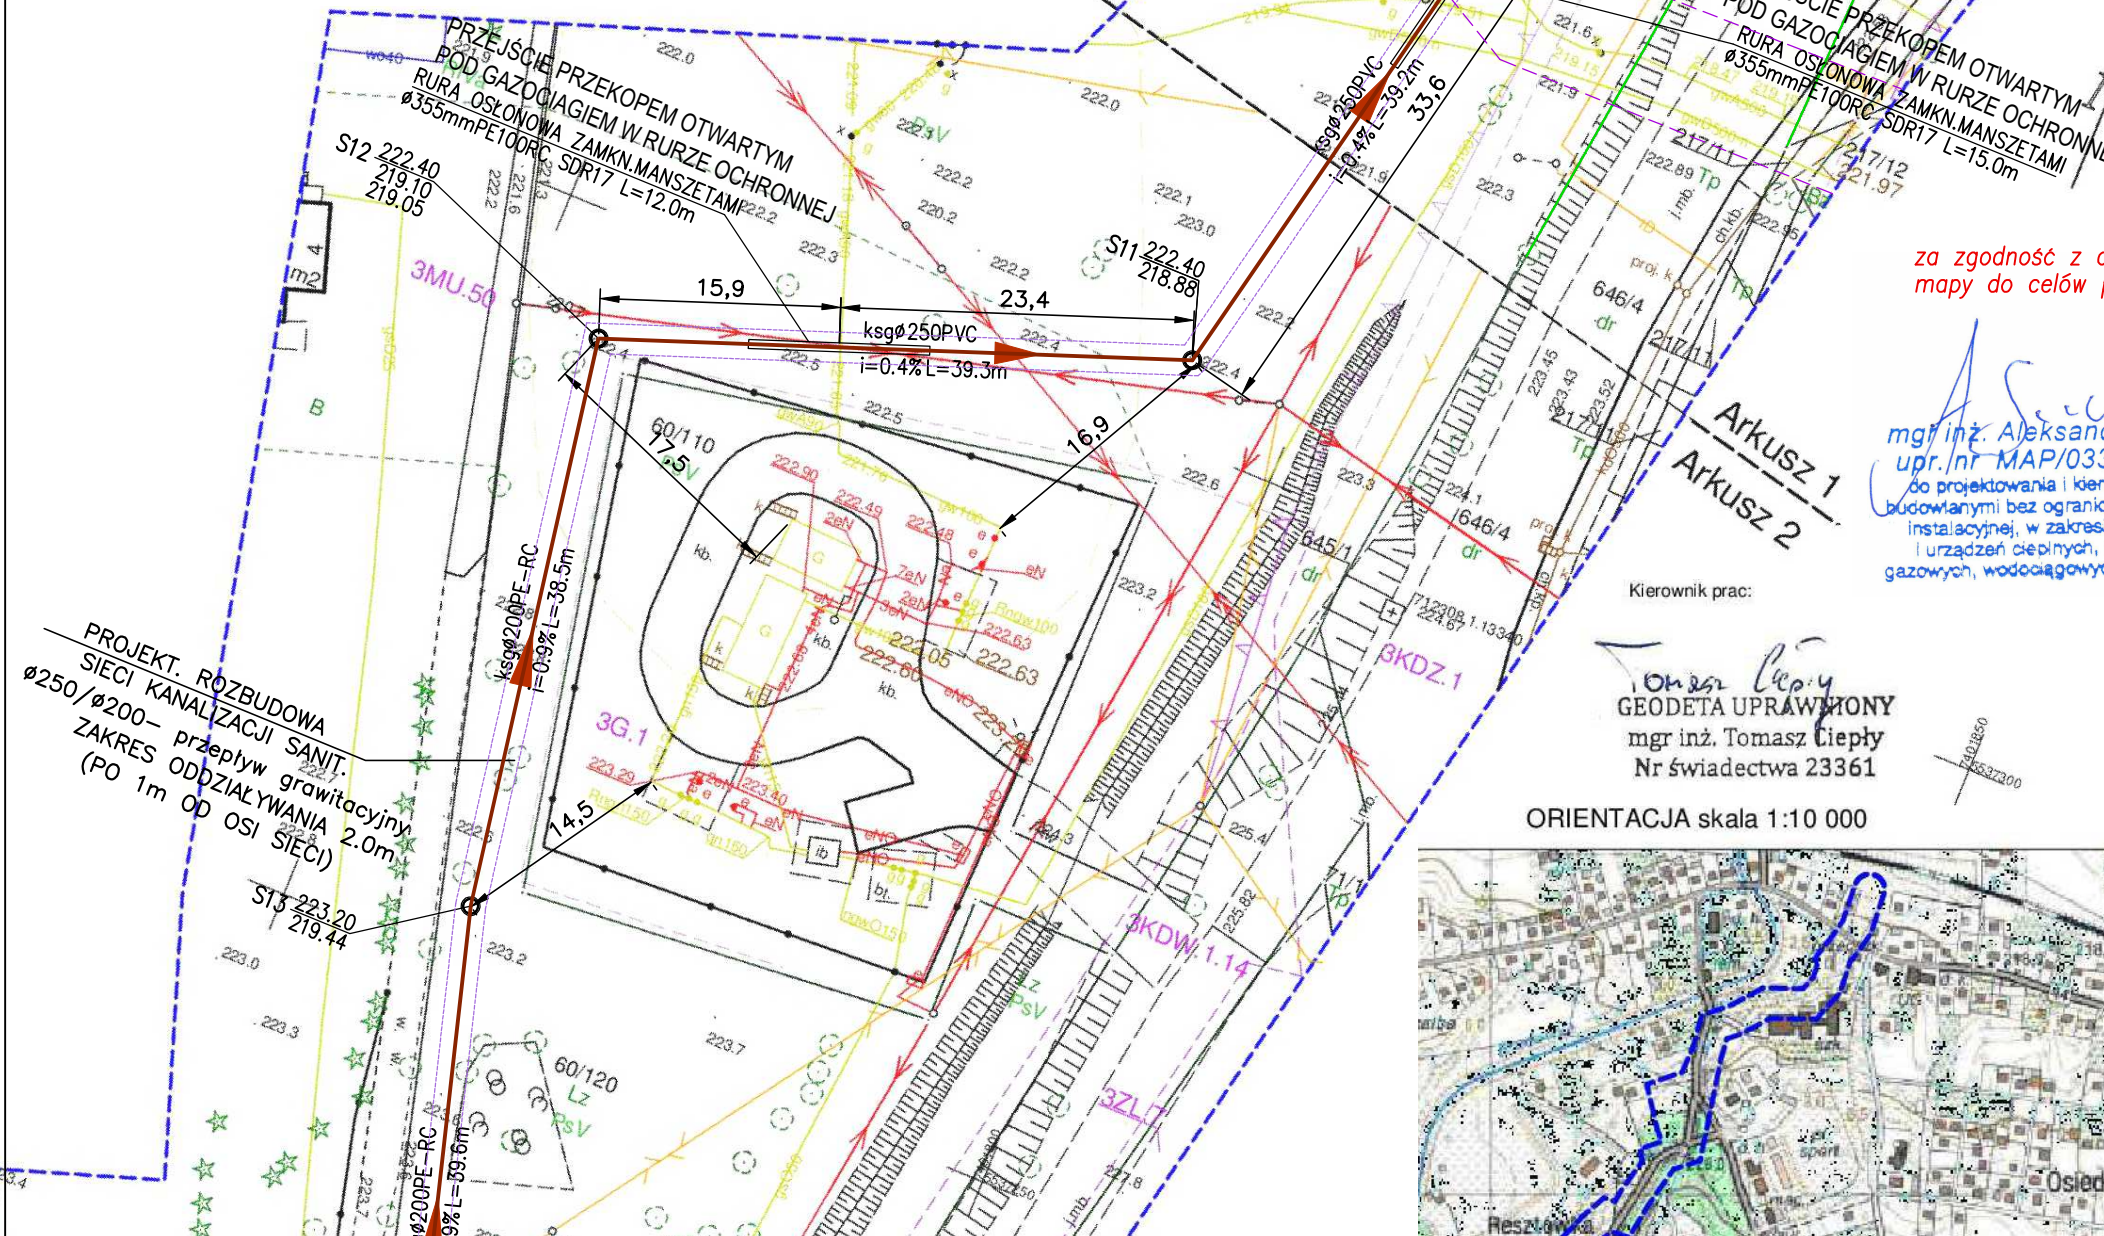

### LEGENDA:

UZBROJENIE PROJEKTOWANE:  
objęte niniejszym wnioskiem

- ksg250 - ksg200 proj. budowa sieci kanalizacji sanitarnej o przepływie grawitacyjnym
- S o proj. studnia kanalizacyjna z włazem
- zasięg uciążliwości
- granice istn. pasa drogowego
- granica działki
- 60/120 nr ewid. działki


obszar inwestycji oraz zasięg uciążliwości nie wykracza poza granice działek inwestycyjnych wskazanych we wniosku

za zgodność z oryginałem mapy do celów projektowych

mgr inż. Aleksander Szczurek  
upr. nr MAP/0330/PWBS/16  
do projektowania i kierowania robotami budowlanymi bez ograniczeń w specjalności instalacyjnej, w zakresie sieci, instalacji i urządzeń cieplnych, wentylacyjnych, gazowych, wodociągowych i kanalizacyjnych

Załącznik do pisma znak OS-DL.404.1335.2024.5 z DN. 12.12.2024r.

ORIENTACJA skala 1:10 000

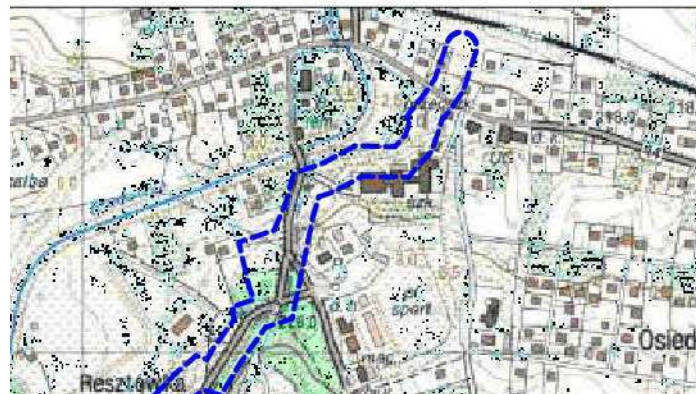

Pracownia Projektowo-Usługowa PROJ-IS Aleksander Szczurek 34-113 Bęczyn ul. Łysa Góra 121			
Temat oprac. /obiekt:		„ROZBUDOWA SIECI KANALIZACJI SANITARNEJ W MIEJSCOWOŚCI BRZEŹNICA" - zadanie w rejonie ulic Krakowska, Kalwaryjska, Parkowa, Jabłoniowa, Jesionowa, Świerkowa	
Lokalizacja, adres inwestycji:		Brzeźnica, obręb: 0003, jedn. ewid.: 121802_2, Gm. Brzeźnica pow. wadowicki, woj. małopolskie	Faza proj.: <b>PZT</b> <b>uzgodnienia</b> <b>do proj.</b>
Inwestor:		Gmina Brzeźnica ul. Krakowska 109, 34-114 Brzeźnica	Skala : 1:500
Nazwa rys.:		PROJEKT ZAGOSPODAROWANIA TERENU - ROZBUDOWA SIECI KANALIZACJI SANITARNEJ	Nr rys.: S-K-1g
Branża: INSTALACYJNA SANITARNA	Projektował:	mgr inż. Aleksander Szczurek Upr. nr MAP/0330/PWBS/16	Data:  08. 2024r.
	Sprawdził:		
<i>Upewnienia do projektowania i kierowania robotami budowlanymi w specjalności instalacyjnej w zakresie sieci, instalacji i urządzeń cieplnych, wentylacyjnych, gazowych, wodociągowych i kanalizacyjnych bez ograniczeń.</i> Tel. kom. +48 505 329 874 e-mail: proj-is@wp.pl			