

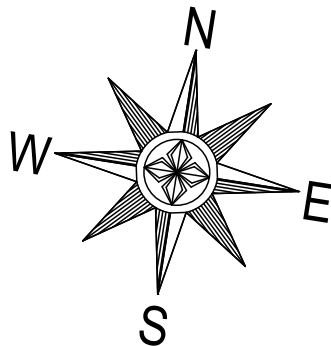


RZUT PARTERU

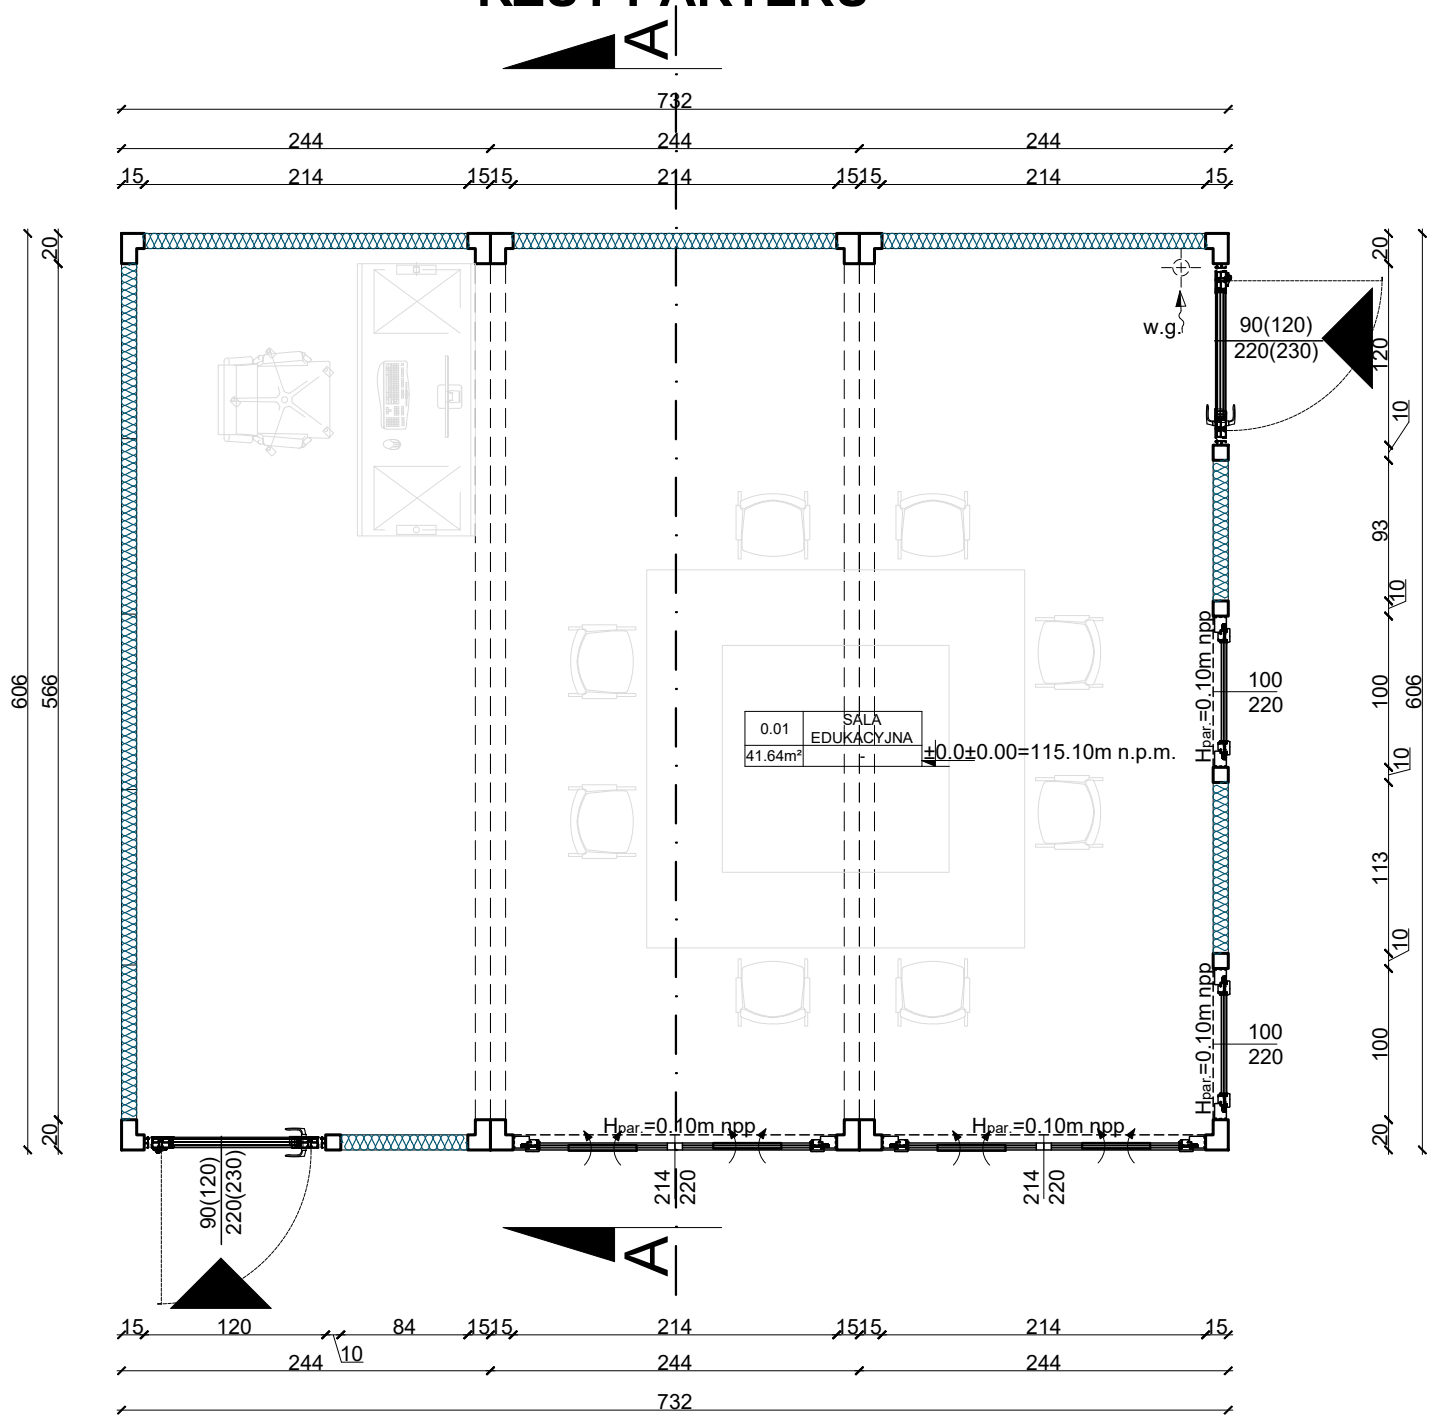

RZUT DACHU

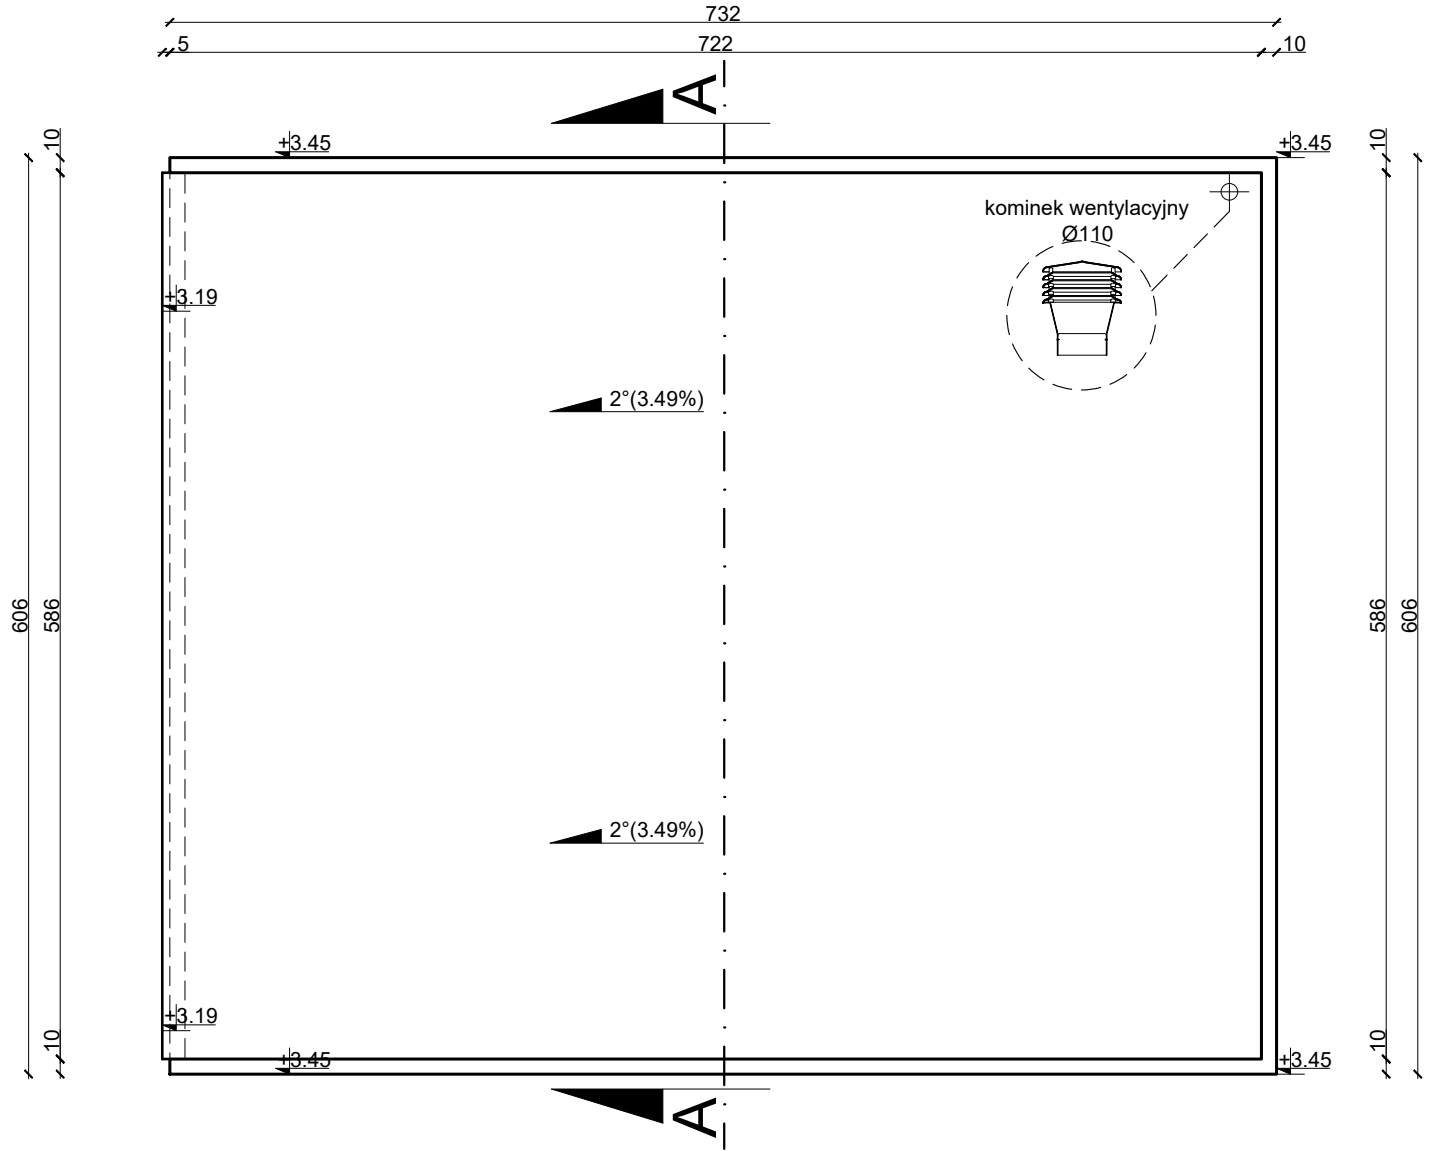

| | | | |
|--|------------------------------|---|--------------------------------------|
| PRZEDSIĘBIORSTWO PROJEKTOWO-WYKONAWCZE "deem" Anna Dziuba-Jaglińska Wiktorów 50, 98-350 Biała | Projektant: arch. konstr. | mgr inż.arch. Anna Dziuba-Jaglińska spec.architektura | upr. nr 26/LOOKK/2012, LO-0769 |
| | Sprawdził: arch. konstr. | mgr inż.arch. Maria Dziuba spec.architektura | upr. nr 155/82/Op, LO-0540 |
| | Opracował: arch. konstr. | inż. Łukasz Włodarczyk | _____ |

| | | | | |
|--|--|--|--|--|
| data sporządzenia rysunku: 30.04.2025r. | PROJEKT TECHNICZNY | | | nr rysunku: A-1 skala: 1:50 |
| | Nazwa pierwotnego zamierzenia budowlanego zatwierdzonego decyzją pozwolenia na budowę wydaną przez Starostę Piaseczyńskiego nr 1080/2024 z dnia 02.07.2024: ROZBUDOWA I PRZEBUDOWA ISTNIEJĄCEJ KANALIZACJI DESZCZOWEJ ORAZ BUDOWA 5 MIEJSC POSTOJOWYCH WRAZ Z UTWARDZENIEM TERENU STANOWIĄCYM KOMUNIKACJĘ WEWNĘTRZNĄ ORAZ PRZEBUDOWA CHODNIKA | | | |
| | Nazwa zamierzenia budowlanego projektu budowlanego zamiennego: ROZBUDOWA I PRZEBUDOWA ISTNIEJĄCEJ KANALIZACJI DESZCZOWEJ ORAZ BUDOWA 5 MIEJSC POSTOJOWYCH WRAZ Z UTWARDZENIEM TERENU STANOWIĄCYM KOMUNIKACJĘ WEWNĘTRZNĄ ORAZ PRZEBUDOWA CHODNIKA. | | | |
| | BUDOWA CZTERECH BUDYNKÓW SZKOLNYCH NIEPRZEZNACZONYCH NA STAŁY LUB CZASOWY POBYT LUDZI, Z ZESPOŁEM ELEMENTÓW MAŁEJ ARCHITEKTURY, OŚWIECENIEM TERENU I WEWNĘTRZNEJ LINII ZASILAJĄCEJ ELEKTROENERGETYCZNEJ, ROZBUDOWA ISTNIEJĄCEJ INSTALACJI KANALIZACJI SANITARNEJ I WODOCIĄGOWEJ | | | |
| | Lokalizacja: działki nr ewid. 8/13; 8/7; jedn. ewid.: 141803_2 Lesznówola obręb ewid.: 0032 Zakłady Zamienie ID działek: 141803_2.0032.8/13; 141803_2.0032.8/7 | | | |
| | Inwestor: Gmina Lesznówola ul. Gminna 60 05-506 Lesznówola | | | |
| | Tytuł rys.: Rzut parteru, rzut dachu - zespół kontenerów nr I | | | |
| | Branża: ARCHITEKTURA, KONSTRUKCJA | | | |