


0.01	SALA WIELOFUNKCYJNA	117.43m²
0.02	WIATROLAP	4.80m²
0.03	KOMUNIKACJA	5.20m²
0.04	PRZEDSIONEK	2.06m²
0.05	PRZEDSIONEK	1.93m²
0.06	TOAleta DAMSKA / DLA OS. NIEPEŁNOSPRAWNYCH	5.05m²
0.07	TOAleta MĘSKA	1.60m²
POWIERZCHNIA UŻYTKOWA RAZEM		138.07m²
0.08	POMIESZCZENIE POMOCNICZE	5.24m²

Jednostka projektująca:
greenCore Grencore - Bartosz Sekulski
al. Warszawska 391, 39-400 Tarnobrzeg

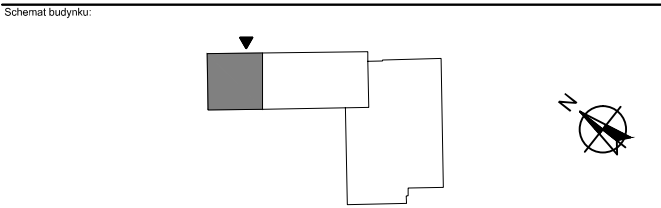

Investor:
Gmina Nowa Dęba
ul. Rzeszowska 3, 39-460 Nowa Dęba

Inwestycja / lokalizacja inwestycji:
Przebudowa i rozbudowa budynku remizu ochotniczej straży pożarnej wraz z niezbędną infrastrukturą (budową i rozbórką kanalizacji deszczowej) na działkach nr ewid. 2687 i 2686/2, obręb 0002 Chmielów, gmina Nowa Dęba

Temat:
Rzut parteru- instalacja wentylacji mechanicznej

Stadium: Projekt techniczny		Branża: Sanitarna	
Projektant: mgr inż. MICHAŁ GRONEK	Podpis:	Specjalność: Sanitarna	Nr. upr.: LUB/0311/PWBS/20
Projektant sprawdzający: mgr inż. DOROTA ZYCH	Podpis:	Specjalność: Sanitarna	Nr. upr.: PDK/0087/POOS/13

Skala: **1:50** Data: **03.10.2023** Format: **420x594** Nr rys.: **IS-05**