


0.01	SALA WIELOFUNKCYJNA	117.43m²
0.02	WIATROLAP	4.80m²
0.03	KOMUNIKACJA	5.20m²
0.04	PRZEDSIÓNEK	2.06m²
0.05	PRZEDSIÓNEK	1.93m²
0.06	TOAILETA DAMSKA / DŁA OKRÓG NIEPEŁNOSPRAWNYCH	5.05m²
0.07	TOAILETA MĘSKA	1.60m²
POWIERZCHNIA UŻYTKOWA RAZEM		138.07m²
0.08	POMIESZCZENIE POMOCNICZE	5.24m²

Jednostka projektująca:
greenCore Grencore - Bartosz Sekulski
al. Warszawska 391, 39-400 Tarnobrzeg

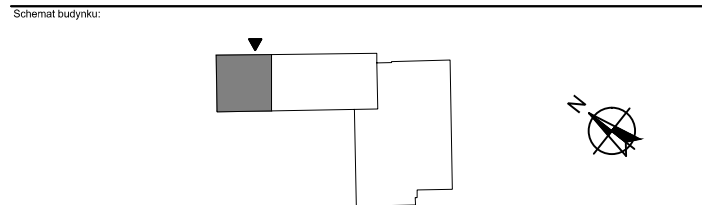

Investor:
Gmina Nowa Dęba
ul. Rzeszowska 3, 39-460 Nowa Dęba

Inwestycja / lokalizacja inwestycji:
Przebudowa i rozbudowa budynku remizu ochotniczej straży pożarnej wraz z niezbędną infrastrukturą (budową i rozbiorą kanalizacji deszczowej) na działkach nr ewid. 2687 i 2686/2, obręb 0002 Chmielów, gmina Nowa Dęba

Tytuł:
Rzut poddasza- instalacja wentylacji mechanicznej

Stadium: Projekt techniczny	Branża: Sanitarna
Projektant: mgr inż. MICHAŁ GRONEK	Specjalność: Sanitarna
Projektant sprawdzający: mgr inż. DOROTA ZYCH	Specjalność: Sanitarna

Skala: 1:50	Data: 03.10.2023	Format: 420x594	Nr rys.: IS-06
-----------------------	----------------------------	---------------------------	--------------------------