


PROJEKT

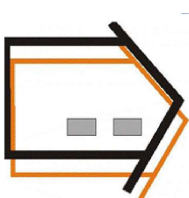

USŁUGI INWESTYCYJNE
NADZORY BUDOWLANE
KOSZTORYSOWANIE
mgr inż. SŁAWOMIR MAŃKA
87-300 BRODNICA
GORCZENICA 98C

PROJEKTANT:

mgr inż. Sławomir Mańka
upr. proj. KUP/0003/POOK/10
do projektowania bez ograniczeń
w specjalności konstrukcyjno-budowlanej

PROJEKTANT:

mgr. inż. Borys Kwiatkowski
uprawnienia do projektowania
w specjalności instalacji sanitarnych
upr. KUP/0071/PWBS/20

NAZWA:

DOBUDOWA POMIESZCZEŃ
GOSPODARZYCH ORAZ REMONT BUDYNKU
REMIZY OCHOTNICZEJ STRAŻY POŻARNEJ

RYSUNEK: RZUT PARTERU
- KLIMATYZACJA

ADRES:
NIEŻYWIĘĆ
działka nr 172

INWESTOR:
GMINA BOBROWO
87-327 BOBROWO


BRANŻA:
SANITARNA

SKALA:
1:100

DATA:
11.2024

NR RYSUNKU:
NR STRONY:

A3

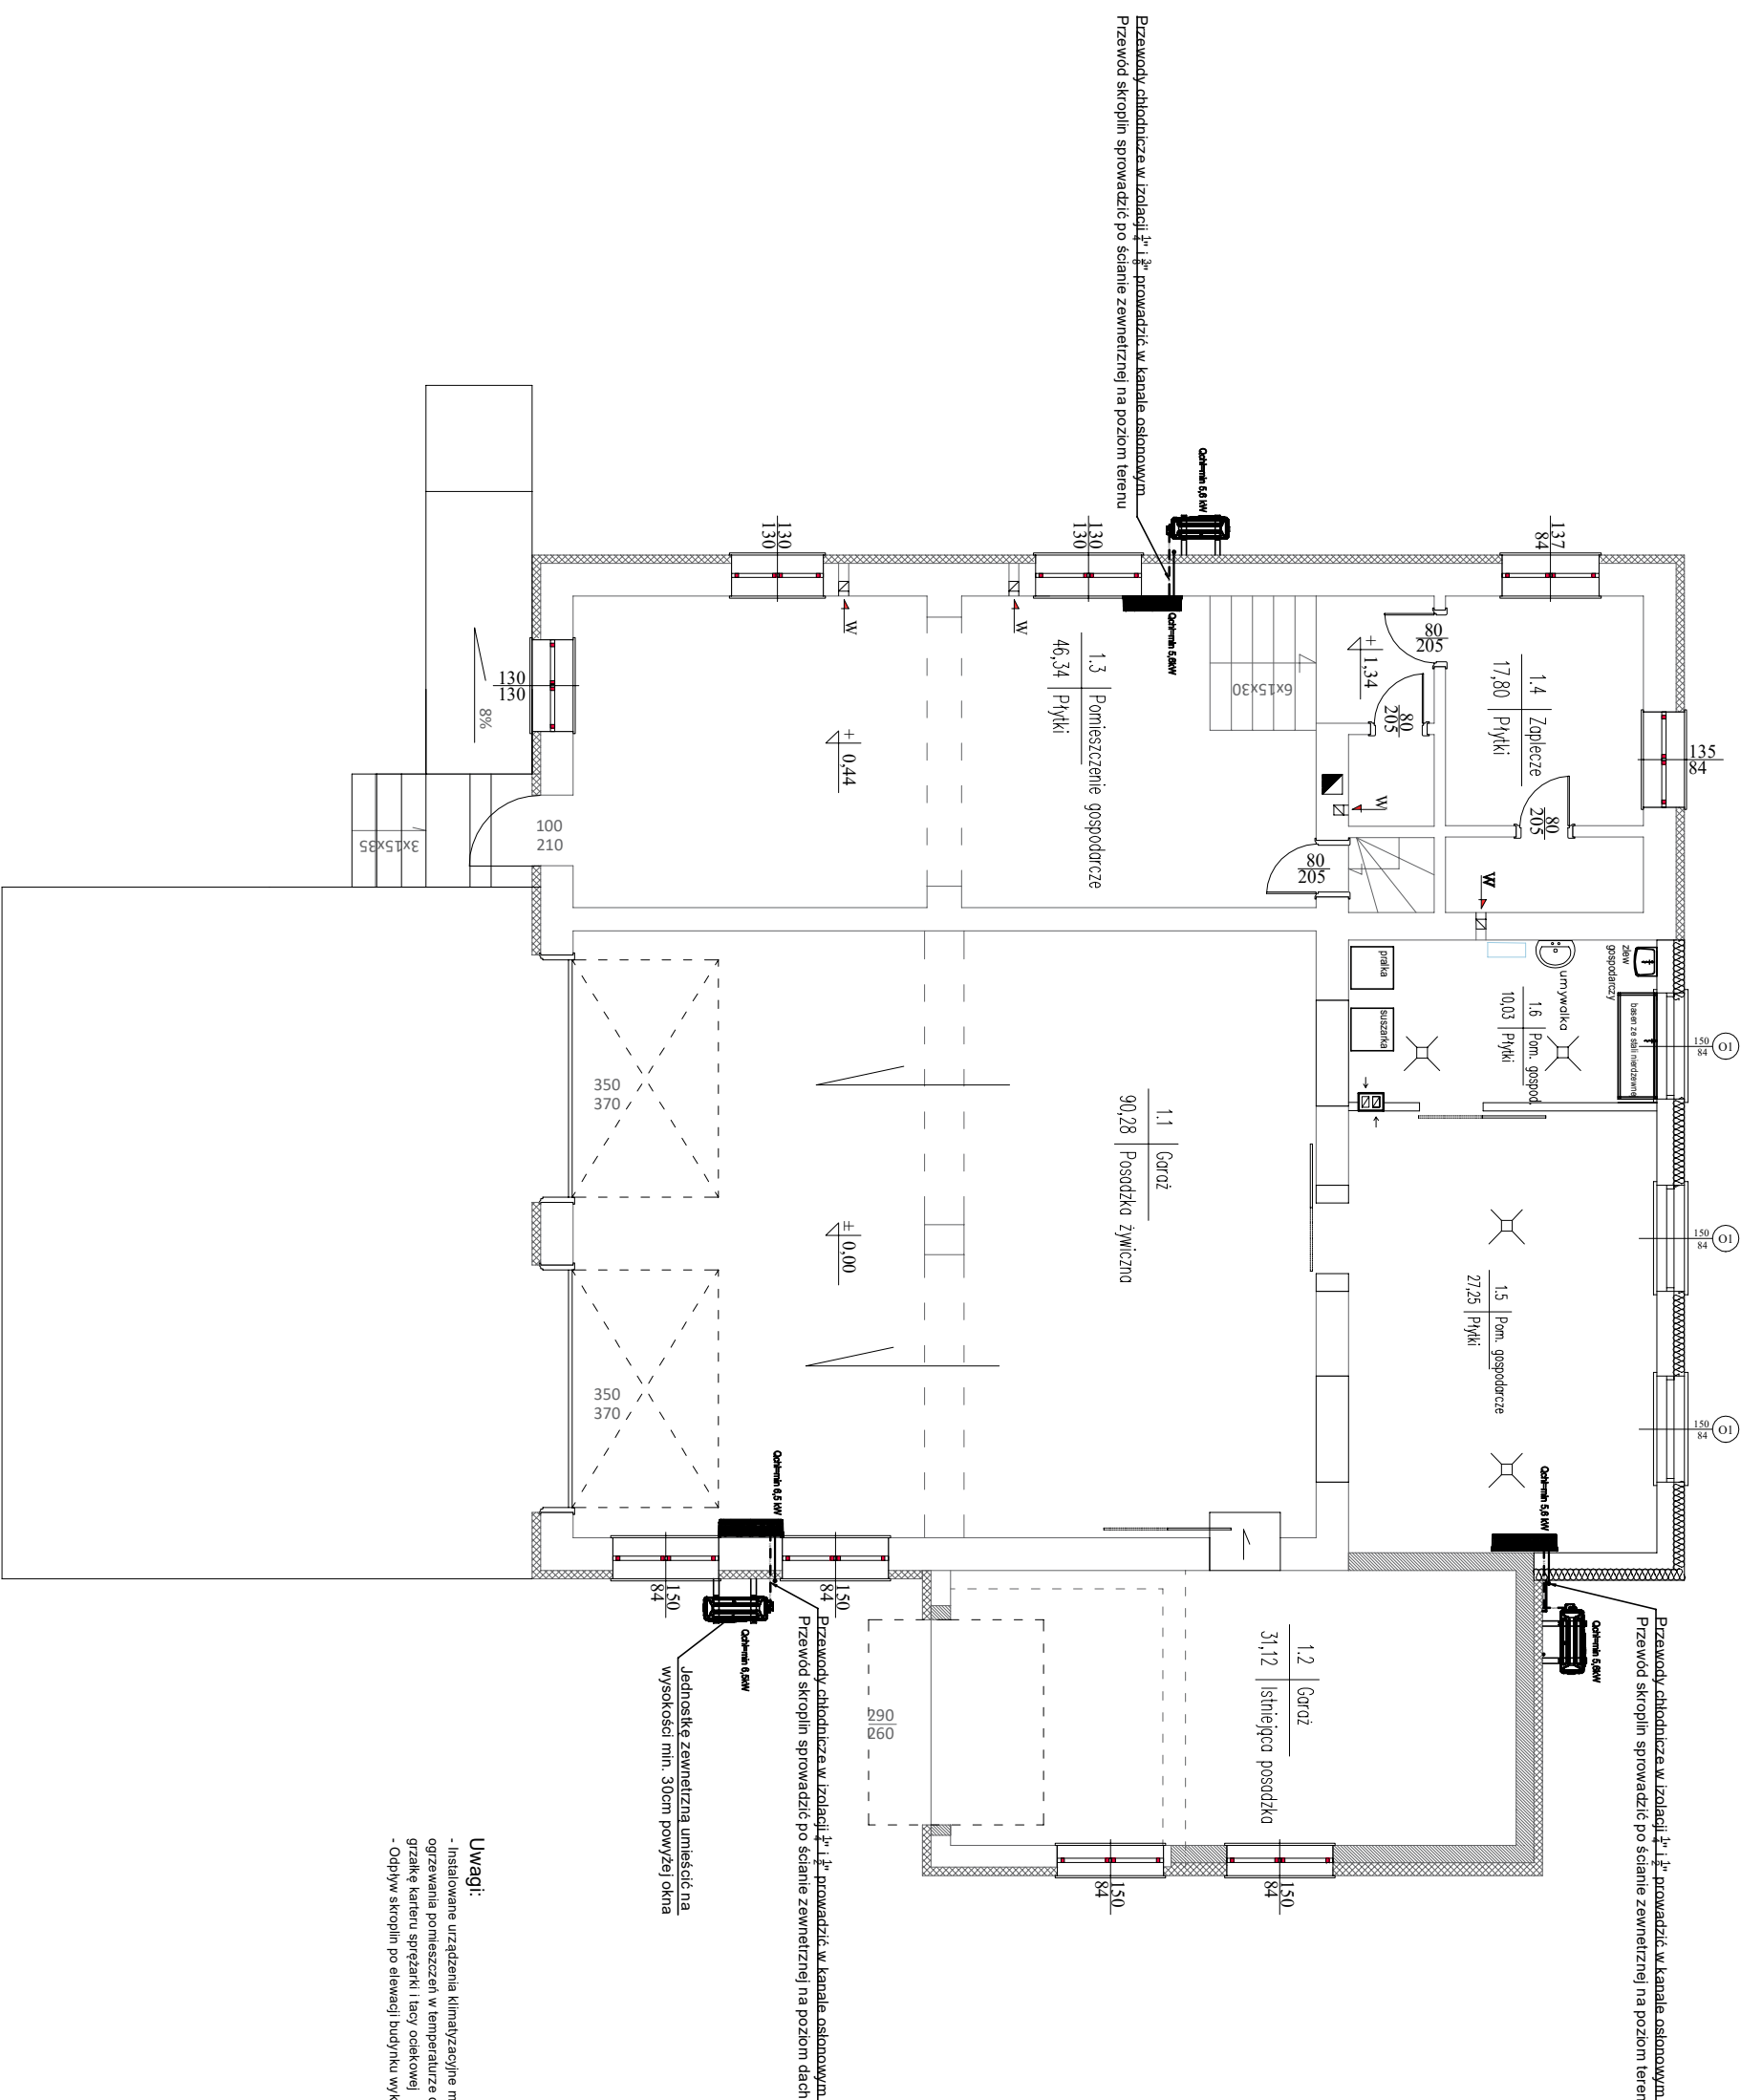

- Uwagi:
- Instalowane urządzenia klimatyzacyjne muszą być przystosowane do ogrzewania pomieszczeń w temperaturze do -30st. C oraz posiadać grzałkę kablową sprężarki i łańcuch ociekowej
 - Odpływ skroplin po elewacji budynku wykonać przewodami PVC DN32