

USŁUGI GEODEZYJNE

Biuro: 10-100 Lublin  
ul. Krasna 10  
14-100 Lublin  
NIP: 667-917-314  
REGON: 143927

Mapa do celów projektowych

SKALA 1:500


Pracownia: Jacek Wicher  
Główny Inżynier  
Dział nr 14302, 14302, 14302, 14302  
14302, 14302

Wykonawca: Usługi geodezyjne Jacek Wicher  
ul. Krasna 10, 10-100 Lublin  
NIP: 667-917-314  
REGON: 143927

Układ współrzędnych: Wysokośćowa: Amsterdamska  
Oś: Odcinek: linia przerywana kolorem zielonym  
Mapa: 10.07.2024 r.

GEODETA

ul. Krasna 10  
10-100 Lublin  
NIP: 667-917-314  
REGON: 143927

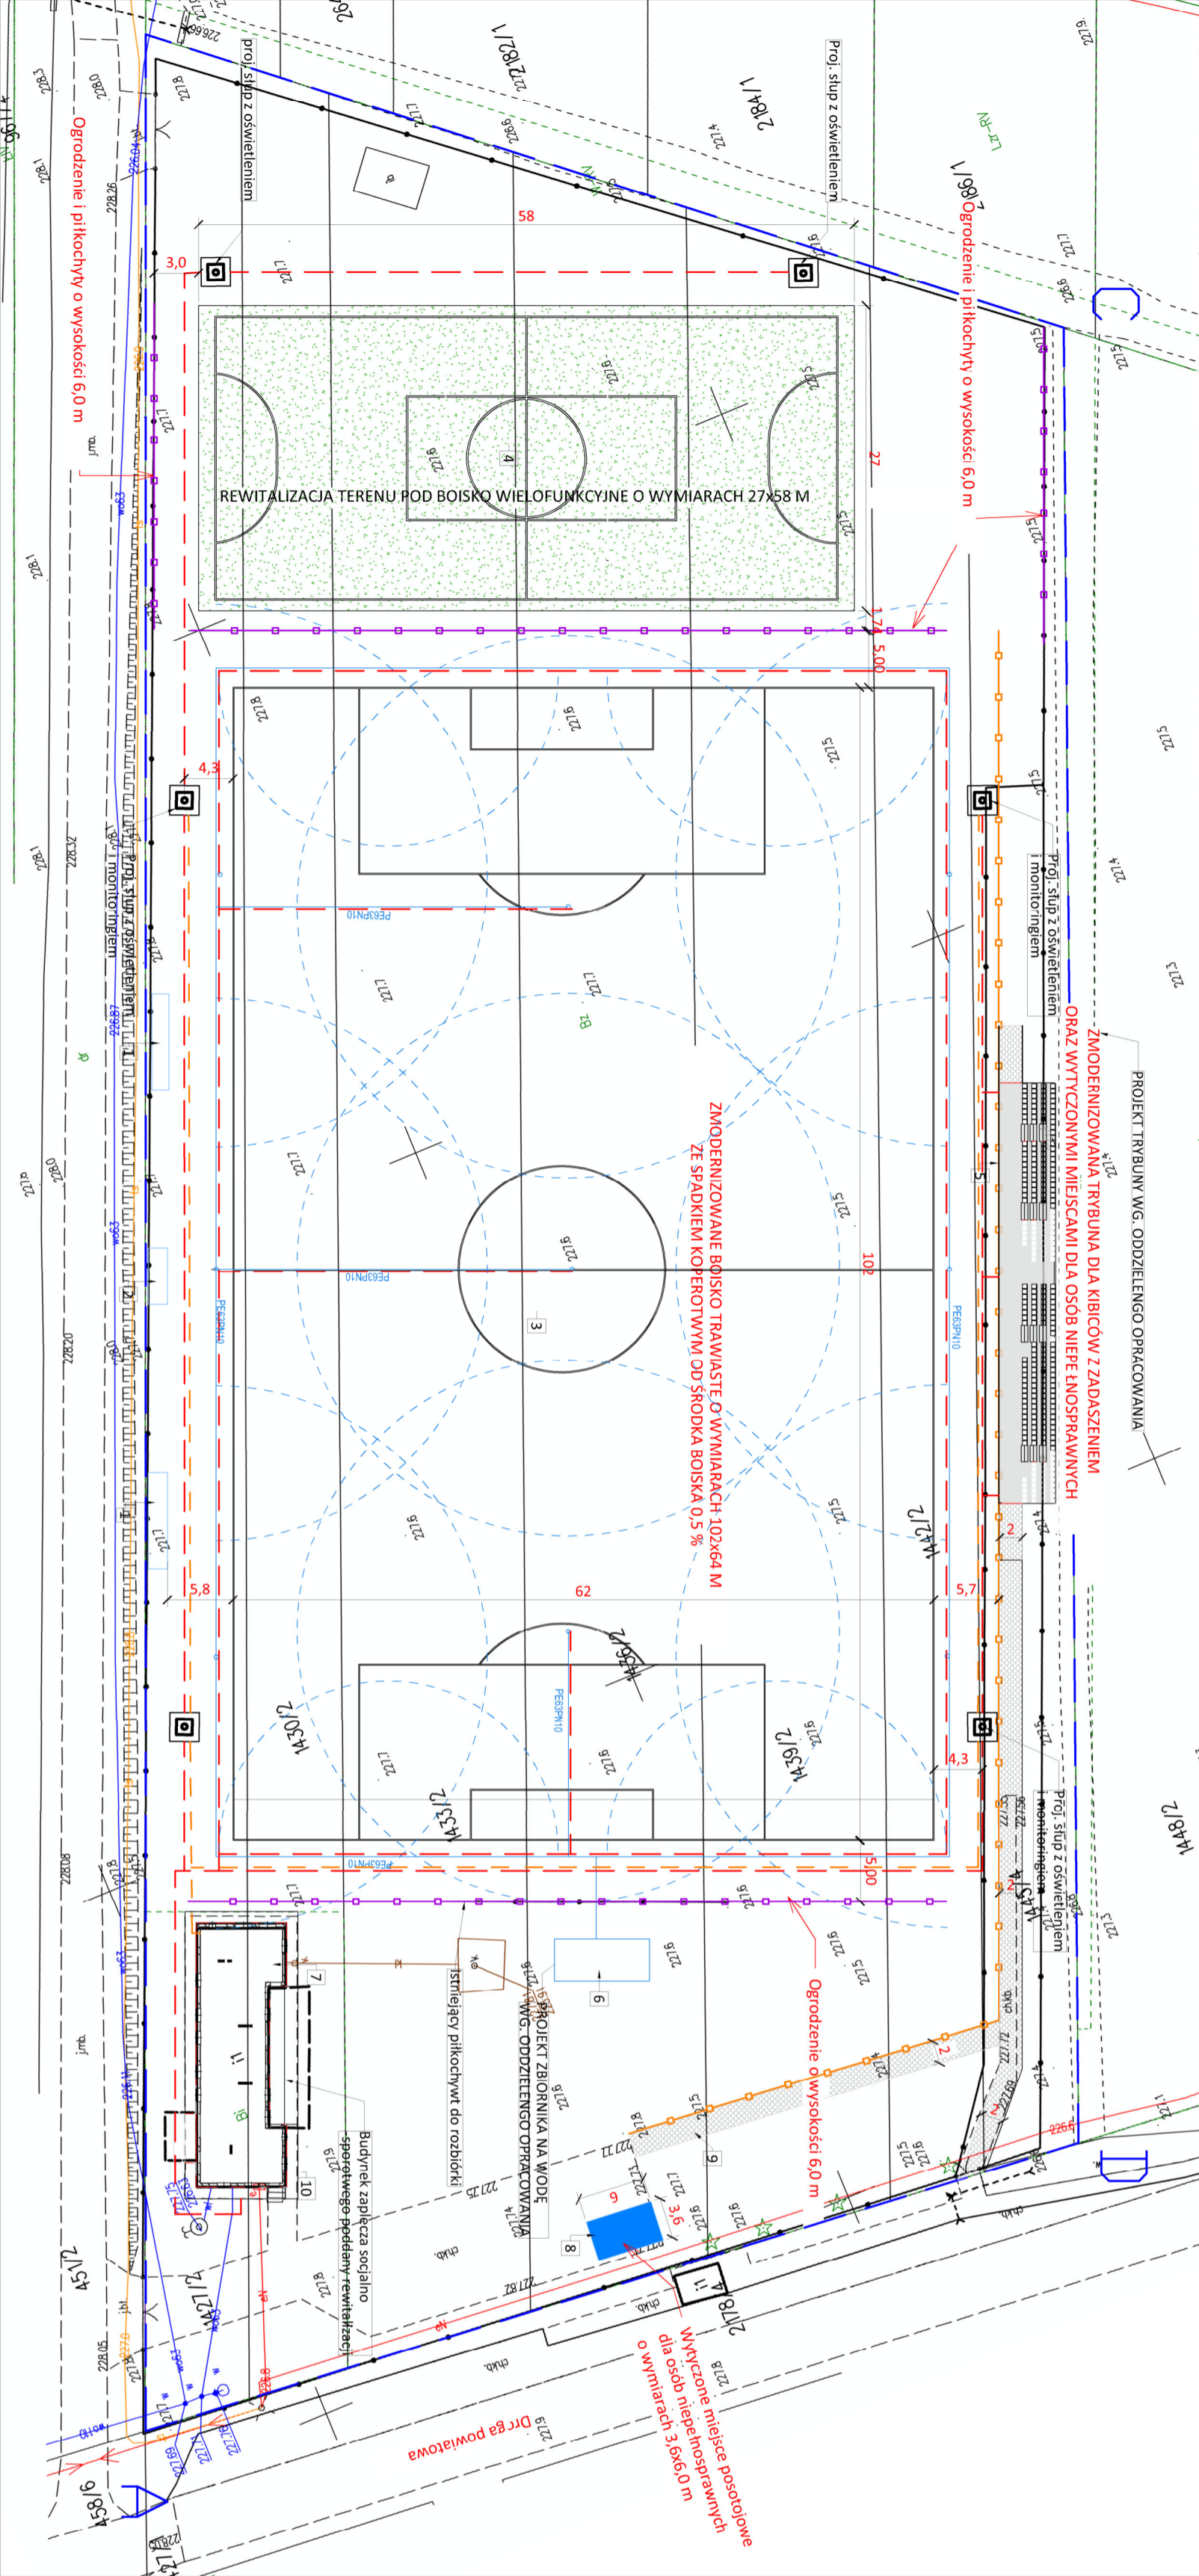

LEGENDA:  
Projektowane elementy

1

KABINA DLA ZAWODNIKÓW REZERWY

2

KABINA DLA POMOCY MEDYCZNEJ

3

BOISKO DO PIŁKI NOŻNEJ 102x64 m

4

BOISKO SZTUCZNE

5

TRYBUNA Z ZADASZENIEM (WIG ODDZIELENIEGO OPRACOWANIA)

6

ZBIORNIK DO SYSTEMU NAWADNIANIA 30m3 (WG DDZIELENIEGO OPRACOWANIA)

7

BUDYNEK ZAPLECZA SPROTOWEGO

8

MIEJSCE DLA OSÓB NIEPEŁNOSPRAWNYCH CIĄGI KOMUNIKACYJNE Z KOSTKI BETONOWEJ

9

INFOKIOSK

10

OGRÓDZENIE/PIŁKOCCHWYT O WYSOKOŚCI 6,0 M

OGRÓDZENIE O WYSOKOŚCI 1,25 M

NAWIERZCHNIA Z BETONOWEJ KOSTKI BRUKOWEJ

NAWIERZCHNIA Z TRAWY SZTUCZNEJ

INSTALACJE MONITORINGU

INSTALACJE ELEKTRYCZNE (OSWIELTENIE OBIEKTU) ZALICZNIKOWE

SŁUPY OSWIELTENIOWE Z MONITORINGIEM

OBSZAR OPRACOWANIA

SYSTEM NAWADNIANIA BOISKA

DYSZE ZRZASZAJĄCE PŁYTĘ BOISKA

■ pracownia:	PWN BUDOWNICTWO WALDEMAR ŁACEK ul. Gęsia 21/28, 20-719 Lublin tel. 667-917-314 NIP 918-199-72-71		
■ projekt:	KOMPLEKSOWA REWITALIZACJA OBSZARÓW ZDEGRADOWANYCH NA TERENIE GMINY DZWOLA - OBIEKTY SPORTOWE W MIEJSKOŚCI KRZEMIENI DRUGI		
■ adres inwestycji:	Gmina: Dzwola Jednostka ewidencyjna: Dzwola, obręb: Krzemień Drugi Id. działek 060503, 2.0014.1427/2, 060503, 2.0014.1430/2, 060503, 2.0014.1433/2, 060503, 2.0014.1436/2, 060503, 2.0014.1439/2, 060503, 2.0014.1442/2, 060503, 2.0014.1445/4		
■ inwestor:	Gmina Dzwola Dzwola 168 23 - 304 Dzwola		
■ projektował:	mgr inż. WALDEMAR ŁACEK spec. inżyniera drogowia LUB/0016/PWBD/15		
■ sprawdził:	mgr inż. Jolanta Adamczak LUB/0210/POOD/08 spec. drogowej		
■ projektował:	mgr inż. ARTUR SKUBIS spec. Elektrycznej LUB/0056/PWBE/16		
■ sprawdził:	mgr inż. Grzegorz Studnicki LUB/0280/PWOE/13 spec. Instalacyjna - elektryczna		
■ branża:	Sanitarna		
■ stadium:	PT-W		
■ skala:	1:500		
PLAN ZAGOSPODAROWANIA TERENU			
■ data:	■ nr rysunku:	■ arkusz:	■ rev.:
Kwiecień 2024	PB-A-01		0
Kopowanie niniejszego rysunku w całości lub jego części jakiegokolwiek techniką oraz udostępnianie osobom trzecim, a w szczególności konkurencji bez pisemnej zgody PWN BUDOWNICTWO Waldemar Łacek jest zabronione.			