


RZUT PARTERU - INSTALACJA WODY
SKALA 1:50



- LEGENDA:
- instalacja wody zimnej
 - instalacja wody ciepłej
 - instalacja cyrkulacji
 - instalacja wody zimnej do splukiwania z możliwością odcięcia
 - instalacja hydantowa
 - zawór ze złączką do węża

NAZWA OBIEKTU BUDOWLANEGO		BUDOWA BUDYNKU POCZEKALNI DLA PODRÓŻNYCH PRZEKRACZAJĄCYCH GRANICĘ W RUCHU AUTOKAROWYM (WJAZD DO UE) NA DROGOWYM PRZEJŚCIU GRANICZNYM W BUDOWIERZU, BUDOWA PRZYŁĄCZY: WODOCIĄGOWEGO, KANALIZACJI SANITARNEJ, KANALIZACJI DESZCZOWEJ, CIEPŁOWNICZEGO, PRZEBUDOWA ISTNIEJĄCYCH UTWARDZEŃ Z BUDOWĄ I WYTYCZENIEM MIEJSC POSTOJOWYCH DLA AUTOKARÓW, PRZEBUDOWA INSTALACJI ELKTROENERGETYCZNEJ, TELETECHNICZNEJ, KANALIZACJI DESZCZOWEJ	
NAZWA INWESTORA		SKARB PAŃSTWA, WOJEWODA PODKARPACKI UL. GRUNWALDZKA 15, 35-959 RZĘSZÓW	
ADRES OBIEKTU BUDOWLANEGO		DZIAŁKA NUMER EWIDENCYJNY 508/3, OBRĘB EWIDENCYJNY 0005 BUDOWIERZ, JEDNOSTKA EWIDENCYJNA 180904, 2 GMINA LUBACZÓW	
TYTUŁ RYSUNKU		RZUT PARTERU - INSTALACJA WODY	
INSTALACJE SANITARNE			
IMIE I NAZWISKO - PROJEKTANTA	MGR INŻ. JANUSZ MOKRZYCKI	PODPIS:	
NUMER UPRAWNIEN BUDOWLANICH	POK/0032/POOS/04		
DATA SPORZĄDZENIA	PAŹDZIERNIK 2022		
IMIE I NAZWISKO - PROJEKTANTA SPRAWDZAJĄCEGO	MGR INŻ. HUBERT ŁOŹŃSKI	PODPIS:	
NUMER UPRAWNIEN BUDOWLANICH	89/995, 189/01		
DATA SPRAWDZENIA	PAŹDZIERNIK 2022		
OPRACOWAŁ	MGR INŻ. ELŻBIETA GRAŻ		
SKALA RYSUNKU	1:50	NUMER RYSUNKU	S-2

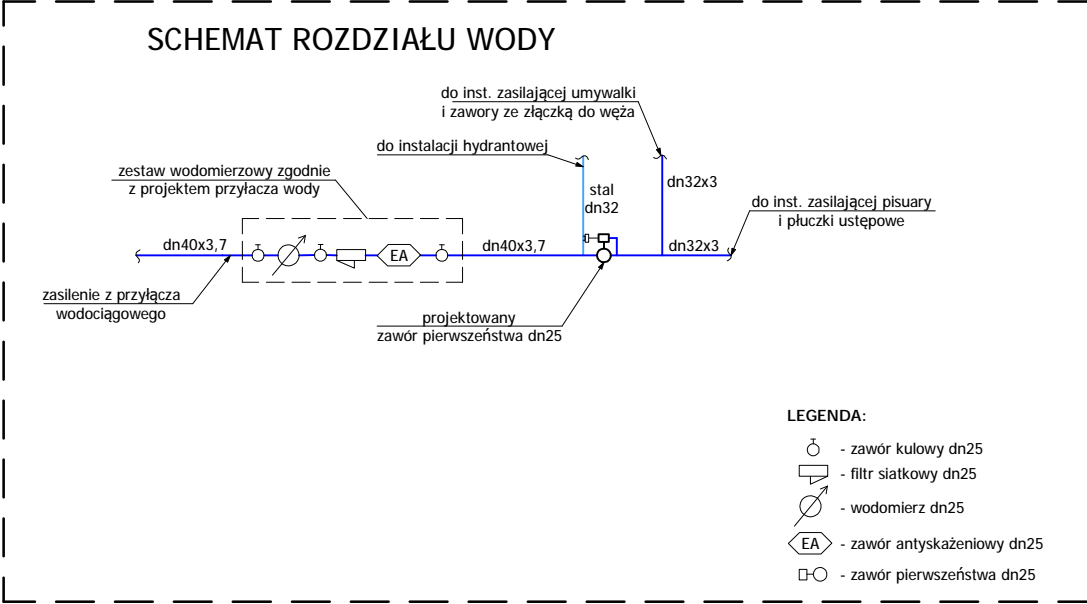