



B

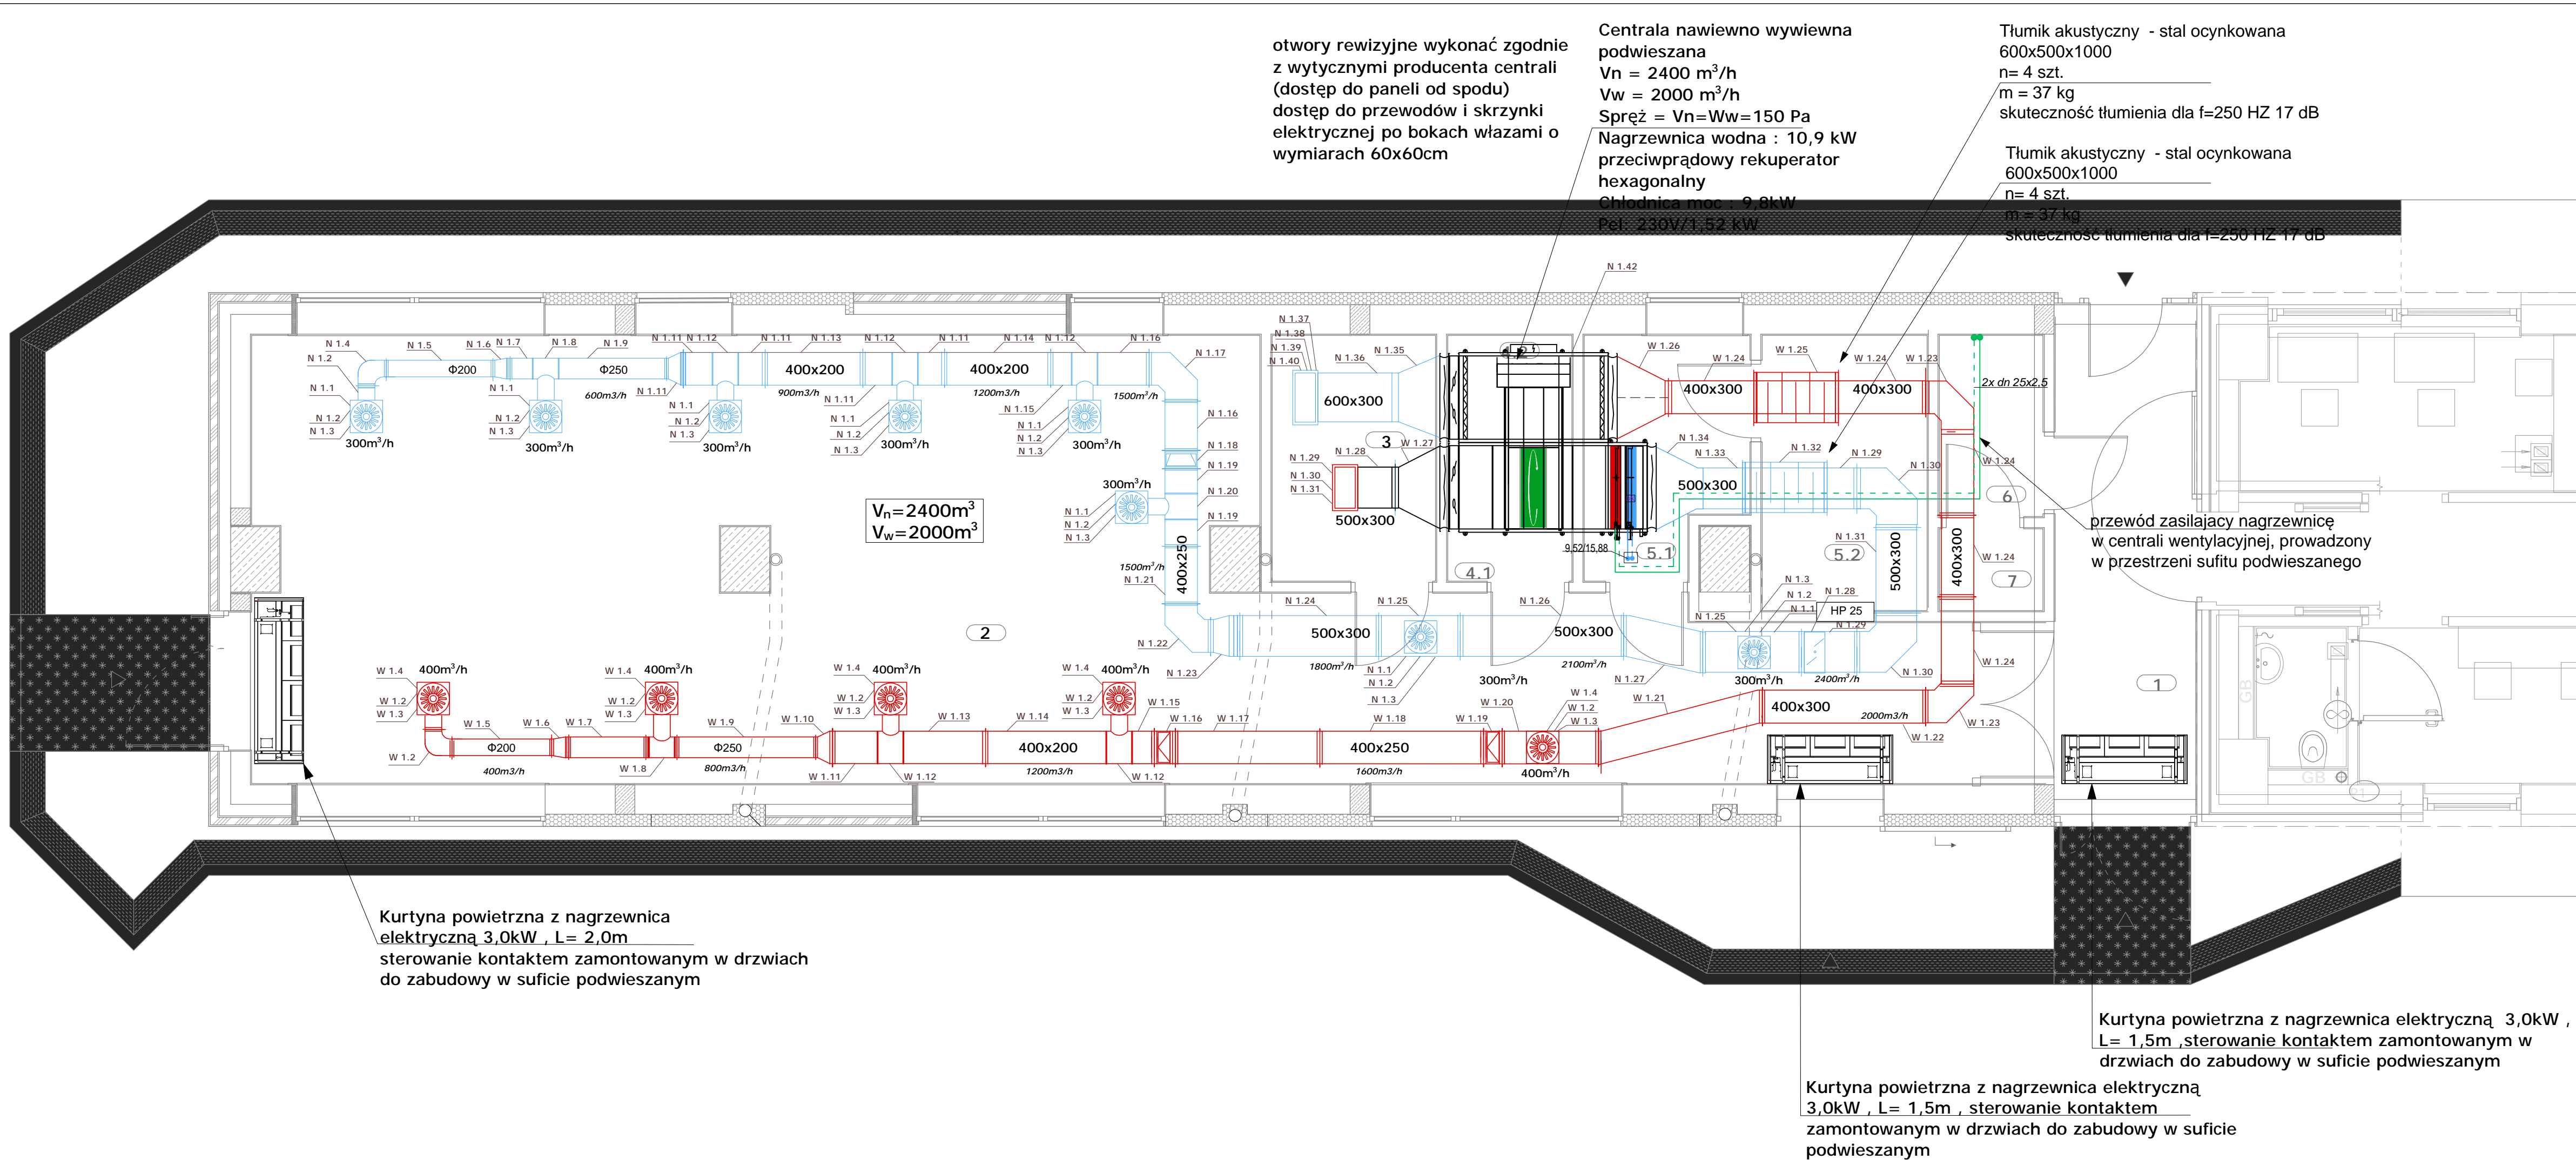

## RZUT PARTERU - WENTYLACJA MECHANICZNA

SKALA 1:50

### SCHEMAT ZASILENIA NAGRZEWNICY CENTRALI

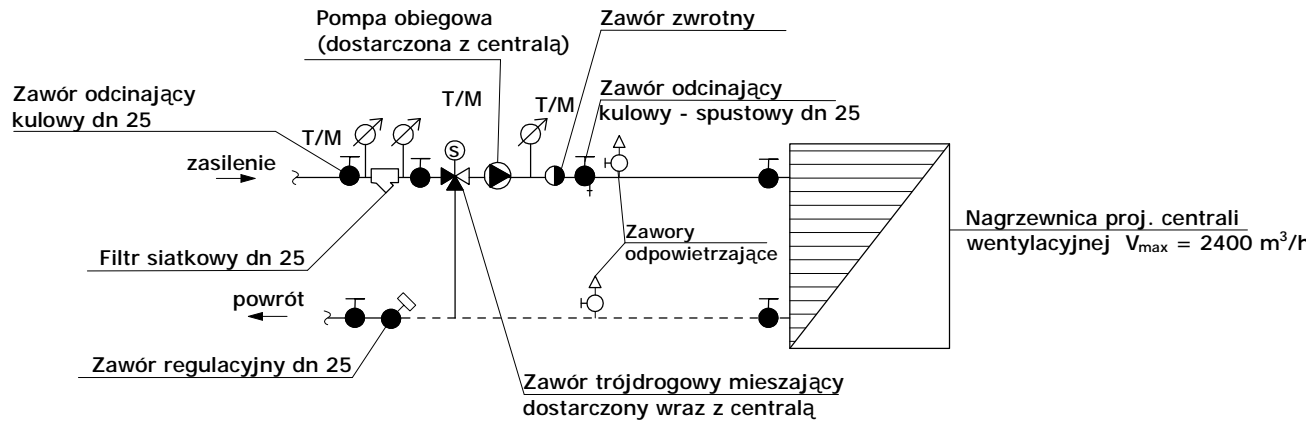

### UWAGI :

1. Instalację wentylacji należy zamontować zgodnie z niniejszą dokumentacją .
2. Rysunki należy rozpatrywać łącznie z opisem technicznym.
3. Wymiary i rzędne należy określić na buodwie , a w przypadku różnic projektowana instalcje należy dostosować do stanu itniejącego.
4. Elementy nawiewne i wywiewne powinny być odporne na korozję i łatwe do okresowego czyszczenia.
- 5.Przepustnice i regulatory należy montować w miejscach do których jest stały dostęp .
6. Na instalacji należy zapewnić dostęp w postaci rewizji do wszystkich elementów instalacji .
7. Przewody instalacji należy izolować zgodnie z opisem technicznym oraz obowiązującymi przepisami.
8. Należy zachować odległości pomiędzy elementami wentylacyjnymi zgodnie z obowiązującymi przepisami.
9. Wszystkie urządzenia należy montować zgodnie z wytycznymi producenta danego urządzenia.

Czerpnia od wyrzutni powinna być w odległości min. 10,0m  
Nawiewniki i wywiewniki wirowe należy wyposażać w przepustnice regulacyjne

### LEGENDA:

— - układ wentylacyjny nawiewny

— - układ wentylacyjny wywiewny



- nawiewniki wirowe



- wywiewniki wirowe

Vn=300m<sup>3</sup>/h  
Vw=400m<sup>3</sup>/h - ilość powietrza nawiewanego/wywiewanego

NAZWA OBIEKTU BUDOWLANEGO	BUDOWA BUDYNKU POCZEKALNI DLA PODRÓŻNYCH PRZEKRACZAJĄCYCH GRANICĘ W RUCHU AUTOKAROWYM (WJAZD DO UE) NA DROGOWYM PRZEJŚCIU GRANICZNYM W BUDOMIERZU, BUDOWA PRZYLĄCZY: WODOCIĄGOWEGO, KANALIZACJI SANITARNEJ, KANALIZACJI DESZCZOWEJ, CIEPŁOWNICZEGO, PRZEBUDOWA ISTNIEJĄCYCH UTWARDZEŃ Z BUDOWĄ I WYTYCZENIEM MIEJSC POSTOJOWYCH DLA AUTOKARÓW, PRZEBUDOWA INSTALACJI ELEKTROENERGETYCZNEJ, TELETECHNICZNEJ, KANALIZACJI DESZCZOWEJ		
NAZWA INWESTORA	SKARB PAŃSTWA, WOJEWODA PODKARPACKI		
ADRES OBIEKTU BUDOWLANEGO	UL. GRUNWALDZKA 15, 35-969 BZESZCZÓW		
TYTUŁ RYSUNKU	RZUT PARTERU - WENTYLACJA MECHANICZNA		
INSTALACJE SANITARNE			
IMIĘ I NAZWISKO - PROJEKTANTA	MGR INŻ. JANUSZ MOKRZYCKI	PODPIS:	
NUMER UPRAWNIEN BUDOWLANYCH	POK/0032/POOS/04		
DATA SPORZĄDZENIA	PAŹDZIERNIK 2022		
IMIĘ I NAZWISKO - PROJEKTANTA SPRAWDZAJĄCEGO	MGR INŻ. HUBERT ŁOZIŃSKI	PODPIS:	
NUMER UPRAWNIEN BUDOWLANYCH	59/995, 189/01		
DATA SPRAWDZENIA	PAŹDZIERNIK 2022		
OPRACOWAŁ	MGR INŻ. ELŻBIETA GRAJ		
SKALA RYSUNKU	1:50	NUMER RYSUNKU	S-7