
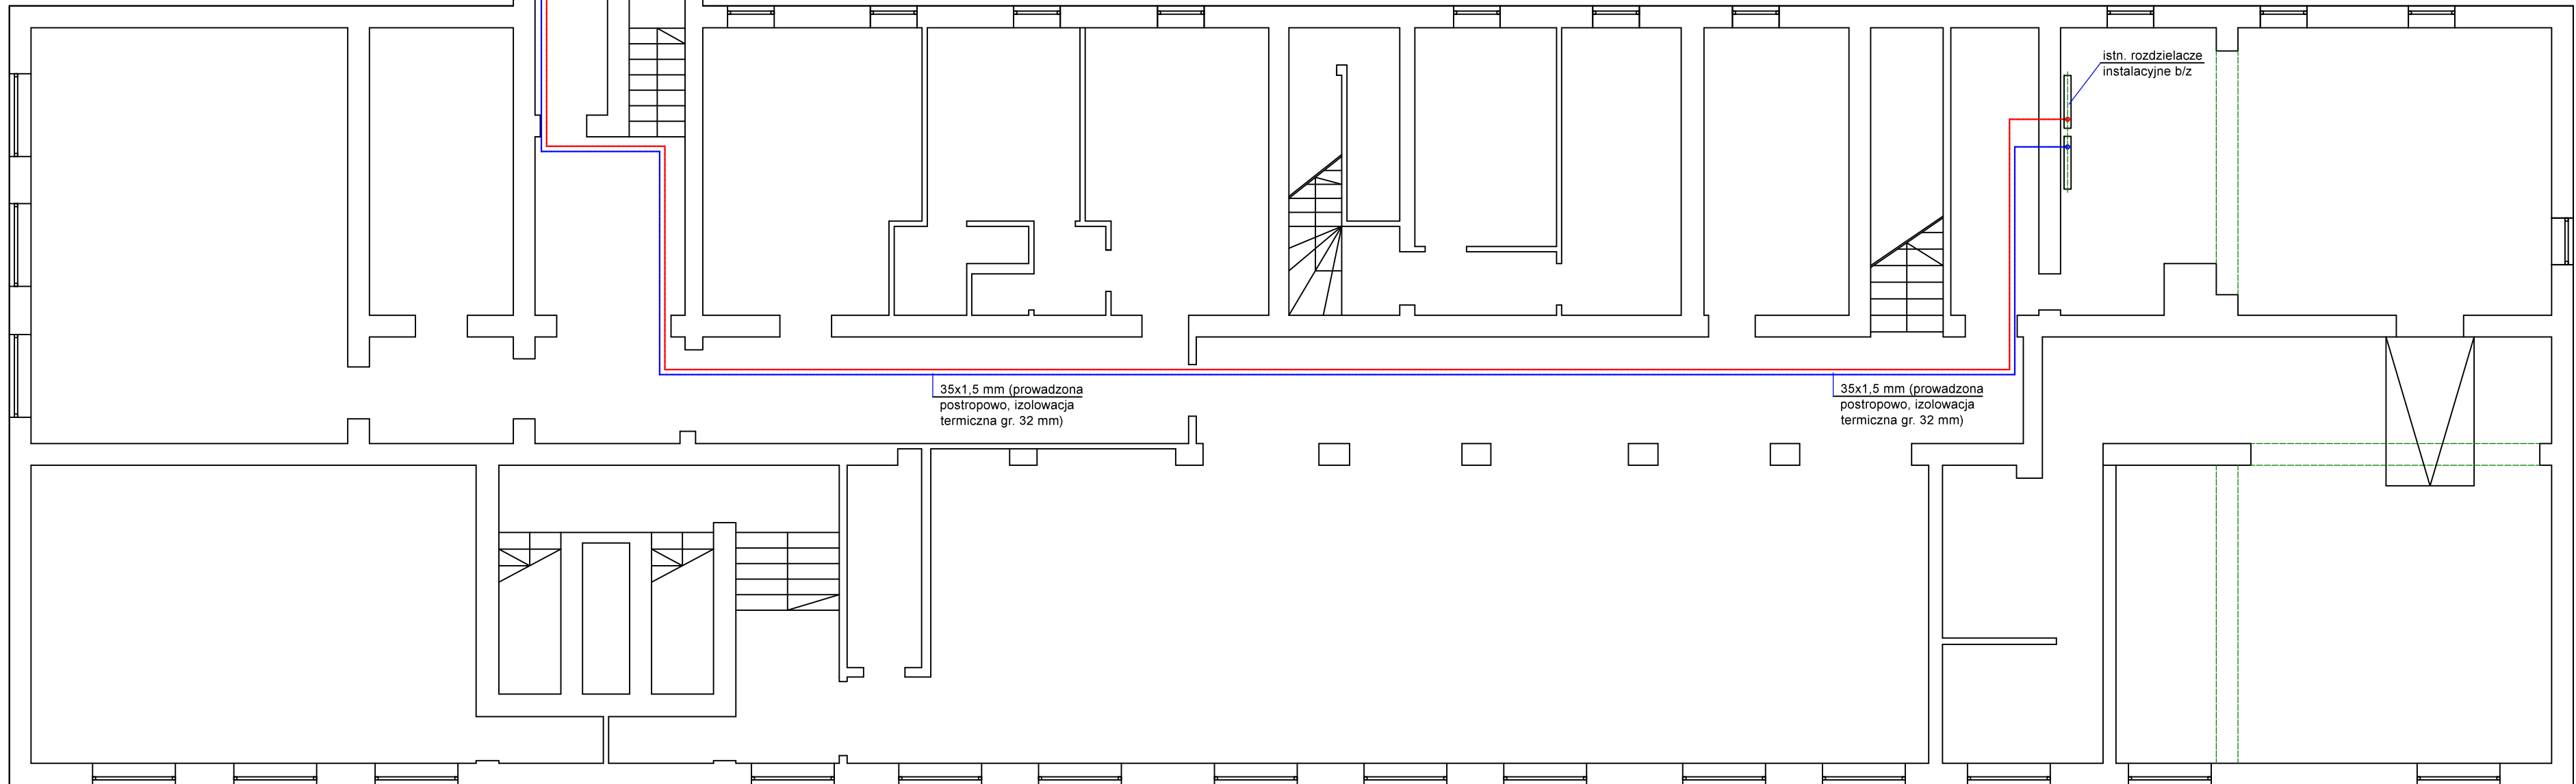



SCHEMAT UZBROJENIA  
OBIEGU HYDRAULICZNEGO  
NAGRZEWNIC WODNYCH  
W APARATACH WENTYLACYJNYCH

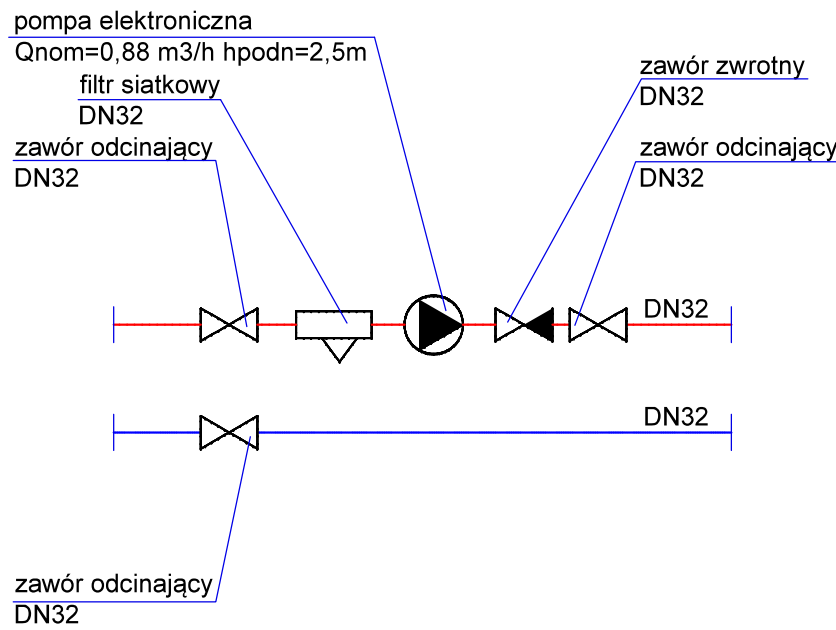

JEDNOSTKA PROJEKTOWA	IME I NAZWISKO		NR. UPRAWNIENI I SPECJALNOŚĆ	DATA	PODPIS
	PROJEKTOWAŁ	mgr inż. Zygmunt Pierzchówka	5/93/Op, 161/93/Op	09.2021	
	OPRACOWAŁ	mgr inż. Jarosław Pierzchówka	specj. instal.-inż.	09.2021	
INWESTOR	GMINA RYBNIK, UL. BOLESŁAWA CHROBREGO 2, 44-200 RYBNIK				
INWESTYCJA	TERMOMODERNIZACJA BUDYNKU SZKOŁY PODSTAWOWEJ NR 18 (BUDYNEK II) PRZY UL. ŻURAWIA 8 W DZIELNICY BOGUSZOWICE OSIEDLE				
OBIEKT I LOKALIZACJA	SZKOŁA PODSTAWOWA NR 18 (BUDYNEK II), UL. ŻURAWIA 8, RYBNIK (DZ.NR 2085/45, OBREB: BOGUSZOWICE)				
TYTUŁ RYSUNKU	WENTYLACJA NAWIEWNO-WYWIEWNA – ZASILANIE NAGRZEWNIC WODNYCH W APARATACH WENTYLACYJNYCH				SKALA 1:100
SYMBOL OBIEKTU	STADIUM	NR PROJEKTU	NR RYSUNKU		NR ZMIANY
RBNK/SP1/WM	PW	RBNK/SP1/09/21	RYS. NR 2		