


RZUT PARTERU
ARCHITEKTURA
SKALA 1:50

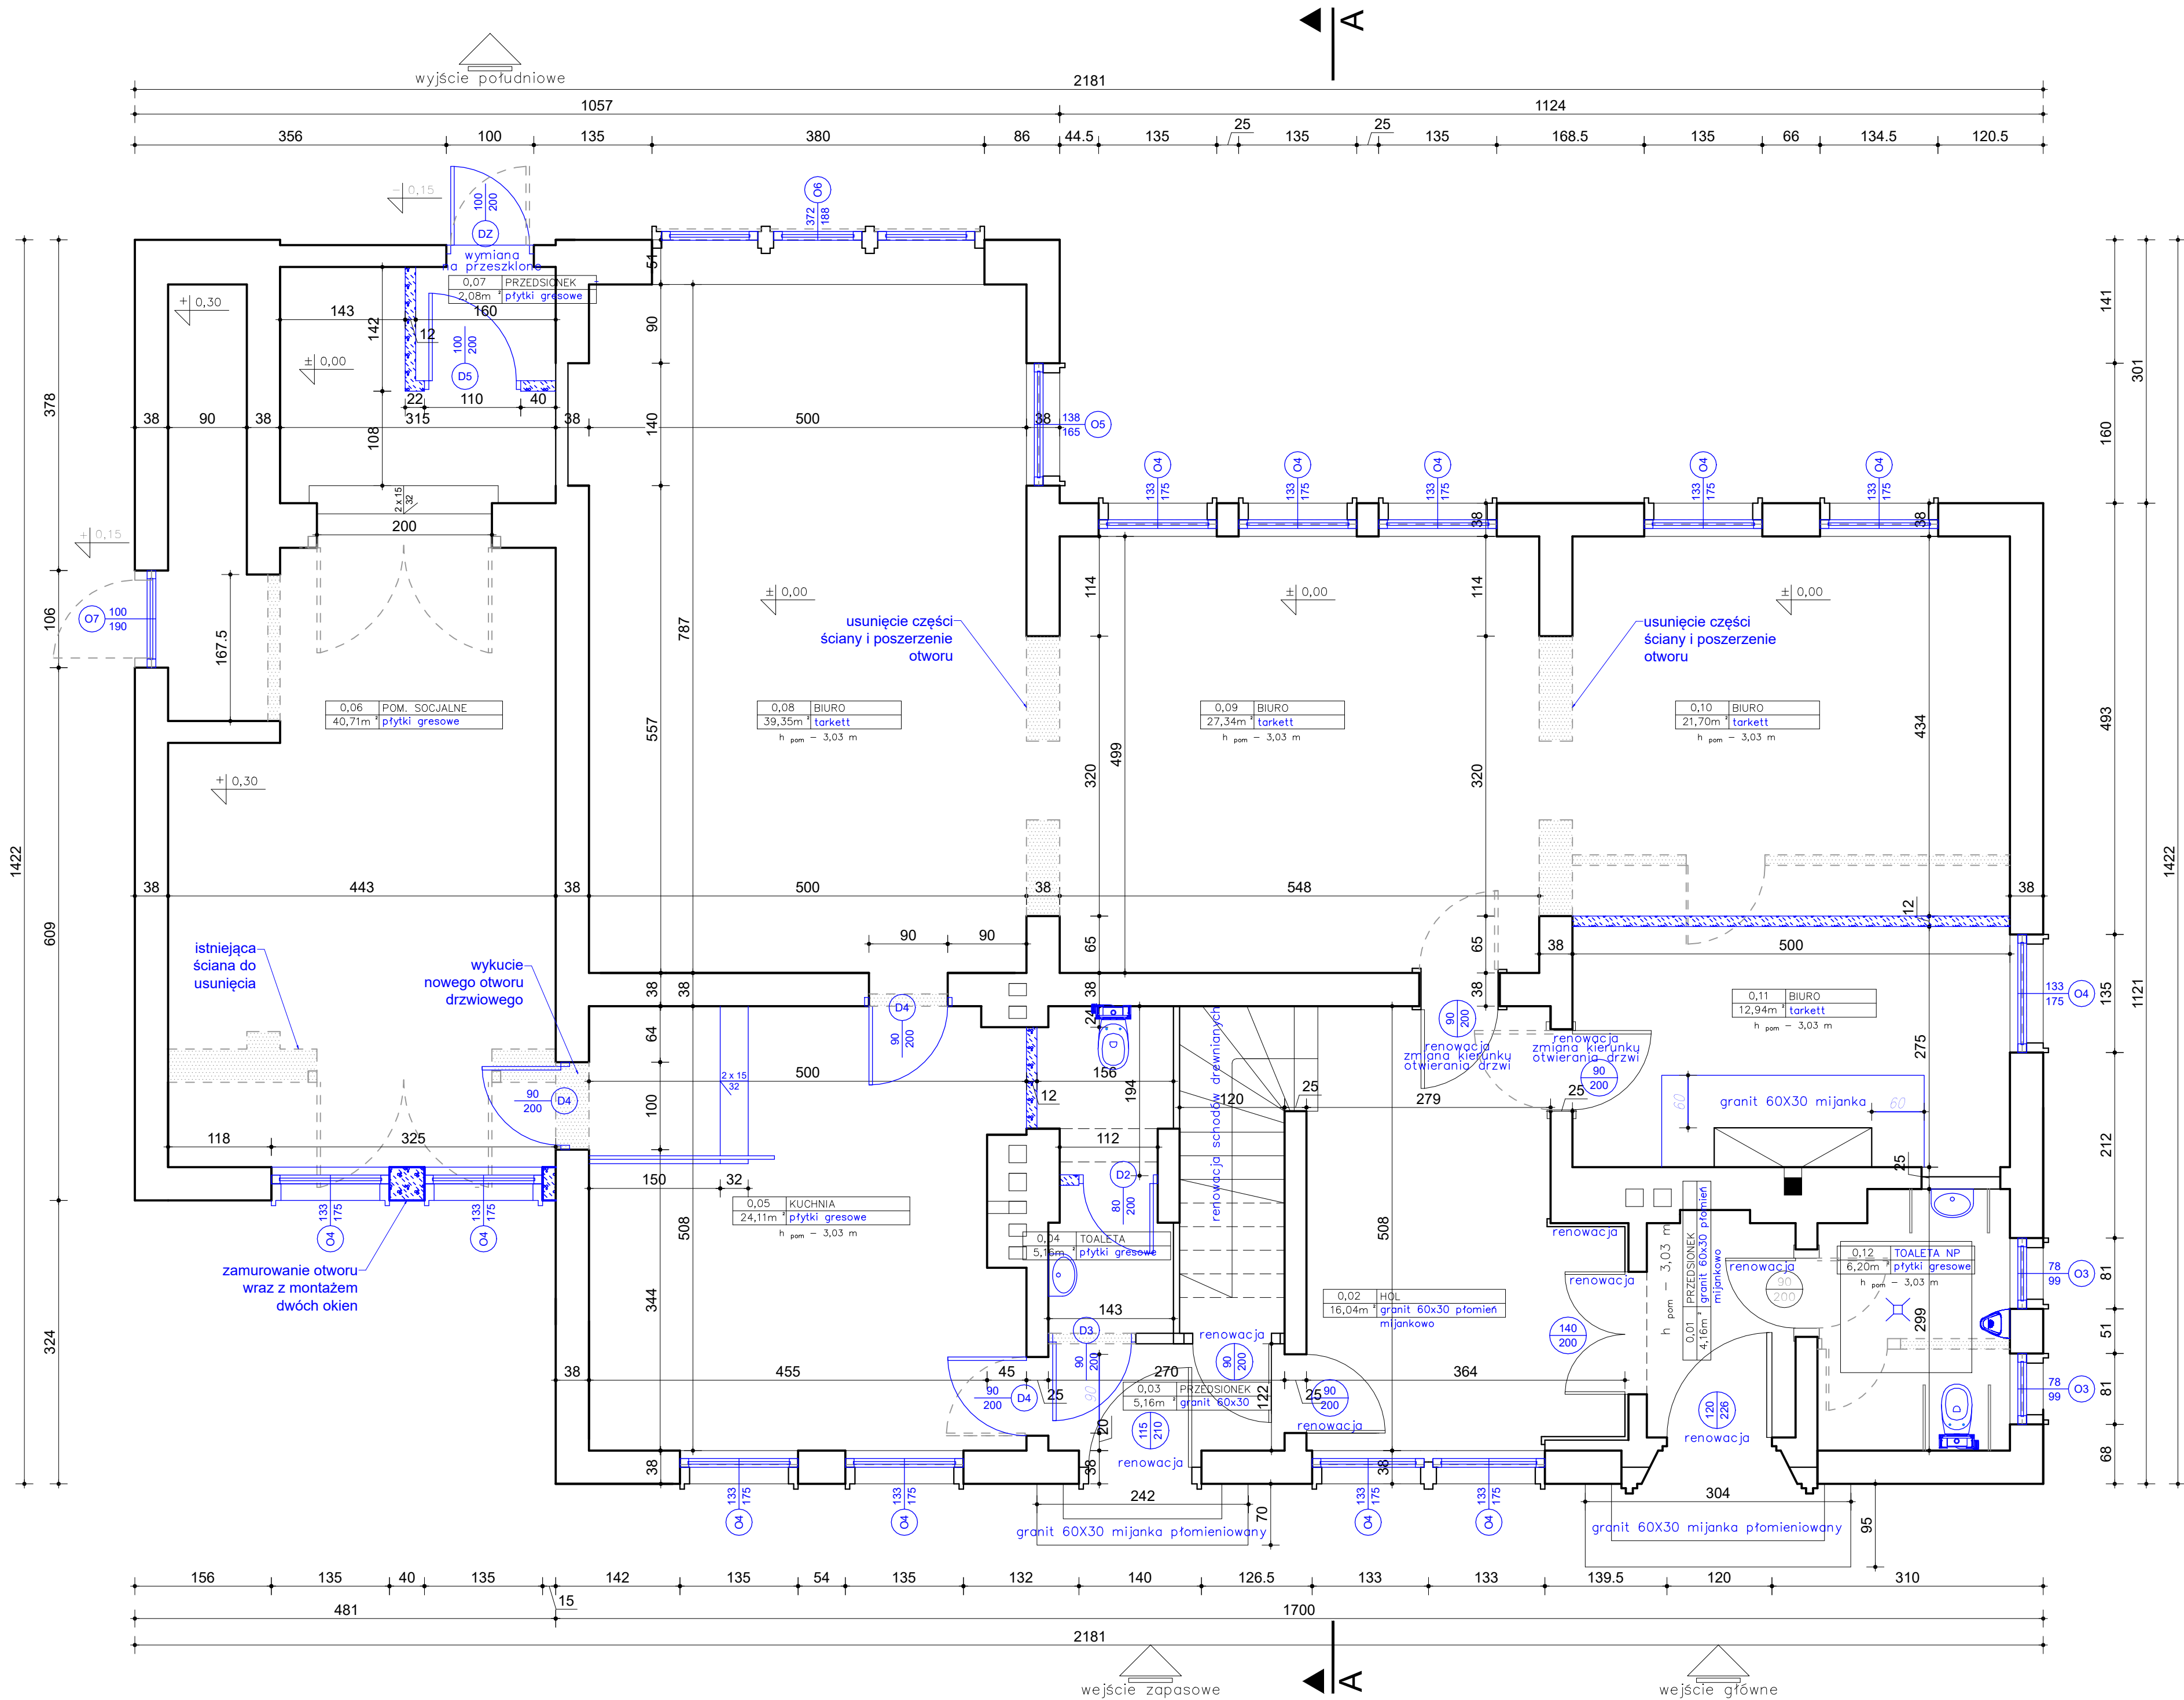

- LEGENDA:
- istniejące ściany do usunięcia
 - istniejące elementy do usunięcia
 - istniejące ściany murowane
 - projektowane zamurowania oraz ściany z bloków gazobetonowych
 - projektowane elementy

L.p.	PARTER	Powierzchnia	Posadzka
0.01	PRZEDSIONEK	4,16	GRANIT
0.02	HOL	16,04	GRANIT
0.03	PRZEDSIONEK	5,16	GRANIT
0.04	TOALETA	5,16	TARKETT
0.05	KUCHNIA	24,11	GRES
0.06	POM. SOCJALNE	40,71	TARKETT
0.07	PRZEDSIONEK	2,08	TARKETT
0.08	BIURO	39,35	TARKETT
0.09	BIURO	27,34	TARKETT
0.10	BIURO	21,70	TARKETT
0.11	BIURO	12,94	TARKETT
0.12	TOALETA	6,20	GRES
		204,95	

UWAGI:
- przed przystąpieniem do wykonywania elementów, należy dokonać pomiarów na budowie i dostosować do rzeczywistych wymiarów
- wszelkie zmiany wymagają uzgodnienia i akceptacji projektanta

	MM PROJ-BUD MARCIN MŁODZIANKIEWICZ 87-100 Toruń, ul. gen. Józefa Hallera 65A/3 NIP: 956-195-22-92, tel. 603-311-254, www.mmpoj-bud.pl , E-MAIL: mlodzian1@poczta.onet.pl			SKALA 1:50
	Inwestor: Lubuski Urząd Wojewódzki ul. Jagiellończyka 8, Gorzów Wielkopolski			
RZUT PARTERU				
OBJEKT: Budynek Lubuskiego Urzędu Wojewódzkiego ul. Okólna 2 w Gorzowie Wielkopolskim - działka nr 1287, obręb 0002 Gorzów Wielkopolski, jednostka ewidencyjna 086101_1				
TEMAT: Przebudowa budynku Wojewódzkiego Centrum Zarządzania Kryzysowego przy ul. Okólnej 2 w Gorzowie Wielkopolskim				
STADIUM:	Projekt architektoniczno - budowlany			
BRANŻA:	ARCHITEKTURA:		upr. bud.	podpis
ARCHITEKTURA projektował	mgr inż. arch. Jacek Gawroński spec. architektoniczna	KPOK IARP 68/2010		
ARCHITEKTURA sprawdził	mgr inż. arch. Anna Szulc spec. architektoniczna	UAN-IV/8346/126/TO/88		
ELEKTRYCZNA projektował	mgr inż. Maciej Bogucki spec. instalacyjna w zakresie sieci, instalacji i urządzeń elektrycznych i elektroenergetycznych	MAP/0029/PWBE/16		
ELEKTRYCZNA sprawdził	mgr inż. Grzegorz Osior spec. instalacyjna w zakresie sieci, instalacji i urządzeń elektrycznych i elektroenergetycznych	LUB/0129/POOE/04		
SANITARNIA projektował	mgr inż. Grzegorz Baj spec. instalacyjna w zakresie sieci, instalacji i urządzeń cieplnych, wentyl., gaz., wod. i kan.	LUB/0076/PWBS/24		
SANITARNIA sprawdził	mgr inż. Sebastian Bielecki spec. instalacyjna w zakresie sieci, instalacji i urządzeń cieplnych, wentyl., gaz., wod. i kan.	LUB/0267/PWBS/24		
OPRACOWANIE:	mgr inż. Marta Kwiatkowska			
DATA:	16.07.2025 r.			420X700