
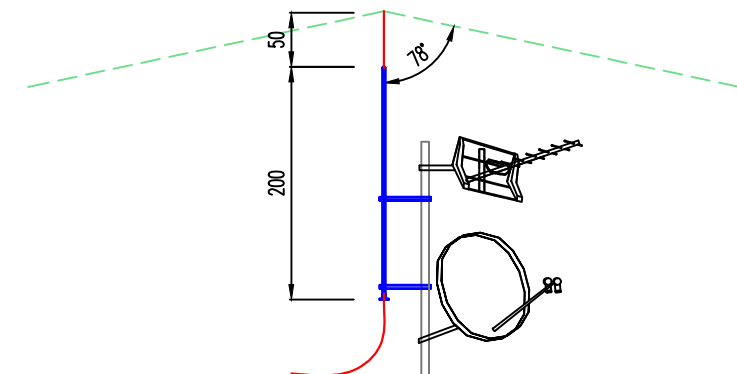
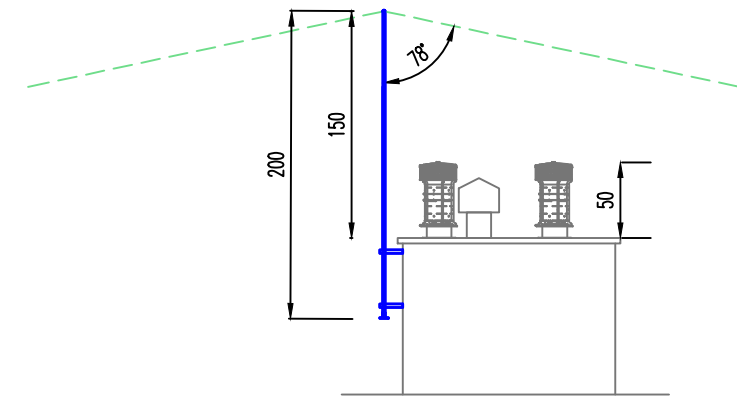


- UWAGI:
- Wykonać instalację odgromową dla IV klasy zgodnie z PN-EN 62305.
 - Należy zachować odstęp izolacyjny min. 0,50 m. W przypadku braku możliwości zachowania odstępu izolacyjnego należy wykonać połączenie pośrednie z zastosowaniem iskierników separacyjnych albo bezpośrednie, zgodnie z PN-EN 62305.
 - Należy zachować ciągłość połączeń elementów przewodzących budynku wykorzystywanych w instalacji odgromowej (połączenia obróbek blacharskich, konstrukcji attyki itp.). W przypadku wykorzystania elementów przewodzących dachu należy uzyskać zgodę inwestora.
 - Sposób montażu iglic i maszów odgromowych należy dobrać dla III strefy wiatrowej. Sposób montażu (typ, producenta, ciężar podstawy i skład kleju) należy uzgodnić z dostawcą pokrycia dachowego.
 - Dla zwodów poziomych stosować złącza kompensacyjne. Odległości pomiędzy złączami kompensacyjnymi uzależnić od typu (producenta) złącz.
 - Zwody poziome prowadzić na uchwytych / wspornikach. Odległość pomiędzy uchwytyami maksymalnie 1m. Odcinki, dla których nie można zachować bezpiecznej odległości od okien, tarasów itp. prowadzić w rurze odgromowej lub stosując przewód wysokonapięciowy.
 - Iglice kominowe powinny wystawać ponad komin, tak aby zachować kąt osłony dla IV klasy zgodnie z PN-EN 62305.
 - Połączenia śrubowe zabezpieczyć wazeliną techniczną.
 - Całość prac wykonać zgodnie z PN-EN 62305.

- LEGENDA:
- przewód uziemiający Fe/Zn 25x4 mm w rurze odgromowej
 - przewód odprowadzający d Fe/Zn Ø8 mm w rurze odgromowej
 - zwód poziomy d Fe/Zn Ø8 mm prowadzony na uchwytych
 - połączenie śrubowe zabezpieczone przed korozją
 - złącze kontrolne
 - iglica kominowa
 - zestaw anten RTV+SAT
 - panel PV

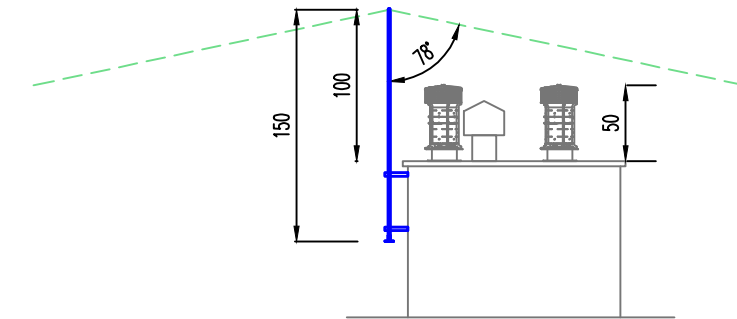

nazwa obiektu budowlanego:		BUDYNEK MIESZKALNY WIELORODZINNY Z INFRASTRUKTURĄ TECHNICZNĄ	
lokalizacja obiektu:		Międzylesie dz. nr. 29/9, 438 obręb: 0001 Międzylesie, jednostka ewidencyjna: 020810_4 Międzylesie - miasto	
projektant:		mgr inż. Remigiusz Przystaj uprawnienia budowlane do projektowania bez ograniczeń w specjalności instalacyjnej nr ewid. 115/DOŚ/08	
sprawdzający:		mgr inż. Włodzimierz Boguta uprawnienia budowlane do projektowania bez ograniczeń w specjalności instalacyjno-inżynierskiej nr ewid. 29/90/Lw	
branża: elektryczna		stadium: projekt techniczny	skala: 1:100
tytuł rysunku: Rzut dachu. Instalacja odgromowa			
data: 01.02.2024 r.		nr rysunku: ET 02	
WSZELKIE PRAWA ZASTRZEŻONE. Kopiowanie i rozpowszechnianie bez zezwolenia jest PRAWNIE ZABRONIONE.			