
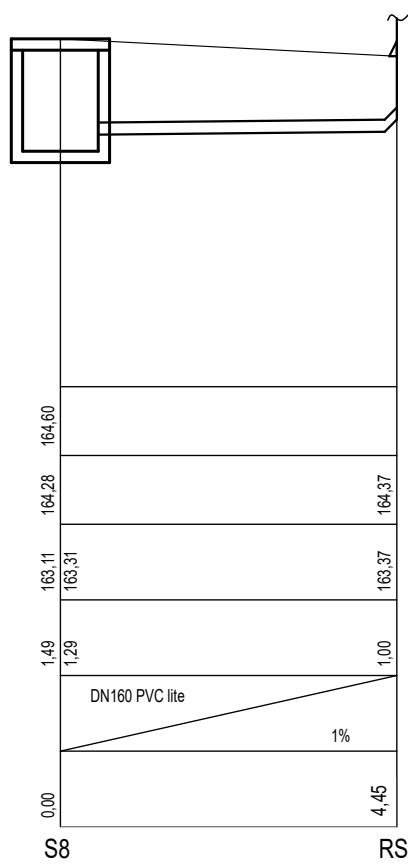



KOMPLETNA PRZEPOMPOWNIĄ DO  
WÓD DESZCZOWYCH UKŁAD 2  
POMPOWY WRAZ Z ZAWORAMI  
ODCINAJACYMI I ZWRÓTNymi, SZAFĄ  
STEROWNICZĄ, WŁAZ KLASY D400.  
Studnia betonowa Ø1500

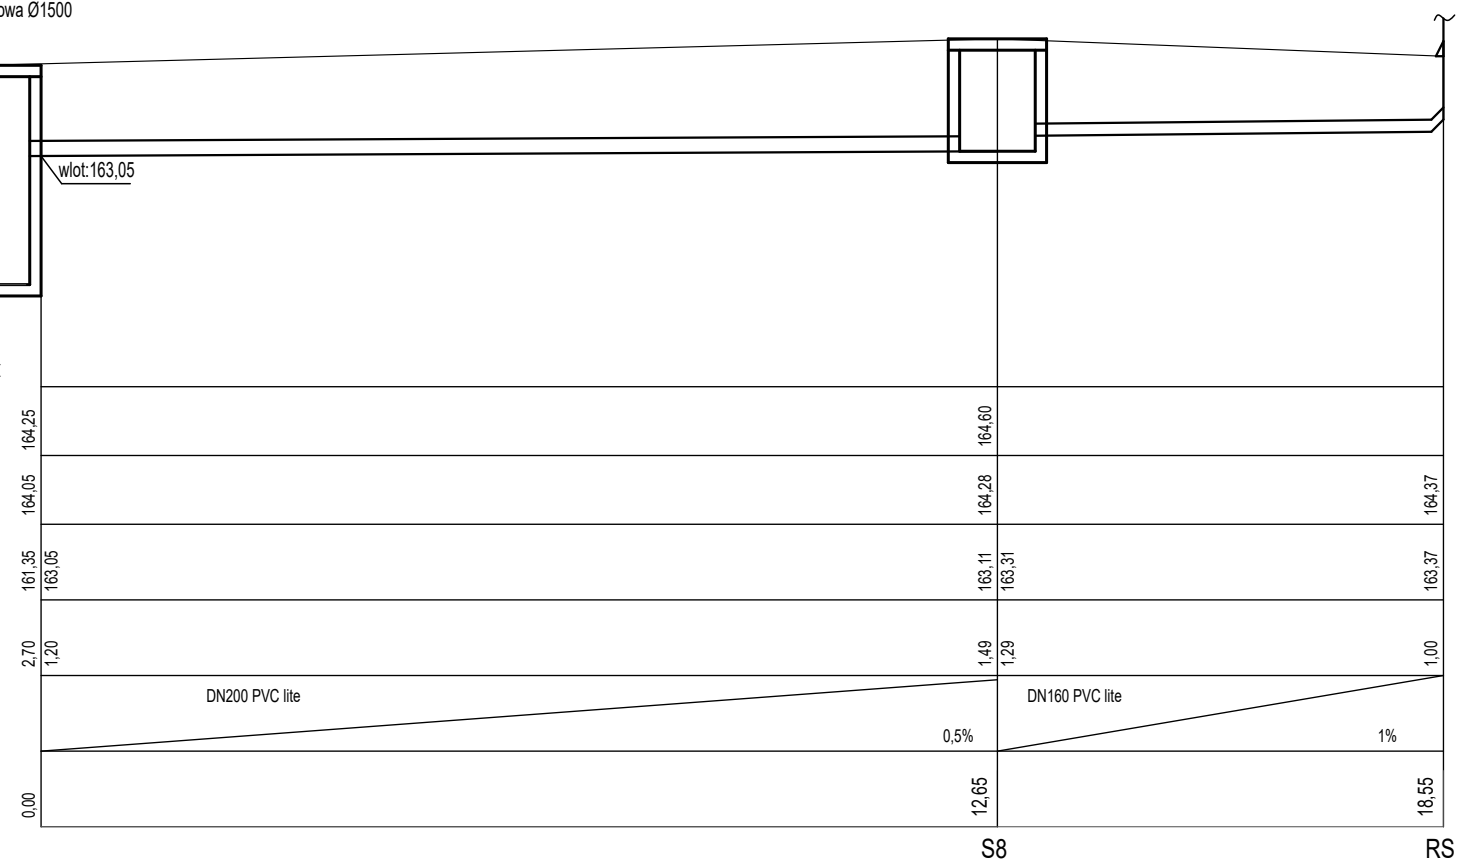

- UWAGA:
1. W razie rozbieżności w głębokości istniejącego uzbrojenia w stosunku do głębokości przyjętych w niniejszym projekcie należy upewnić się czy nie ma kolizji sieci projektowanych z istniejącym uzbrojeniem.
  2. Przy robotach ziemnych i montażowych bezwzględnie wymagany jest nadzór geologiczny.
  3. Głębokość posadowienia istniejącego rurociągu ustalić metodą odkrywkową.
  4. Niniejszy projekt rozpatrywać z projektami:
    - a)drogowym
    - b)zagospodarowania terenu
    - c)branżowymi.
  5. Należy zachować szczególne wymogi bezpieczeństwa przy skrzyżowaniach z projektowanym uzbrojeniem podziemnym (zinventoryzowanymi niezinventoryzowanymi).
  6. Przewody prowadzone powyżej strefy przemarzania zabezpieczyć przed zamrażaniem.
  - 7.Rzędne włazów studzienek dostosować do ostatecznych rzędnych terenu.

TEMAT	Przebudowa budynku Sądu Rejonowego z zagospodarowaniem terenu na działce nr 1155/1 obr. 0001 Lipsko, przy ul. Partyzantów 7 w Lipsku		
NAZWA ZADANIA	Wykonanie dokumentacji projektowo-kosztorysowej remontu budynku Sądu Rejonowego w Lipsku przy ul. Partyzantów 7		
ADRES INWESTYCJI	działka nr 1155/1 obr. 0001 Lipsko ul. Partyzantów 7		
INWESTOR	Sąd Okręgowy w Radomiu ul. Piłsudskiego 10 26-600 Radom		
JEDNOSTKA PROJEKTOWA	INSTAL-TECH Marcin Marzec NIP: 664-162-66-20 ul. Nowohucka 92a, 30-728 Kraków	<div> marzec budownictwo</div> <div>www.marzec-budownictwo.pl</div>	
FAZA	PROJEKT WYKONAWCZY		
BRANŻA	SANITARNA		
PROJEKTANT	mgr inż. Joanna Stolarska upr. bud. w spec. instalacje sanitarne do proj. bez ograniczeń nr MAP/0248/PWOS/12		
SPRAWDZAJĄCY	mgr inż. Anna Marcińska upr. bud. w spec. instalacje sanitarne do proj. bez ograniczeń nr MAP/0297/PBS/19		
TYTUŁ RYSUNKU	INSTALACJE WOD.-KAN. PROFILE KANALIZACJI DESZCZOWEJ		
SKALA: 1:100	NR RYSUNKU: PW.S.ZWK-3	DATA:	08.12.2022r