
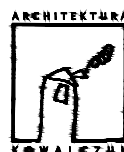


RZUTU PIWNIC

INWENTARYZACJA

SKALA 1:100

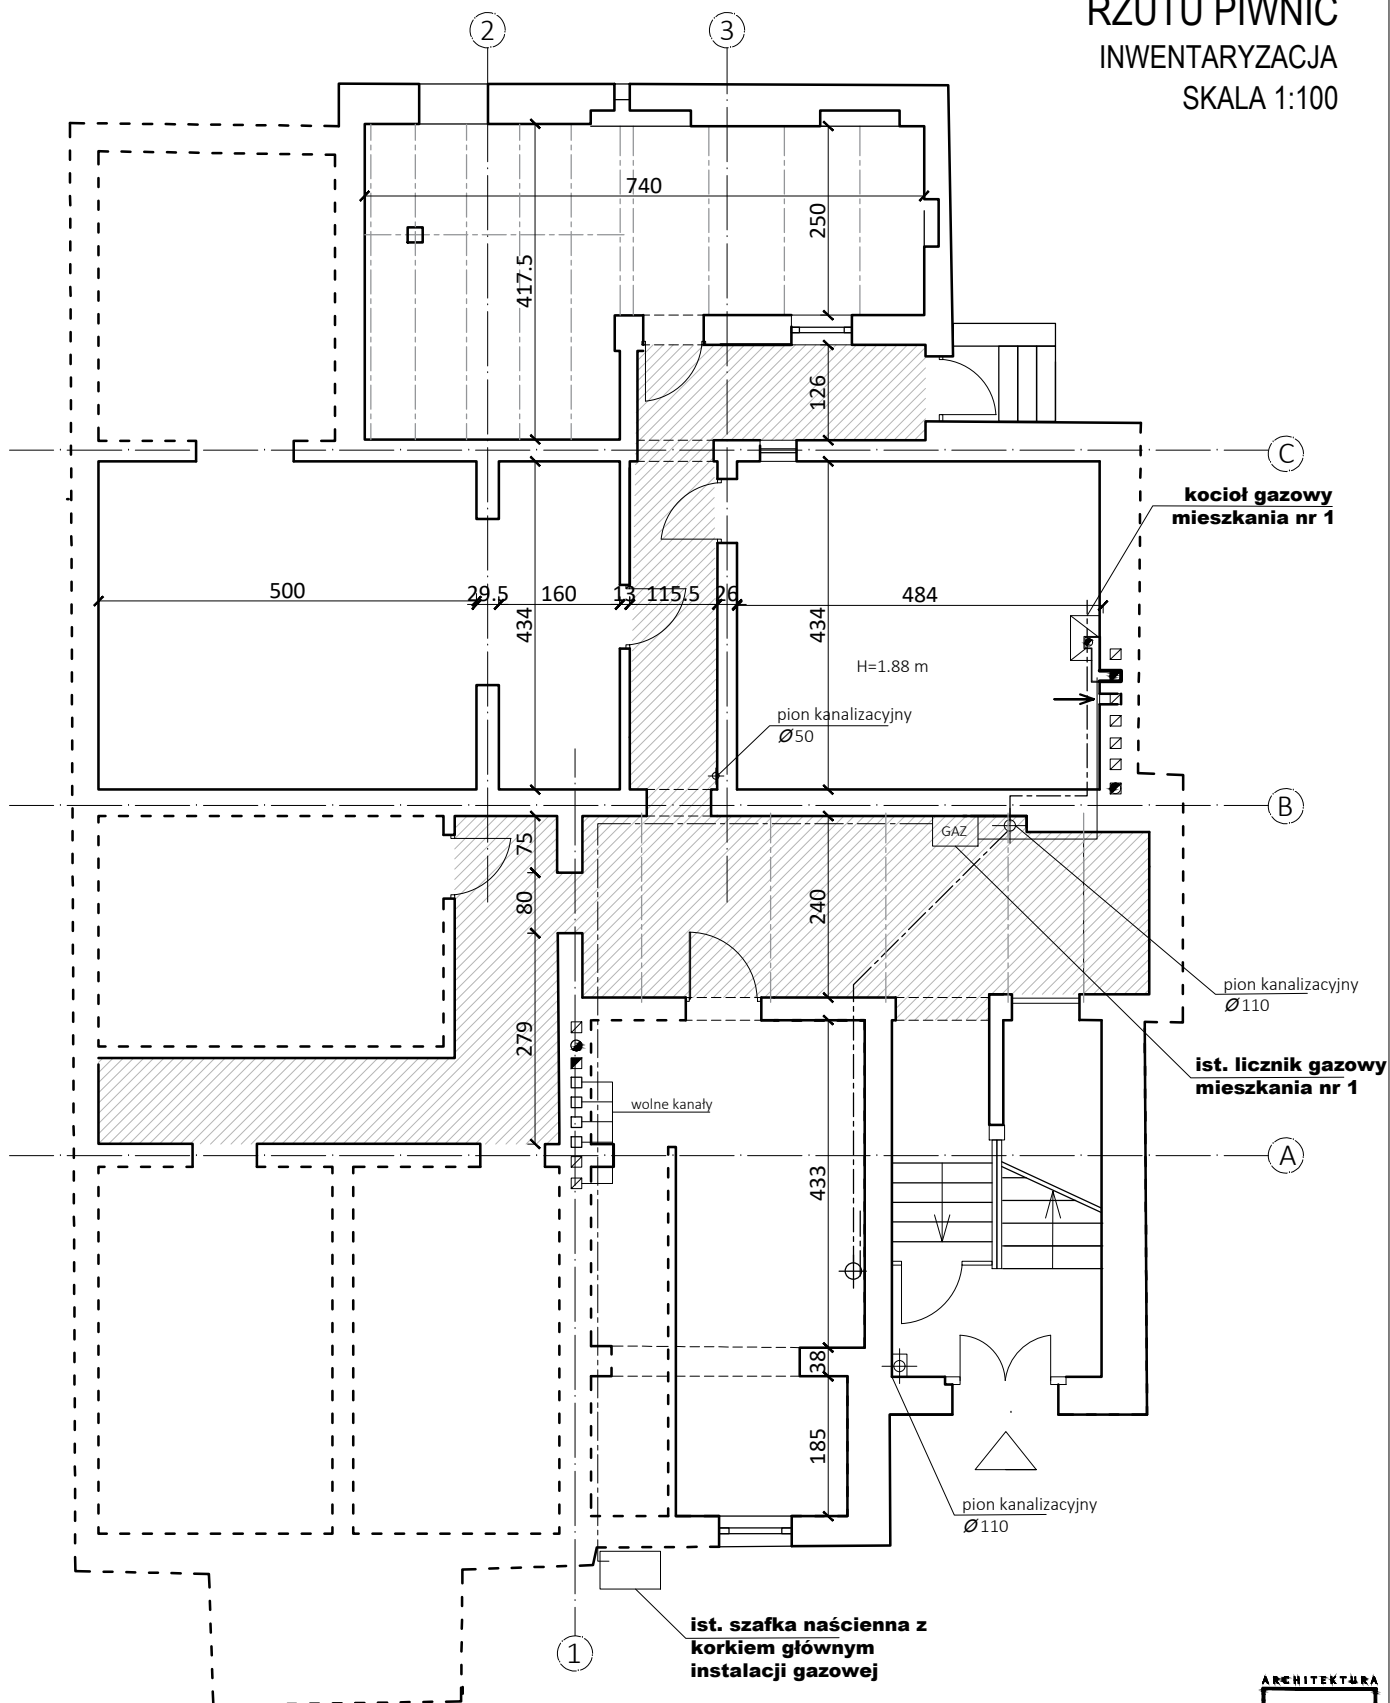

Projekt arch.-bud. podziału mieszkania przebudową instalacji gazowej w budynku wielorodzinnym		STADIUM INWENTARYZACJA	
ADRES INWESTYCJI Sopot, ul.T.Kościuszki 54/1, dz nr. 56 ark.31		BRANŻA ARCHITEKTURA	
TEMAT RYSUNKU	RZUT PIWNIC	SKALA	DATA
OPRACOWALI	mgr inż. arch. Jacek Kowalczyk spec. architektoniczna; nr upr. 2790 / Gd / 87 mgr inż. arch. Karolina Otłowska	1:100	26.10.22
INSTALACJA GAZOWA	mgr inż. Bożena Korczak nr upr. 19/Gd/96, spec.instalacyjna	RYSUNEK 2	